


LEGENDA

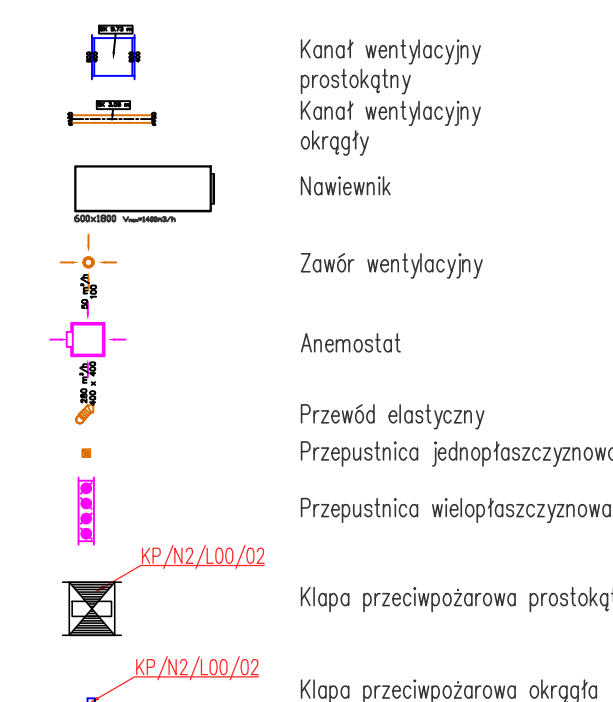

Uwaga: Umieszczenie kanałów wentylacyjnych i tras kablowych skoordynować z mocowaniami okapów. Proszę o umieszczenie na rzutach w miejscu gdzie są okapy.

Inwestor | Investor
SZPITAL WOJEWÓDZKI
w Poznaniu

ul. Juraszów 7-19
60-476 Poznań

Projektant
graphit
#beAhead

Stephania 22/30/424
00-739 Warszawa
(22) 716 30 40
www.graphit.pl

Projektant
mgr inż. Karolina Doranek

Wykonawca
mgr inż. Krzysztof Leliwicz

mgr inż. Beata Borowicz

Sprawdził
mgr inż. Katarzyna Kania

mgr inż. Maciej Borowicz

Strona
Sanitarna

Nazwa i adres inwestycji | Project Name and Address
Budowa kuchni centralnej, budynku gospodarczo-technicznego,
zbiornika retencyjnego oraz rozbiórki budynku gospodarczego,
ul. Juraszów 7/19 Poznań, działka nr 251, obręb Golecin

Tytuł rysunku | Drawing title
RZUT INSTALACJI WENTYLACJI - PARTER

Faza/Phase: Projekt Techniczny Skala/Scale: 1:50 Data/Date: 11.02.2022

Project No. 21009 Stage Origin: PT Type: GIT Role: VE Doc: - Zone: - Level: - Number: -