



ZAKRES PROJEKTU ZAMIENNEGO

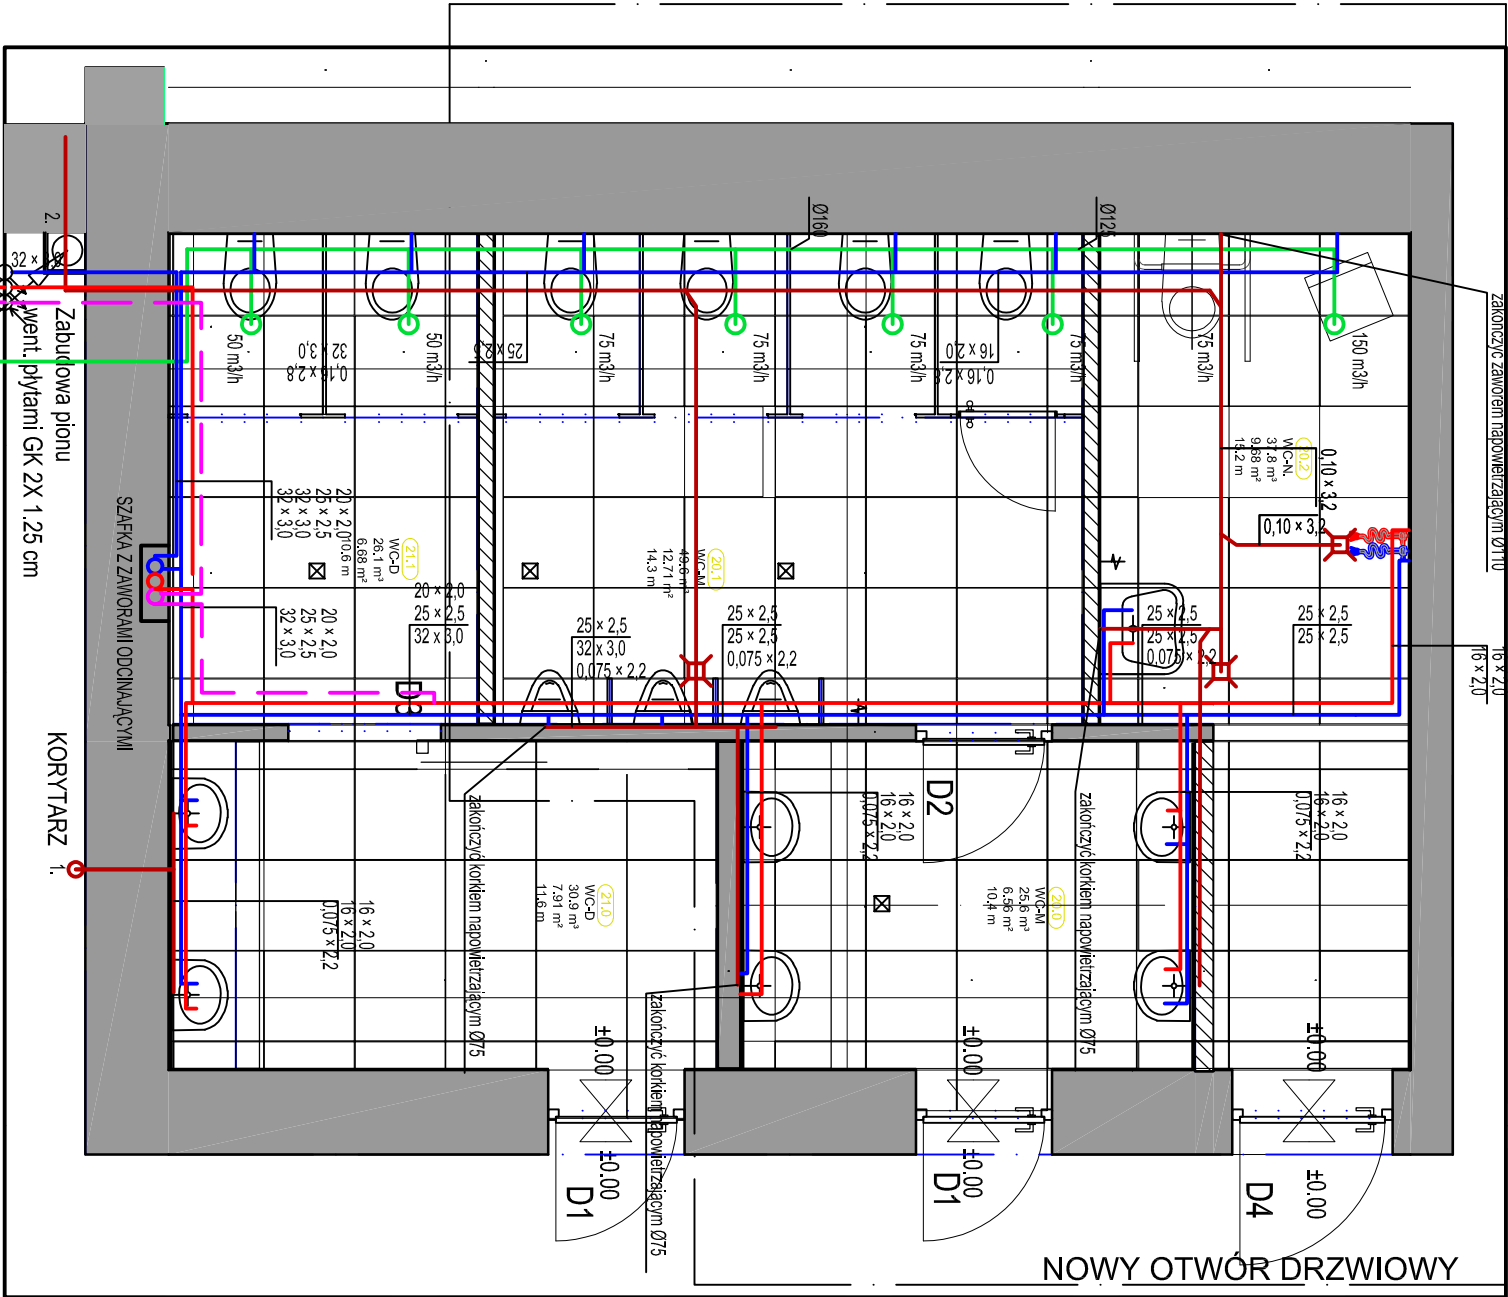

- Zabudowa pionu went. płytami GK 2X 1.25 cm
- PION WENT.
- KANALIZACJA SANITARNA
 - WODA ZIMNA
 - C.W.U.
 - WENTYLACJA MECHANICZNA WYMIENIA
 - PION KANALIZACJI SANITARNEJ
 - KANALIZACJA SANITARNA PODPODĄDKOWA
 - WODA ZIMNA
 - CIEPŁA WODA UŻYTKOWA
 - CYRKULACJA
- Zakres robót instalacyjnych: istniejąca wentylacja mechaniczna zdemontować, otwory w ścianie zasłonić, pion k.s. i wyłuszczyć na całej długości około 15 mb na nowy, istniejące instalacje wod-kan w pomieszczeniu zdemontować, nowo projektowane przyłoty sanitarne podłączyć do 1.2.3.4.5. Na przewodach wody zimnej, c.w.u. i cyrkulacji na odcinku od pionów zdemontować zawory odcinające i umieścić je w szafce podtynkowej. Wykonać w wskazanych miejscach kratki ściekowe podłogowe zasysionowane. Wle wskazany miejscu zamontować dwa zawory odcinające zakończone sztykożaczem do węzła dla sprzączki (na wodzie zimnej i c.w.u.) Wentylacja mechaniczna: należy zamontować kanały wentylacyjne z rur spiro stalowych ocynkowanych zakończyć je anemostatami wentylacyjnymi wykonanymi na skrzyżno rozprężnej z przepustnicą regulacyjną. Złączenie wentylatora dachowego wspólnego dla pomieszczeń WC za pomocą czujki ruchu ze zwłoką czasową t=15 min. Wentylację należy wykonać również poza pomieszczeniem WC w pomieszczeniu wentylatorowni. Przejście przez przegrody p.poż. wykonać zgodnie z przepisami dotyczącymi ochrony p.pożarowej.

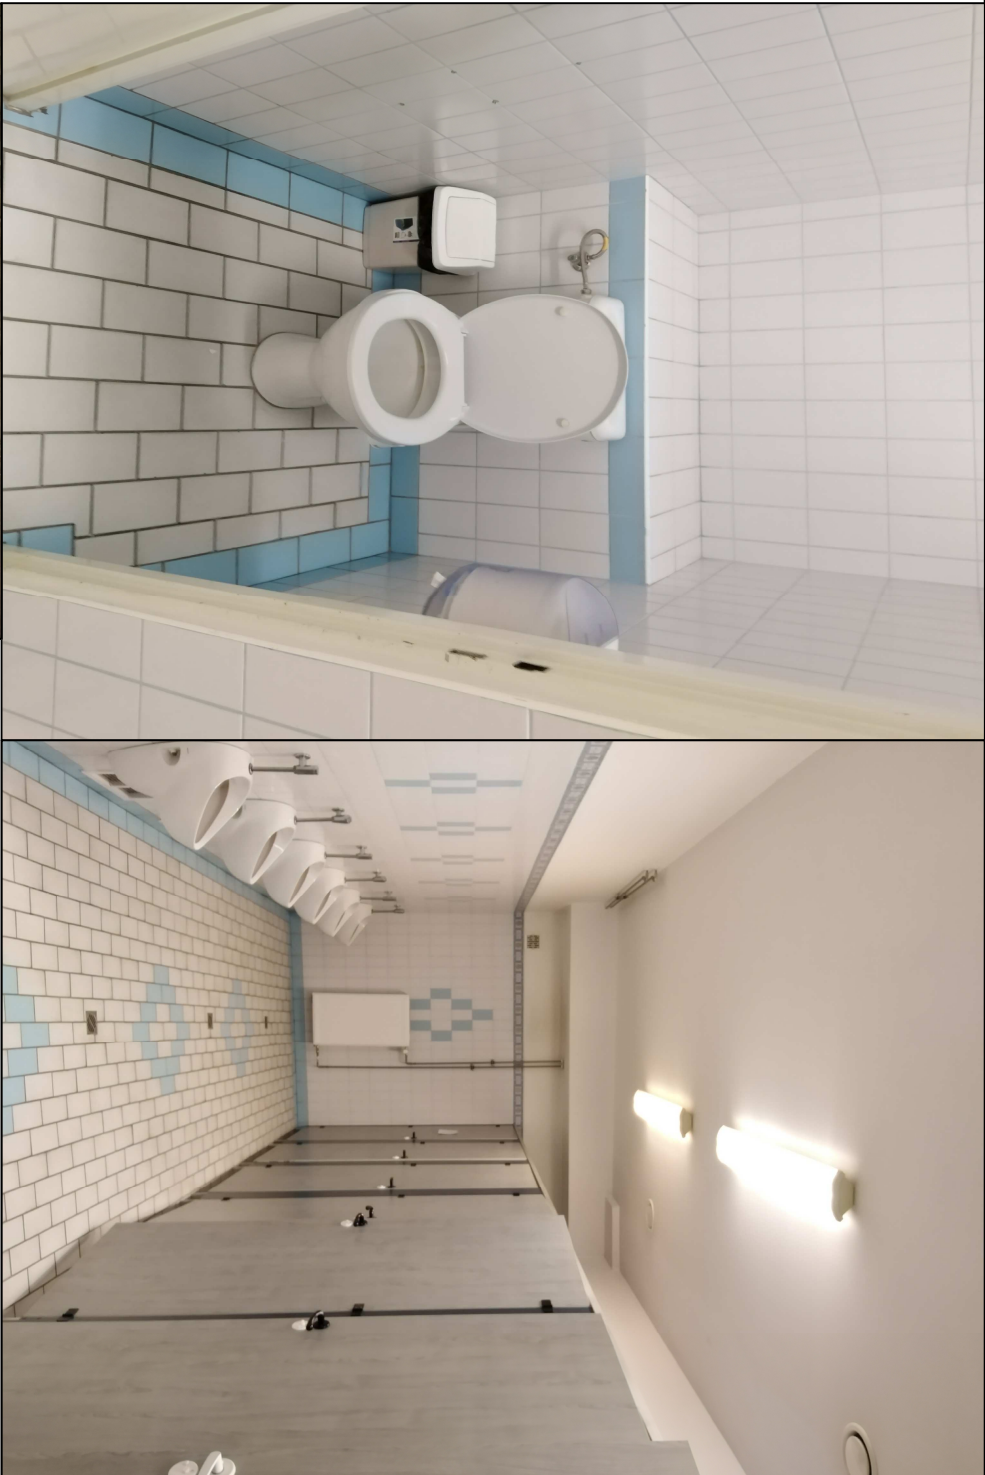

art	ART PROJEKT K&M Sp. z o.o. ul. Strzelnicza 2, 83-400 Kościerzyna NIP 591-163-58-00, Regon 220376462 tel./fax +48 58 680 83 69	1003-2020
INWESTOR:	Uniwersytet Morski ul. Morska 81-87 81-225 Gdynia	BRANŻA SANITARNA
INWESTYCJA:	"Remont, przebudowa pomieszczeń sanitarnych w budynku A przy ul. Morskiej 81-87 w Gdyni"	SKALA 1:50
PROJEKTANT:	mgr inż. Arkadiusz Molinowski upr. nr 294/04/2002 w specjalności instalacyjnej w zakresie sieci, instalacji i urządzeń: wodociągowych i kanalizacyjnych, ciepłych, gazowych i wentylacyjnych w zakresie projektowania i kierowania robotami bez ograniczeń	NR RYS. 1a
	Instalacje wod-kan, wentylacja rzut parteru, WC_1	DATA 04.2022
SPRAWDZAJĄCY:	mgr inż. Krzysztof Seweryn upr. bud. nr POM/0245/PWBS/12 do projektowania i kierowania robotami bez ograniczeń w specjalności instalacyjnej w zakresie sieci, instalacji i urządzeń: ciepłych, wentylacyjnych, gazowych, wodociągowych i kanalizacyjnych	