


MAPA ZASADNICZA

Skala 1:500

Województwo: wielkopolskie
Powiat: rawicki
Jednostka ewid.: Miasto Rawicz
Obręb: Rawicz
Działka: 57/25, 57/26

Poświadczam zgodność niniejszej kopii z treścią materiałów państwowego zasobu geodezyjnego i kartograficznego.	
Organ prowadzący państwowy zasób geodezyjny i kartograficzny	STAROSTA RAWICKI
Identyfikator ewidencyjny materiału zasobu	PL.PZGIK.7788
Nazwa materiału zasobu	MAPA ZASADNICZA
Data wykonania kopii materiału zasobu	29-04-2025r.
Imię, nazwisko i podpis osoby reprezentującej organ	Z up. STAROSTY Renata Gęstwa INSPEKTOR

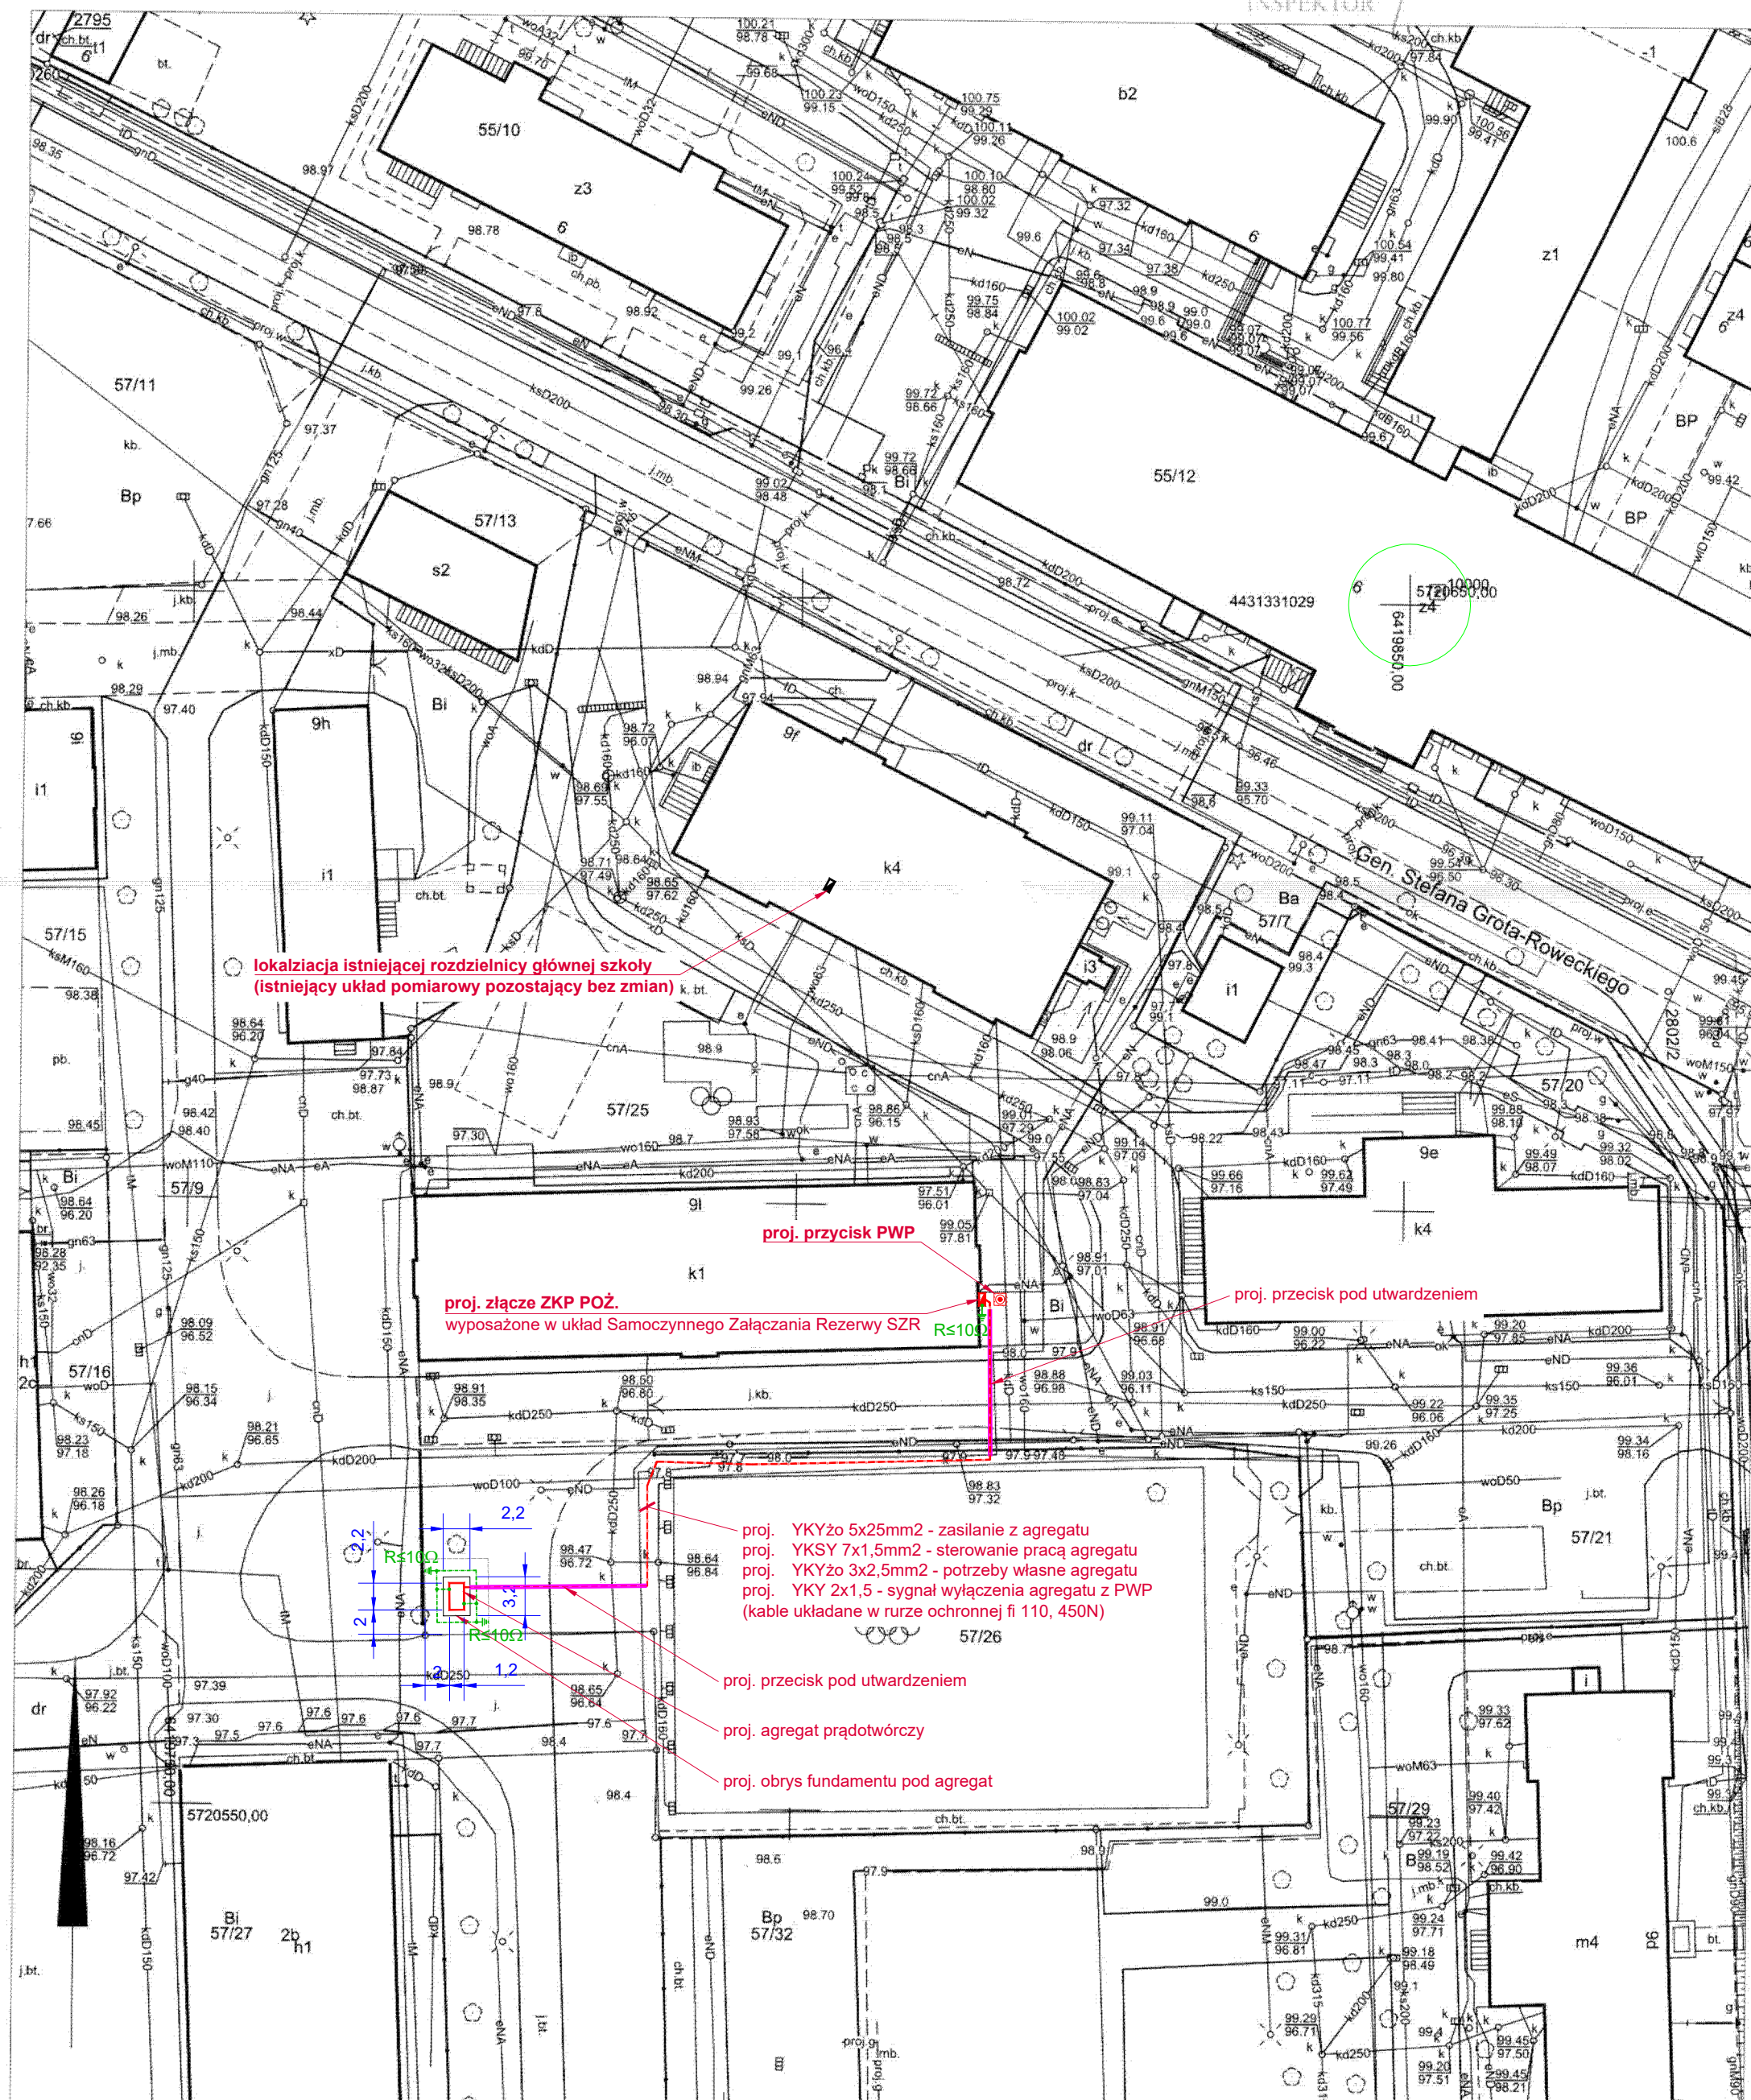

ROBOTECH
studio projektów

ROBOTECH Robert Jamroży
ul. Piastowska 17/8, 63-900 Rawicz
tel. /0 65/ 614 18 17, e-mail: kontakt@robotech.pl
NIP 699-120-91-86

temat:	ZABUDOWA AGREGATU PRĄDOWŁÓCZEGO W BUDYNKU ZESPOŁU SZKÓŁ SPECJALNYCH W RAWICZU		
adres obiektu:	ul. Gen. Stefana Grot-Róweckiego 9F, 63-900 Rawicz	inwestor:	Powiat Rawicki Rynek 17, 63-900 Rawicz
rysunek:	PROJEKT ZAGOSPODAROWANIA TERENU - instalacja agregatu prądowłóczego	branża:	elektryczna
stadium:	Dokumentacja zgłoszeniowa	nr rys.:	IE-01
	imię i nazwisko:	data:	skala:
projektant:	inż. Robert Jamroży	nr uprawnień:	podpis:
opracował:	inż. Piotr Kolendowicz	WKP/0146/POOE/08 W specjalności instalacyjnej w zakresie sieci, instalacji i urządzeń elektrycznych i elektroenergetycznych.	
opracował:	inż. Kacper Jabłoński		