


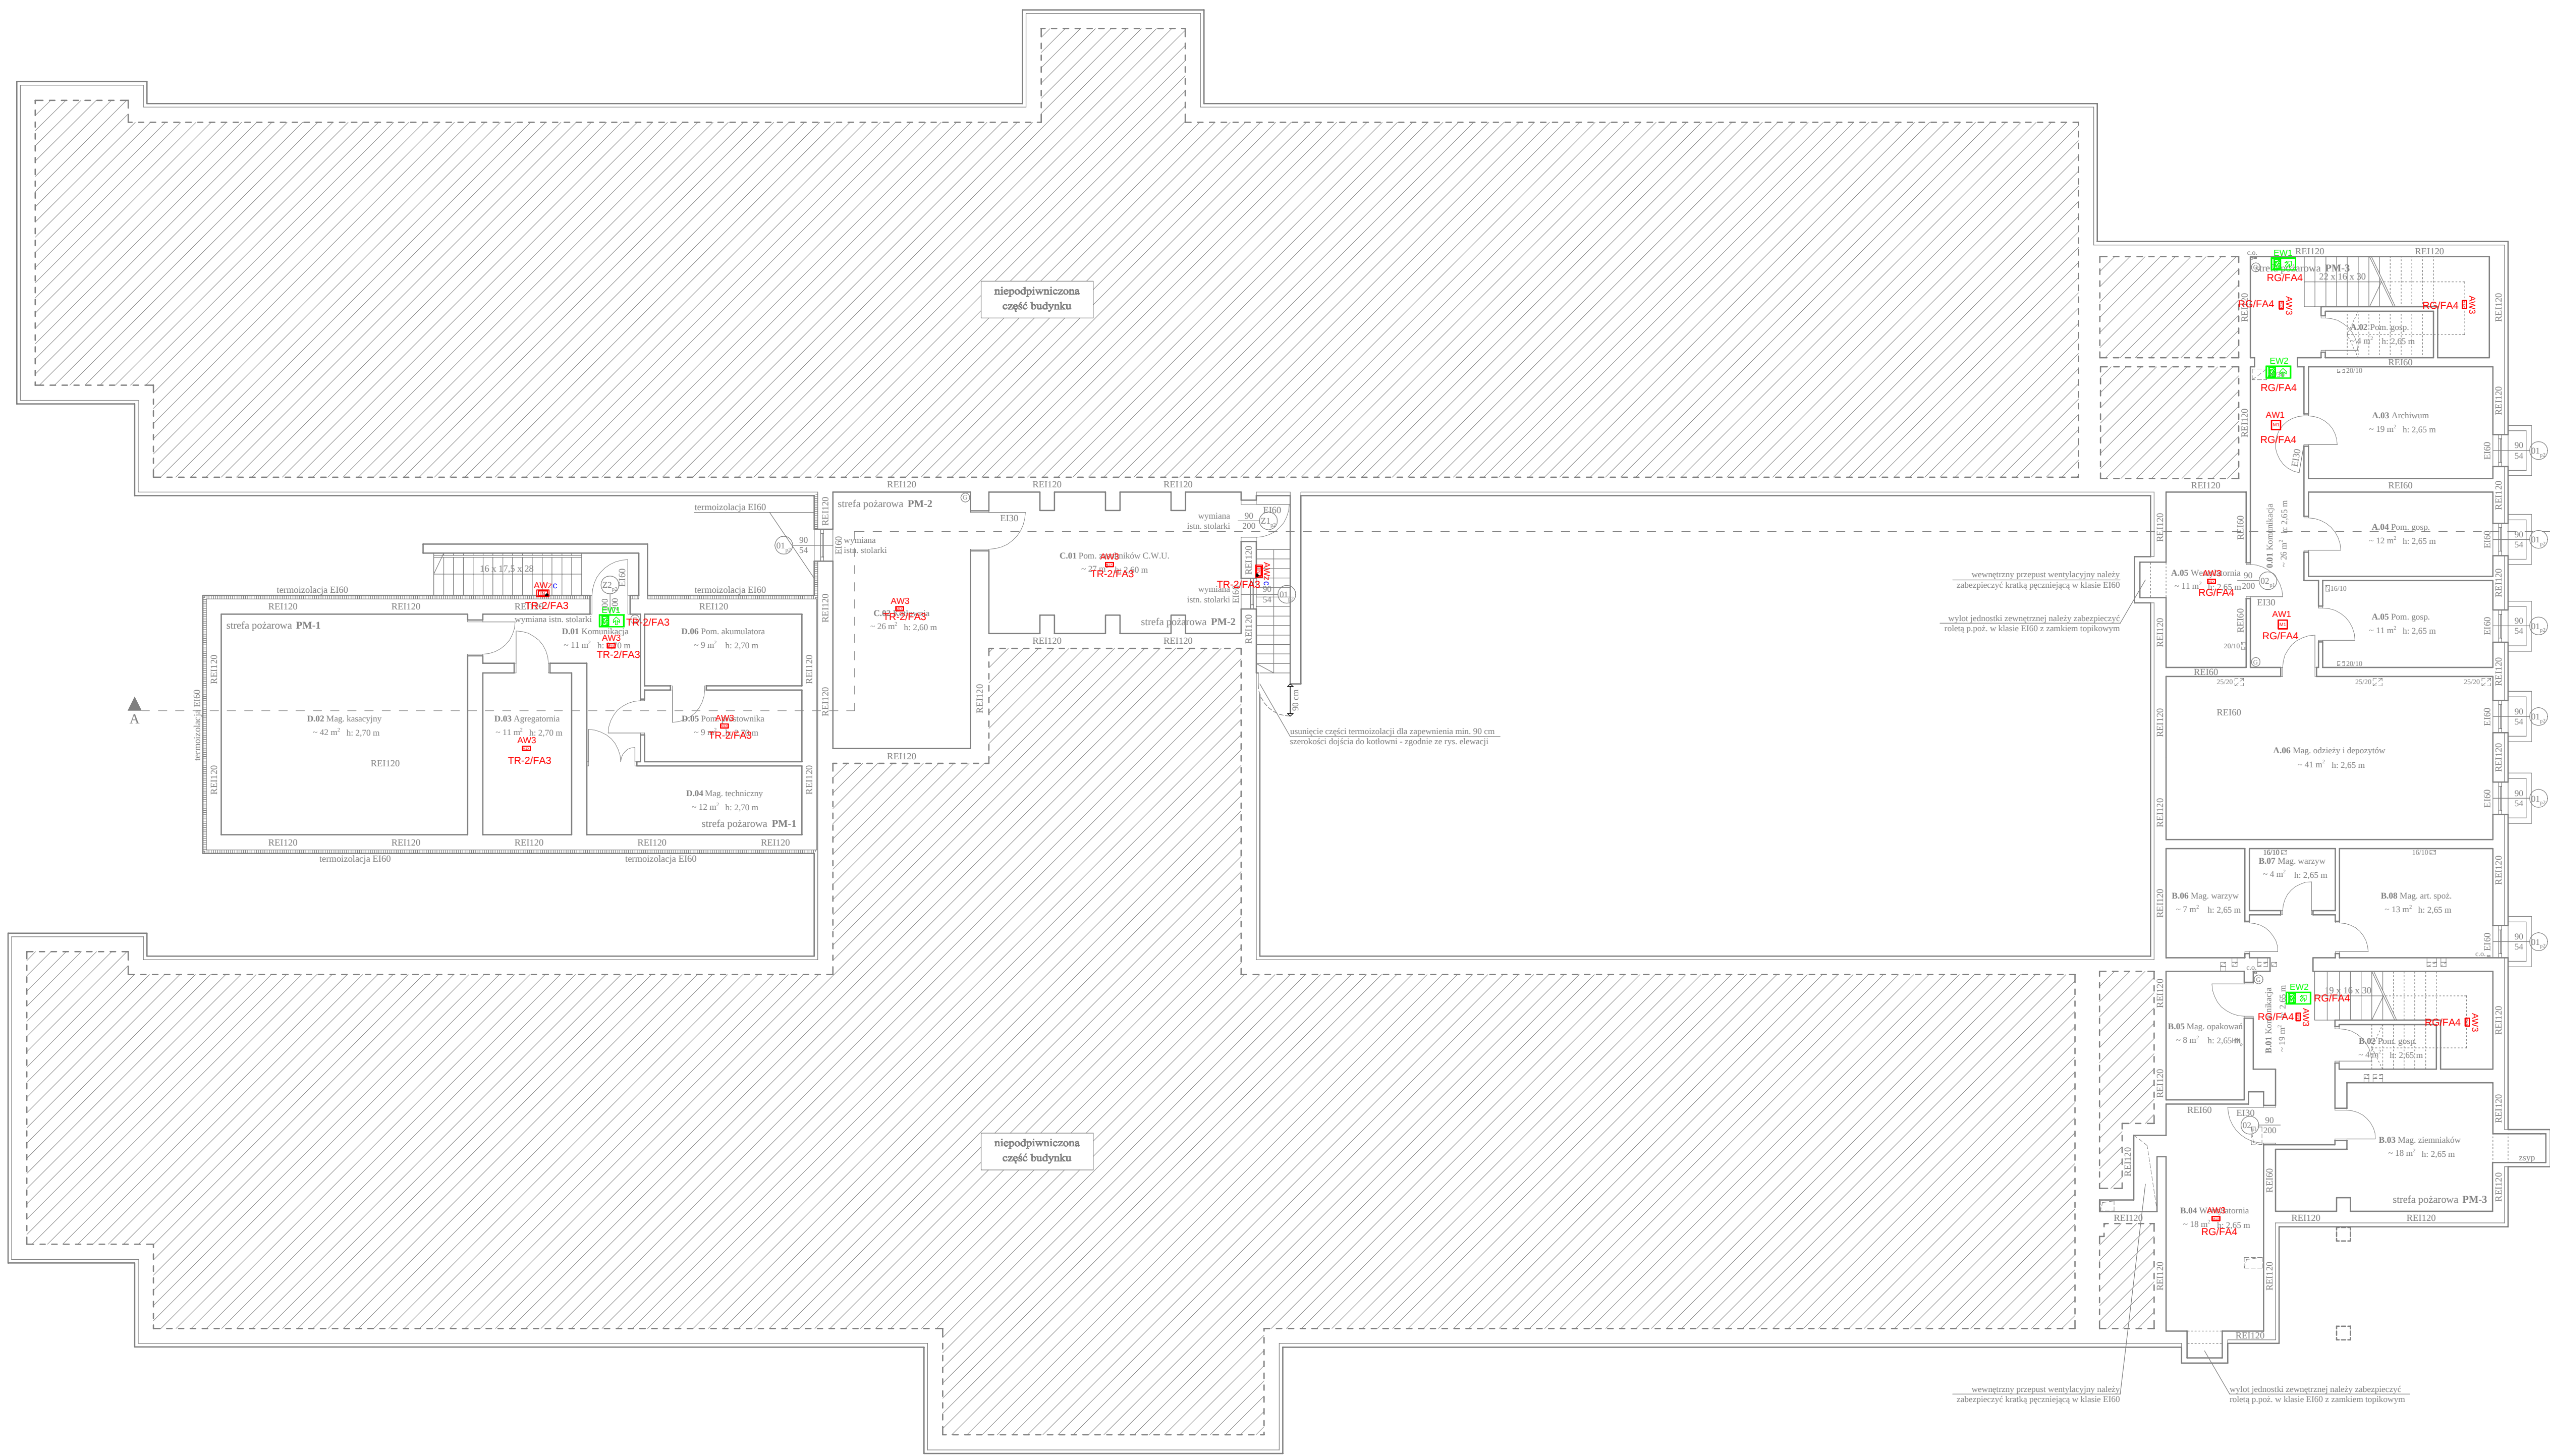

OŚWIETLENIE AWARYJNE

• **AW1** Istniejąca oprawa awaryjna

AW1 Oprawa aw.ew.

AW2 Oprawa aw.ew.

AW3 Oprawa aw.ew.

AWZC Oprawa aw.ew.

EW1 Oprawa aw.kier.

EW2 Oprawa aw.kier.

EW2 Oprawa aw.kier.

0 0,5 1 2 3 4 5 6 8 [m]		
projektant	mgr inż. Michał Nowicz	OPL/0846/PW/OE/10
opracowujący	mgr inż. Łukasz Brudowski	OPL/2172/PBE/22
		spec. inst. elek.
		spec. inst. elek.
obiekty nazwa zadania	Przebudowa Budynku Doroty Pomocy Społecznej wraz z zagospodarowaniem terenu - dostosowanie do wymagań z zakresu ochrony przeciwpożarowej	
lokalizacja	47-230 Kędzierzyn-Koźle, ul. Zielna 1 Dz. nr 1122/4; obręb: 0070 Ślawice	
inwestor	Powiat Kędzierzynsko-Kozielski 47-220 Kędzierzyn-Koźle, Plac Wolności 11	
rodzaj oprac.	Projekt techniczny	ELEKTRYKA
tytuł rysunku	RZUT PIWNIC Instalacja oświetlenia awaryjnego	
ArchCad SN 3-3363667	inż. Q architektura Jakub Krupa tel. 697 663 915 47-220 Kędzierzyn-Koźle, ul. Wojska Polskiego 168 jak.krupa@gmail.com	inż. J. J. J.
		skala 1:100
		03.01.2025 z
Rysunek jest własnością firmy. Wszelkie prawa zastrzeżone. Wszelkie kopiowanie i rozpowszechnianie jest surowo zabronione.		