


Mapa do celów projektowych		Skala mapy 1:500	
Godło arkusza mapy	8.215.12.02.3.3	Oznaczenie i informacje o służebnościach gruntowych mających wpływ na zagospodarowanie gruntów, zlokalizowanych w granicach projektowanej inwestycji	Nie badano
Jednostka ewid.	M. Suwałki 206301_1		
Obręb ewid.	Obręb nr 0002	Oznaczenie i symbol konturu użytku gruntowego, który nie jest ujawniony w bazie danych ewidencji gruntów i budynków	Brak
Numer działki	21745/4, 21746/3		
Ulica, nr	Szpitalna	Oznaczenie granicy obszaru, który był przedmiotem aktualizacji	-----
Układ współrz. płaskich	2000/24		
Układ wysokości	PL-EVRF2007-NH	GRUPA GEODEZYJNA Łukasz Szulwić ul. Siedlecka 10, 16-400 Suwałki NIP 5611323048 REGON 200881365 tel. 722 300 300, 605 997 614	GEODETA UPRAWNIIONY mgr inż. Łukasz Szulwić uprawnienia POK nr 20014
Ident. zgłoszenia pracy geod.	GR.6642.15.2026		
Stan aktualności mapy na dzień:	12.01.2026 r.		

Jestem świadomy odpowiedzialności karnej za złożenie fałszywych oświadczeń. Oświadczam, że operat techniczny zawierający rezultaty prac geodezyjnych w wyniku, których powstał niniejszy dokument, uzyskał pozytywny wynik weryfikacji.	
Identyfikator zgłoszenia pracy geodezyjnej	GR.6642.15.2026
Organ służby geodezyjnej, który otrzymał zgłoszenie	Prezydent Miasta Suwałk
Nr oraz data sporządzenia dokumentu zawierającego wynik pozytywnej weryfikacji	Protokół nr 1 z dnia 20.01.2026 r.
Imię i nazwisko oraz nr uprawnień zawodowych kierownika prac	GEODETA UPRAWNIIONY mgr inż. Łukasz Szulwić uprawnienia POK nr 20014

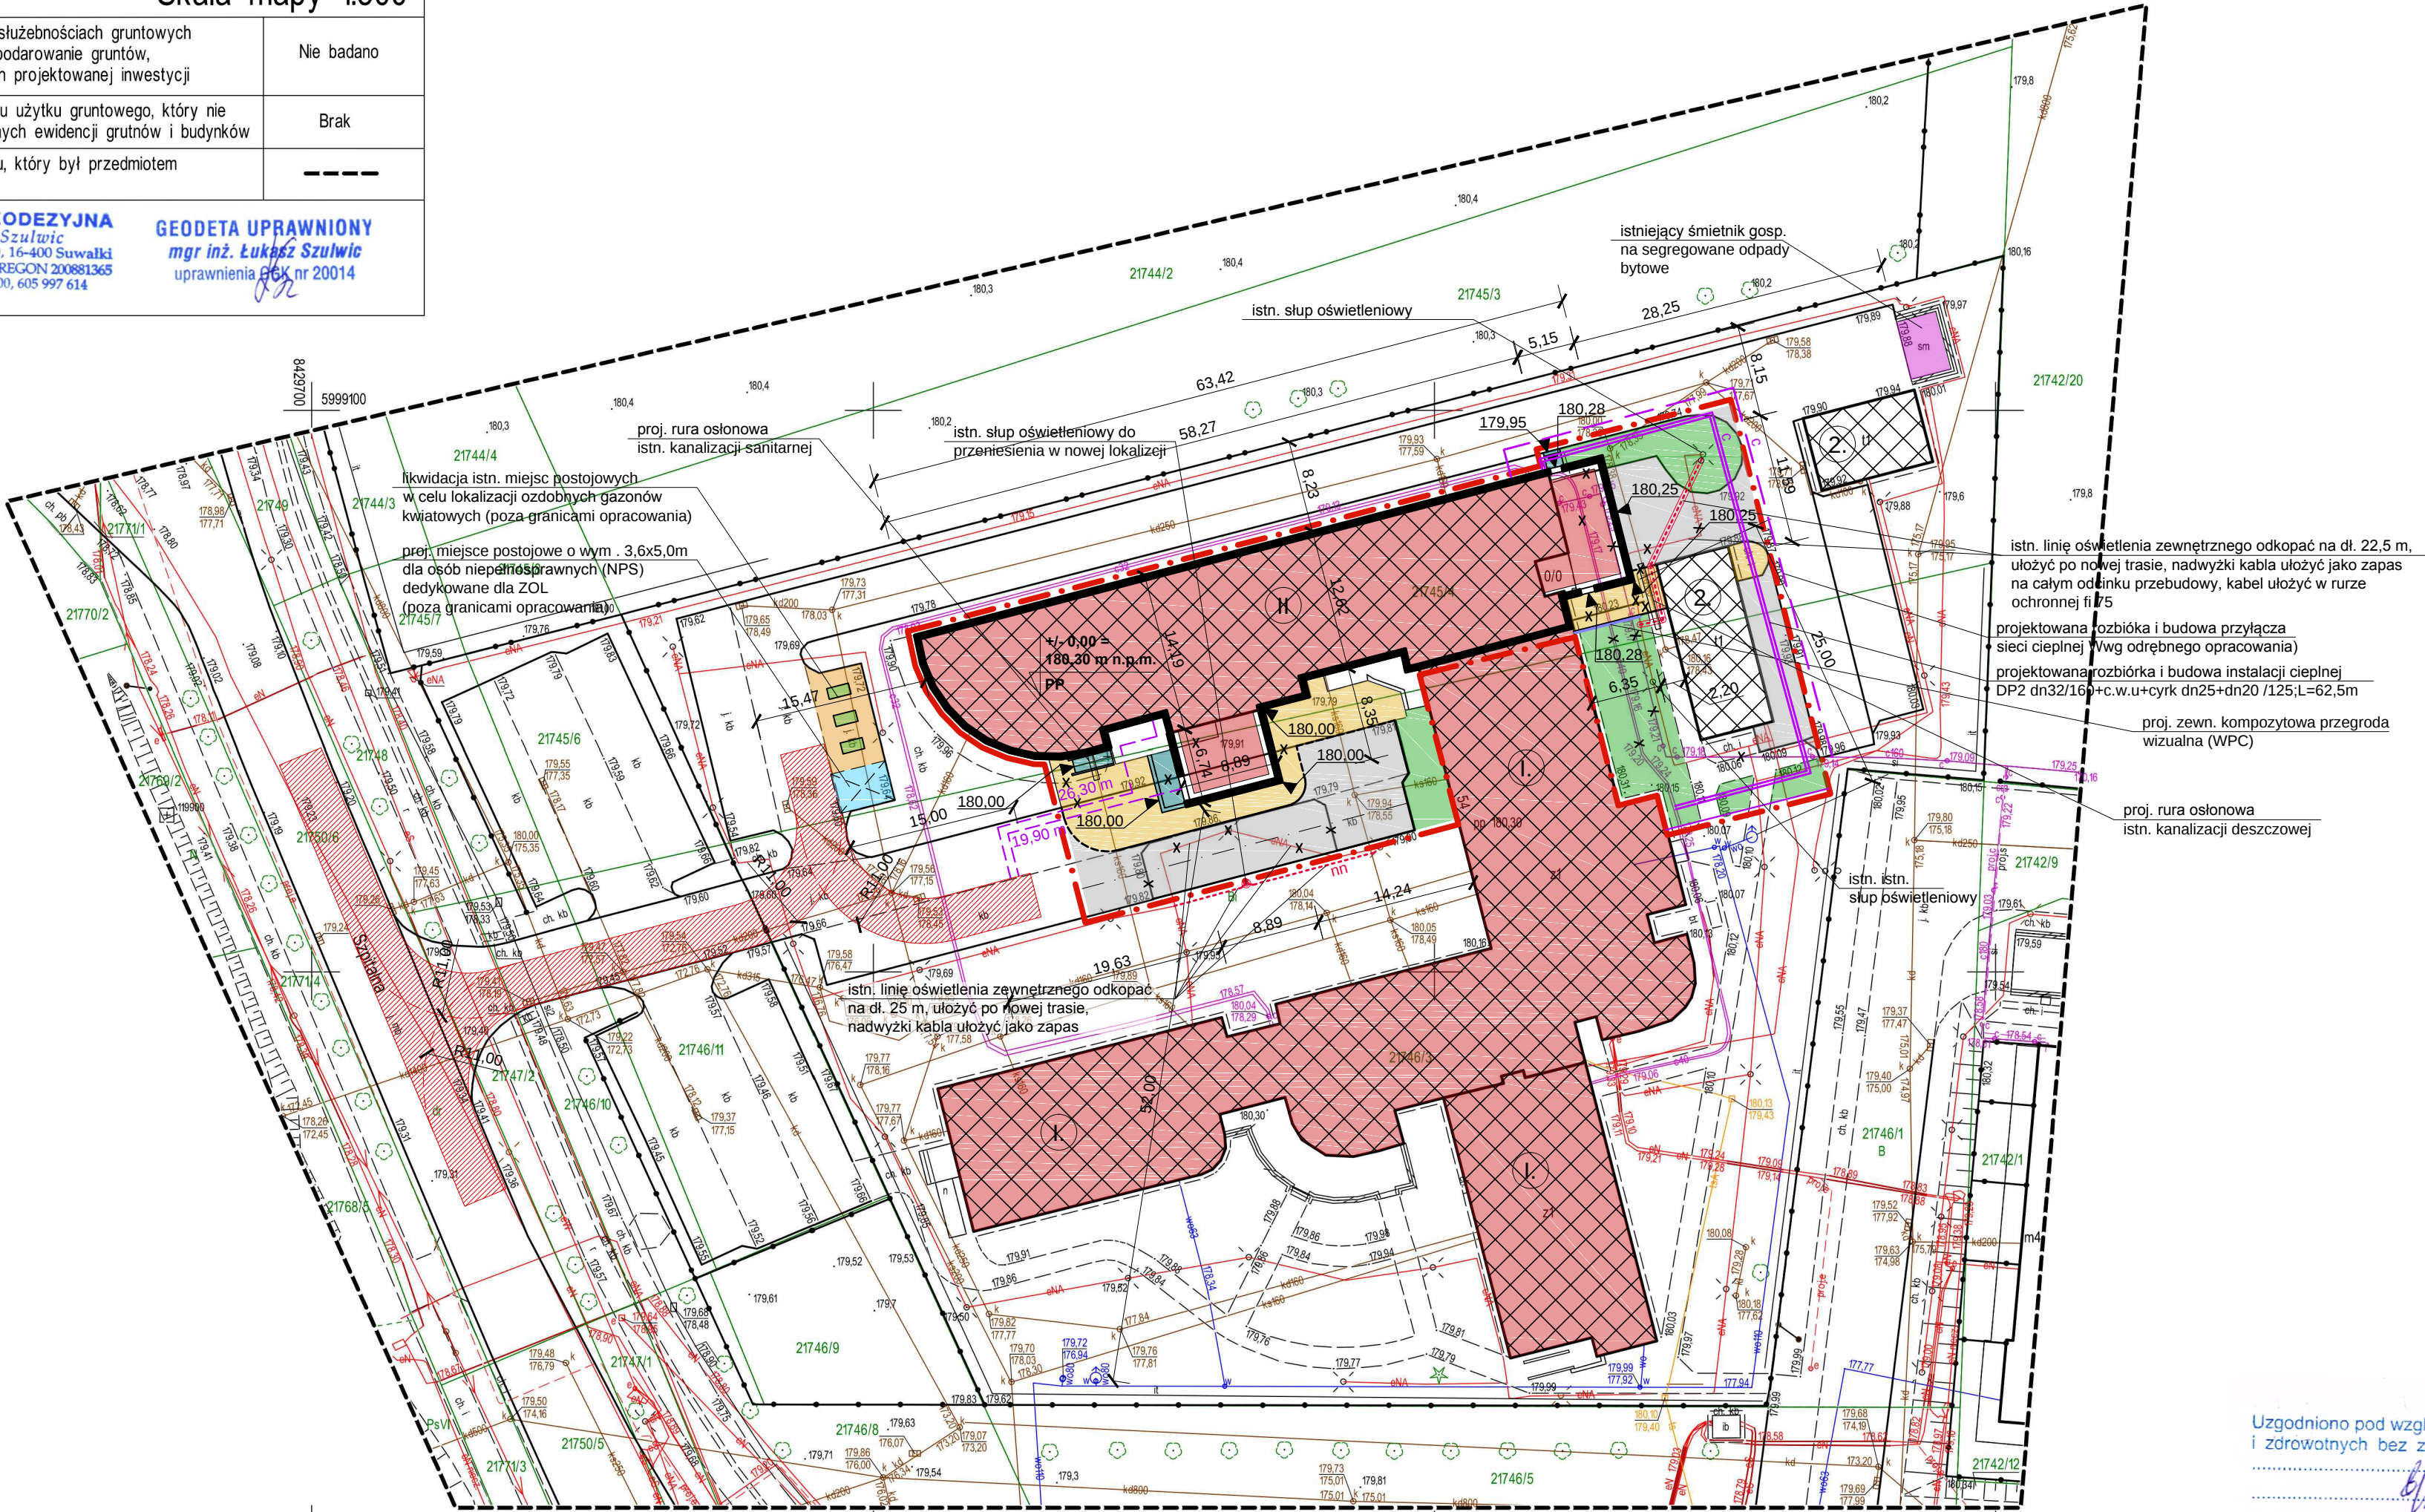

N

SKALA 1:500

PROJEKT
ZAGOSPODAROWANIA TERENU

LEGENDA

GRANICE OPRACOWANIA INWESTYCJI ORAZ OBSZARU
ODDZIAŁYWANIA OBIEKTU (ZAMIERZENIA BUDOWLANEGO)

PROJEKTOWANA NADBUDOWA
ISTNIEJĄCEGO BUDYNKU SPZOP

PROJEKTOWANA ROZBUDOWA
ISTNIEJĄCEGO BUDYNKU SPZOP

ISTNIEJĄCY BUDYNEK SPZOP ADAPTOWANY
W PLANIE ZAGOSPODAROWANIA

ISTNIEJĄCE BUDYNKI GOSP.-GARAŻOWE ADAPTOWANE
W PLANIE ZAGOSPODAROWANIA

PRZEBIEG DROGI POŻAROWEJ (SZER. MIN. 4 m)
O PROMIENIU ZEWNĘTRZNYM 11,0 m

PROJEKTOWANE CIĄGI PIESZE (CHODNIKI)
(BETONOWA KOSTKA GR. 6cm)

PROJEKTOWANA KOMUNIKACJA DROGOWA
(BETONOWA KOSTKA GR. 8cm)

PROJEKTOWANA KOMUNIKACJA DROGOWA (DROGA WEWN.)/
CIĄG PIESZO-JEZDNY (BETONOWA KOSTKA GR. 8cm)

PROJEKTOWANY TRAWNIK - ZIELEŃ NISKA REKREACYJNA
(TEREN BIOLOGICZNIE CZYNNY)

PROJEKTOWANE SPOCZNIKI, POCHYLNIE, SCHODY WEJŚCIOWE

ZEWN. KOMPOZYTYWA PRZEGRODA WIZUALNA (WPC) PRZY PROMORTE

ISTNIEJĄCE ELEMENTY (SPOCZNIKI, POCHYLNIE, SCHODY, CHODNIKI)
W GRANICACH OPRACOWANIA INWESTYCJI

DOJŚCIA DO DROGI POŻAROWEJ (<30 m) SZER. MIN. 1,5 m

ELEMENTY ZEWN. URZĄDZEŃ KOMUNIKACYJNYCH DO LIKWACJI/ PRZEŁOŻENIA

ISTN. HYDRANTY P. POŻ.

PROJEKTOWANE OZDOBNE GAZONY KWIATOWE

Uzgodniono pod względem wymagań higienicznych i zdrowotnych bez zastrzeżeń i z zastrzeżeniami

inż. Stanisław Gudiel (rzeczoznawca do spraw sanitarnohigienicznych)
Data 12.03.2026
L.p. 5/03/26

RZECZOZNAWCA
DO SPRAW ZABEZPIECZEN PRZECIWOPOŻAROWYCH
mgr inż. Andrzej Szamreńto
Bartoszyce 11.03.2026r.
Zgodność projektu z wymaganiami ochrony przeciwpożarowej stwierdzam bez uwag

- ISTN. ORAZ PROJ. ZEWNĘTRZNE PODZIEMNE
INSTALACJE INFRASTRUKTURY TECHNICZNEJ
- eNA

ISTN. LINIA KABLOWA OŚWIETLENIA TERENU DO PRZEŁOŻENIA
- na

PROJ. LINIA KABLOWA OŚWIETLENIA TERENU (PROJ. NOWY PRZEBIEG)
(RURA OCHRONNA FI 75, LAMPA OŚWIETLENIOWA ZEWNĘTRZNA) DO PRZEŁOŻENIA
- c40

ISTN. SIĘĆ NISKOTEMPERATUROWA DO ROZBIÓRKI
- c

PROJEKTOWANA BUDOWA ODCINKA INSTALACJI CIEPLNEJ PREIZOLOWANEJ
(DP2 dn32/160+c.w.u+cyrk dn25+dn20 /125;L=62,5m)
- ks160

ISTN. KANALIZACJA SANITARNA
- kd160

ISTN. KANALIZACJA DESZCZOWA
- X

ODCINEK PRZYŁĄCZA SIECI CIEPLNEJ DO ROZBIÓRKI
- c

PROJEKTOWANA BUDOWA ODCINKA PRZYŁĄCZA SIECI CIEPLNEJ PREIZOLOWANEJ
WYSOKOPARAMETROWEJ (WG ODRĘBNEGO OPRACOWANIA)

PROJECT - CONSULTING SP. Z O.O.			NR RYS.
02-662 Warszawa, ul. Świeradowska 47			1
TEMAT	PRZEBUDOWA, ROZBUDOWA I NADBUDOWA BUDYNKU SAMODZIELNEGO PUBLICZNEGO ZESPOŁU OPIEKI PALIATYWNEJ W SUWAŁKACH POD POTRZEBY ZAKŁADU OPIEKUŃCZO - LECZNICZEGO WRAZ Z BUDOWĄ ZEWNĘTRZNEJ INFRASTRUKTURY TECHNICZNEJ		FAZA PROJEKT ZAG. TERENU
ADRES	16-400 SUWAŁKI UL. SZPITALNA 54 DZ. EWID. NR 21746/3, 21745/4 JEDN. EWID. M. SUWAŁKI 206301_1, OBR. EWID. NR 0002		BRANŻA ARCH.
RYSUNEK	PROJEKT ZAGOSPODAROWANIA TERENU		SKALA 1:500
ARCHITEKTURA	PROJ.	mgr inż. arch. Marek Kochański upr. nr: SUW-29/89	DATA 25 lutego 2026 r.
	OPR.	mgr inż. arch. Ewa Basalaj	DATA 25 lutego 2026 r.
INST. SANIT.	SPR.	mgr inż. arch. Paweł Małosiński upr. nr: BI-PdOKK/103/2007	DATA 25 lutego 2026 r.
	PROJ.	mgr inż. Danuta Piszczatowska upr. nr: SUW-75/90	DATA 25 lutego 2026 r.
INST. ELEKTR.	SPR.	mgr inż. Edyta Łysenko upr. nr: PDL/0053/POOS/09	DATA 25 lutego 2026 r.
	PROJ.	tech. Wiesław Baluta upr. nr: SUW-86/90	DATA 25 lutego 2026 r.
	SPR.	mgr inż. Paweł Norbert Szymczyk upr. nr: POM/0183/PWOE/08	DATA 25 lutego 2026 r.