


Mapa do celów projektowych		Skala mapy 1:500	
Godło arkusza mapy	8.215.12.02.3.3	Oznaczenie i informacje o służebnościach gruntowych mających wpływ na zagospodarowanie gruntów, zlokalizowanych w granicach projektowanej inwestycji	Nie badano
Jednostka ewid.	M. Suwałki 206301_1		
Obręb ewid.	Obręb nr 0002	Oznaczenie i symbol konturu użytku gruntowego, który nie jest ujawniony w bazie danych ewidencji gruntów i budynków	Brak
Numer działki	21745/4, 21746/3		
Ulica, nr	Szpitalna	Oznaczenie granicy obszaru, który był przedmiotem aktualizacji	-----
Układ współrz, płaskich	2000/24		
Układ wysokości	PL-EVRF2007-NH		
Ident. zgłoszenia pracy geod.	GR.6642.15.2026		
Stan aktualności mapy na dzień:	12.01.2026 r.		
		GRUPA GEODEZYJNA Lukasz Szulwicz ul. Siedlecka 10, 16-400 Suwałki NIP 5611323048 REGON 200881365 tel. 722 300 300, 605 997 614 GEODETA UPRAWNIONY mgr inż. Lukasz Szulwicz uprawnienia POK nr 20014 	

Jestem świadomy odpowiedzialności karnej za złożenie fałszywych oświadczeń. Oświadczam, że operat techniczny zawierający rezultaty prac geodezyjnych w wyniku, których powstał niniejszy dokument, uzyskał pozytywny wynik weryfikacji.	
Identyfikator zgłoszenia pracy geodezyjnej	GR.6642.15.2026
Organ służby geodezyjnej, który otrzymał zgłoszenie	Prezydent Miasta Suwałk
Nr oraz data sporządzenia dokumentu zawierającego wynik pozytywnej weryfikacji	Protokół nr 1 z dnia 20.01.2026 r.
Imię i nazwisko oraz nr uprawnień zawodowych kierownika prac	GEODETA UPRAWNIONY mgr inż. Lukasz Szulwić uprawnienia POK nr 20014

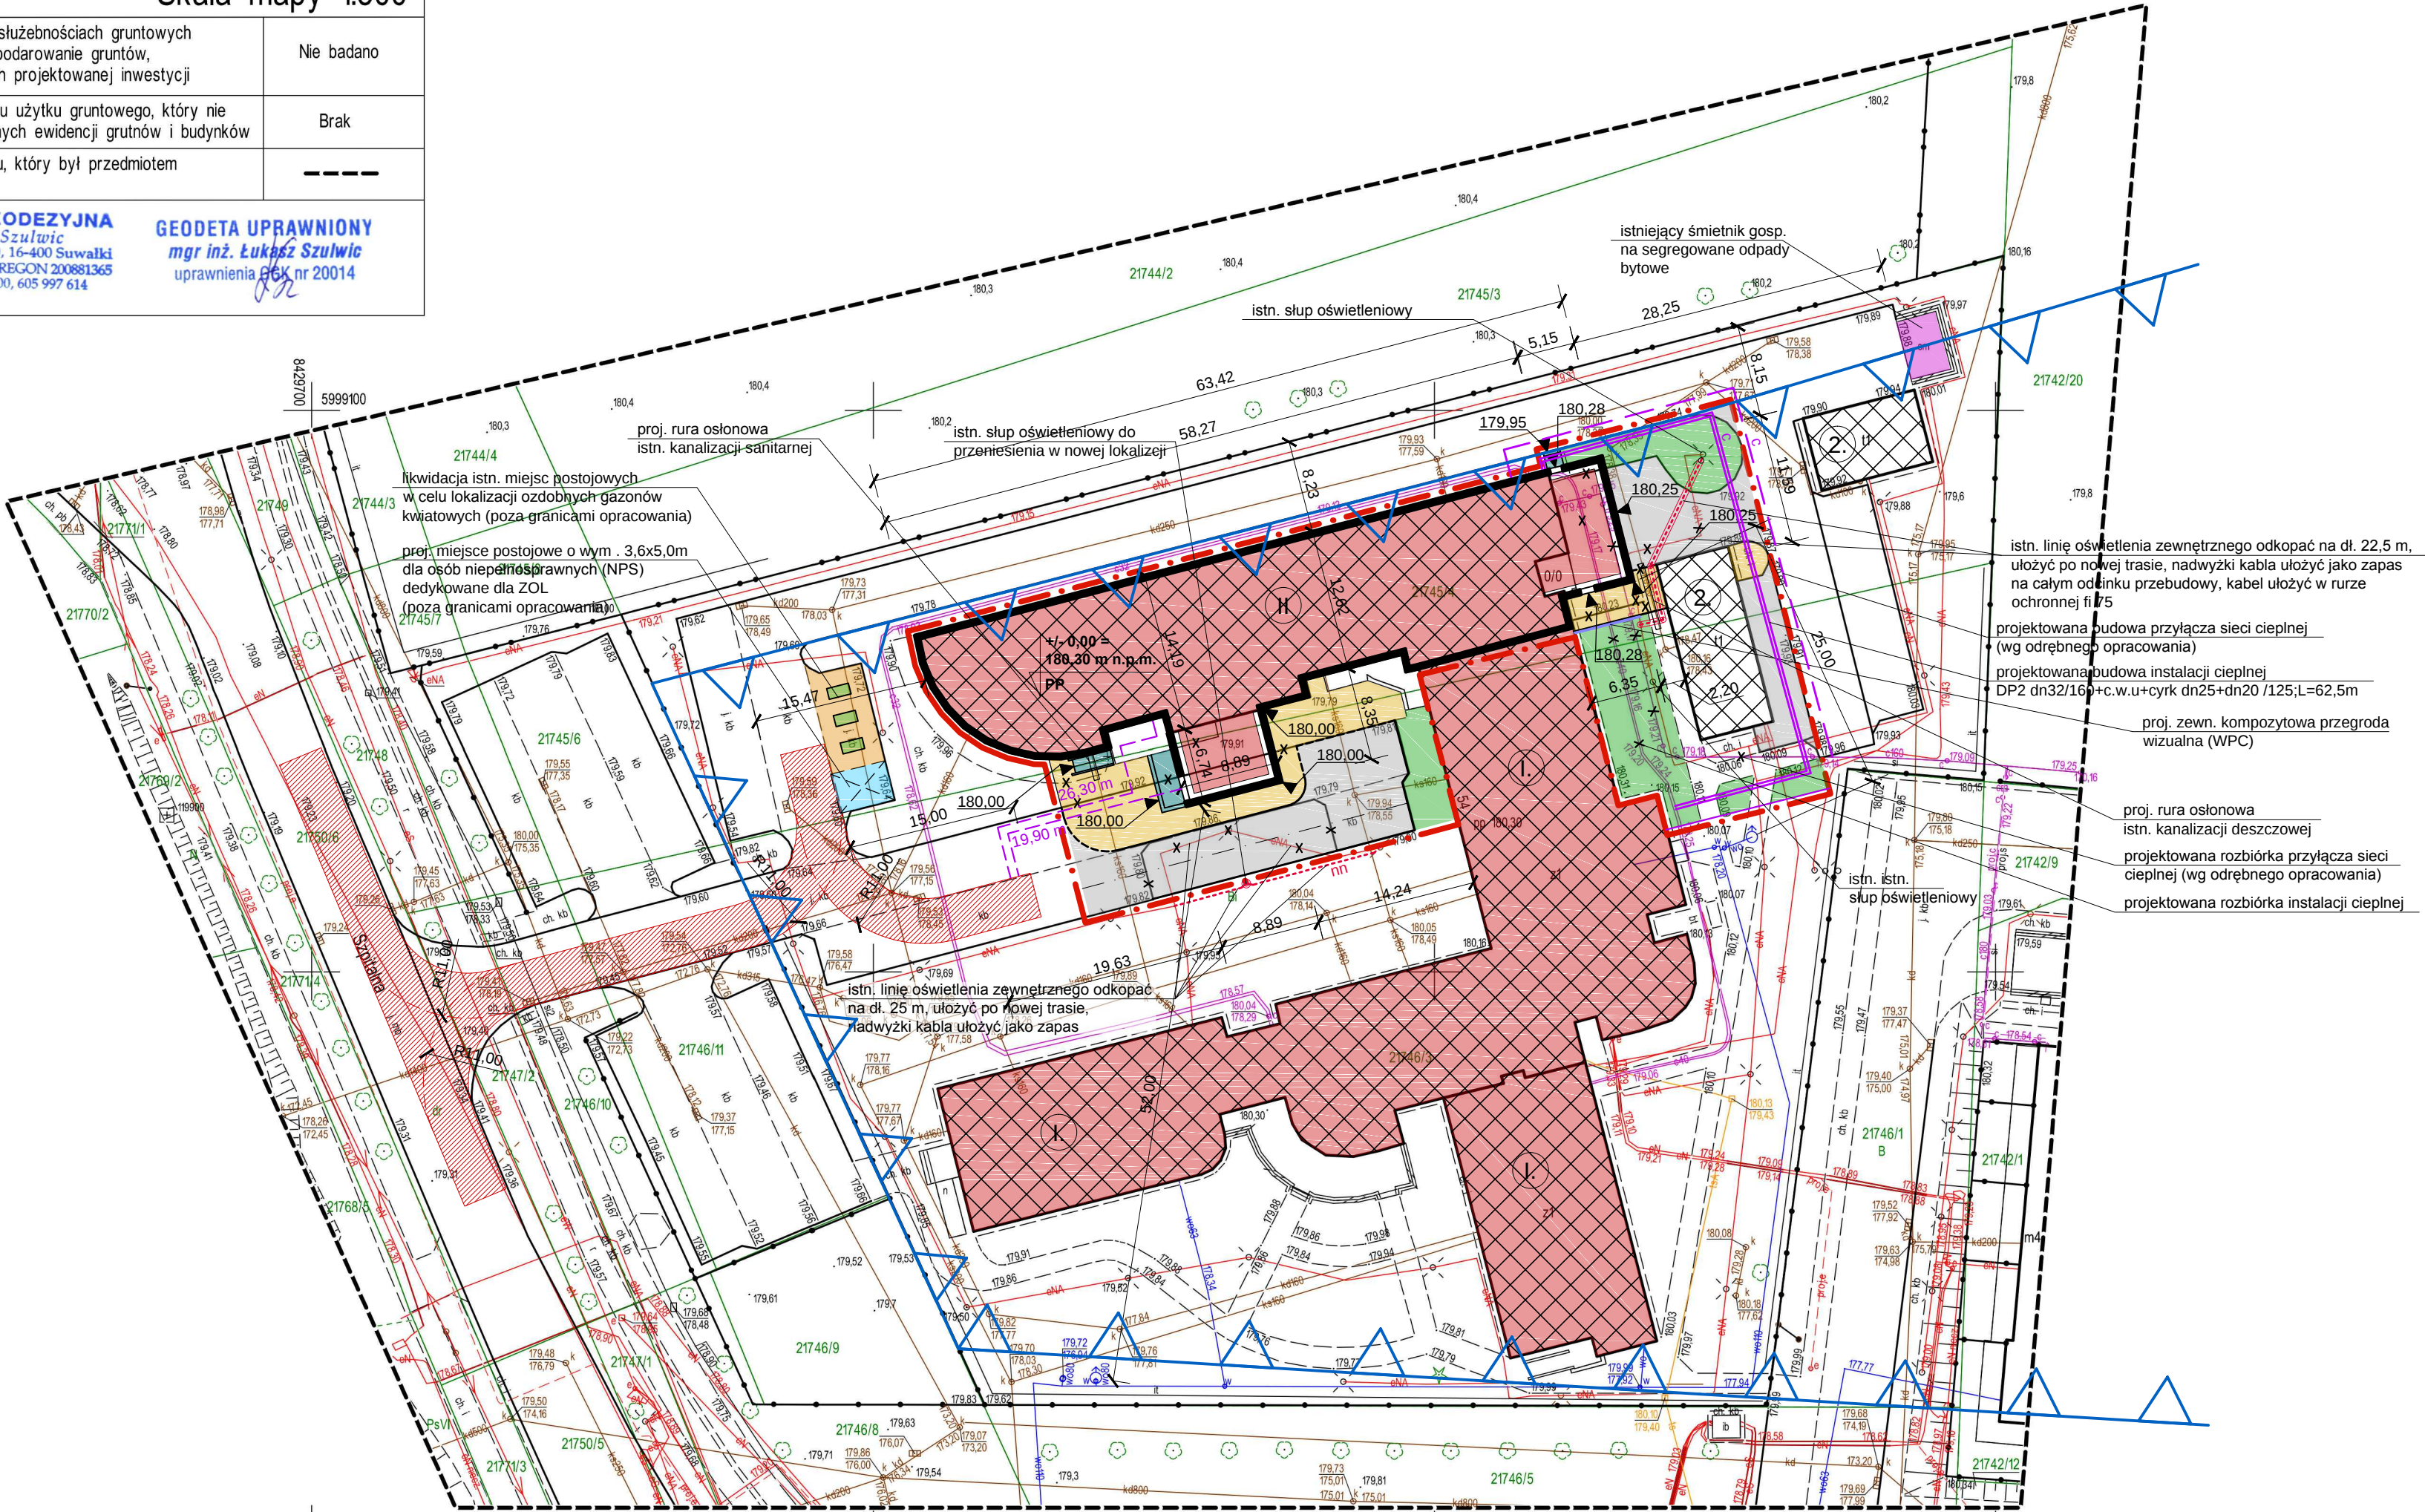

N

SKALA 1:500

PROJEKT
ZAGOSPODAROWANIA TERENU

LEGENDA

GRANICE OPRACOWANIA INWESTYCJI ORAZ OBSZARU ODDZIAŁYWANIA OBIEKTU (ZAMIERZENIA BUDOWLANEGO)

NIEPRZEKACZALNA LINIA ZABUDOWY (WG MPZP)

I

PROJEKTOWANA NADBUDOWA
ISTNIEJĄCEGO BUDYNKU SPZOP

II

PROJEKTOWANA ROZBUDOWA
ISTNIEJĄCEGO BUDYNKU SPZOP

III

ISTNIEJĄCY BUDYNEK SPZOP ADAPTOWANY
W PLANIE ZAGOSPODAROWANIA

IV

ISTNIEJĄCE BUDYNKI GOSP.-GARAŻOWE ADAPTOWANE
W PLANIE ZAGOSPODAROWANIA

PRZEBIEG DROGI POŻAROWEJ (SZER. MIN. 4 m)
O PROMIENIU ZEWNĘTRZNYM 11,0 m

PROJEKTOWANE CIĄGI PIESZE (CHODNIKI)
(BETONOWA KOSTKA GR. 6cm)

PROJEKTOWANA KOMUNIKACJA DROGOWA
(BETONOWA KOSTKA GR. 8cm)

PROJEKTOWANA KOMUNIKACJA DROGOWA (DROGA WEWN.)/
CIĄG PIESZO-JEZDNY (BETONOWA KOSTKA GR. 8cm)

PROJEKTOWANY TRAWNIK - ZIELEŃ NISKA REKREACYJNA
(TEREN BIOLOGICZNIE CZYNNY)

PROJEKTOWANE SPOCZNIKI, POCHYLNIE, SCHODY WEJŚCIOWE

ZEWN. KOMPOZYTYWA PRZEGRODA WIZUALNA (WPC) PRZY PROMORTE

ISTNIEJĄCE ELEMENTY (SPOCZNIKI, POCHYLNIE, SCHODY, CHODNIKI)
W GRANICACH OPRACOWANIA INWESTYCJI

DOJŚCIA DO DROGI POŻAROWEJ (<30 m) SZER. MIN. 1,5 m

ELEMENTY ZEWN. URZĄDZEŃ KOMUNIKACYJNYCH DO LIKWACJI/ PRZEŁOŻENIA

ISTN. HYDRANTY P. POŻ.

PROJEKTOWANE OZDOBNE GAZONY KWIATOWE

- ISTN. ORAZ PROJ. ZEWNĘTRZNE PODZIEMNE
INSTALACJE INFRASTRUKTURY TECHNICZNEJ
- ISTN. LINIA KABLOWA OŚWIETLENIA TERENU DO PRZEŁOŻENIA
 - PROJ. LINIA KABLOWA OŚWIETLENIA TERENU (PROJ. NOWY PRZEBIEG)
(RURA OCHRONNA FI 75, LAMPA OŚWIETLENIOWA ZEWNĘTRZNA) DO PRZEŁOŻENIA
 - ISTN. SIĘĆ NISKOTEMPERATUROWA DO ROZBIÓRKI
 - PROJEKTOWANA BUDOWA ODCINKA INSTALACJI CIEPLNEJ PREIZOLOWANEJ
(DP2 dn32/160+c.w.u+cyrk dn25+dn20 /125;L=62,5m)
 - ISTN. KANALIZACJA SANITARNA
 - ISTN. KANALIZACJA DESZCZOWA
 - ODCINEK PRZYŁĄCZA SIĘCI CIEPLNEJ DO ROZBIÓRKI (WG ODRĘBNEGO OPRACOWANIA)
 - PROJEKTOWANA BUDOWA ODCINKA PRZYŁĄCZA SIĘCI CIEPLNEJ PREIZOLOWANEJ
WYSOKOPARAMETROWEJ (WG ODRĘBNEGO OPRACOWANIA)

PROJECT - CONSULTING SP. Z O.O.			NR RYS.
02-662 Warszawa, ul. Świeradowska 47			1
TEMAT	PRZEBUDOWA, ROZBUDOWA I NADBUDOWA BUDYNKU SAMODZIELNEGO PUBLICZNEGO ZESPOŁU OPIEKI PALIATYWNEJ W SUWAŁKACH POD POTRZEBY ZAKŁADU OPIEKUŃCZO - LECZNICZEGO WRAZ Z BUDOWĄ ZEWNĘTRZNEJ INFRASTRUKTURY TECHNICZNEJ		FAZA PROJEKT ZAG. TERENU
ADRES	16-400 SUWAŁKI UL. SZPITALNA 54 DZ. EWID. NR 21746/3, 21745/4 JEDN. EWID. M. SUWAŁKI 206301_1, OBR. EWID. NR 0002		BRANŻA ARCH.
RYSUNEK	PROJEKT ZAGOSPODAROWANIA TERENU		SKALA 1:500
ARCHITEKTURA	PROJ.	mgr inż. arch. Marek Kochański upr. nr: SUW-29/89	DATA 25 lutego 2026 r.
	OPR.	mgr inż. arch. Ewa Basalaj	DATA 25 lutego 2026 r.
INST. SANIT.	PROJ.	mgr inż. arch. Paweł Małosiński upr. nr: BI-PdOKK/103/2007	DATA 25 lutego 2026 r.
	SPR.	mgr inż. Danuta Piszczałowska upr. nr: SUW-75/90	DATA 25 lutego 2026 r.
INST. ELEKTR.	PROJ.	mgr inż. Edyta Łysenko upr. nr: PDL/0053/POOS/09	DATA 25 lutego 2026 r.
	SPR.	tech. Wiesław Baluta upr. nr: SUW-86/90	DATA 25 lutego 2026 r.
	PROJ.	mgr inż. Paweł Norbert Szymczyk upr. nr: POM/0183/PWOE/08	DATA 25 lutego 2026 r.
	SPR.		DATA 25 lutego 2026 r.