


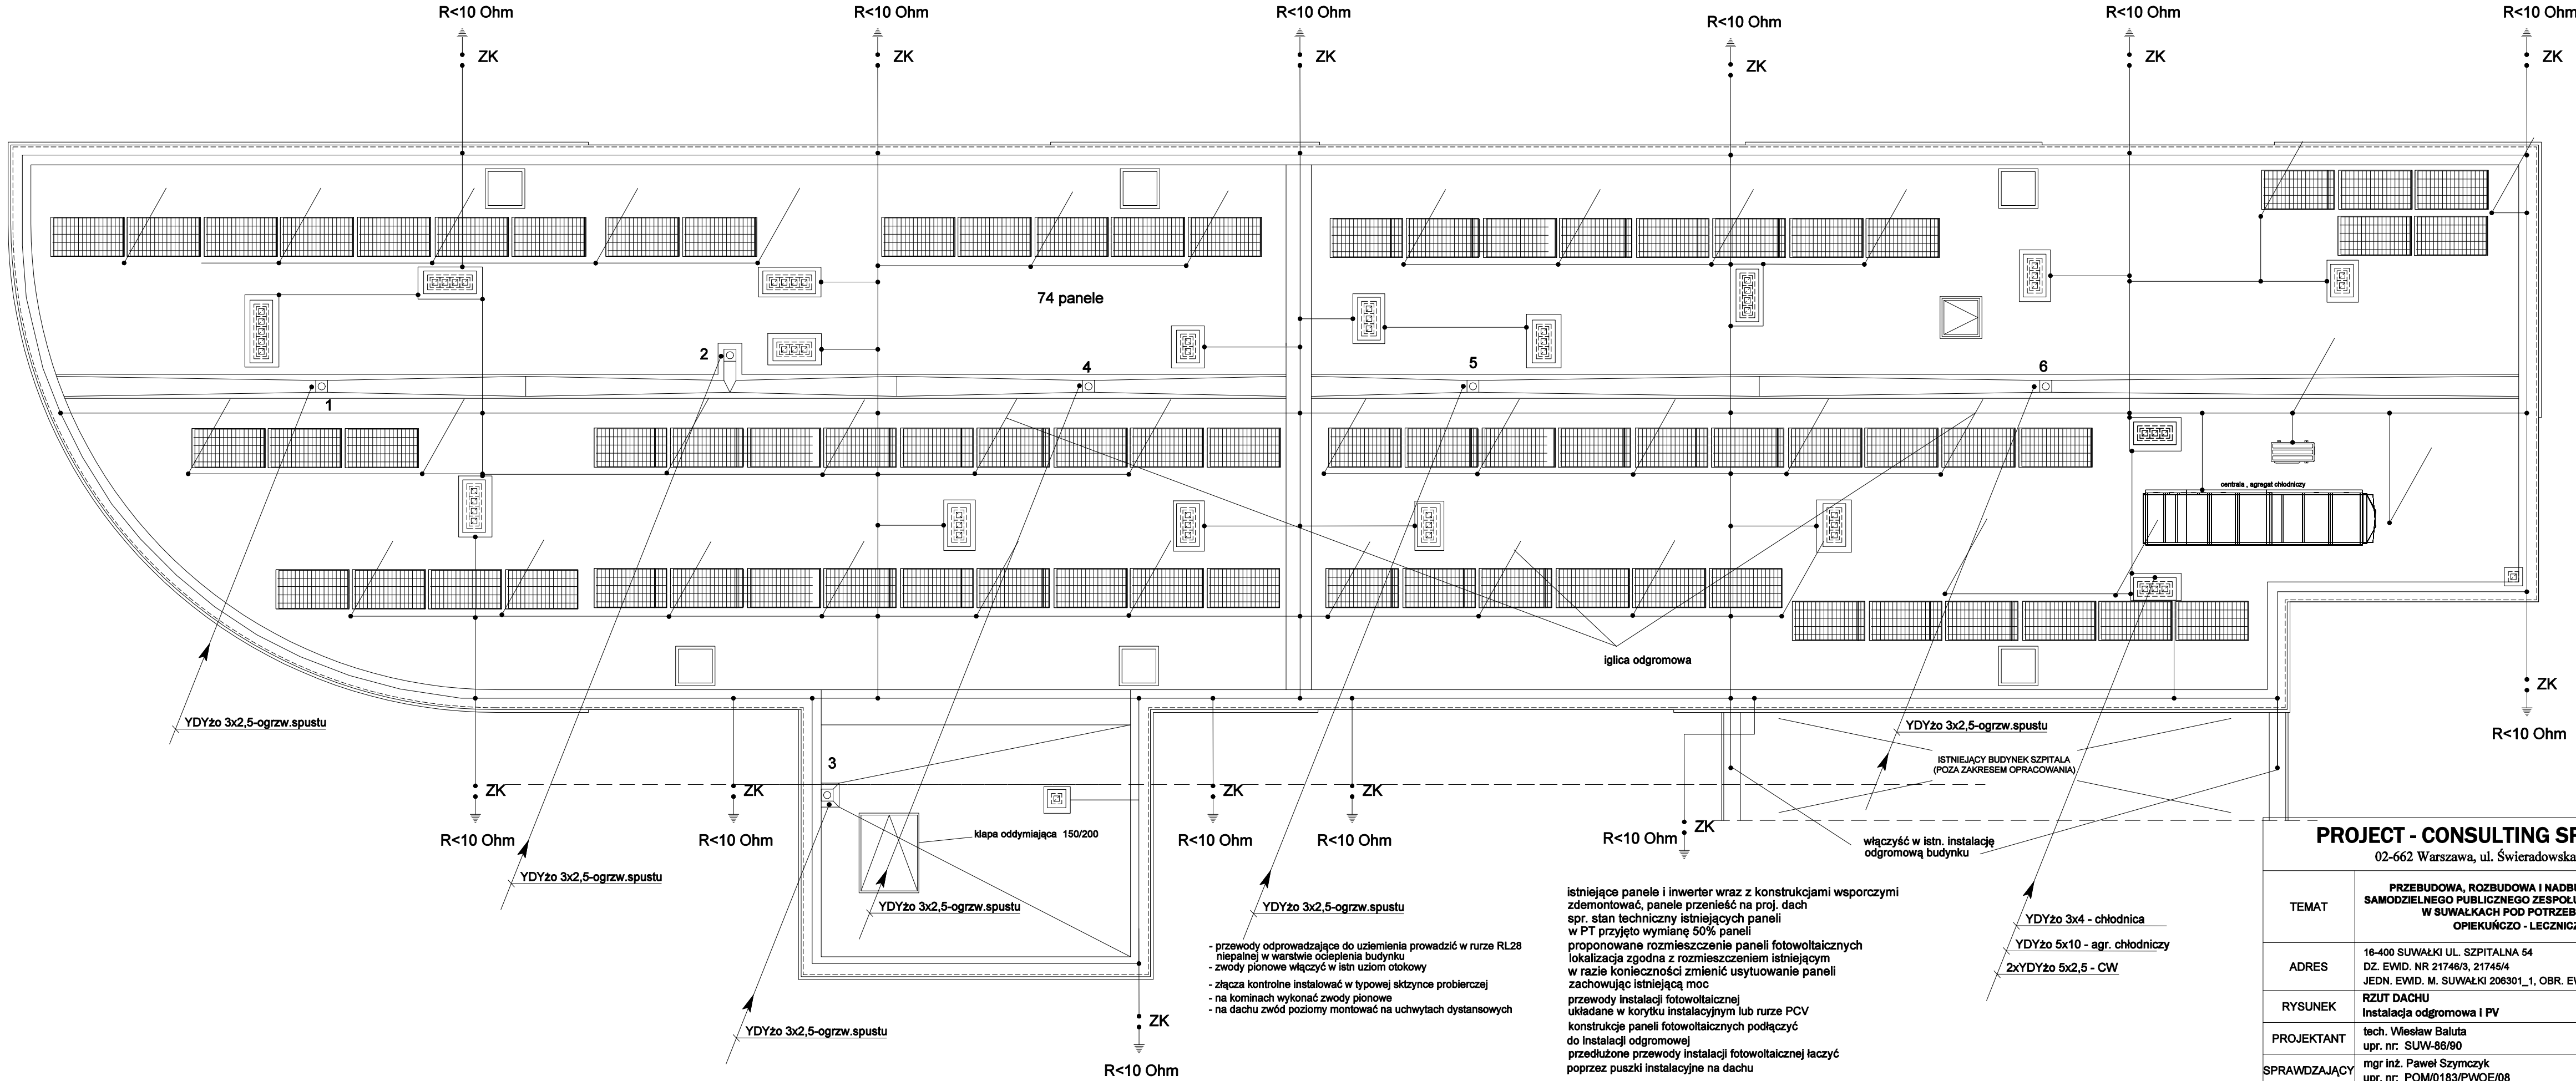

- przewody odprowadzające do uzziemienia prowadzić w rurze RL28 niepalnej w warstwie ocieplenia budynku
- zwody pionowe włączyć w istn. uziom otokowy
- złącza kontrolne instalować w typowej skrzynce probierczej
- na kominach wykonać zwody pionowe
- na dachu zwód poziomy montować na uchwytych dystansowych

istniejące panele i inwerter wraz z konstrukcjami wsporczymi zdemontować, panele przenieść na proj. dach
spr. stan techniczny istniejących paneli
w PT przyjęto wymianę 50% paneli
proponowane rozmieszczenie paneli fotowoltaicznych
lokalizacja zgodna z rozmieszczeniem istniejącym
w razie konieczności zmienić usytuowanie paneli zachowując istniejącą moc
przewody instalacji fotowoltaicznej układane w korytku instalacyjnym lub rurze PCV
konstrukcje paneli fotowoltaicznych podłączyć do instalacji odgromowej
przedłużone przewody instalacji fotowoltaicznej łączyć poprzez puszkę instalacyjną na dachu

PROJECT - CONSULTING SP. Z O.O.			NR RYS.
02-662 Warszawa, ul. Świeradowska 47			7
TEMAT	PRZEBUDOWA, ROZBUDOWA I NADBUDOWA BUDYNKU SAMODZIELNEGO PUBLICZNEGO ZESPÓŁU OPIEKI PALIATYWNEJ W SUWAŁKACH POD POTRZEBY ZAKŁADU OPIEKUNČZO - LECZNICZEGO		FAZA PROJEKT TECHNICZNY
ADRES	16-400 SUWAŁKI UL. SZPITALNA 54 DZ. EWID. NR 21746/3, 21745/4 JEDN. EWID. M. SUWAŁKI 206301_1, OBR. EWID. NR 0002		BRANŻA ELEKTR.
RYSUNEK	RZUT DACHU Instalacja odgromowa i PV		SKALA 1:100
PROJEKTANT	tech. Wiesław Baluta upr. nr: SUW-86/90	DATA 25 lutego 2026 r.	PODPIS
SPRAWDZAJĄCY	mgr inż. Paweł Szymczyk upr. nr: POM/0183/PWOE/08	DATA 25 lutego 2026 r.	PODPIS