


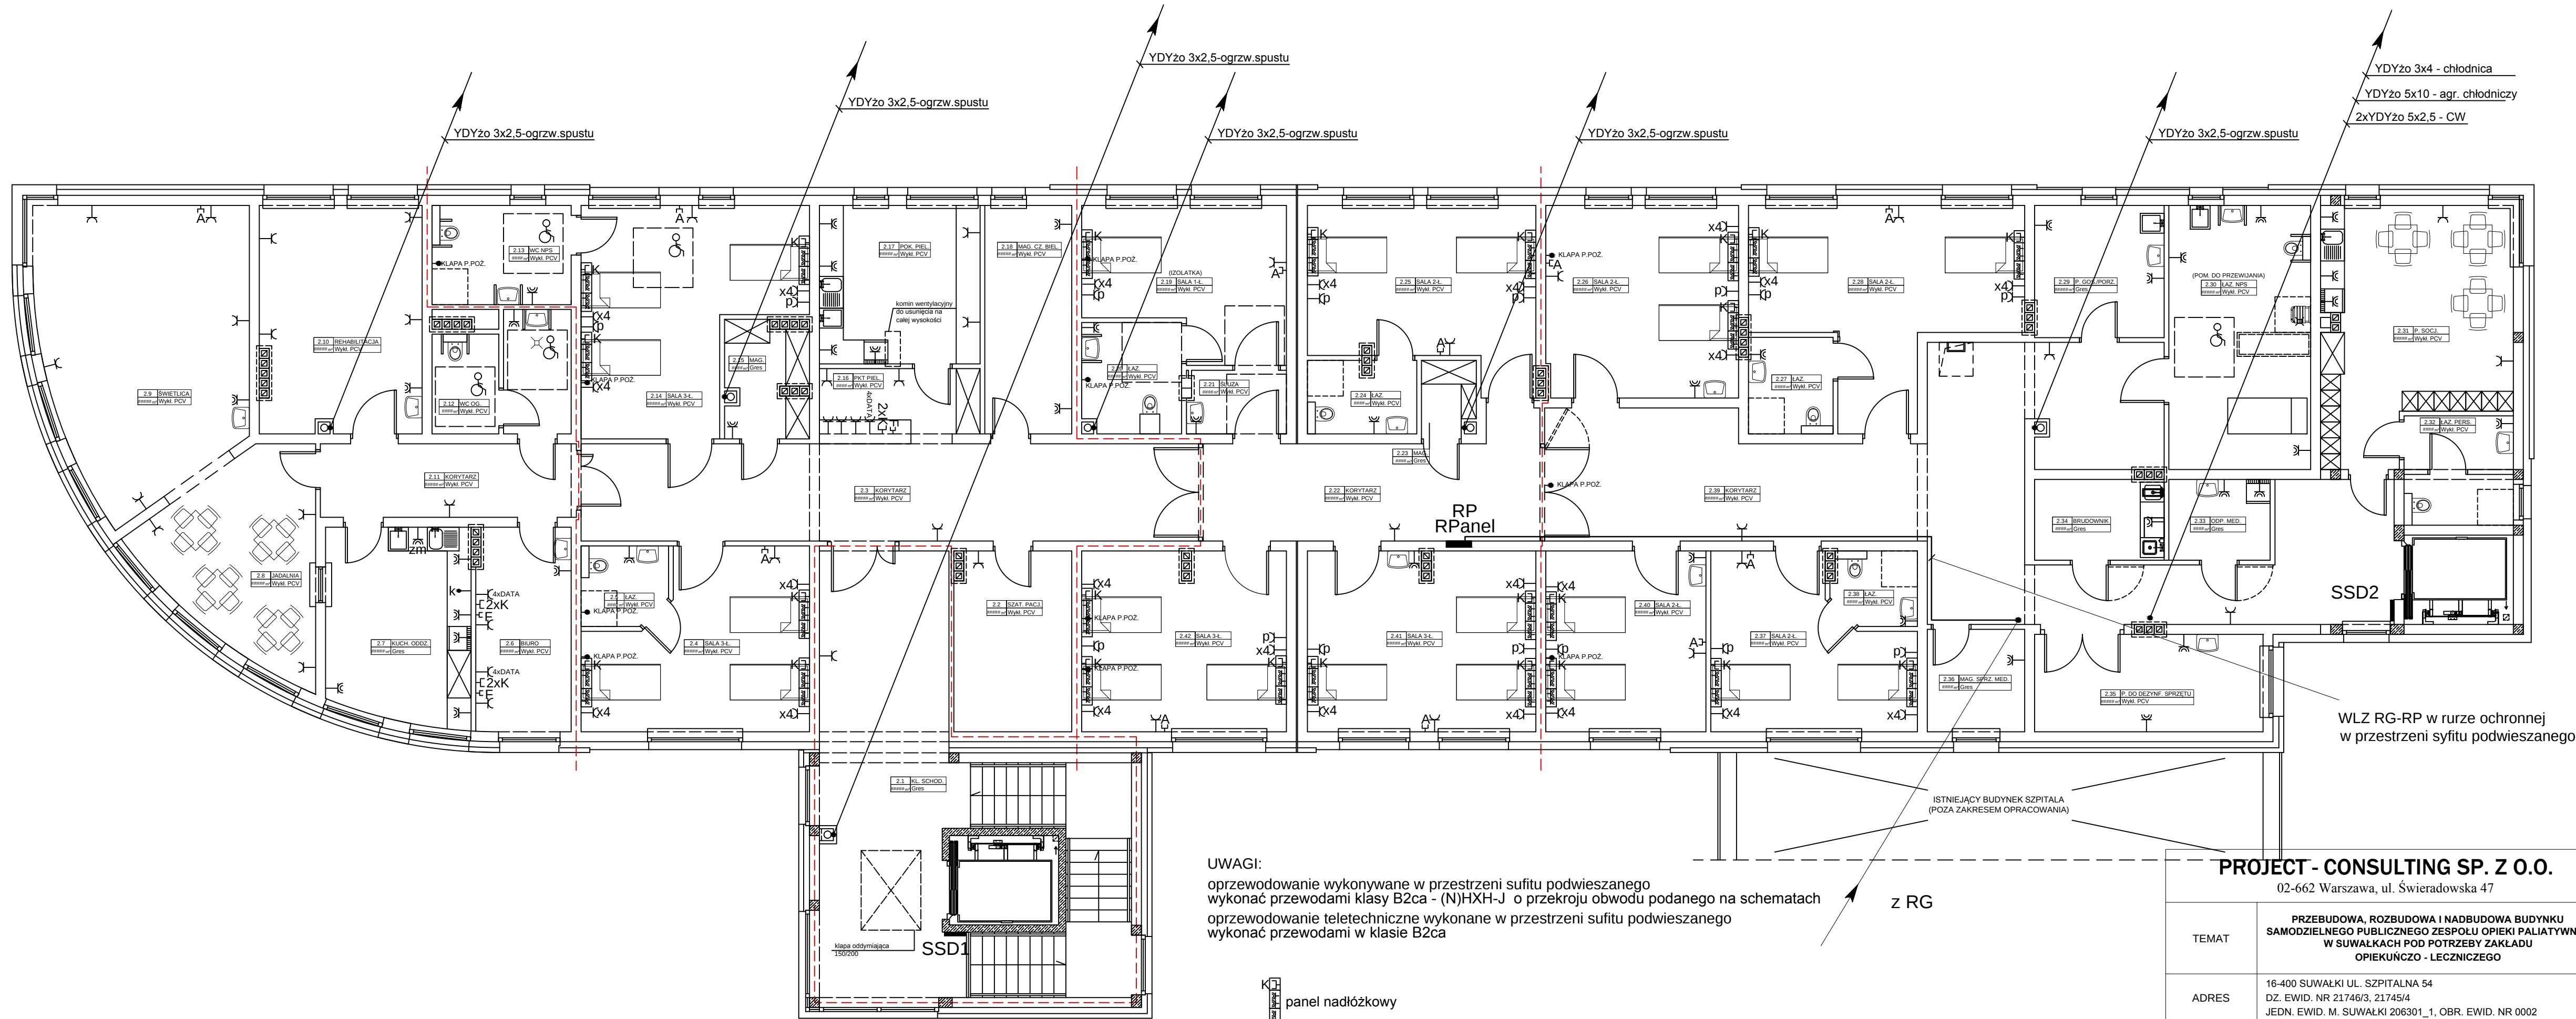

UWAGI:
oprzewodowanie wykonywane w przestrzeni syfitu podwieszanego
wykonać przewodami klasy B2ca - (N)HXH-J o przekroju obwodu podanego na schematach
oprzewodowanie teletechniczne wykonane w przestrzeni syfitu podwieszanego
wykonać przewodami w klasie B2ca

- panel nadłóżkowy
- K- gniazdo komputerowe
A- gniazdo telewizyjne
F- gniazdo telefoniczne
- gniazdo wtykowe
gniazdo wtykowe bryzgoszczelne

PROJECT - CONSULTING SP. Z O.O. 02-662 Warszawa, ul. Świeradowska 47			NR RYS. 6
TEMAT	PRZEBUDOWA, ROZBUDOWA I NADBUDOWA BUDYNKU SAMODZIELNEGO PUBLICZNEGO ZESPÓŁU OPIEKI PALIATYWNEJ W SUWAŁKACH POD POTRZEBY ZAKŁADU OPIEKUŃCZO - LECZNICZEGO	FAZA PROJEKT TECHNICZNY	
ADRES	16-400 SUWAŁKI UL. SZPITALNA 54 DZ. EWID. NR 21746/3, 21745/4 JEDN. EWID. M. SUWAŁKI 206301_1, OBR. EWID. NR 0002	BRANŻA ELEKTR.	
RYSUNEK	PRZĘKRÓJ POZIOMY PIĘTRA Instalacja gn. wtykowych, komputerowa, telewizyjna, telefoniczna	SKALA 1:100	
PROJEKTANT	tech. Wiesław Baluta upr. nr: SUW-86/90	DATA 25 lutego 2026 r.	PODPIS
SPRAWDZAJĄCY	mgr inż. Paweł Szymczyk upr. nr: POM/0183/PWOE/08	DATA 25 lutego 2026 r.	PODPIS