
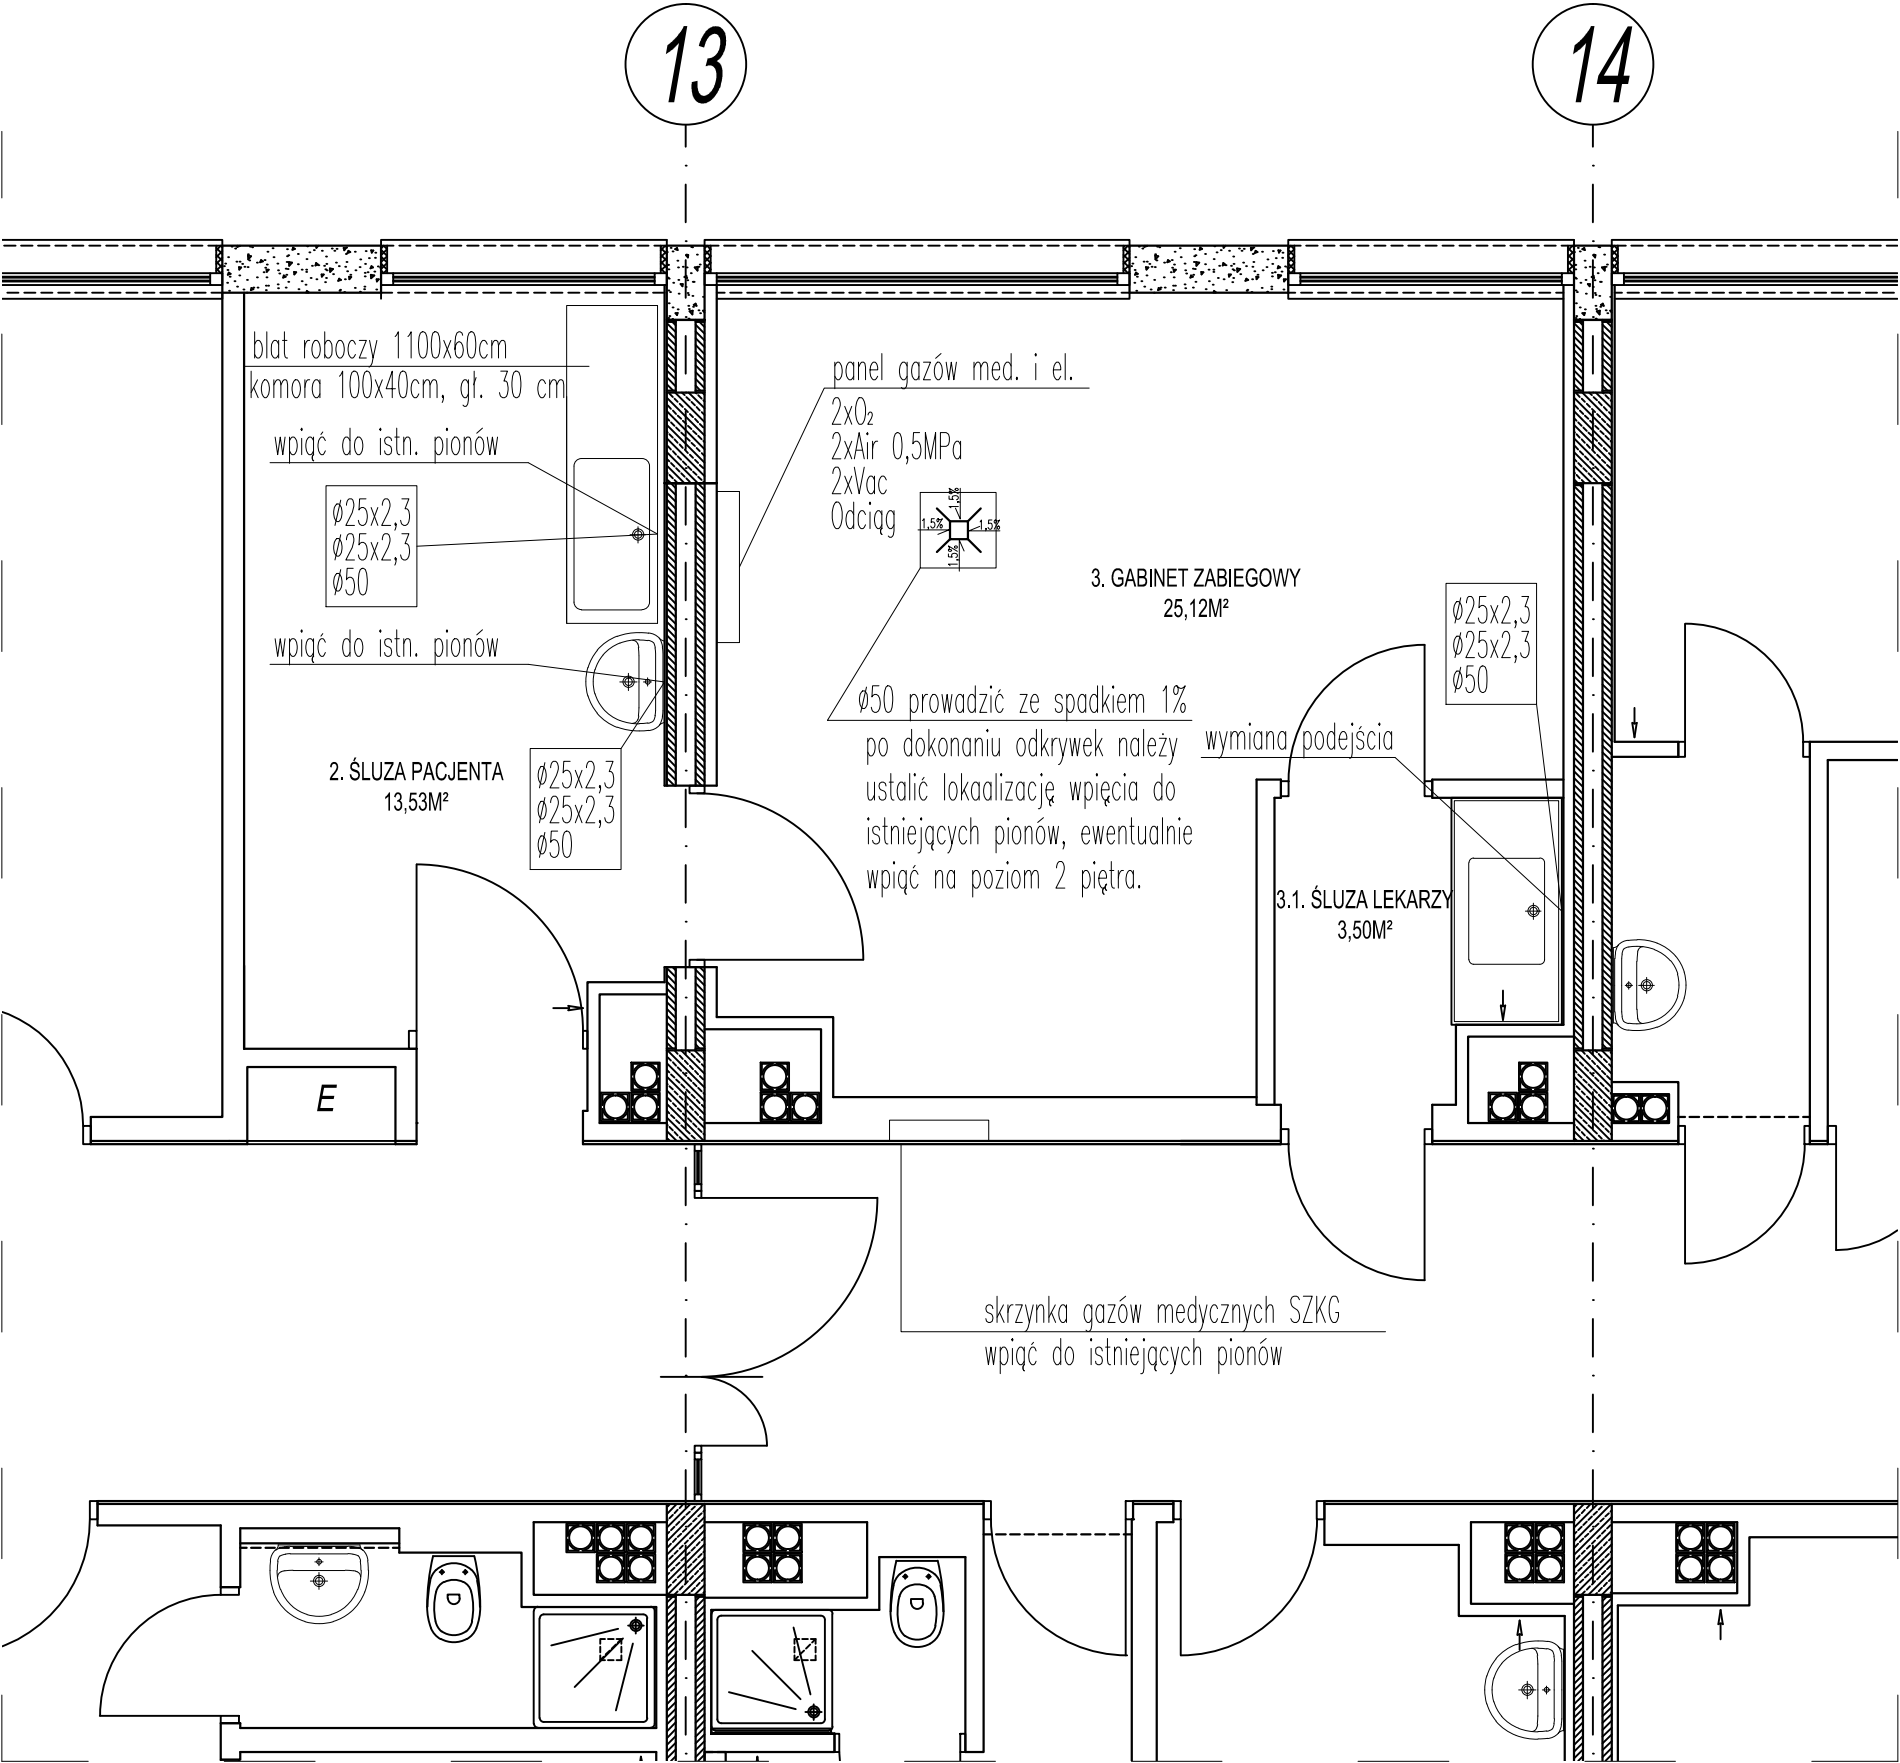


ODDZIAŁ URAZOWO-ORTOPEDYCZNY Z PODODZIAŁEM
ENDOPROTEZOPLASTYKI I ENDOSKOPII STAWÓW

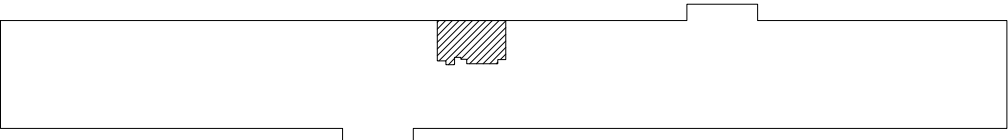

ZESTAWIENIE POWIERZCHNI:

Nr pom.	Nazwa pomieszczenia	Powierzchnia	Rodz. wyk. pos.
2	Śluza pacjenta	13,53m2	wykładzina PCV
3	Gabinet zabiegowy	25,12m2	wykładzina PCV prądoprzewodząca
3.1	Śluza lekarzy	3,50m2	wykładzina PCV
RAZEM:		42,15m2	

UWAGA: Wszystkie wymiary sprawdzić na budowie

<div><div>SI</div><div>Struktum</div></div> <div>STRUKTUM SJ Sp. z o.o. ul. Gardowska 2A, 61-312 Poznań tel/fax 61 872-61-94 e-mail: struktumsj@op.pl</div>	
Rzut III p. - koncepcja	NR RYS. 4
Modernizacja Szpitalnego Oddziału Ratunkowego Szpitala Wojewódzkiego w Poznaniu	SKALA: 1:50 BRANŻA: Sanitarna
Szpital Wojewódzki w Poznaniu ul. Juraszów 7/19, 60-479 Poznań	DATA: SIERPIEŃ 2015
INSTALACJE WOD-KAN, GAZÓW MED.	PROJEKTOWAŁ: mgr inż. Marek Wiliński WKP/0117/PWOS/06
	PODPIS: