
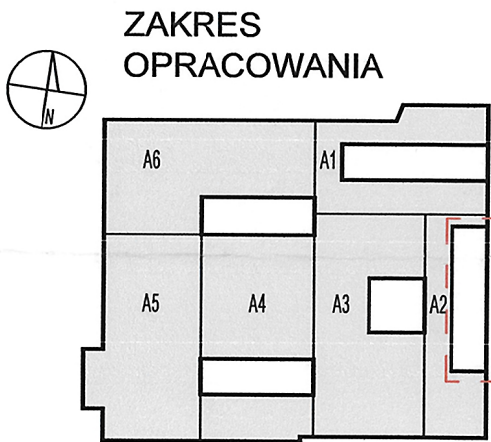


Niniejszy rysunek oraz jego zawartość stanowi własność intelektualną pracowni Konior Studio. Projekt jest chroniony prawem autorskim zgodnie z ustawą z dnia 04.02.1994 "O prawie autorskim i prawach pokrewnych". Każdorazowe użycie, upublicznienie, powielanie lub przekazywanie stronom trzecim wymaga pisemnej zgody Konior Studio.

Przyjmując niniejszy rysunek firma wykonawcza akceptuje przedstawione w nim rozwiązania. Wymiary naniezione ręcznie mają pierwszeństwo nad drukowanymi. Wykonawca zobowiązuje się do sprawdzenia na własną odpowiedzialność wszystkich wymiarów i wyliczeń dotyczących swojego zlecenia przed przystąpieniem do robót. O rozbieżnościach z narysowanymi lub pisemnie uzgodnionymi wyliczeniami należy niezwłocznie powiadomić architekta lub kierownika budowy. Przed przystąpieniem do robót należy przedłożyć architektowi do zatwierdzenia aktualne rysunki warsztatowe.

Zadania inwestycyjne:
ZADANIE nr 2 – Przebudowa czytelni i przestrzeni ogólnodostępnych w budynkach „A” Biblioteki Narodowej wraz z zabudową patio

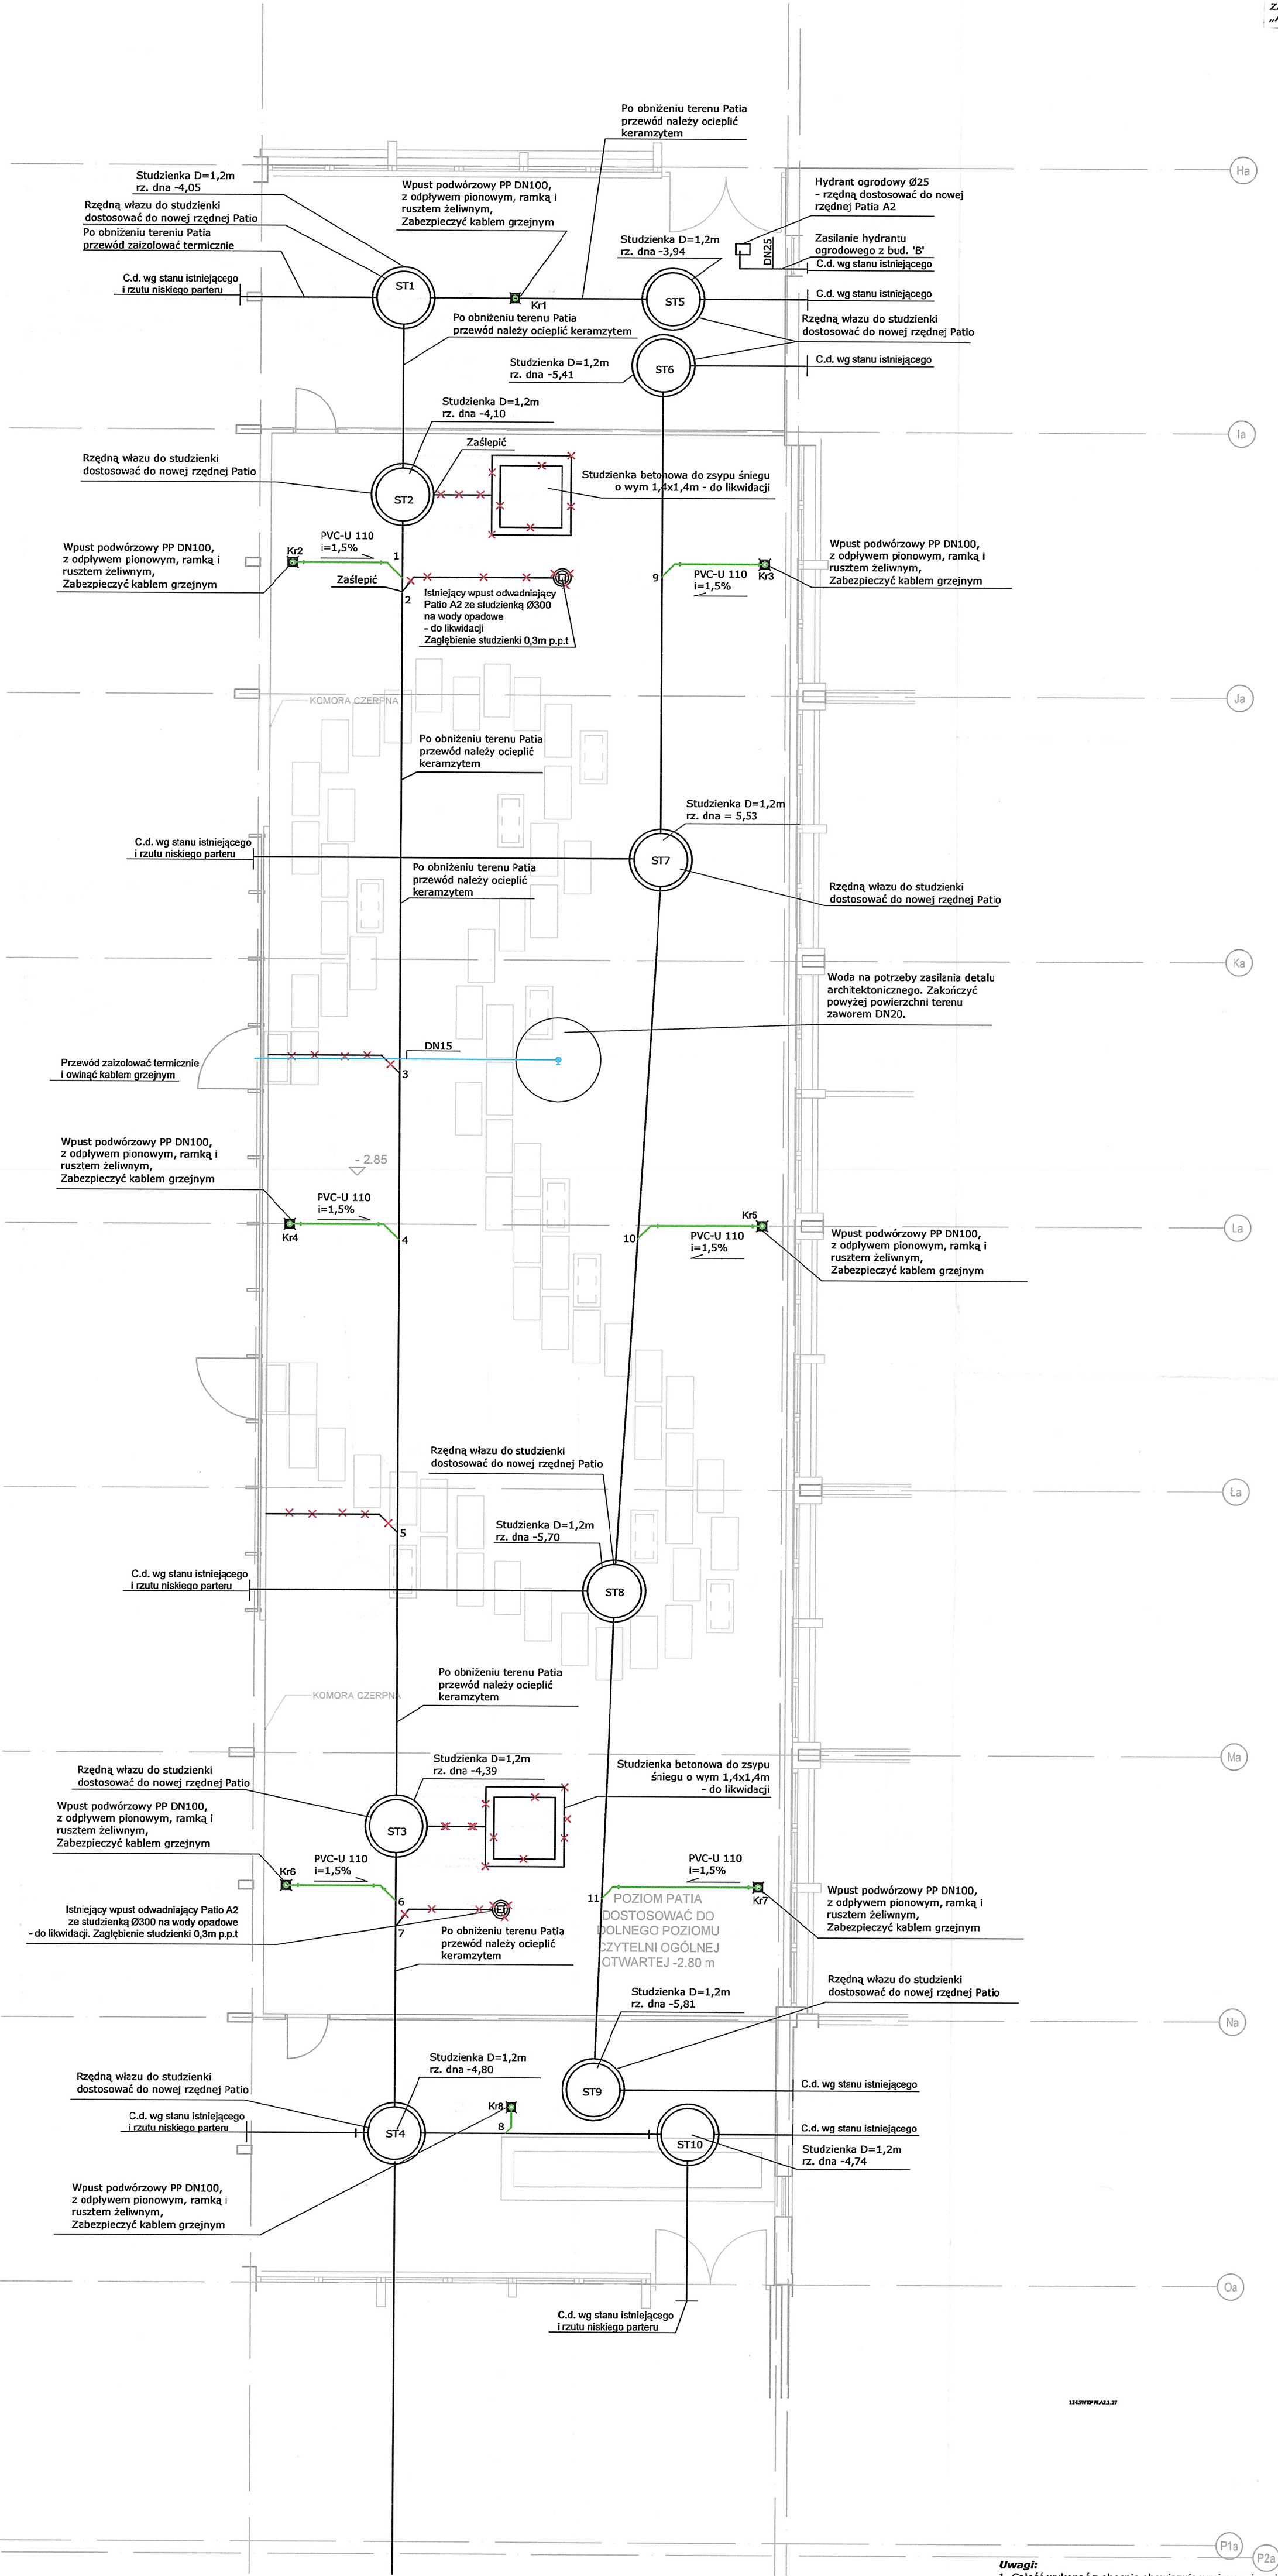

- LEGENDA**
- Istniejąca instalacja
 - Projektowana instalacja - kanalizacja sanitarna
 - Projektowana instalacja skroplin/deszczowa
 - Projektowana instalacja wodociągowa
 - Projektowana instalacja hydrantowa
 - Likwidacja

KONIORSTUDIO

Katowice 40-322, Dąbrowska 22 | +48 32 609 56 00 | biuro@koniorstudio.pl
Warszawa 00-679, Wilcza 71/2 | +48 22 402 72 07 | warszawa@koniorstudio.pl

NAZWA PROJEKTU
Projekt przebudowy zespołu budynków "A"
Biblioteki Narodowej w zakresie czytelni i przestrzeni publicznych wraz z zabudową patio

ADRES
Biblioteka Narodowa
Al. Niepodległości 213, 02-086 Warszawa

INWESTOR
Biblioteka Narodowa

INSTALACJE SANITARNE

GŁÓWNY PROJEKTANT
mgr. inż. Maciej Sączuk
UPR. MAZ0156P00S089
SPECJ. INSTALACJE SANITARNE

ZESPÓŁ PROJEKTOWY:
mgr inż. Łukasz Chabełski
mgr inż. Filip Łapczyński

SPRAWDZAJĄCY:
mgr. inż. Tomasz Wrzosek
UPR. WAM0062P00S013
SPECJ. INSTALACJE SANITARNE

PROJEKT WYKONAWCZY

DZIAŁ
IS

INDEKS
124

NAZWA RYSUNKU
INSTALACJA WOD-KAN PATIO A2

NUMER RYSUNKU
124.SWK.PW.A2.1.27

REWIZJA
01

SKALA
1:100

PLIK
124.SWK.PW.A2.1.24-28 PATIA.dwg

DATA
11.2016

Uwagi:
1. Całość wykonać z obecnie obowiązującymi przepisami.
2. Wszelkie zmiany należy uzgodnić z projektantem.
3. Integralną częścią rysunków jest część opisowa.
4. Przejścia istniejących i projektowanych instalacji przez ściany oddzielenia p.poż wykonać w wymaganej klasie odporności ogniowej.
5. Wszelkie instalacje i wymiary należy zweryfikować przed wykonaniem.