



Niniejszy rysunek oraz jego zawartość stanowi własność intelektualną pracowni Konior Studio. Projekt jest chroniony prawem autorskim zgodnie z ustawą z dnia 04.02.1994 "O prawie autorskim i prawach pokrewnych". Każdorazowe użycie, upublicznienie, powielanie lub przekazywanie stronom trzecim wymaga pisemnej zgody Konior Studio.

Przyjmując niniejszy rysunek firma wykonawcza akceptuje przedstawione w nim rozwiązania. Wymiary naniesione ręcznie mają pierwszeństwo nad drukowanymi. Wykonawca zobowiązuje się do sprawdzenia na własną odpowiedzialność wszystkich wymiarów i wytycznych dotyczących swojego zlecenia przed przystąpieniem do robót. O rozbieżnościach z narysowanymi lub pisemnie uzgodnionymi wytycznymi należy niezwłocznie powiadomić architekta lub kierownictwo budowy. Przed przystąpieniem do robót należy przedłożyć architektowi do zatwierdzenia aktualne rysunki warsztatowe.

**Zadania inwestycyjne:**  
**ZADANIE nr 1 – Modernizacja systemu instalacji wentylacji mechanicznej w budynkach „A” Biblioteki Narodowej**

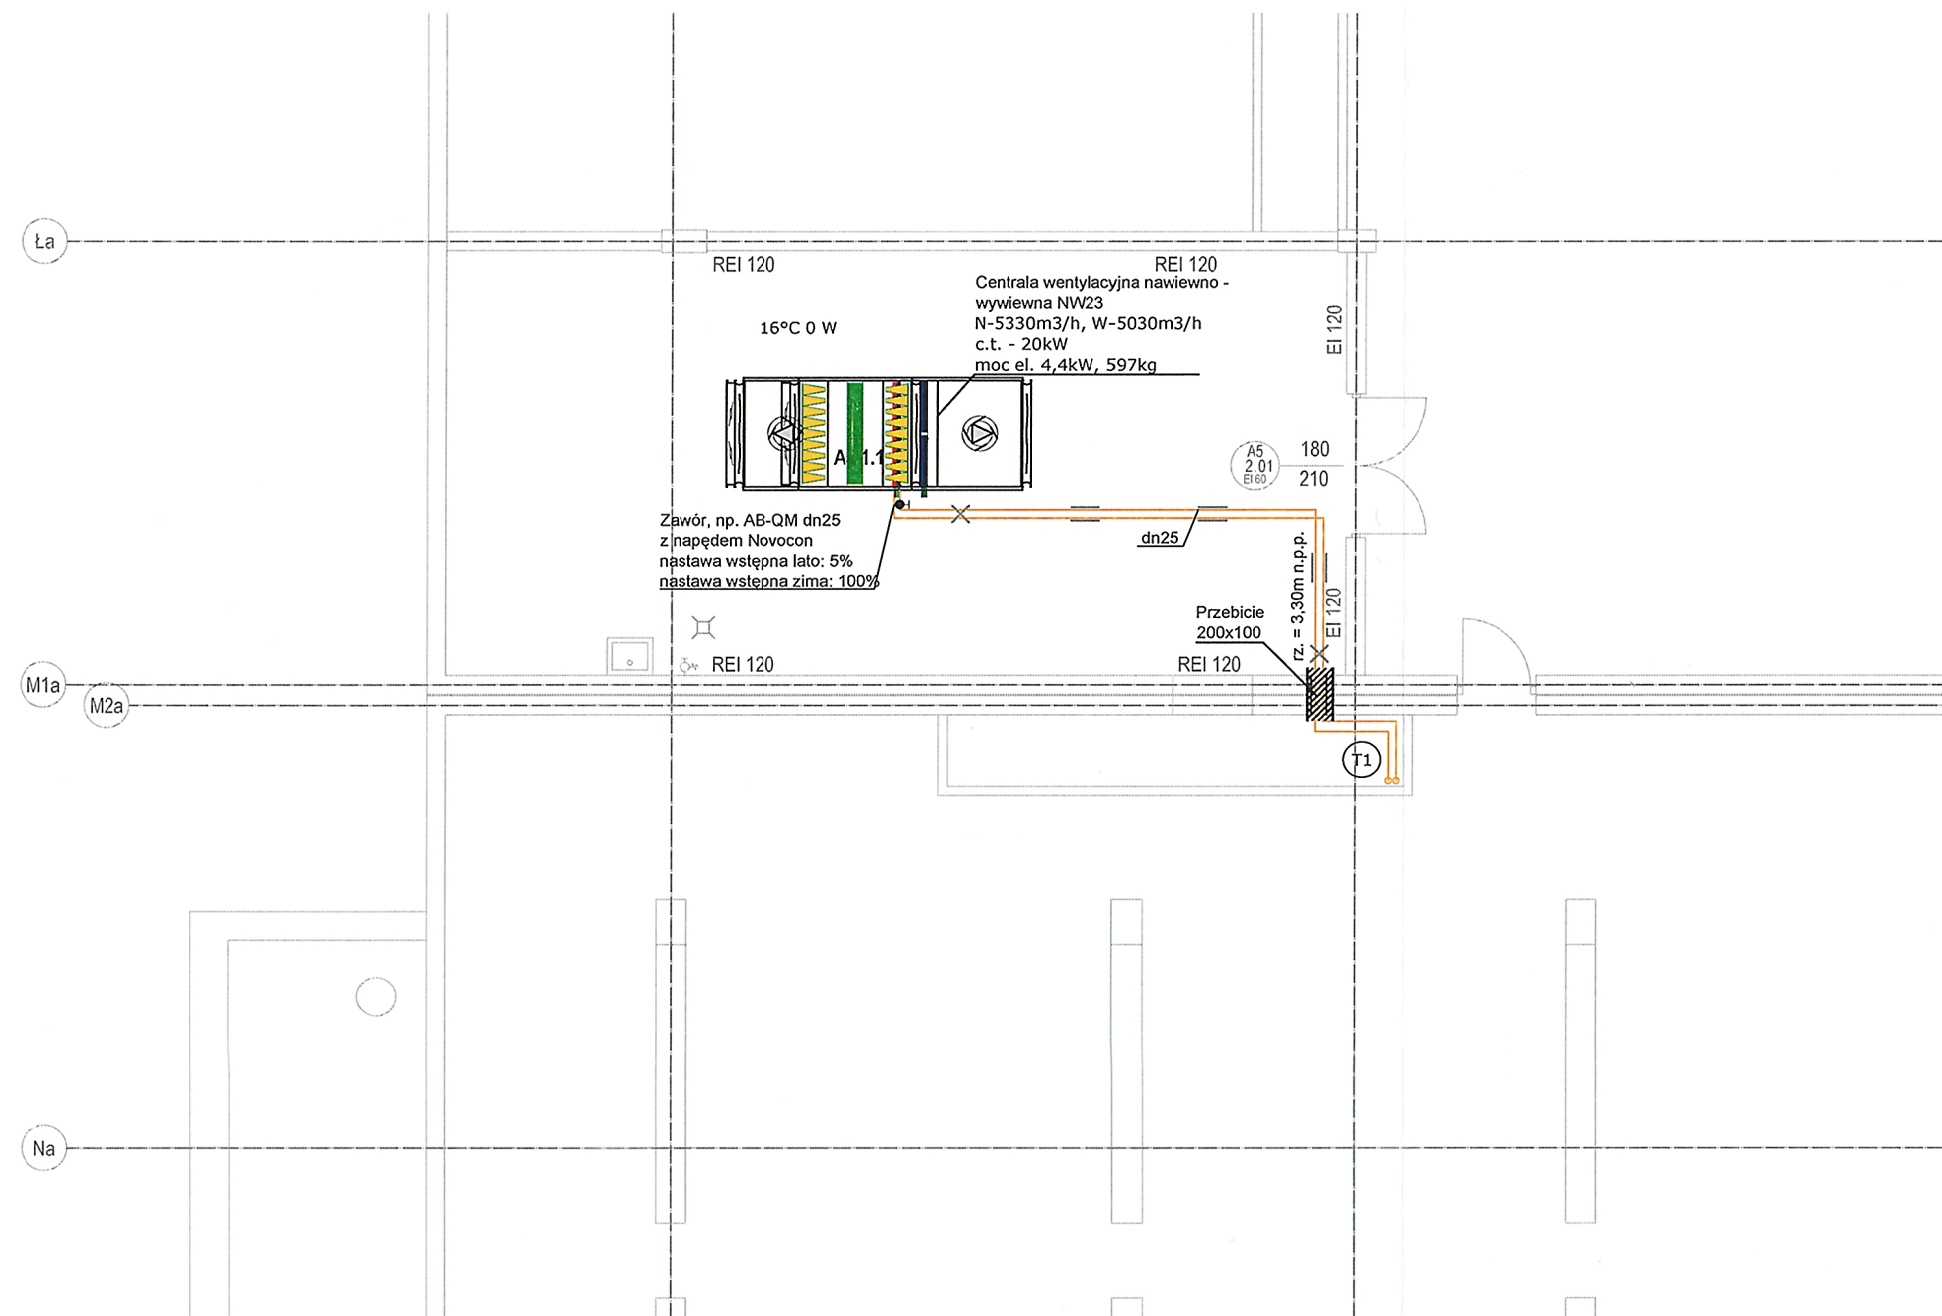


SCHEMAT ZASILANIA NAGRZEWNIC WENTYLACYJNYCH

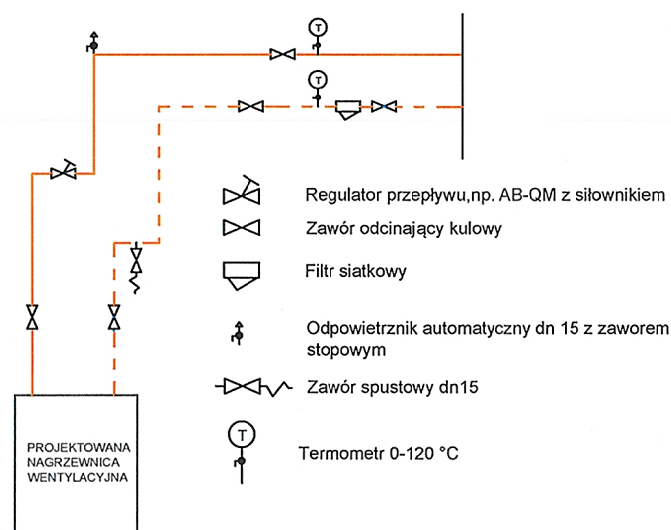

- LEGENDA**
- Przebiecie p.poż
  - T1 pion c.t
  - K1 pion kurtyn powietrza
  - Istniejąca instalacja
  - Projektowana instalacja c.t
  - Podpora stała
  - Podpora przesuwna

**ZAKRES OPRACOWANIA**

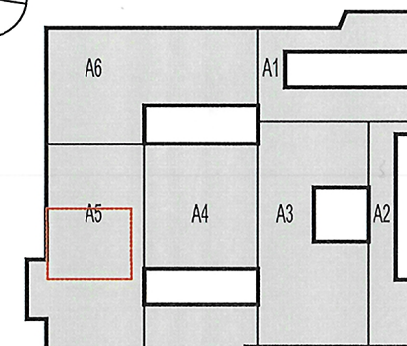

- Uwagi:**
- Całość wykonać z obecnie obowiązującymi przepisami.
  - Wszelkie zmiany należy uzgodnić z projektantem.
  - Integralną częścią rysunków jest część opisowa.
  - Wszystkie instalacje i wymiary należy zweryfikować przed wykonaniem.

**KONIORSTUDIO**

Katowice 40-022, Damrota 22 | +48 32 609 58 00 | biuro@koniorstudio.pl  
Warszawa 00-679, Wilcza 71/2 | +48 22 402 72 07 | warszawa@koniorstudio.pl

NAZWA PROJEKTU  
Projekt przebudowy zespołu budynków "A"  
Biblioteki Narodowej w zakresie czytelni i przestrzeni  
publicznych wraz z zabudową patio

ADRES  
Biblioteka Narodowa  
Al. Niepodległości 213, 02-086 Warszawa  
INWESTOR  
Biblioteka Narodowa

**INSTALACJE SANITARNE**

GLÓWNY PROJEKTANT  
mgr. inż. Maciej Sączuk  
UPR. MAZ/0155/POOS/09  
SPECJ. INSTALACJE SANITARNE

ZESPÓŁ PROJEKTOWY:  
mgr inż. Łukasz Chabelski  
mgr inż. Filip Łapczyński

SPRAWDZAJĄCY:  
mgr. inż. Tomasz Wrzosek  
UPR. WAM/0062/POOS/13  
SPECJ. INSTALACJE SANITARNE

**PROJEKT WYKONAWCZY**

DZIAŁ: IS INDEKS: 124

NAZWA RYSUNKU  
INSTALACJA GRZEWCZA BUDYNEK A5 -1 PIĘTRO  
WENTYLATOROWNIA

NUMER RYSUNKU: 124.S.C.T.PW.A5.1.13 REWIZJA: 01 SKALA: 1:100

PLIK: 124.S.C.T. i C.O.PW.A3.1.12-13 1p.dwg DATA: 11.2016