



Niniejszy rysunek oraz jego zawartość stanowi własność intelektualną pracowni Konior Studio. Projekt jest chroniony prawem autorskim zgodnie z ustawą z dnia 04.02.1994 "O prawie autorskim i prawach pokrewnych". Każdorazowe użycie, upublicznienie, powielanie lub przekazywanie stronom trzecim wymaga pisemnej zgody Konior Studio.

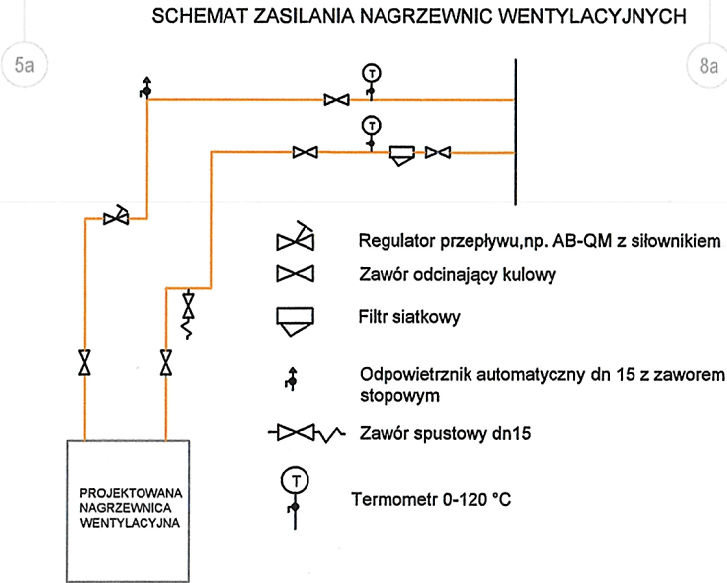

Przyjmując niniejszy rysunek firma wykonawcza akceptuje przedstawione w nim rozwiązania. Wymiary naniesione ręcznie mają pierwszeństwo nad drukowanymi. Wykonawca zobowiązuje się do sprawdzenia na własną odpowiedzialność wszystkich wymiarów i wytycznych dotyczących swojego zlecenia przed przystąpieniem do robót. O rozbieżnościach z narysowanymi lub pisemnie uzgodnionymi wytycznymi należy niezwłocznie powiadomić architekta lub kierownictwo budowy. Przed przystąpieniem do robót należy przedłożyć architektowi do zatwierdzenia aktualne rysunki warsztatowe.

**Zadania inżynierskie:**  
**ZADANIE nr 1 – Modernizacja systemu instalacji wentylacji mechanicznej w budynkach „A” Biblioteki Narodowej**

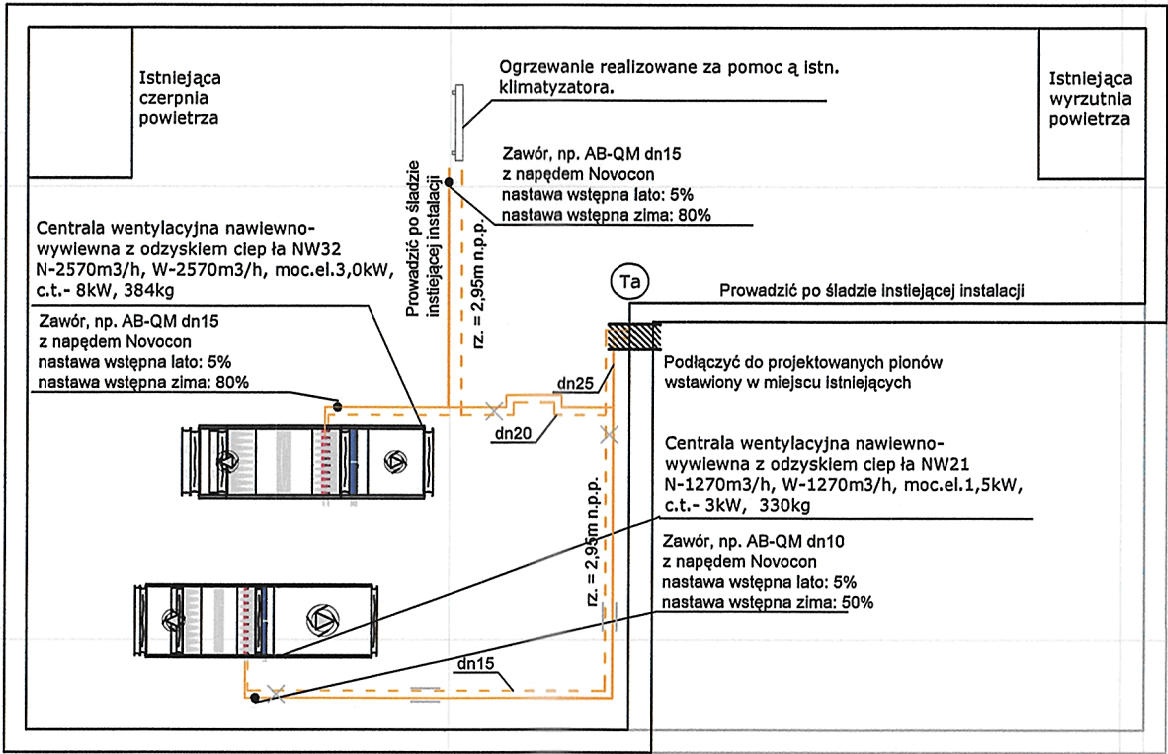

- LEGENDA**
- Przebieg p.poż
  - pion c.t
  - pion kurtyn powietrza
  - Istniejąca instalacja
  - Projektowana instalacja c.t
  - Podpora stała
  - Podpora przesuwna

- Uwagi:**
- Całość wykonać z obecnie obowiązującymi przepisami.
  - Wszelkie zmiany należy uzgodnić z projektantem.
  - Integralną częścią rysunków jest część opisowa.
  - Wszystkie instalacje i wymiary należy zweryfikować przed wykonaniem.

KONIORSTUDIO		
Katowice 40-022, Damrota 22   +48 32 609 56 00   biuro@koniorstudio.pl Warszawa 00-679, Wilcza 71/2   +48 22 402 72 07   warszawa@koniorstudio.pl		
NAZWA PROJEKTU Projekt przebudowy zespołu budynków "A" Biblioteki Narodowej w zakresie czytelni i przestrzeni publicznych wraz z zabudową patio		
ADRES Biblioteka Narodowa Al. Niepodległości 213, 02-086 Warszawa		
INWESTOR Biblioteka Narodowa		
INSTALACJE SANITARNE		
GŁÓWNY PROJEKTANT mgr. inż. Maciej Saczuk UPR. MAZ/0155/POOS/09 SPECJ. INSTALACJE SANITARNE  ZESPÓŁ PROJEKTOWY: mgr inż. Łukasz Chabełski mgr inż. Filip Łapczyński		
SPRAWDZAJĄCY: mgr. inż. Tomasz Wrzosek UPR. WAM/0062/POOS/13 SPECJ. INSTALACJE SANITARNE		
PROJEKT WYKONAWCZY		
DZIAŁ  IS	INDEKS  124	
NAZWA RYSUNKU INSTALACJA GRZEWCZA BUDYNEK A5 -DACH WENTYLATOROWNIA W6		
NUMER RYSUNKU 124.S.C.T.PW.A5.1.14	REWIZJA 01	SKALA 1:100
PLIK 124.S.C.T.i.C.O.PW.A3.1.14 dach.dwg	DATA 11.2016	