


Zadania inżynierskie:
ZADANIE nr 1 - Modernizacja systemu instalacji wentylacji mechanicznej w budynkach „A” Biblioteki Narodowej

Niniejszy rysunek oraz jego zawartość stanowią własność intelektualną pracowni Konior Studio. Projekt jest chroniony prawem autorskim zgodnie z ustawą z dnia 04.02.1994 r. o prawie autorskim i prawach pokrewnych. Każdorazowe użycie, upublicznienie, powielanie lub przekazywanie stronom trzecim wymaga pisemnej zgody Konior Studio.
Przyjmując niniejszy rysunek firma wykonawcza akceptuje przedstawione w nim rozwiązania. Wymiar naniesiony ręcznie ma pierwszeństwo nad drukowanym. Wykonawca zobowiązuje się do sprawdzenia na własną odpowiedzialność wszystkich wymiarów i wytycznych dotyczących swojego zlecenia przed przystąpieniem do robót. O rozbieżnościach z narysowanymi lub pisemnie uzgodnionymi wytycznymi należy niezwłocznie powiadomić architekta lub kierownictwo budowy. Przed przystąpieniem do robót należy przedłożyć architektowi do zatwierdzenia aktualne rysunki warsztatowe.

budynek A4 czytelnia ogólna zamknięta

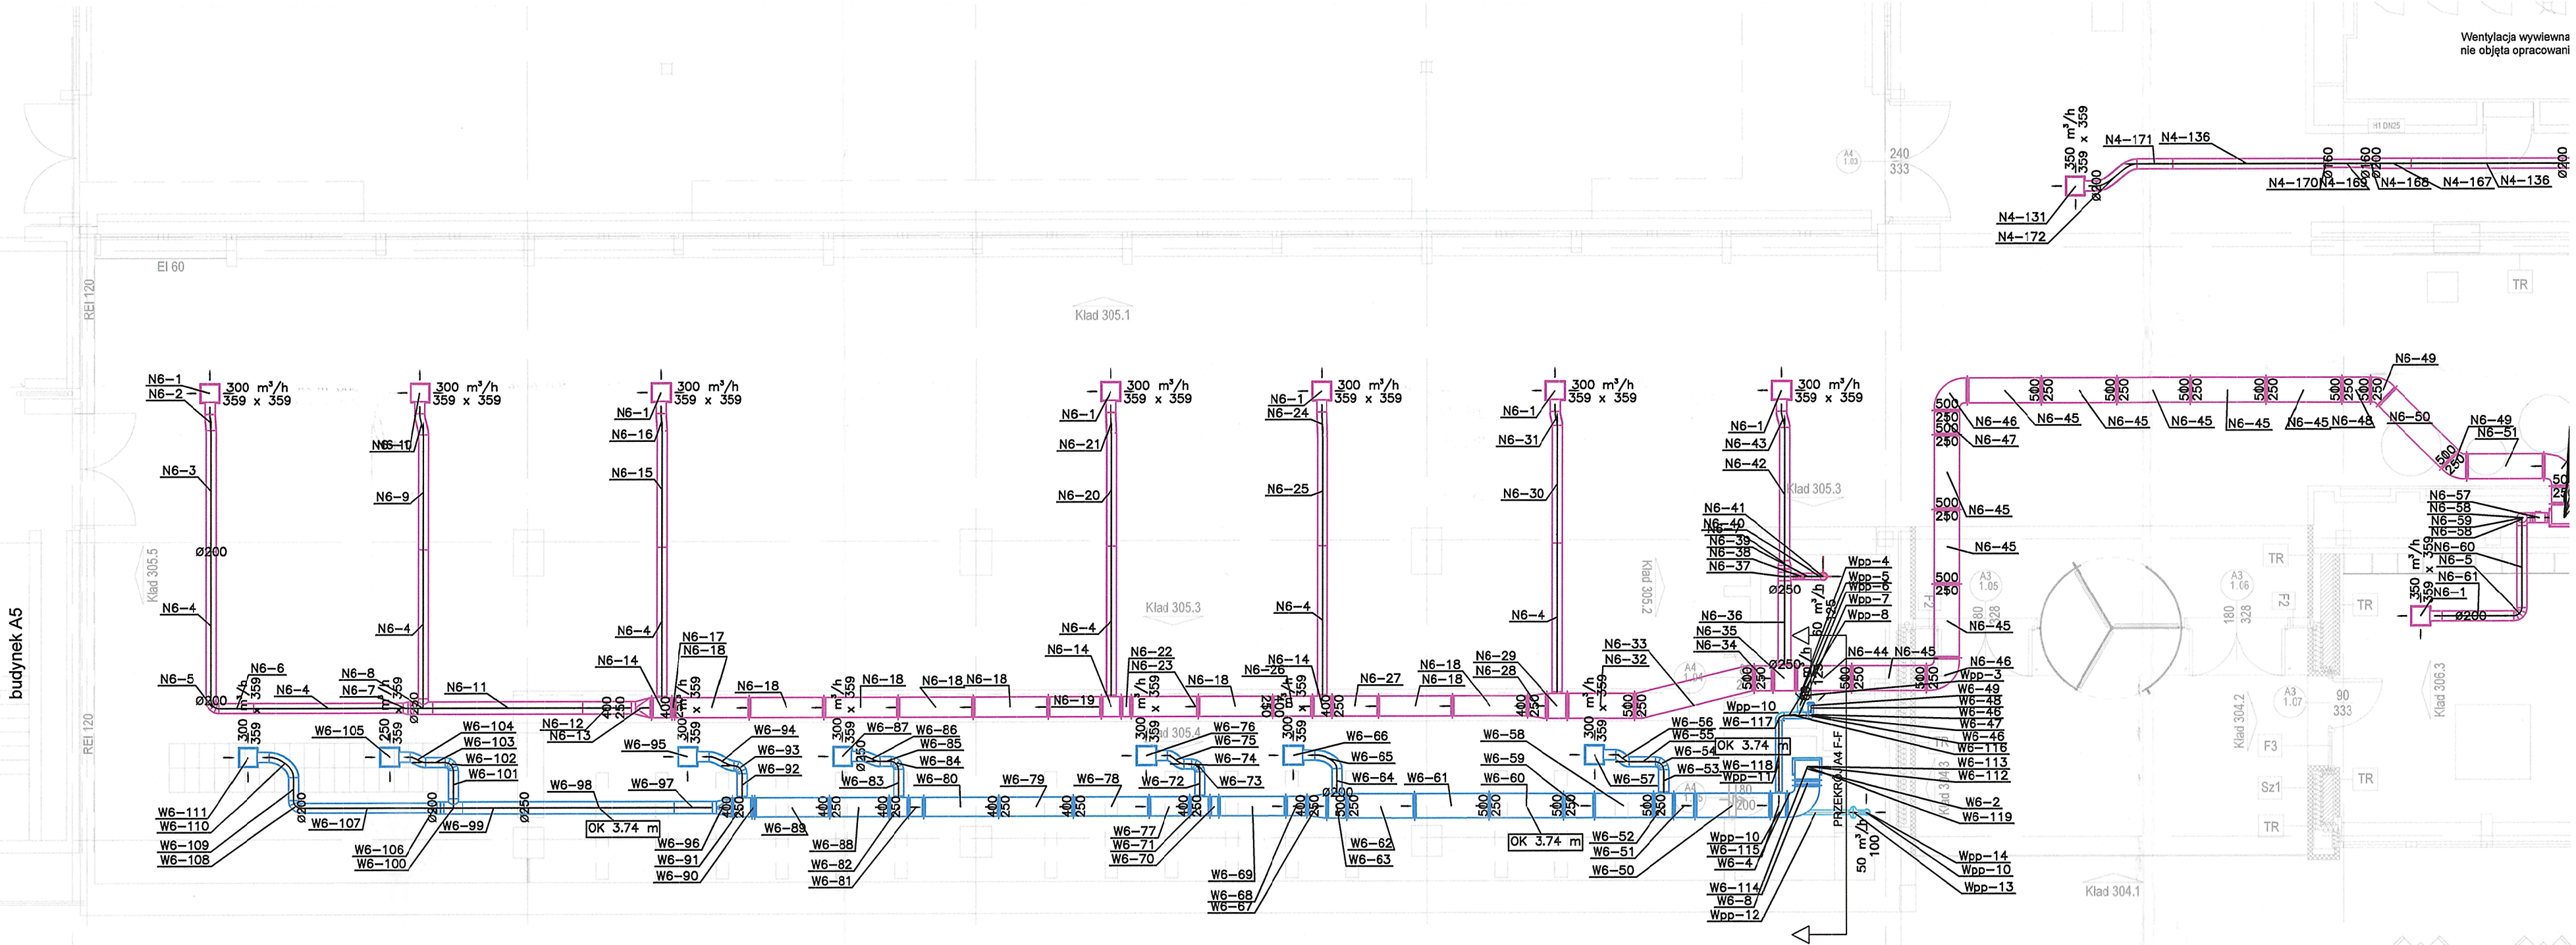


budynek A5

LEGENDA

Projektowana instalacja wentylacyjna wywiewna
Projektowana instalacja wentylacyjna nawiewna
Projektowana instalacja wentylacyjna wywiewna indywidualna
Istniejące kanały wentylacyjne - nawiewne
Istniejące kanały wentylacyjne - wywiewne
Istniejące kanały wentylacyjne w fundamentach

ZAKRES OPRACOWANIA

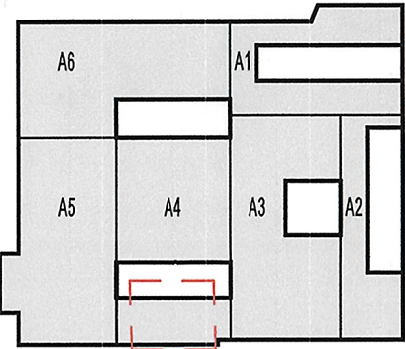

KONIORSTUDIO

Katowice 40-022, Dąbrowa 22 | +48 32 609 55 00 | biuro@koniorstudio.pl
Warszawa 00-619, Wilcza 71/2 | +48 22 402 72 07 | warszawa@koniorstudio.pl

NAZWA PROJEKTU
Projekt przebudowy zespołu budynków "A"
Biblioteki Narodowej w zakresie czytelni i przestrzeni publicznych wraz z zabudową pałio

ADRES
Biblioteka Narodowa
Al. Niepodległości 213, 02-086 Warszawa
INWESTOR
Biblioteka Narodowa

INSTALACJE SANITARNE

GŁÓWNY PROJEKTANT
mgr inż. Maciej Sączuk
UPR. MAZ0155POC0309
SPECJ. INSTALACJE SANITARNE

ZESPÓŁ PROJEKTOWY:
mgr inż. Łukasz Chabełski
mgr inż. Filip Łapczyński

SPRAWDZAJĄCY:
mgr inż. Tomasz Wrzosek
UPR. WAM0062POC03113
SPECJ. INSTALACJE SANITARNE

PROJEKT WYKONAWCZY

DZIAŁ
IS

INDEKS
124

NAZWA RYSUNKU
INSTALACJA WENTYLACJI I KLIMATYZACJI SPECYFIKACJA
BUDYNEK A4 - WYSOKI PARTER SZATNIE

NUMER RYSUNKU
124.SW.PW.A4.1.19

REWIZJA
01

SKALA
1:100

PLIK
124.SW.PW.A4.1.19-22wysoki.dwg

DATA
11.2016