



**Zadania inżynierskie:**  
**ZADANIE nr 1 – Modernizacja systemu instalacji wentylacji mechanicznej w budynkach „A” Biblioteki Narodowej**

Niniejszy rysunek oraz jego zawartość stanowią własność intelektualną pracowni Konior Studio. Projekt jest chroniony prawem autorskim zgodnie z ustawą z dnia 04.02.1994 "O prawie autorskim i prawach pokrewnych". Każdorazowe użycie, upublicznienie, powielanie lub przekazywanie stronom trzecim wymaga pisemnej zgody Konior Studio.

Przyjmując niniejszy rysunek firma wykonawcza akceptuje przedstawione w nim rozwiązania. Wymiary naniesione ręcznie mają pierwszeństwo nad drukowanymi. Wykonawca zobowiązuje się do sprawdzenia na własną odpowiedzialność wszystkich wymiarów i wytycznych dotyczących swojego zlecenia przed przystąpieniem do robót. O rozbieżnościach z narysowanymi lub pisemnie uzgodnionymi wytycznymi należy niezwłocznie powiadomić architekta lub kierownictwo budowy. Przed przystąpieniem do robót należy przedłożyć architektowi do zatwierdzenia aktualne rysunki warsztatowe.

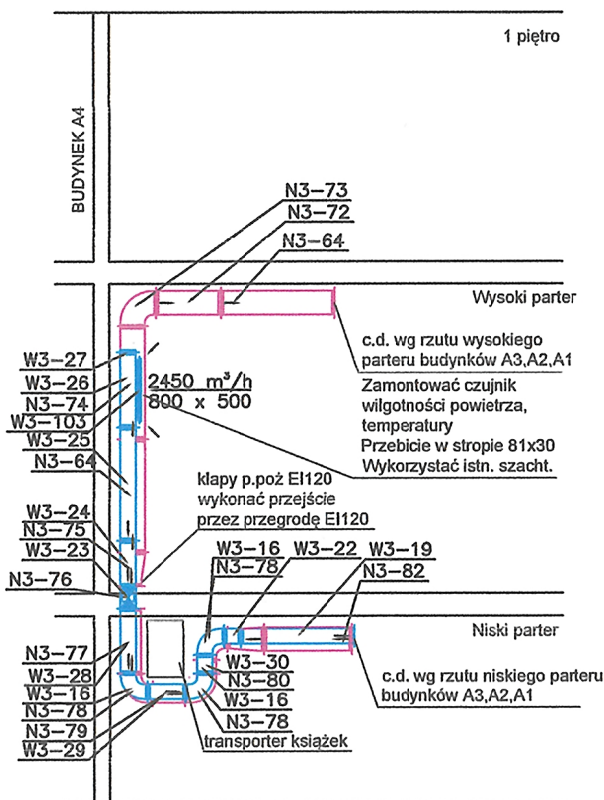

**ZAKRES OPRACOWANIA**

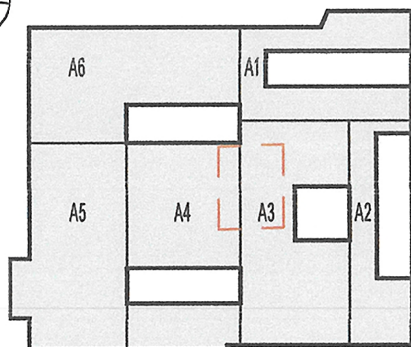

**LEGENDA**

- Projektowana instalacja wentylacyjna wywiewna
- Projektowana instalacja wentylacyjna nawiewna
- Projektowana instalacja wentylacyjna wywiewna indywidualna
- Istniejące kanały wentylacyjne - nawiewne
- Istniejące kanały wentylacyjne - wywiewne
- Istniejące kanały wentylacyjne w fundamentach

**Uwagi:**

1. Całość wykonać z obecnie obowiązującymi przepisami.
2. Wszelkie zmiany należy uzgodnić z projektantem.
3. Integralną częścią rysunków jest część opisowa.

**KONIORSTUDIO**

Katowice 40-022, Damrota 22 | +48 32 609 56 00 | biuro@koniorstudio.pl  
 Warszawa 00-679, Wilcza 71/2 | +48 22 402 72 07 | warszawa@koniorstudio.pl

**NAZWA PROJEKTU**

Projekt przebudowy zespołu budynków "A"  
 Biblioteki Narodowej w zakresie czytelni i przestrzeni publicznych wraz z zabudową patio

**ADRES**

Biblioteka Narodowa  
 Al. Niepodległości 213, 02-086 Warszawa

**INWESTOR**

Biblioteka Narodowa

**INSTALACJE SANITARNE**

**GŁÓWNY PROJEKTANT**

mgr inż. Maciej Sączuk  
 UPR. MAZ/0155/POOS/09  
 SPECJ. INSTALACJE SANITARNE

**ZESPÓŁ PROJEKTOWY:**

mgr inż. Łukasz Chabelski  
 mgr inż. Filip Łapczyński

**SPRAWDZAJĄCY:**

mgr inż. Tomasz Wrzosek  
 UPR. WAM/0062/POOS/13  
 SPECJ. INSTALACJE SANITARNE

**PROJEKT WYKONAWCZY**

**DZIAŁ**

IS

**INDEKS**

124

**NAZWA RYSUNKU**

INSTALACJA WENTYLACJI I KLIMATYZACJI  
 BUDYNEK A3 - PRZEKRÓJ A3-A-A

**NUMER RYSUNKU**

124.SW.PW.A3.8.26

**REWIZJA**

01

**SKALA**

1:100

**PLIK**

124.SW.PW.A3.8.26.dwg

**DATA**

11.2016