


Zadania inwestycyjne:
ZADANIE nr 1 – Modernizacja systemu instalacji wentylacji mechanicznej w budynkach „A” Biblioteki Narodowej

Niniejszy rysunek oraz jego zawartość stanowi własność intelektualną pracowni Konior Studio. Projekt jest chroniony prawem autorskim zgodnie z ustawą z dnia 04.02.1994 r. O prawie autorskim i prawach pokrewnych. Każdorazowe użycie, upublicznienie, powielanie lub przekazywanie stronom trzecim wymaga pisemnej zgody Konior Studio.

Przyjmując niniejszy rysunek firma wykonawcza akceptuje przedstawione w nim rozwiązania. Wymiary naniesione ręcznie mają pierwszeństwo nad drukowanymi. Wykonawca zobowiązuje się do sprawdzenia na własną odpowiedzialność wszystkich wymiarów i wytycznych dotyczących swojego zlecenia przed przystąpieniem do robót. O rozbieżnościach z narysowanymi lub pisemnie uzgodnionymi wytycznymi należy niezwłocznie powiadomić architekta lub kierownika budowy. Przed przystąpieniem do robót należy przedłożyć architektowi do zatwierdzenia aktualne rysunki warsztatowe.

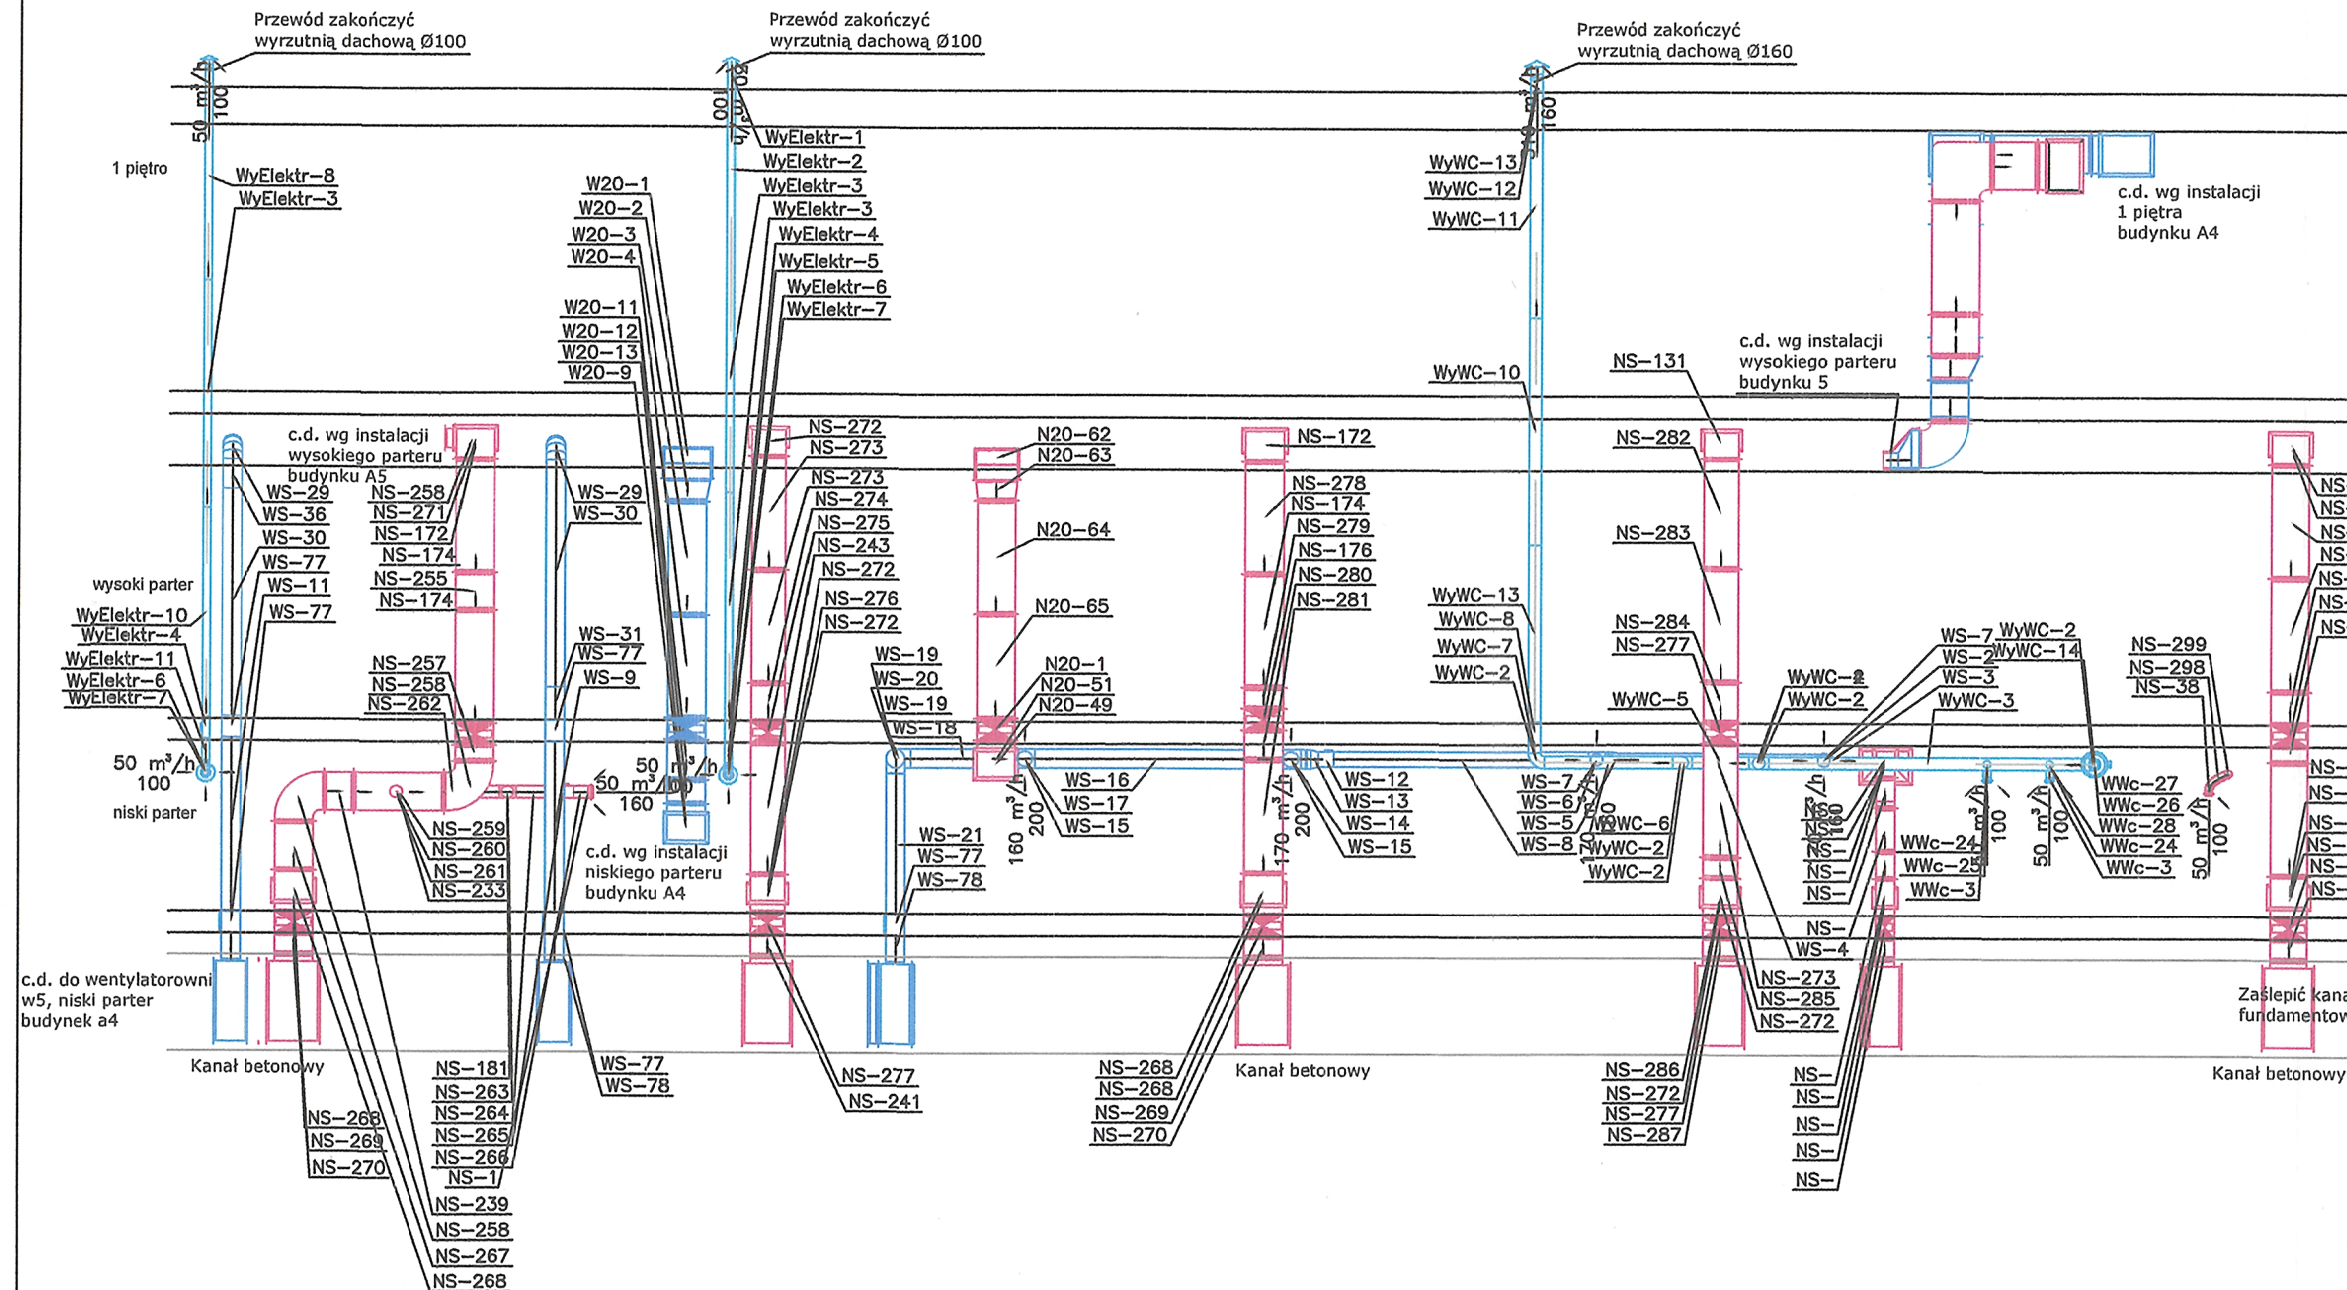

c.d. do wentylatorowni w5, niski parter budynek a4

c.d. wg instalacji 1 piętra budynku A4

c.d. wg instalacji wysokiego parteru budynku 5


Kanał betonowy

Kanał betonowy

Kanał betonowy

Zaślepić kanał fundamentowy

ZAKRES OPRACOWANIA

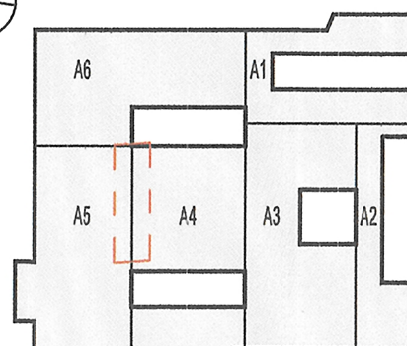

LEGENDA

- Projektowana instalacja wentylacyjna wywiewna
- Projektowana instalacja wentylacyjna nawiewna
- Projektowana instalacja wentylacyjna wywiewna indywidualna
- Istniejące kanały wentylacyjne - nawiewne
- Istniejące kanały wentylacyjne - wywiewne
- Istniejące kanały wentylacyjne w fundamentach

Uwagi:

- Całość wykonać z obecnie obowiązującymi przepisami.
- Wszelkie zmiany należy uzgodnić z projektantem.
- Integralną częścią rysunków jest część opisowa.

KONIORSTUDIO

Katowice 40-022, Damrota 22 | +48 32 609 55 00 | biuro@koniorstudio.pl
Warszawa 00-679, Wilcza 71/2 | +48 22 402 72 07 | warszawa@koniorstudio.pl

NAZWA PROJEKTU

Projekt przebudowy zespołu budynków "A"
Biblioteki Narodowej w zakresie czytelni i przestrzeni publicznych wraz z zabudową patio

ADRES

Biblioteka Narodowa
Al. Niepodległości 213, 02-086 Warszawa

INWESTOR

Biblioteka Narodowa

INSTALACJE SANITARNE

GŁÓWNY PROJEKTANT

mgr inż. Maciej Saczuk
UPR. MAZ/0155/POOS/09
SPECJ. INSTALACJE SANITARNE

ZESPÓŁ PROJEKTOWY:

mgr inż. Łukasz Chabełski
mgr inż. Filip Łapczyński

SPRAWDZAJĄCY:

mgr inż. Tomasz Wrzosek
UPR. WAM/0062/POOS/13
SPECJ. INSTALACJE SANITARNE

PROJEKT WYKONAWCZY

DZIAŁ

IS

INDEKS

124

NAZWA RYSUNKU

INSTALACJA WENTYLACJI I KLIMATYZACJI
BUDYNEK A5 - PRZEKRÓJ G-G

NUMER RYSUNKU

124.SW.PW.A5.8.42

REWIZJA

01

SKALA

1:100

PLIK

przekrój przez oś 111 112.dwg

DATA

11.2016