


Niniejszy rysunek oraz jego zawartość stanowi własność intelektualną pracowni Konior Studio. Projekt jest chroniony prawem autorskim zgodnie z ustawą z dnia 04.02.1994 "O prawie autorskim i prawach pokrewnych". Każdorazowe użycie, upublicznienie, powielanie lub przekazywanie stronom trzecim wymaga pisemnej zgody Konior Studio.

Przyjmując niniejszy rysunek firma wykonawcza akceptuje przedstawione w nim rozwiązania. Wymiary naniesione ręcznie mają pierwszeństwo nad drukowanymi. Wykonawca zobowiązuje się do sprawdzenia na własną odpowiedzialność wszystkich wymiarów i wytycznych dotyczących swojego zlecenia przed przystąpieniem do robót. O rozbieżnościach z narysowanymi lub pisemnie uzgodnionymi wytycznymi należy niezwłocznie powiadomić architekta lub kierownictwo budowy. Przed przystąpieniem do robót należy przedłożyć architektowi do zatwierdzenia aktualne rysunki warsztatowe.

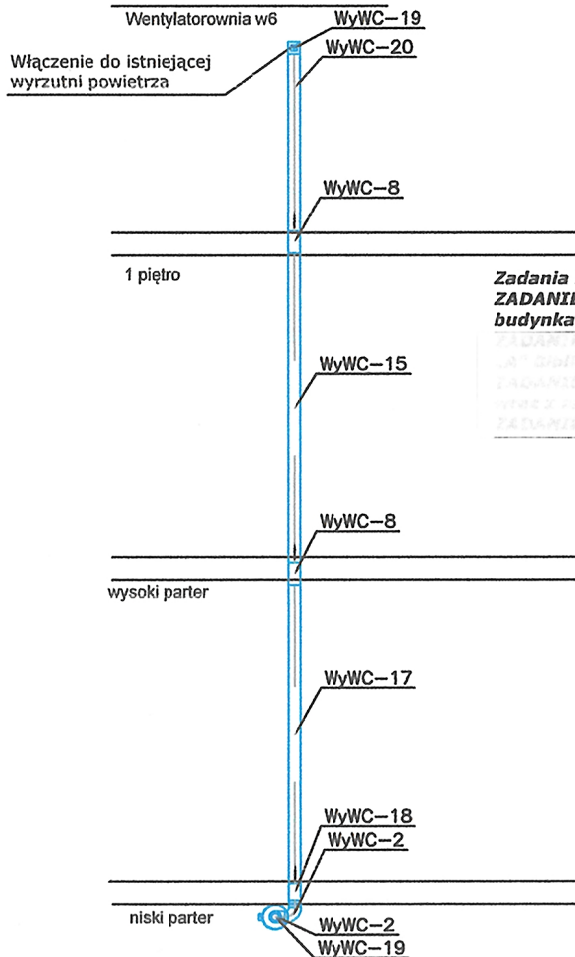

Zadania inwestycyjne:

ZADANIE nr 1 – Modernizacja systemu instalacji wentylacji mechanicznej w budynkach „A” Biblioteki Narodowej

KONIORSTUDIO

Katowice 40-022, Damrota 22 | +48 32 609 56 00 | biuro@koniorstudio.pl
Warszawa 00-679, Wilcza 71/2 | +48 22 402 72 07 | warszawa@koniorstudio.pl

NAZWA PROJEKTU

Projekt przebudowy zespołu budynków "A"
Biblioteki Narodowej w zakresie czytelni i przestrzeni publicznych wraz z zabudową patio

ADRES

Biblioteka Narodowa
Al. Niepodległości 213, 02-086 Warszawa

INWESTOR

Biblioteka Narodowa

INSTALACJE SANITARNE

GŁÓWNY PROJEKTANT

mgr. inż. Maciej Saczuk
UPR. MAZ/0155/POOS/09
SPECJ. INSTALACJE SANITARNE

ZESPÓŁ PROJEKTOWY:

mgr inż. Łukasz Chabelski
mgr inż. Filip Łapczyński

SPRAWDZAJĄCY:

mgr. inż. Tomasz Wrzosek
UPR. WAM/0062/POOS/13
SPECJ. INSTALACJE SANITARNE

PROJEKT WYKONAWCZY

DZIAŁ

IS

INDEKS

124

NAZWA RYSUNKU

INSTALACJA WENTYLACJI I KLIMATYZACJI
BUDYNEK A5 - PRZEKRÓJ H-H

NUMER RYSUNKU

124.SW.PW.A5.8.43

REWIZJA

01

SKALA

1:100


PLIK

124.SW.PW.A5.8.43.dwg

DATA

11.2016

ZAKRES OPRACOWANIA

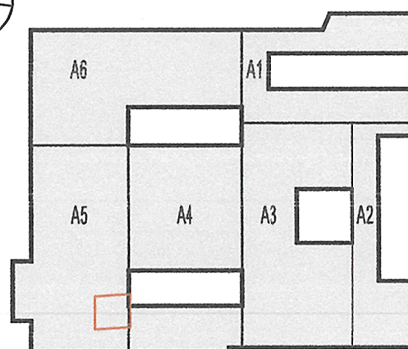

LEGENDA

- Projektowana instalacja wentylacyjna wywiewna
- Projektowana instalacja wentylacyjna nawiewna
- Projektowana instalacja wentylacyjna wywiewna indywidualna
- Istniejące kanały wentylacyjne - nawiewne
- Istniejące kanały wentylacyjne - wywiewne
- Istniejące kanały wentylacyjne w fundamentach

Uwagi:

1. Całość wykonać z obecnie obowiązującymi przepisami.
2. Wszelkie zmiany należy uzgodnić z projektantem.
3. Integralną częścią rysunków jest część opisowa.