


BPD-1

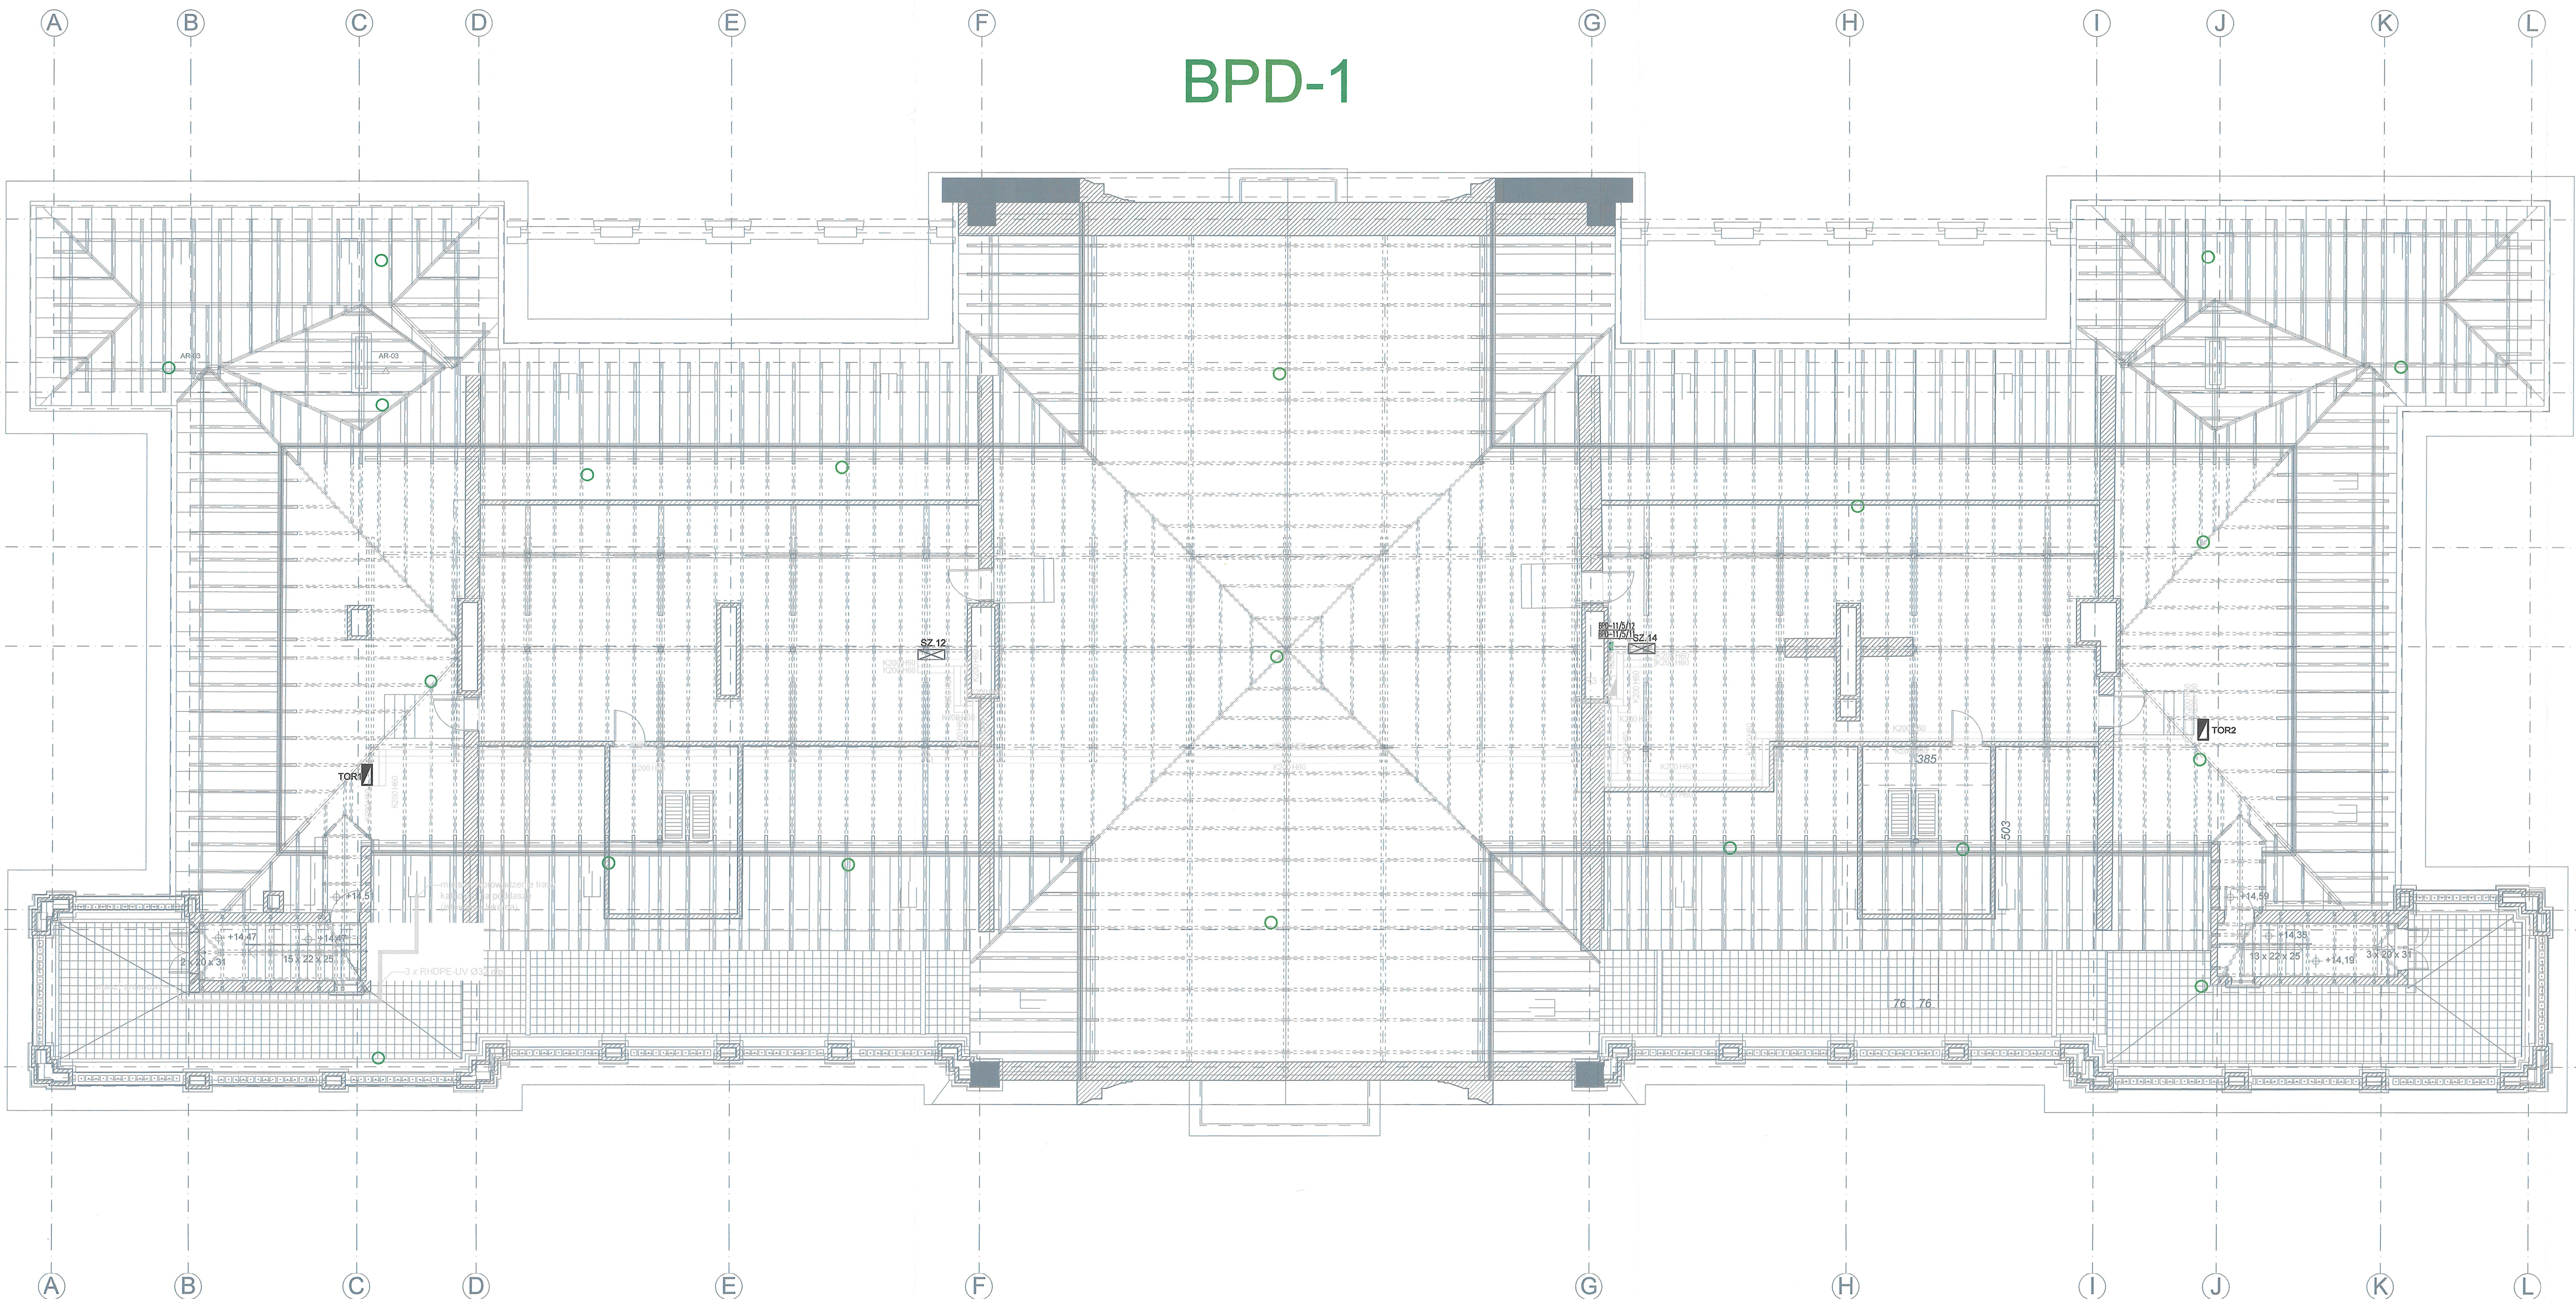

Legenda LAN

- BPD -11 -12 -13 Szafy w serwerowni
- Punkt w puszcze podłogowej 3xRJ45
 - Punkt w puszcze podłogowej 2xRJ45
 - Punkt w puszcze ściennej 3xRJ45
 - Punkt w puszcze ściennej podtynkowej 2xRJ45
 - Punkt natynkowy 2xRJ45
 - Punkt pod Wi-Fi na suficie/ścianie 1xRJ45
 - Punkt z istniejącej puszkii 2xRJ45
 - Szachty kablowe

Uwagi

- Rysunki teletechniczne rozpatrywać wraz z rzutami elektrycznymi.

UWAGI:
WSZYSTKIE NAZWY UŻYTE W PROJEKCIE STANOWIĄ INFORMACJĘ O PARAMETRACH URZĄDZEŃ I MATERIAŁÓW. WYKONAWCA PRZED WYKONANIEM PRZEDSTAWI KARTY MATERIAŁOWE Z ZAŁĄCZENIEM WSZELKICH DOKUMENTÓW POTWIERDZAJĄCYCH ICH PARAMETRY TECHNICZNE I HIGIENICZNE. MATERIAŁY I URZĄDZENIA INNE NIŻ UŻYTE W PROJEKCIE PODLEGAJĄ AKCEPTACJI GŁÓWNEGO PROJEKTANTA ORAZ WYMAGAJĄ SPORZĄDZENIA DOKUMENTACJI ZAMIENNEJ KTÓRA PODLEGA UZGODNIENIU Z GŁÓWNYM PROJEKTANTEM

INWESTYCJA: NR PROJEKTU:
"PRZEBUDOWA I ARANŻACJA WNĘTRZ PAŁACU KRASIŃSKICH (PAŁAC RZECZYPOSPOLITEJ) PRZY PLACU KRASIŃSKICH 3/5 W WARSZAWIE" **120**

ADRES INWEST.:
Plac Krasińskich 3/5, 00-207 Warszawa

INWESTOR:
Biblioteka Narodowa w Warszawie
al. Niepodległości 213, 02-086 Warszawa

BRANZA: TELETECHNICZNA

FAZA: PROJEKT WYKONAWCZY

DATA: 10 - 2019r.

PAS PROJEKT
PAS PROJEKT SPÓŁKA Z O.O.
ul. Plantowa 5;
05-830 Nadarzyn
TEL. (022) 739-90-25, FAX (022) 739-79-06 www.pasprojekt.com

ZESPÓŁ AUTORÓW:	IMI I NAZWISKO	NR UPN:	PODPIS
PROJEKTOWAŁ:	mgr inż. Piotr Wudarczyk	MAZ/0424/PWCE/08	
OPRACOWAŁ:	mgr inż. Krzysztof Modzelewski		
SPRAWDZIŁ:	mgr inż. Michał Niedźwiecki	WAW/0149/POODE/08	

UWAGA: PROJEKT CHRONIONY PRAWEM AUTORSKIM. PROJEKT ARCHITEKTONICZNY JEST PROJEKTEM NADRZĘDNYM WSZYSTKIE ROZBIEDNOŚCI Z PROJEKTAMI BRANŻOWYMI SKONSULTOWAĆ Z PROJEKTANTEM GENERALNYM PRZED WYKONANIEM I

RODZAJ RYSUNKU:
RZUT

TREŚĆ RYSUNKU:
Instalacja okablowania strukturalnego LAN, WiFi
- poddasze

NR.RYSUNKU: PAS-120-PW-IT-LAN-R-05_E_II_2.3
REWIZJA: -
SKALA: 1:100