



APTEKA SZPITALNA  
RZUT PARTERU skala 1:100  
WEW.INSTALACJA WOD-KAN

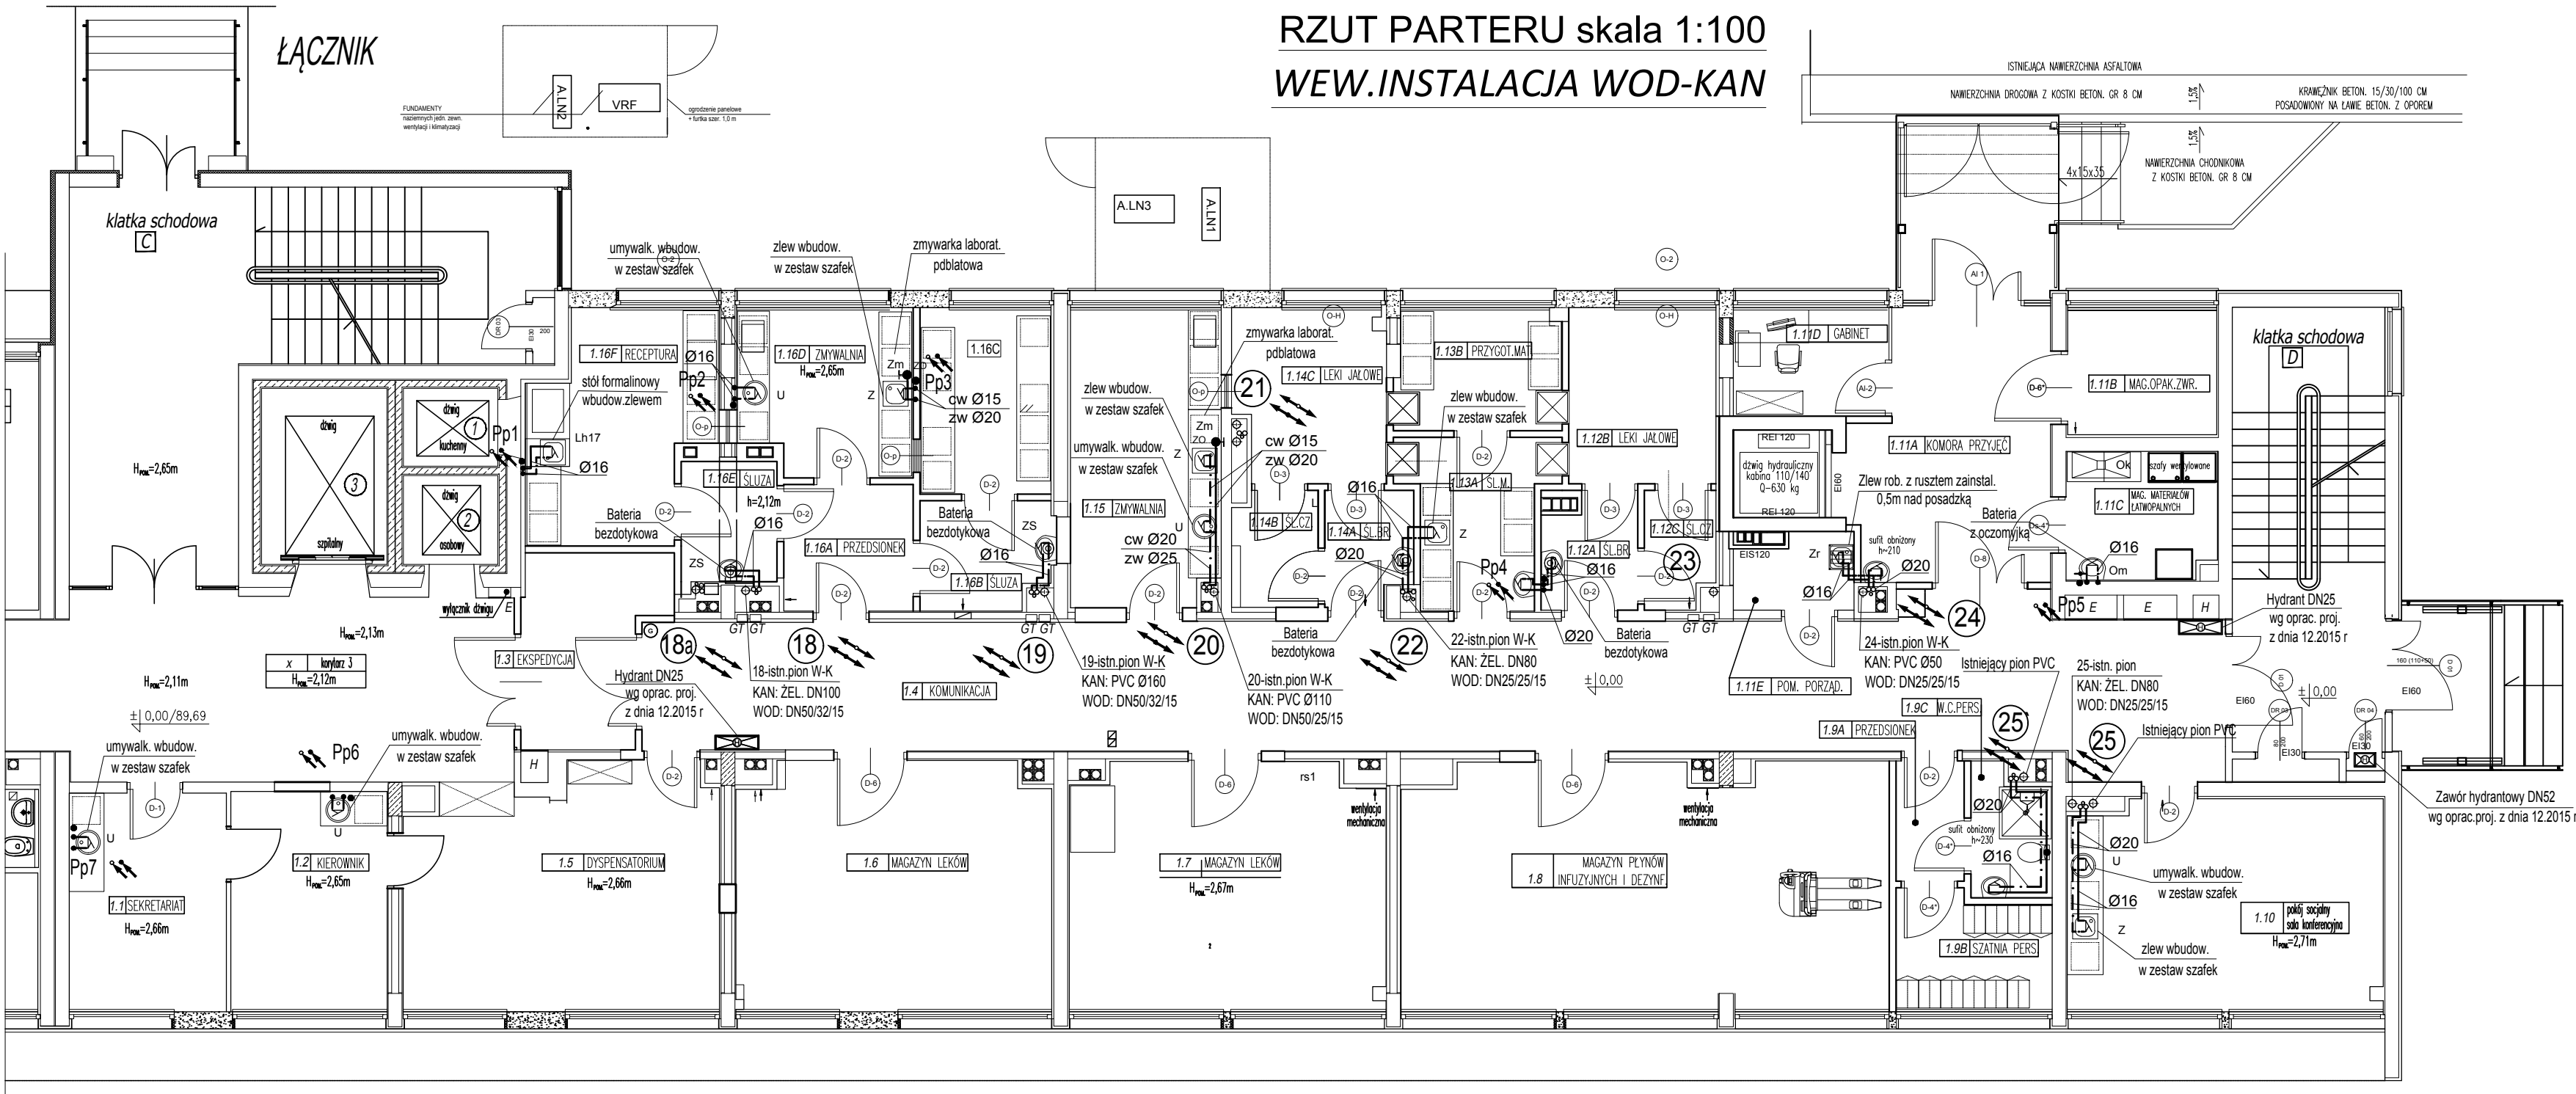

LEGENDA:

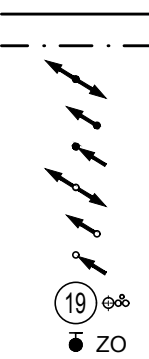

- Proj. instal. wody zimnej
- Proj. instal. wody ciepłej
- pion kanaliz.sanit. prowadzony w górę i w dół
- pion kanaliz.sanit. prowadz. w górę (kondyg.wyżej)
- pion kanaliz.sanit. prowadz. w dół (kondyg.niżej)
- pion wody prowadzony w górę i w dół
- pion wody prowadzony w górę (kondygnację wyżej)
- pion wody prowadzony w dół (kondygnację niżej)
- istn. piony w-k
- zawór odcinający

TEMAT INWESTYCJI <b>REMONT I MODERNIZACJA APTEKI SZPITALNEJ</b> SZPITALA WOJEWÓDZKIEGO W POZNANIU, <b>POZNAŃ, ul. Juraszów 7-19, dz. nr ew. 1/6, 2/17, obr. Gołęcin</b>		NOVO PROJEKT Joanna Ciszewska ul. Tańskich 3, 85-391 Bydgoszcz tel. 792 701 280	
TREŚĆ RYSUNKU <b>RZUT PARTERU - WEW.INSTALACJA WOD-KAN</b>		DATA <b>01.09.2020</b>	
PROJEKTOWAŁ WOD-KAN	mgr inż. Aleksandra Kubalczak UPR. BUD. W SPEC.SANIT. NR UAN-KZ-7210/237/88	SKALA	<b>1:100</b>
PROJEKTANT OPRACOWAŁ WOD-KAN	Alina Stelmachowska UPR. BUD. W SPEC.SANIT. NR WRR-I-7131-23/2002	BRANŻA	<b>WOD-KAN</b>
		NR RYSUNKU	<b>W-K/01</b>