


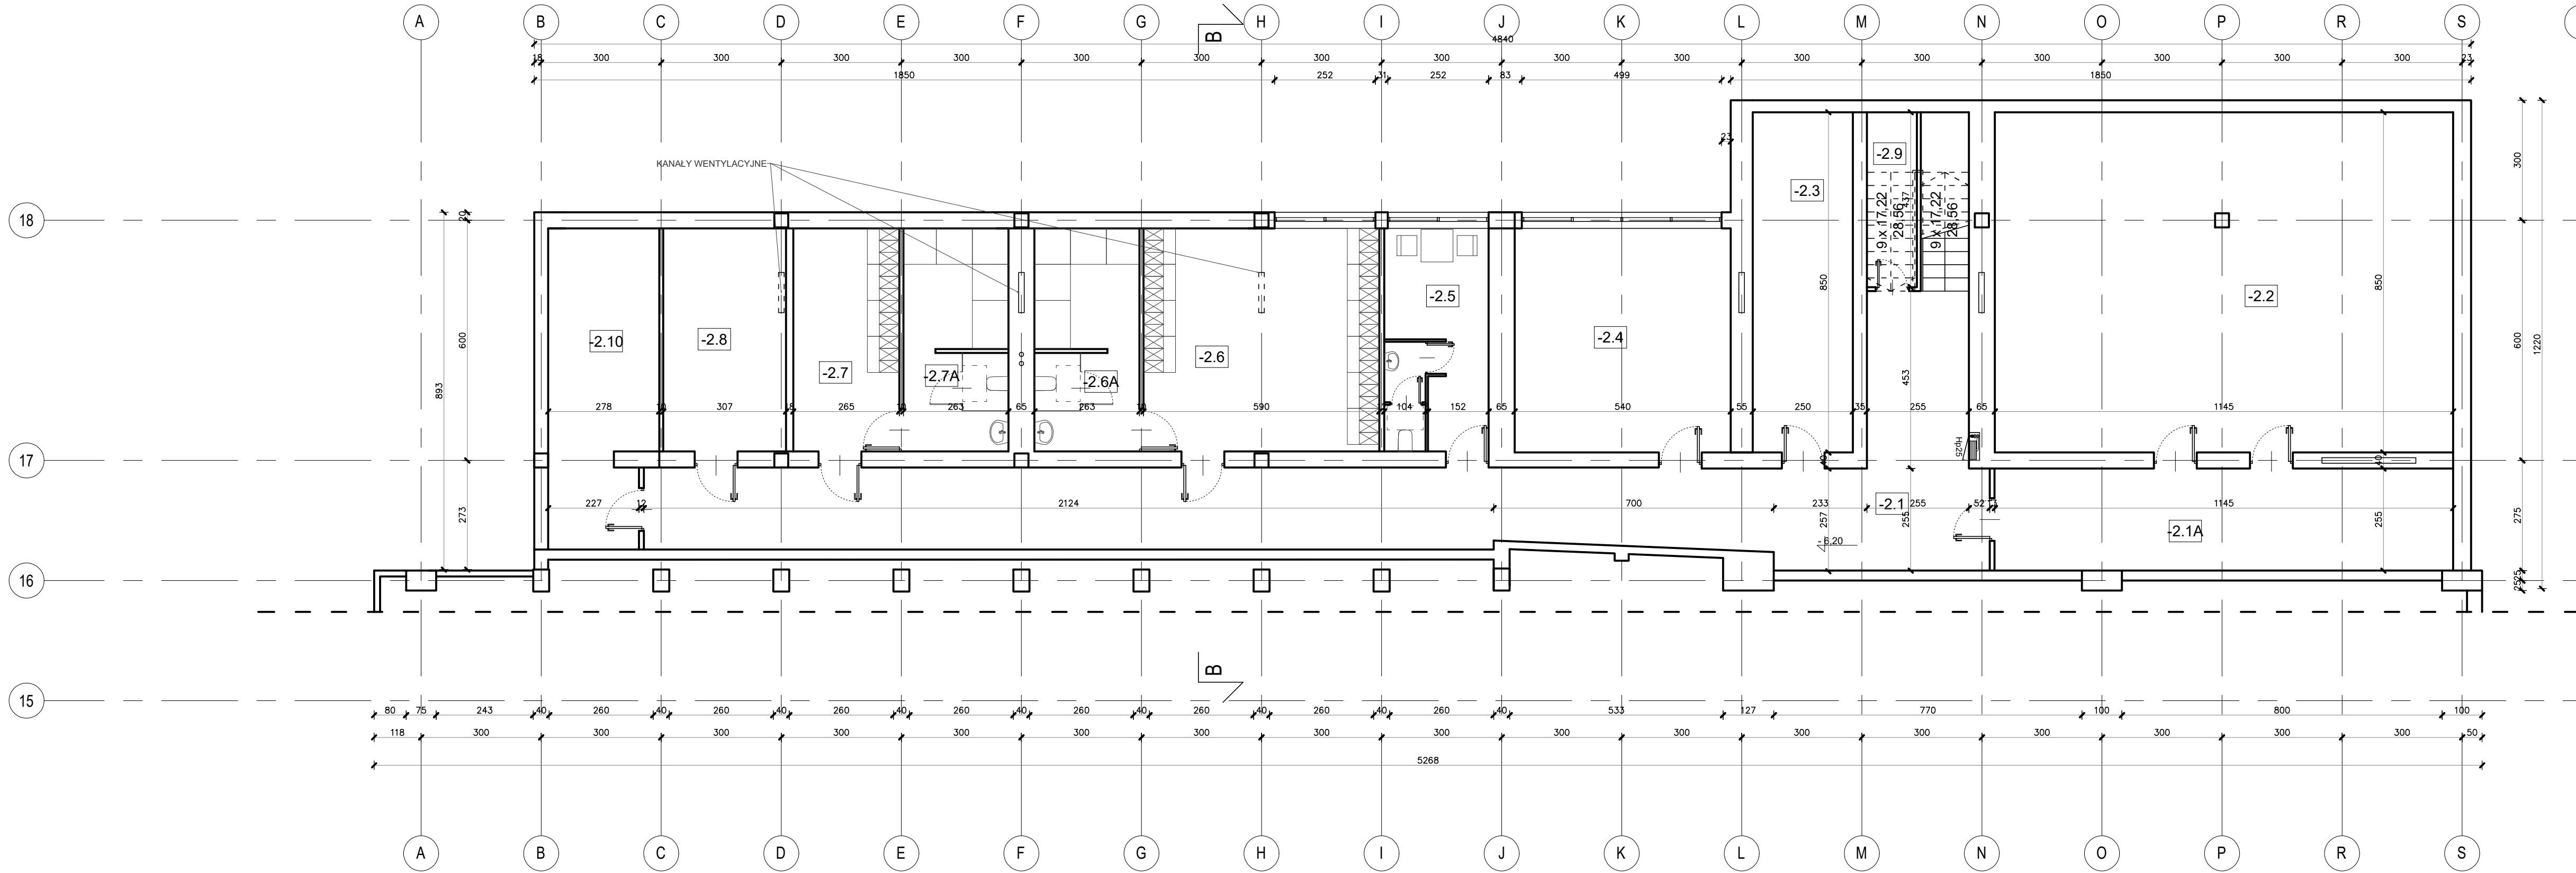

NR	NAZWA POMIESZCZENIA	POW. [M²]
-2.1	KOMUNIKACJA	87,5900
-2.1A	MAGAZYN PODRĘCZNY	25,5000
-2.2	WENTYLATORNA	97,3200
-2.3	ROZDZIELNIA	21,2500
-2.4	WĘZEL CIEPLNY	30,2400
-2.5	POM. SOCJALNE	14,5500
-2.6	SZATNIA	33,8600
-2.6A	WC I UMYWALNIA	14,6000
-2.7	SZATNIA	14,7700
-2.7A	WC I UMYWALNIA	14,6300
-2.8	SAUNA	17,1000
-2.9	POMIESZCZENIE PORZĄDKOWE	5,4600
-2.10	SAUNA	20,7800
ŁĄCZNIE		397,65

Objekt:
Przebudowa Hall Gier Sportowych wraz z budową Hall Sportowej Rozgrzewkowej oraz łącznika pomiędzy istniejącym a projektowanym budynkiem:
- wraz z instalacjami wewnętrznymi: wod. - kan. - deszcz., c.o., wentylacji mechanicznej i klimatyzacji, elektrycznymi, telekomunikacyjnymi, technologia wężła ciepłego;
- wraz z zagospodarowaniem terenu w tym: komunikacja wewnętrzna (place, chodniki, droga pożarowa), elementy małej architektury;
- wraz z instalacjami zewnętrznymi: oświetlenia terenu, kanalizacji deszczowej, kanalizacji sanitarnej, elektroenergetycznych;
na terenie Akademii Wychowania Fizycznego im. Bronisława Czecha w Krakowie przy al. Jana Pawła II 78, 31-571 Kraków na działce 7/24.

Investor:
Akademia Wychowania Fizycznego im. Bronisława Czecha w Krakowie
al. Jana Pawła II 78,
31-571 Kraków

Treść rysunku:
RZUT POZIOMU -6,20

FUNKCJA	NAZWISKO	NR UPRAW.	SPECJALNOŚĆ	PODPIS
Generalny projektant	dr inż. arch. M. MANECKI	MPOIA 036/2009	Architektura	
Koordynator zesp.	mgr inż. arch. L. MANECKI	97 / 65	Architektura	
Projektant	mgr inż. arch. M. SŁEBIODA	MPOIA 019/2003	Architektura	
Współpraca projektowa	D. TARGOSZ		Architektura	

INWENTARYZACJA

Stadium:
**PROGRAM FUNKCJONALNO-
UŻYTKOWY
INWENTARYZACJA**

Data:
MAJ 2021

Skala:
1:100

Nr rysunku:
I-1

ARP
MANECKI
SP. Z O.O. SP. K.
TEL.: 124225570