


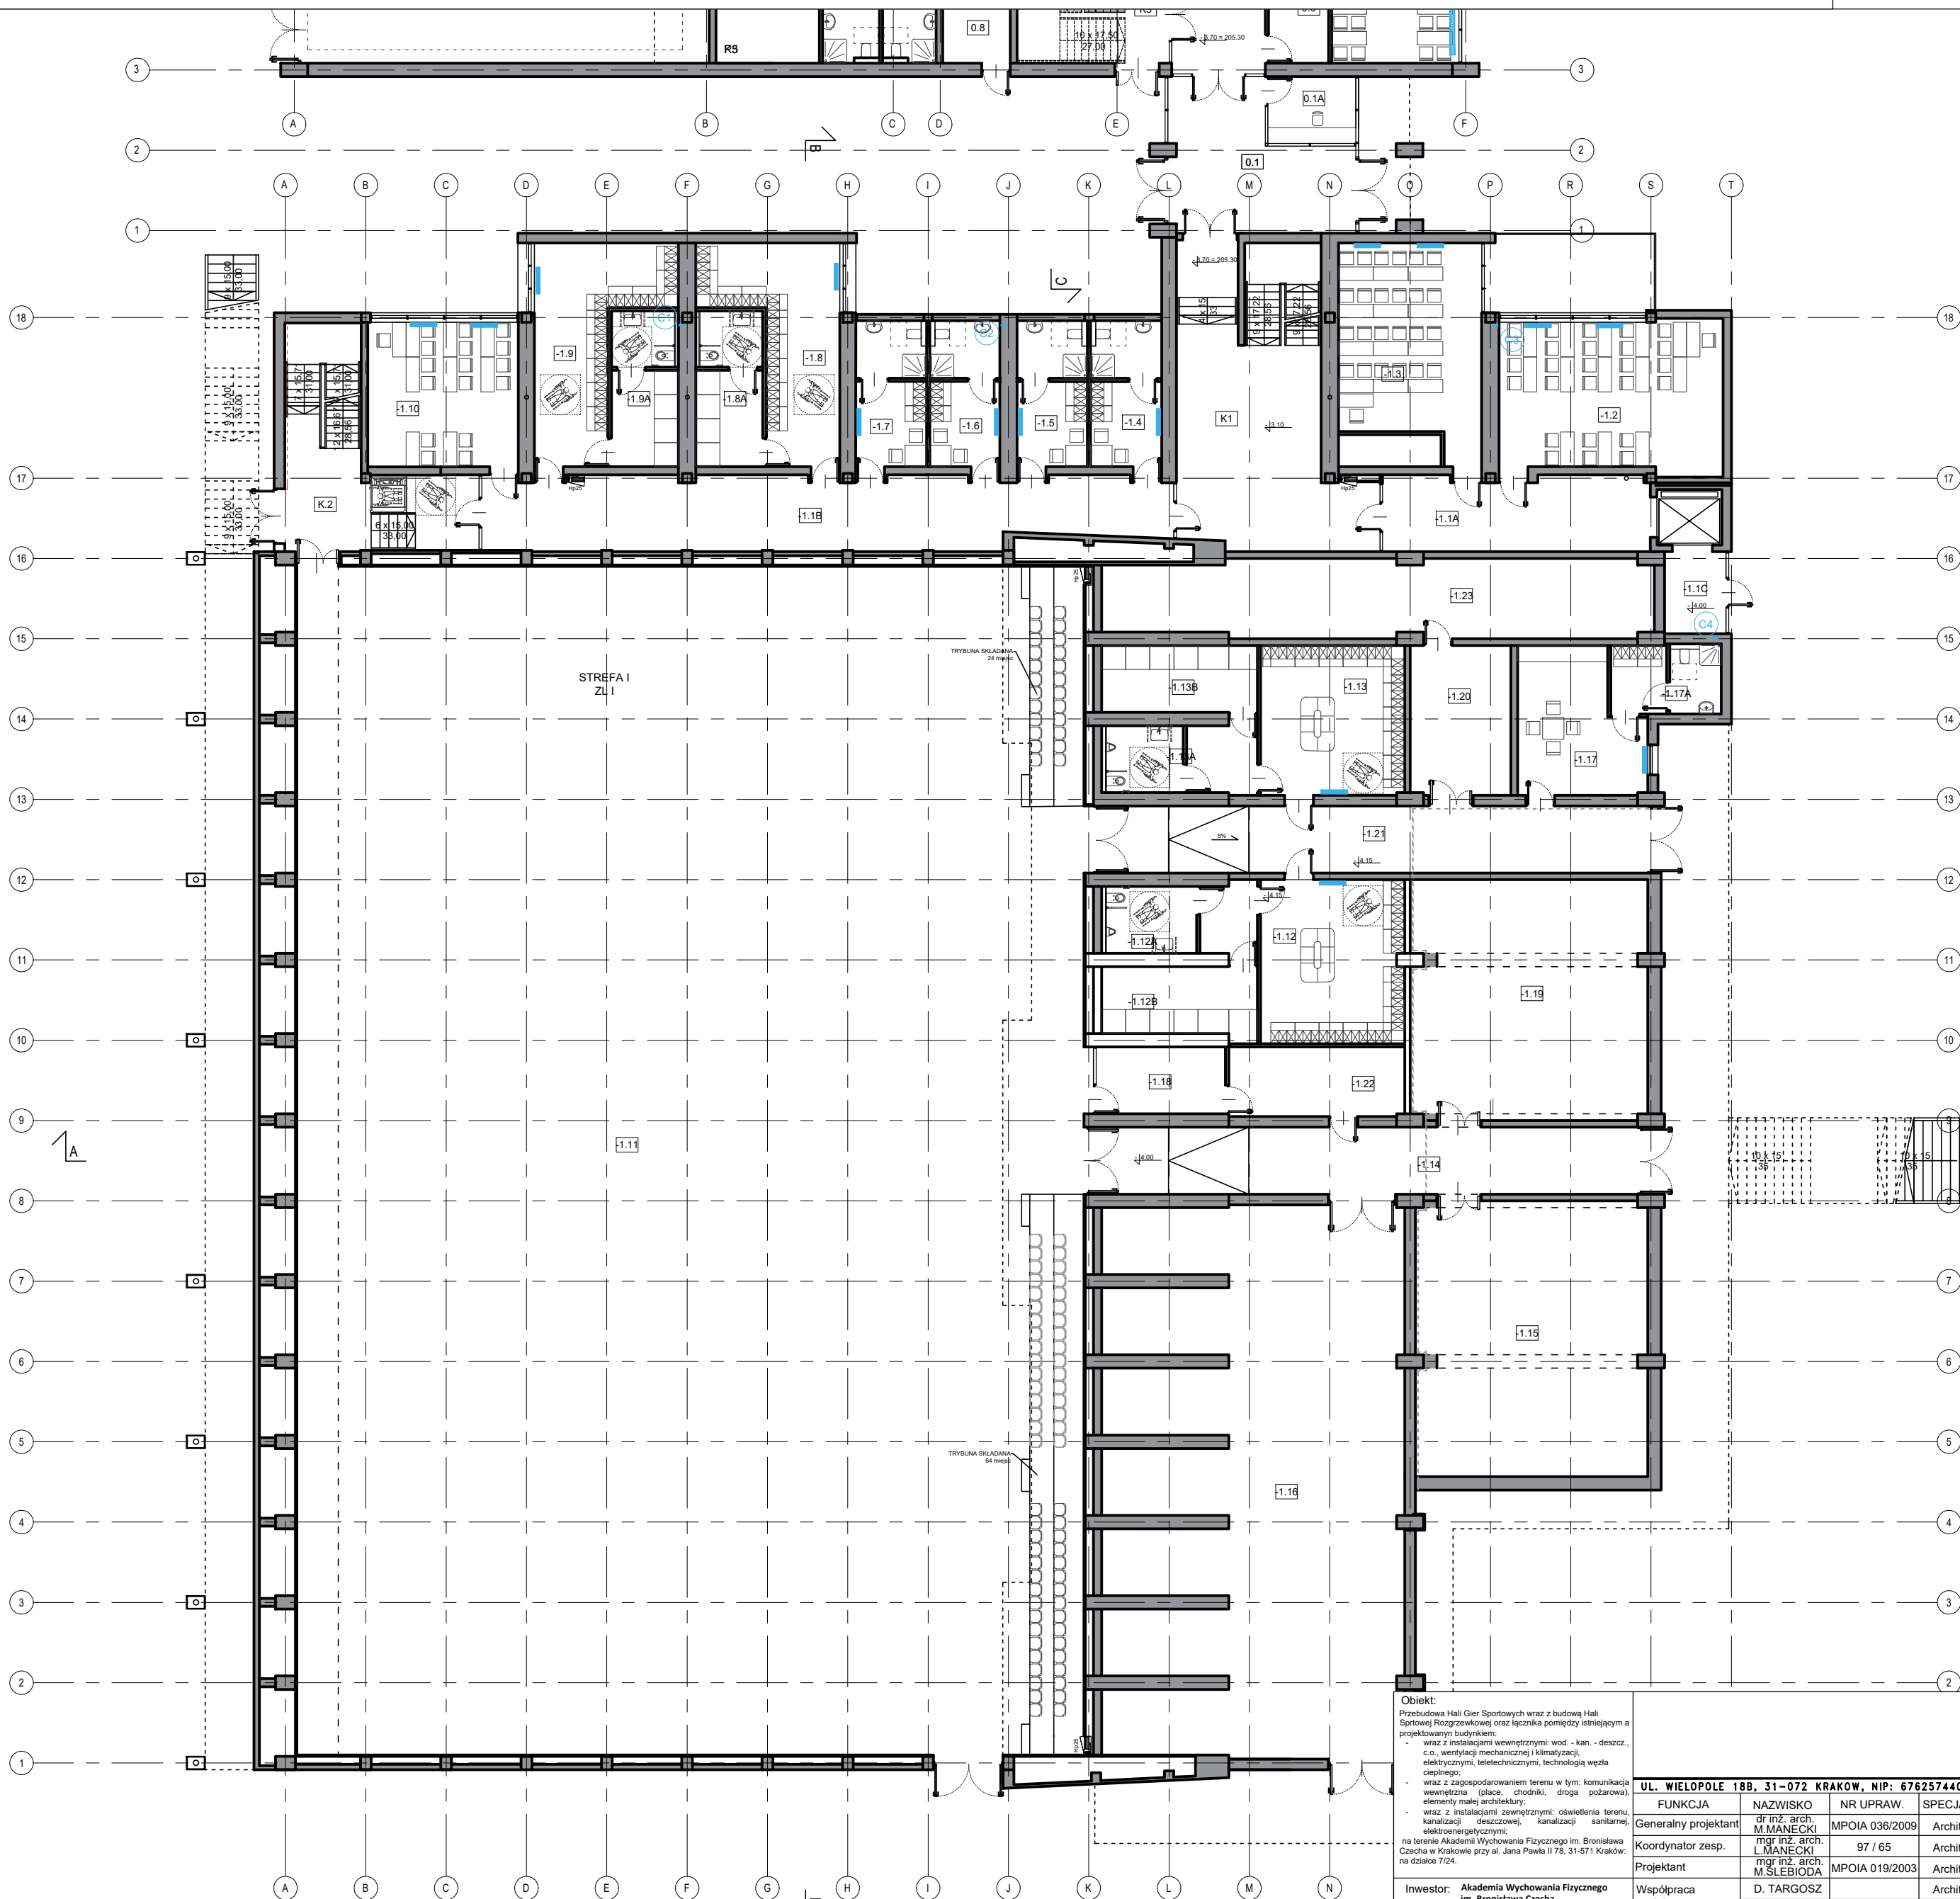

NR	NAMNA POMIESZCZENIA	POM. [m ²]
-1.1A	KOMUNIKACJA	27.070
-1.1B	KOMUNIKACJA	66.070
-1.1C	PRZEDSIÖNIEK WINDY	7.020
-1.2	SALA SEMINARIJNA	47.090
-1.3	SALA SEMINARIJNA	40.140
-1.4	POKOJ TRENERÓW A	10.000
-1.5	POKOJ TRENERÓW B	14.800
-1.6	POKOJ TRENERÓW C	14.800
-1.7	POKOJ TRENERÓW D	14.800
-1.8	SZATNA C	20.000
-1.8A	WC UMYYWALNA C	14.800
-1.9	SZATNA D	20.000
-1.9A	WC UMYYWALNA D	14.800
-1.10	SALA SEMINARIJNA	48.700
-1.11	PIŁA BOKSA	103.270
-1.12	SZATNA E	41.940
-1.12A	TOILETA E	8.430
-1.12B	UMYYWALNA E	11.270
-1.13	SZATNA F	41.000
-1.13A	TOILETA F	8.430
-1.13B	UMYYWALNA	11.570
-1.14	KOMUNIKACJA	10.000
-1.15	MAGAZYN A	91.240
-1.16	MAGAZYN B	87.240
-1.17	POMIESZCZENIE SÖGIALNE	23.160
-1.17A	SZATNA SÖGIALNA	13.200
-1.18	STEROWNIA HALI	11.570
-1.19	MAGAZYN C	77.000
-1.20	MAGAZYN PODRĘCZNY	20.710
-1.21	KOMUNIKACJA	11.400
-1.22	MAGAZYN PODRĘCZNY	16.430
-1.23	POMIESZCZENIE TECHNICZNE	10.070
K1	KLATKA SCHODOWA	66.490
K2	KLATKA SCHODOWA	36.670
ŁĄCZNE		2220.75

LEGENDA:

GRZEJNIK PŁYTOWY

GRZEJNIK KANAŁOWY

C1

PION C. O.

WYMIENNIK CIEPŁA ZE ZBIORNIKIEM NA C. W. U.

OGRZEWANIE PODŁOGOWE

UWAGA:
NA RYSUNKU PRZEDSTAWIONO LOKALIZACJĘ GŁÓWNYCH URZĄDZEŃ INSTALACJI ABY POKAZAĆ SCHEMAT FUNKCJONALNO- UŻYTKOWY. NIE JEST TO DOKŁADNA SPECYFIKACJA. ŁĄCZNE URZĄDZENIE NALEŻY USTALIĆ NA ETAPIE PROJEKTU BUDOWLANEGO.

Obiekt:
Przebudowa Hali Gier Sportowych wraz z budową Hali Sportowej Rozgrzewkowej oraz łącznika pomiędzy istniejącym a projektowanym budynkiem:
- wraz z instalacjami wewnętrznymi: wod. - kan. - deszcz., c.o., wentylacji mechanicznej i klimatyzacji, elektrycznymi, teletechnicznymi, technologią węzła ciepłego;
- wraz z zagospodarowaniem terenu w tym: komunikacją wewnętrzną (place, chodniki, droga pożarowa), elementy małej architektury;
- wraz z instalacjami zewnętrznymi: oświetlenia terenu, kanalizacji deszczowej, kanalizacji sanitarnej, elektroenergetycznych;
na terenie Akademii Wychowania Fizycznego im. Bronisława Czecha w Krakowie przy al. Jana Pawła II 78, 31-571 Kraków; na działce 7/24.

Investor:
Akademia Wychowania Fizycznego im. Bronisława Czecha w Krakowie
al. Jana Pawła II 78,
31-571 Kraków

Treść rysunku:
RZUT POZIOMU -3,10 I -4,00

UL. WIELOPOLE 18B, 31-072 KRAKÓW, NIP: 6762574406, EMAIL: ARP.BIURO@GMAIL.COM, TEL.: 124225570

FUNKCJA	NAMNISCO	NR UPRAW.	SPECJALNOŚĆ	PODPIS	Stadium
Generalny projektant	dr inż. arch. L. MANECKI	MPOIA 036/2009	Architektura		PROGRAM FUNKCJONALNO- UŻYTKOWY
Koordynator zesp.	mjr inż. arch. M. SŁEBIODA	97 / 65	Architektura		Data
Projektant	mjr inż. arch. M. SŁEBIODA	MPOIA 019/2003	Architektura		STYCZEŃ 2021
Współpraca projektowa	D. TARGOSZ		Architektura		

Skala
1:200

Nr rysunku
S-2

ARP MANECKI SP. Z O.O. SP. K.

124225570