


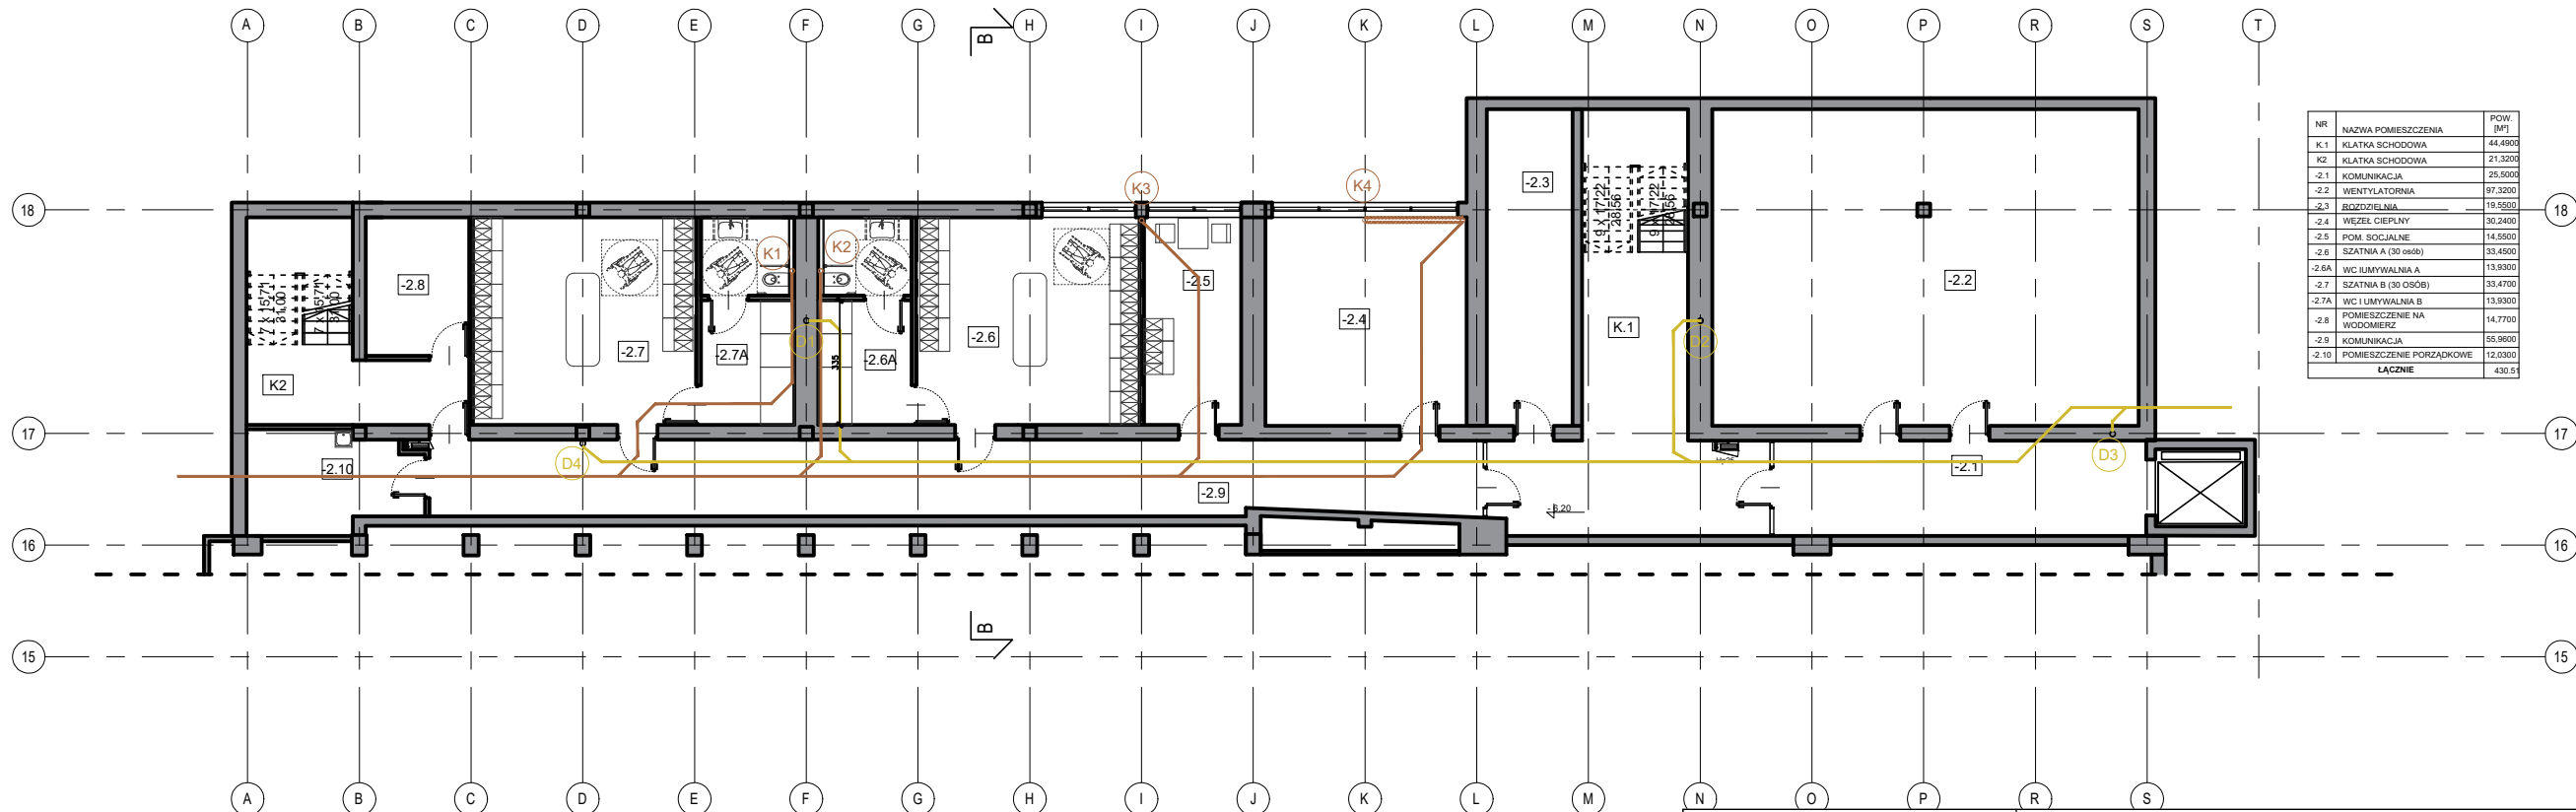

| NR      | NAZWA POMIESZCZENIA        | POW. [m²] |
|---------|----------------------------|-----------|
| K.1     | KLATKA SCHODOWA            | 44.4900   |
| K.2     | KLATKA SCHODOWA            | 21.3200   |
| -2.1    | KOMUNIKACJA                | 25.5000   |
| -2.2    | WENTYLATORNA               | 97.3200   |
| -2.3    | BOZDZIELNIA                | 19.5500   |
| -2.4    | WEZEL CIEPLNY              | 30.2400   |
| -2.5    | POM. SOCJALNE              | 14.5500   |
| -2.6    | SZATNIA A (30 osób)        | 33.4500   |
| -2.6A   | WC I UMYWALNIA A           | 13.9300   |
| -2.7    | SZATNIA B (30 OSÓB)        | 33.4700   |
| -2.7A   | WC I UMYWALNIA B           | 13.9300   |
| -2.8    | POMIESZCZENIE NA WODOMIERZ | 14.7700   |
| -2.9    | KOMUNIKACJA                | 55.9800   |
| -2.10   | POMIESZCZENIE PORZĄDKOWE   | 12.0300   |
| ŁĄCZNIE |                            | 430.51    |

- LEGENDA:
- K1 PION KANALIZACJI SANITARNEJ
  - D1 PION KANALIZACJI DESZCZOWEJ
  - KANALIZACJA SANITARNA
  - KANALIZACJA DESZCZOWA

UWAGA:  
NA RYSUNKU PRZEDSTAWIONO LOKALIZACJE  
GŁÓWNYCH URZĄDZEŃ INSTALACJI ABY POKAZAĆ  
SCHEMAT ROZWIĄZAŃ.  
NIE JEST TO DOKŁADNA SPECYFIKACJA  
LICZBE URZĄDZEŃ NALEŻY USTALIĆ NA ETAPIE  
PROJEKTU BUDOWLANEGO

**Obiekt:**  
Przebudowa Hali Gier Sportowych wraz z budową Hali Sportowej Rozgrzewkowej oraz łącznika pomiędzy istniejącym a projektowanym budynkiem:  
- wraz z instalacjami wewnętrznymi: wod. - kan. - deszcz., c.o., wentylacji mechanicznej i klimatyzacji, elektrycznymi, teletechnicznymi, technologią węzła ciepłego;  
- wraz z zagospodarowaniem terenu w tym: komunikacja wewnętrzna (place, chodniki, droga pożarowa), elementy małej architektury;  
- wraz z instalacjami zewnętrznymi: oświetlenia terenu, kanalizacji deszczowej, kanalizacji sanitarnej, elektroenergetycznymi;  
na terenie Akademii Wychowania Fizycznego im. Bronisława Czecha w Krakowie przy al. Jana Pawła II 78, 31-571 Kraków: na działce 7/24.

**Inwestor:**  
Akademia Wychowania Fizycznego im. Bronisława Czecha w Krakowie  
al. Jana Pawła II 78, 31-571 Kraków

**Treść rysunku:**  
RZUT POZIOMU -6,20

| FUNKCJA               | NAZWISKO                  | NR UPRAW.      | SPECJALNOŚĆ  | PODPIS |
|-----------------------|---------------------------|----------------|--------------|--------|
| Generalny projektant  | dr inż. arch. M.MANECKI   | MPOIA 036/2009 | Architektura |        |
| Koordynator zesp.     | mgr inż. arch. L.MANECKI  | 97 / 65        | Architektura |        |
| Projektant            | mgr inż. arch. M.SŁEBIODA | MPOIA 019/2003 | Architektura |        |
| Współpraca projektowa | D. TARGOSZ                |                | Architektura |        |

SCHEMAT INSTALACJI KAN. SANITARNEJ I DESZCZOWEJ

**ARP2**  
**MANECKI**  
SP. Z O.O SP. K.

**UL. WIEŁOPOLE 18B, 31-072 KRAKÓW, NIP: 6762574406, EMAIL: ARP.BIURO@GMAIL.COM, TEL.: 124225570**

|            |                               |
|------------|-------------------------------|
| Stadium    | PROGRAM FUNKCJONALNO-UŻYTKOWY |
| Data       | STYCZEŃ 2021                  |
| Skala      | 1:200                         |
| Nr rysunku | S-1                           |