


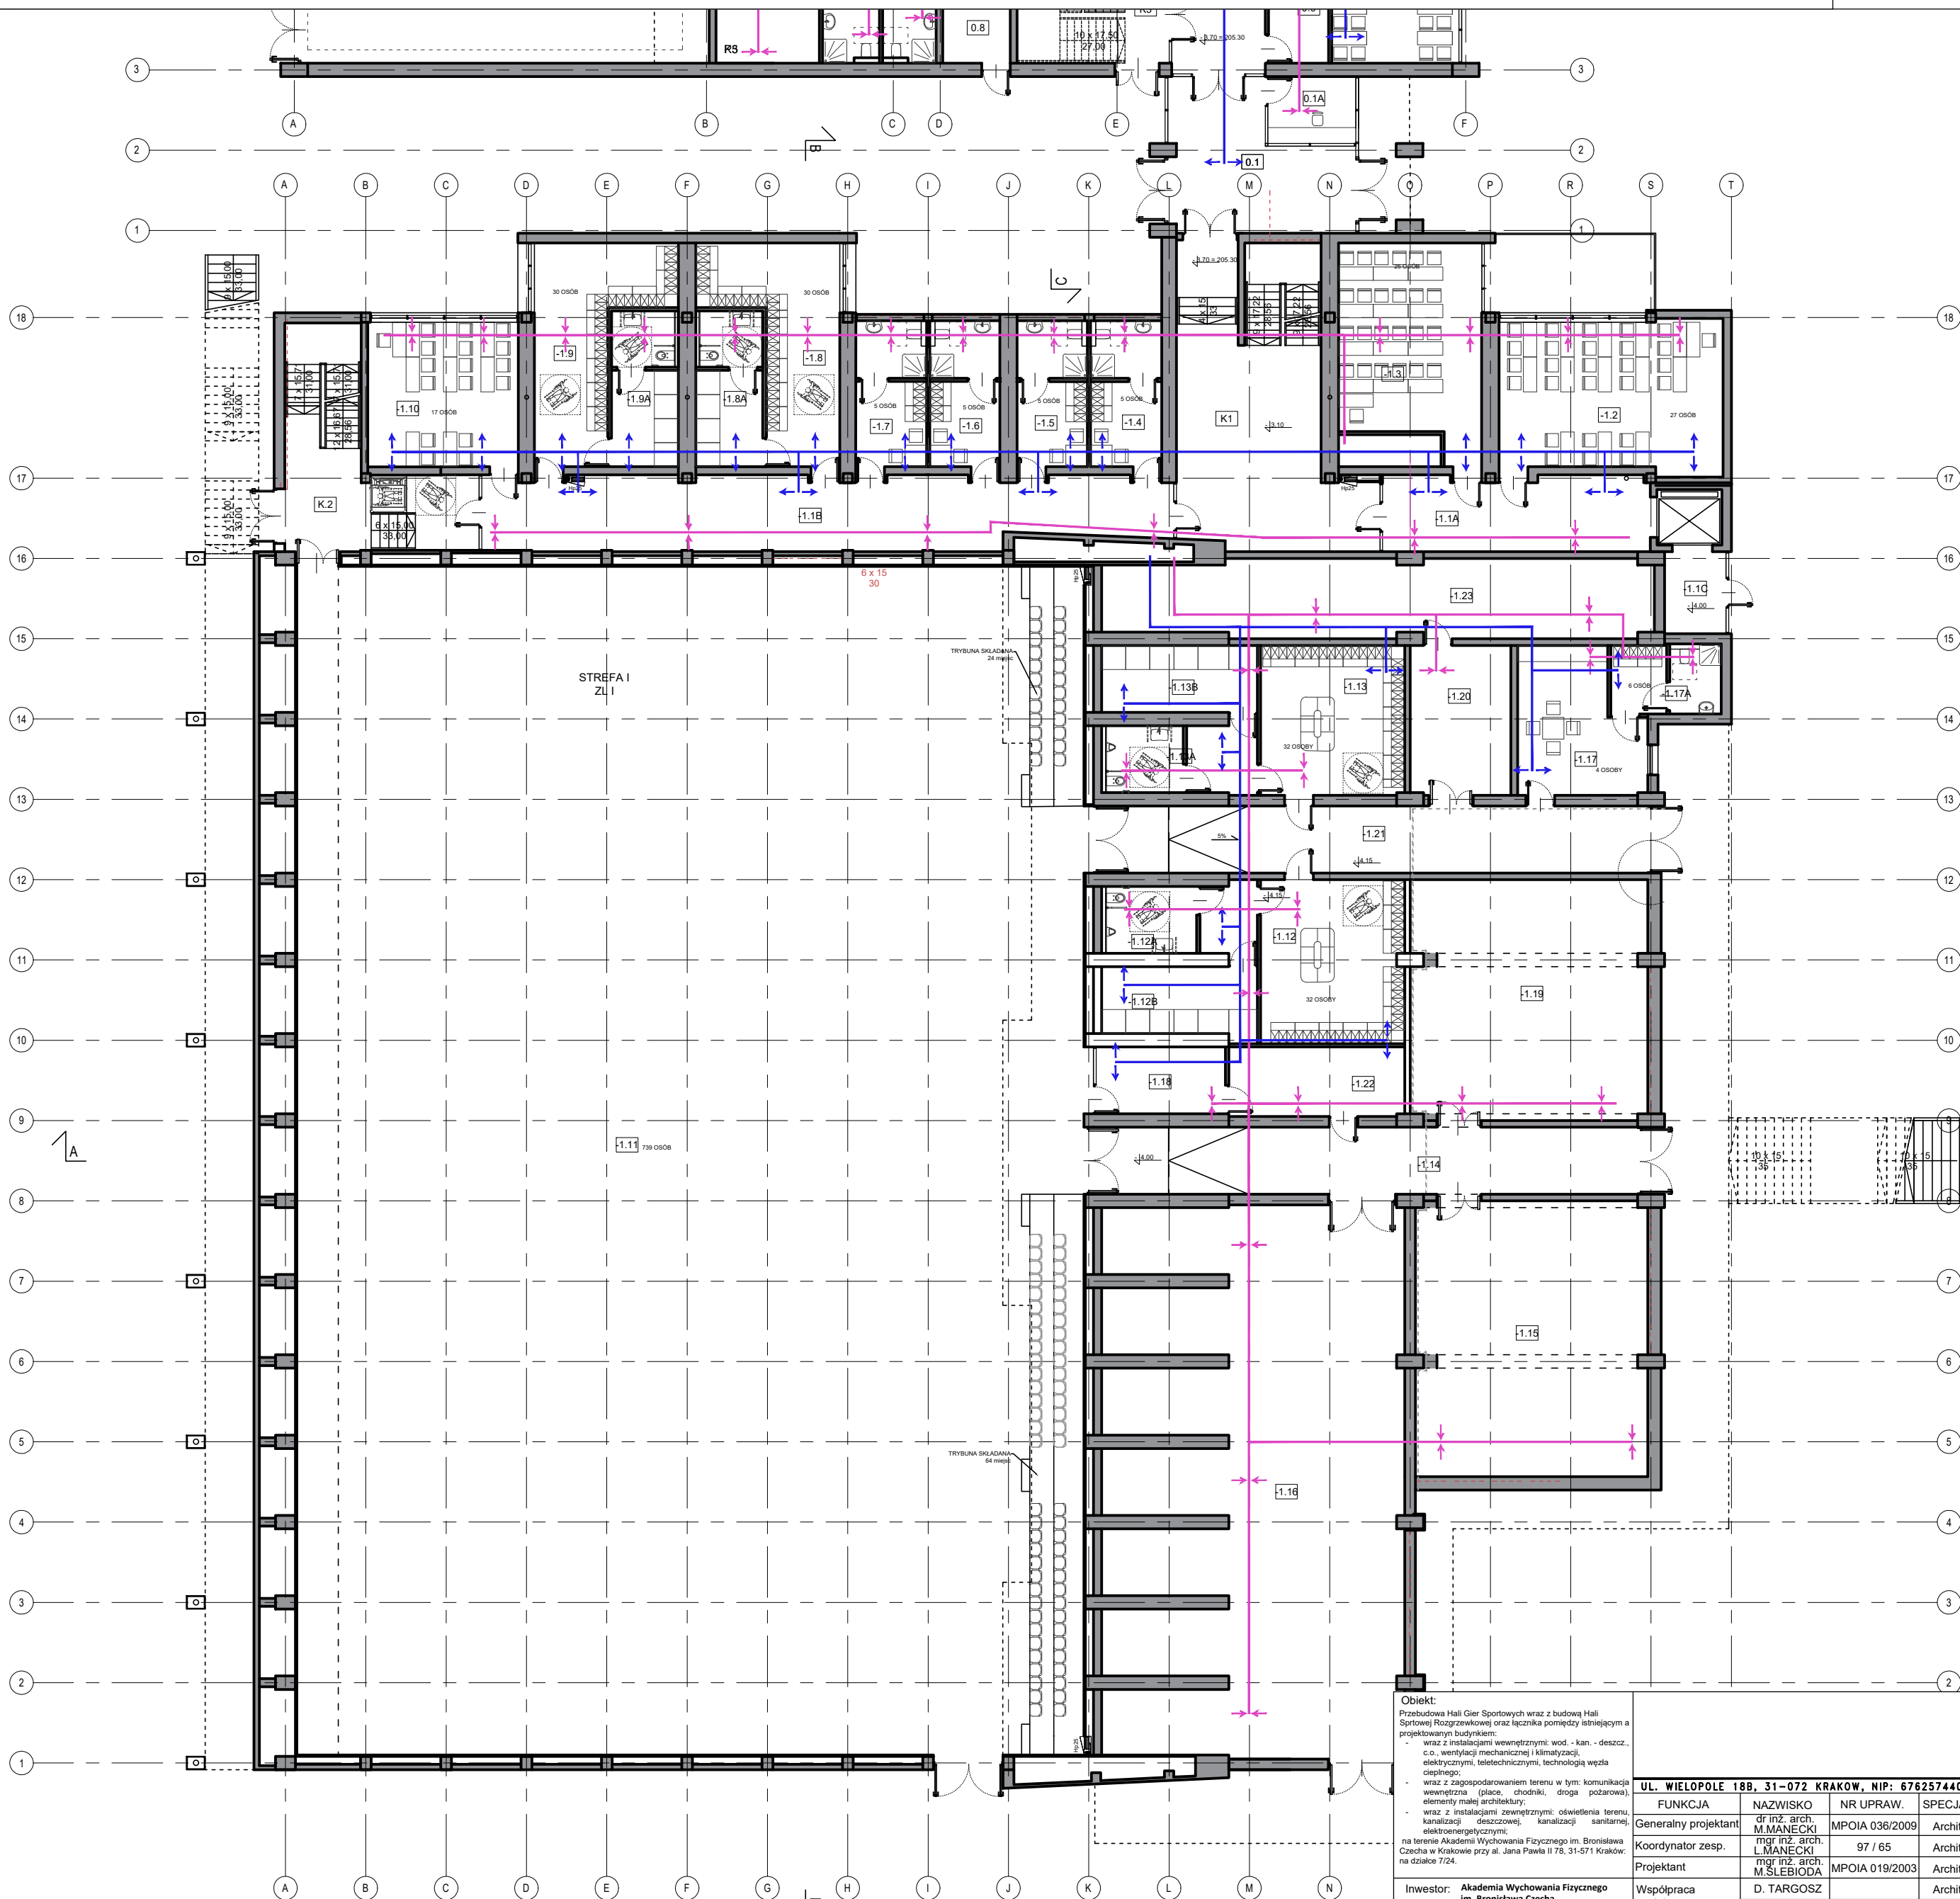

NR	NAZWA POMIESZCZENIA	POW. [m²]
-1.1A	KOMUNIKACJA	27.070
-1.1B	KOMUNIKACJA	66.070
-1.1C	PRZEDSIÖNIAK WINDY	7.020
-1.2	SALA SEMINARIJNA	47.090
-1.3	SALA SEMINARIJNA	40.140
-1.4	POKOJ TRENERÓW A	15.000
-1.5	POKOJ TRENERÓW B	14.800
-1.6	POKOJ TRENERÓW C	14.600
-1.7	POKOJ TRENERÓW D	14.600
-1.8	SZATNIA C	20.000
-1.8A	WC UMYYWALNA C	14.800
-1.9	SZATNIA D	20.000
-1.9A	WC UMYYWALNA D	14.800
-1.10	SALA SEMINARIJNA	48.700
-1.11	PIŁYTA BOISKI	1035.270
-1.12	SZATNIA E	41.940
-1.12A	TOILETA E	8.430
-1.12B	UMYYWALNA E	13.270
-1.13	SZATNIA F	41.000
-1.13A	TOILETA F	8.430
-1.13B	UMYYWALNA	11.570
-1.14	KOMUNIKACJA	10.000
-1.15	MAGAZYN A	91.240
-1.16	MAGAZYN B	87.240
-1.17	POMIESZCZENIE SPOŁECZNE	23.180
-1.17A	SZATNIA OSÓB LUD	13.200
-1.18	STEROWNIA HALI	11.570
-1.19	MAGAZYN C	77.000
-1.20	MAGAZYN PODRĘCZNY	20.710
-1.21	KOMUNIKACJA	11.400
-1.22	MAGAZYN PODRĘCZNY	16.430
-1.23	POMIESZCZENIE TECHNICZNE	10.070
K1	KŁATKA SCHODOWA	16.490
K2	KŁATKA SCHODOWA	36.670
	ŁĄCZNIE	2220.75

LEGENDA:

- WENTYLACJA NAWIEWNA
- WENTYLACJA WYWIEWNA
- CENTRALA WENTYLACYJNA
- PRZEBIEG W STROPIE

UWAGA:
NA RYSUNKU PRZEDSTAWIŁO LOKALIZACJE
GŁÓWNYCH URZĄDZEŃ INSTALACJI ARI PORAZĄC
SCHEMAT RZĄDZANIA
NIE JEST TO ROZWIĄZANIE SPECYFIKACJA
LICHE URZĄDZEŃ NALEŻY USTALIĆ NA ETAPIE
PROJEKTU RZĄDZANIA

LEGENDA:

- WYBURZENIA
- CZĘŚĆ ISTNIEJĄCA
- CZĘŚĆ PROJEKTOWANA

Obiekt:
Przebudowa Hali Gier Sportowych wraz z budową Hali
Sportowej Rozgrzewkowej oraz łącznika pomiędzy istniejącym a
projektowanym budynkiem:
- wraz z instalacjami wewnętrznymi: wod. - kan. - deszcz.,
c.o., wentylacji mechanicznej i klimatyzacji,
elektrycznymi, teletechnicznymi, technologią węzła
ciepłego;
- wraz z zagospodarowaniem terenu w tym: komunikacja
wewnętrzna (płace, chodniki, droga pożarowa),
elementy małej architektury;
- wraz z instalacjami zewnętrznymi: oświetlenia terenu,
kanalizacji deszczowej, kanalizacji sanitarnej,
elektroenergetycznych;
na terenie Akademii Wychowania Fizycznego im. Bronisława
Czecha w Krakowie przy al. Jana Pawła II 78, 31-571 Kraków;
na działce 7/24.

Inwestor: Akademia Wychowania Fizycznego
im. Bronisława Czecha
w Krakowie
al. Jana Pawła II 78,
31-571 Kraków

Treść rysunku:
RZUT POZIOMU -3,10 I -4,00

UL. WIELOPOLE 18B, 31-072 KRAKÓW, NIP: 6762574406, EMAIL: ARP.BIURO@GMAIL.COM, TEL.: 124225570

FUNKCJA	NAZWISKO	NR UPRAW.	SPECJALNOŚĆ	PODPIS	Stadium
Generalny projektant	dr inż. arch. M. MANECKI	MPOIA 036/2009	Architektura		PROGRAM FUNKCJONALNO- UŻYTKOWY
Koordynator zesp.	mjr inż. arch. L. MANECKI	97 / 65	Architektura		Data
Projektant	mjr inż. arch. M. SŁĘBODA	MPOIA 019/2003	Architektura		STYCZEŃ 2021
Współpraca projektowa	D. TARGOSZ		Architektura		

Skala: 1:200
Nr rysunku: S-2

SCHEMAT WENTYLACJI