


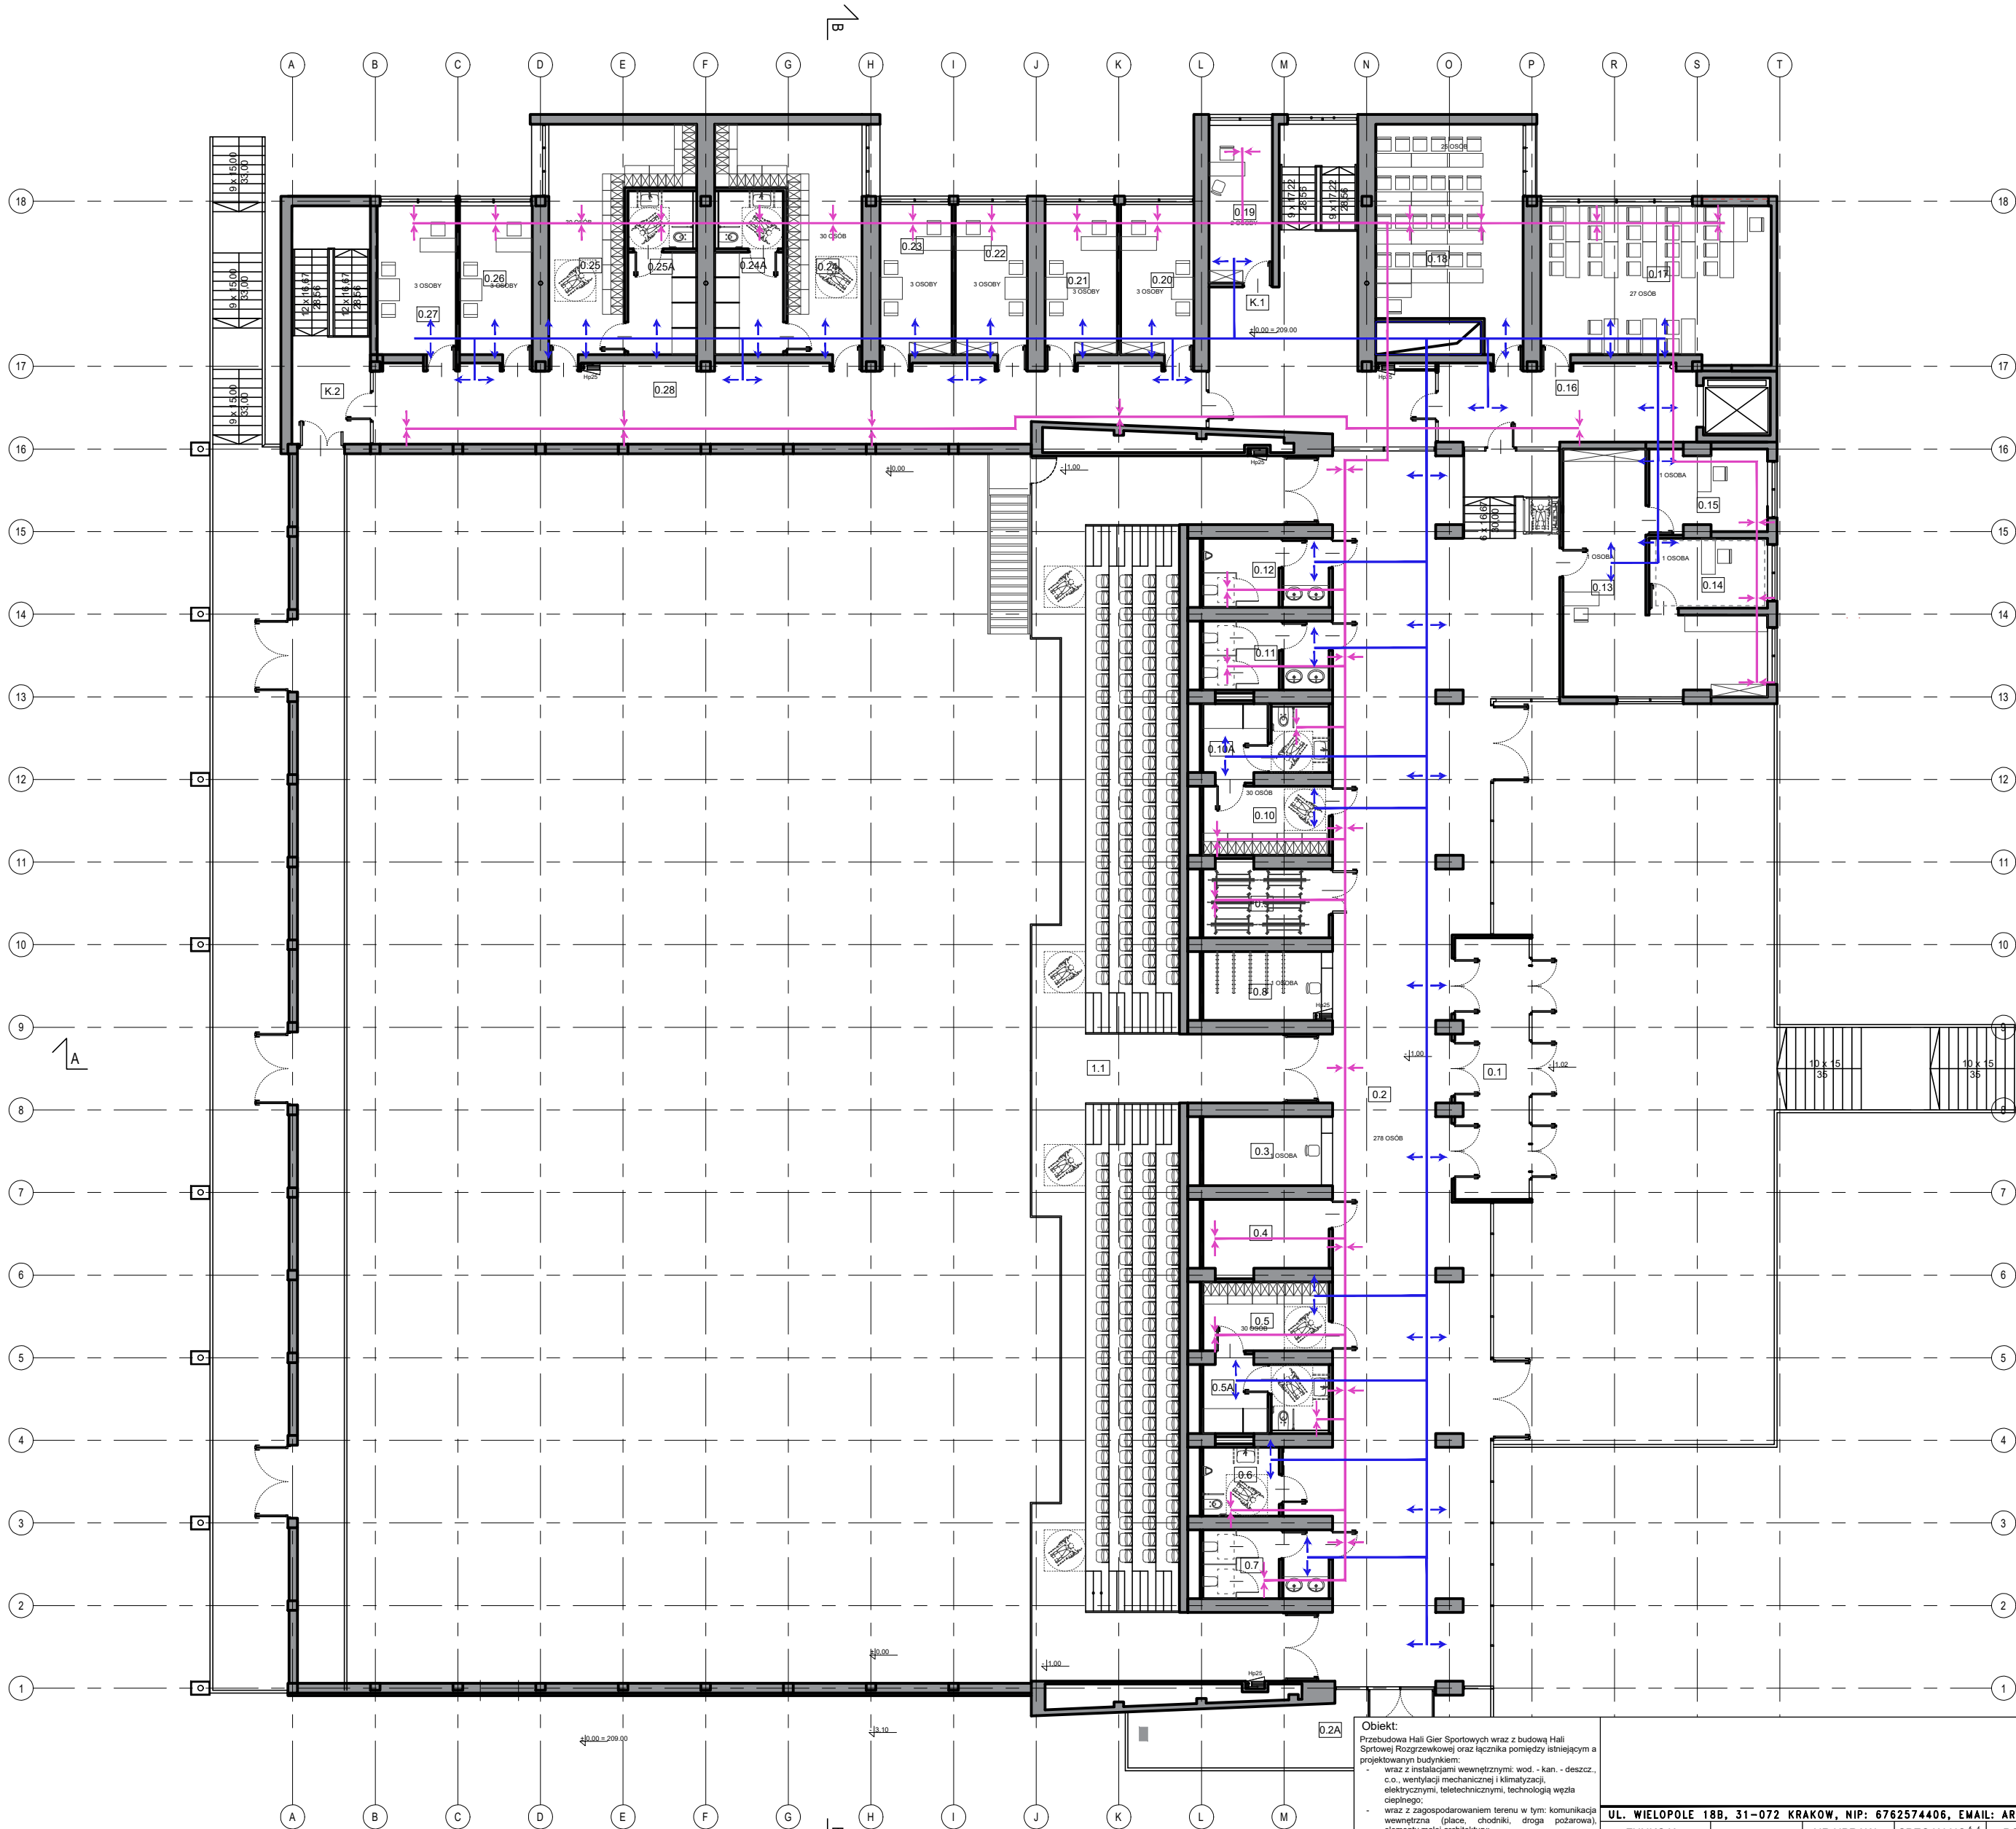

NR	NAZWA POMIESZCZENIA	POW. [m ²]
0.1	WATROLAP	25,3500
0.2	HALL GŁÓWNY	388,5600
0.2A	TARAS	22,4400
0.3	POBIERENIA	12,7700
0.4	POMIESZCZENIE MONITORINGU	12,0000
0.5	SZATNIA I	11,4700
0.5A	WC I UMYWALNA I	11,4700
0.6	TOILETA MĘSKA NIEPEŁ.	6,9200
0.7	TOILETA DAMSKA	11,4700
0.8	SZATNIA GÓRZEJ WIERZCHNIEJ	11,4700
0.9	MAGAZYN PODRĘCZNY B	12,0000
0.10	SZATNIA J	11,4700
0.10A	WC I UMYWALNA J	11,4700
0.11	TOILETA DAMSKA	11,4700
0.12	TOILETA MĘSKA	11,4700
0.13	SEKRETARIAT	33,4600
0.14	BURO A	19,8700
0.15	BURO B	12,9600
0.16	KOMUNIKACJA	26,9900
0.17	SALA SEMINARIJNA D	46,7400
0.18	SALA SEMINARIJNA E	46,1400
0.19	POMIESZCZENIE PORADKOWE	8,3000
0.20	POKÓJ DYDAKTYCZNY B	15,0900
0.21	POKÓJ DYDAKTYCZNY C	14,9000
0.22	POKÓJ DYDAKTYCZNY D	14,8000
0.23	POKÓJ DYDAKTYCZNY E	14,9200
0.24	SZATNIA G	29,6000
0.24A	WC I UMYWALNA G	14,8600
0.25	SZATNIA H	29,6200
0.25A	WC I UMYWALNA H	14,8600
0.26	POKÓJ DYDAKTYCZNY F	15,1000
0.27	POKÓJ DYDAKTYCZNY G	15,1000
0.28	KOMUNIKACJA	91,3000
K.1	KLATKA SCHODOWA	58,9800
K.2	KLATKA SCHODOWA	24,5200
ŁĄCZNE		1000,79

LEGENDA:

WENTYLACJA NAWIENNA

WENTYLACJA WYWIENNA

CENTRALA WENTYLACYJNA

PRZEBIEG W STROPIE

UWAGA:
NA PLANIE PRZESTAWIONO LOKALIZACJE
GŁÓWNYCH URZĄDZEŃ INSTALACJI ABY POKAZAĆ
SCHEMATYKOWO
NIE JEST TO DOKŁADNA SPECYFIKACJA
LICZBE URZĄDZEŃ NALEŻY USTALIĆ NA ETAPIE
PROJEKTU BUDOWLANEGO

LEGENDA:

WYBURZENIA

CZĘŚĆ ISTNIEJĄCE

CZĘŚĆ PROJEKTOWANA

Obiekt: Przebudowa Hali Gier Sportowych wraz z budową Hali Sportowej Rozgrzewkowej oraz łącznika pomiędzy istniejącym a projektowanym budynkiem:
- wraz z instalacjami wewnętrznymi: wod.-kan.-deszcz., c.o., wentylacji mechanicznej i klimatyzacji, elektrycznymi, teletechnicznymi, technologią węzła ciepłego;
- wraz z zagospodarowaniem terenu w tym: komunikacja wewnętrzna (płace, chodniki, droga pożarowa), elementy małej architektury;
- wraz z instalacjami zewnętrznymi: oświetlenia terenu, kanalizacji deszczowej, kanalizacji sanitarnej, elektroenergetycznej;
na terenie Akademii Wychowania Fizycznego im. Bronisława Czecha w Krakowie przy al. Jana Pawła II 78, 31-571 Kraków; na działce 7/24.

Inwestor: Akademia Wychowania Fizycznego im. Bronisława Czecha w Krakowie
al. Jana Pawła II 78,
31-571 Kraków

Treść rysunku: RZUT POZIOMU -1,00 I 0,00

SCHEMAT WENTYLACJI

FUNKCJA	NAZWISKO	NR UPRAW.	SPECJALNOŚĆ	PODPIS	Stadium
Generalny projektant	dr inż. arch. M. MANECKI	MPOIA 036/2009	Architektura		PROGRAM FUNKCJONALNO- UŻYTKOWY
Koordynator zesp.	mgr inż. arch. L. MANECKI	97 / 65	Architektura		Data
Projektant	mgr inż. arch. M. SŁĘBIODA	MPOIA 019/2003	Architektura		STYCZEŃ 2021
Współpraca projektowa	D. TARGOSZ		Architektura		

Skala: 1:200
Nr rysunku: S-3

UL. WIELOPOLE 18B, 31-072 KRAKÓW, NIP: 6762574406, EMAIL: ARP.BIURO@GMAIL.COM, TEL.: 124225570

ARP MANECKI SP. Z O.O. SP. K.