


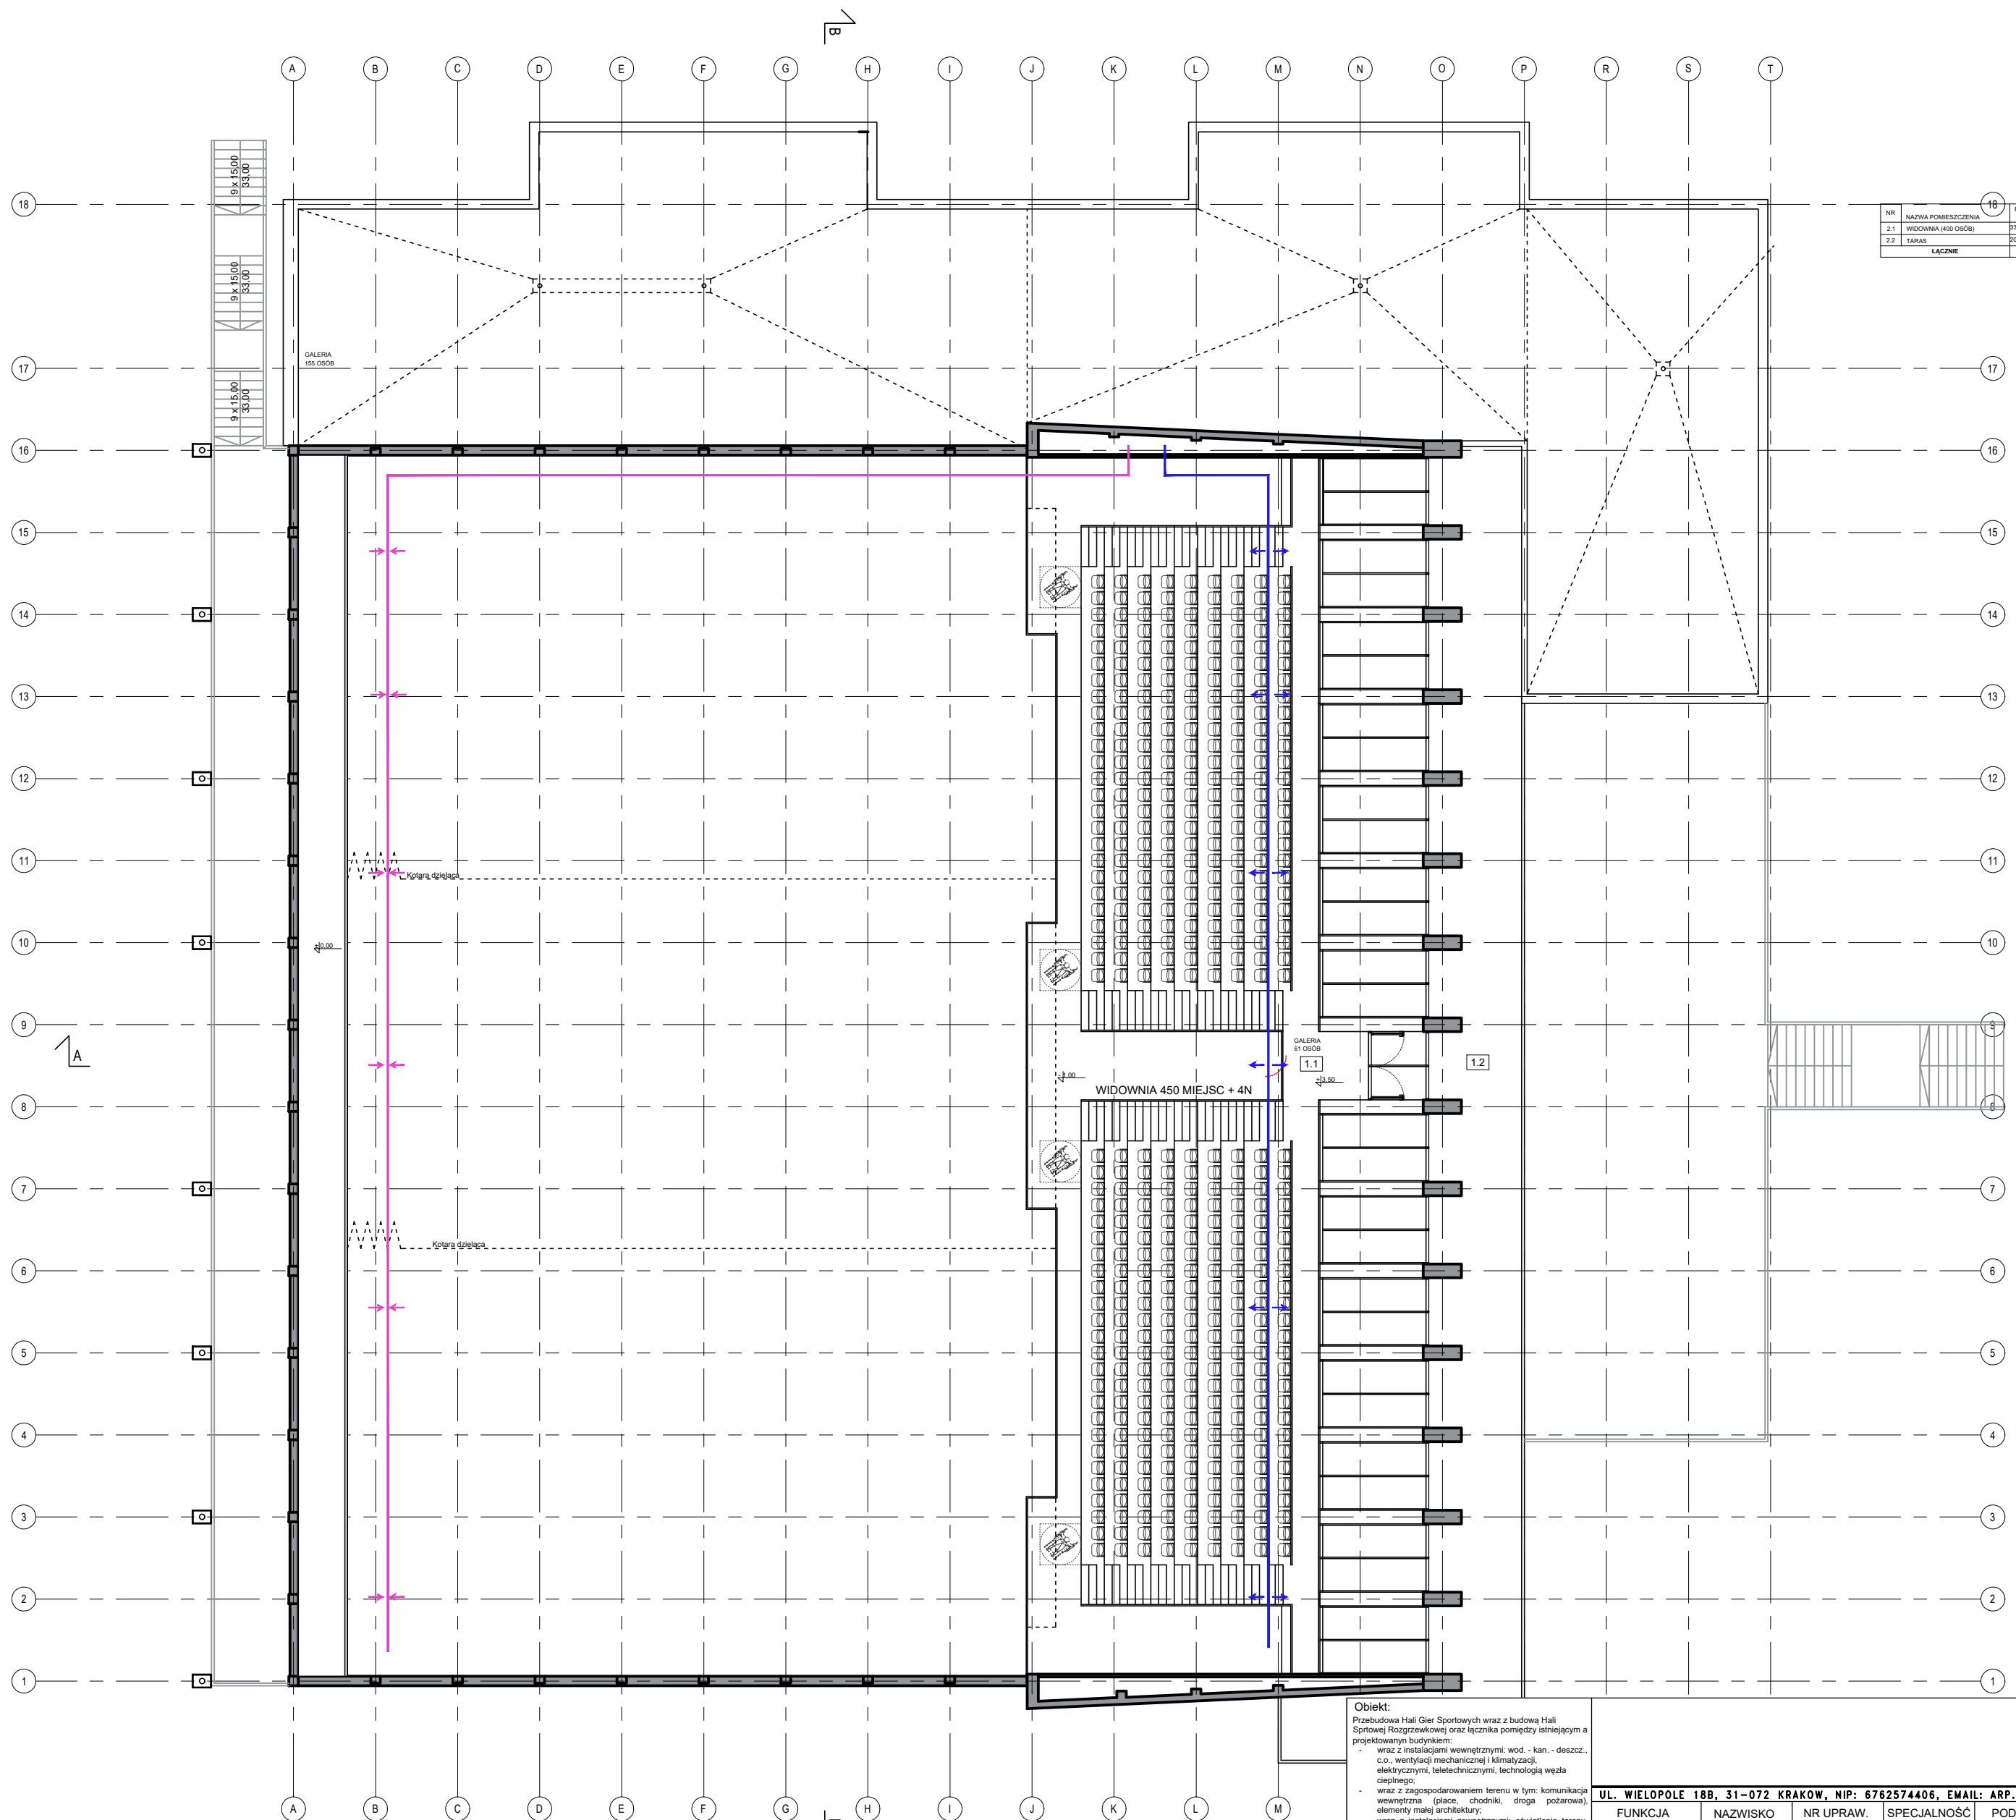

NR	NAZWA POMIESZCZENIA	POW. [m²]
2.1	WIDOWNIA (WŁÓŚCIB)	324,800
2.2	TARAS	202,240
ŁĄCZNE		527,04

LEGENDA:

- WENTYLACJA NAWIEWNA
- WENTYLACJA WYWIEWNA
- CENTRALA WENTYLACYJNA
- PRZEBIEG W STROPIE

UWAGA:
NA RYSUNKU PRZEDSTAWIONO LOKALIZACJĘ
GŁÓWNYCH URZĄDZEŃ INSTALACJI ARII PODAJĄC
SCHEMAT RODZAJANIA
NIE JEST TO OKOŁOJNA SPECYFIKACJA
LICZBE URZĄDZEŃ NALEŻY USTALIĆ NA ETAPIE
PROJEKTU BUDOWANEGO

LEGENDA:

- WYBURZENIA
- CZĘŚĆ ISTNIEJĄCE
- CZĘŚĆ PROJEKTOWANA

Objekt:
Przebudowa Hali Gier Sportowych wraz z budową Hali
Sportowej Rozgrzewkowej oraz łącznika pomiędzy istniejącym a
projektowanym budynkiem:
- wraz z instalacjami wewnętrznymi: wod. - kan. - deszcz.,
c.o., wentylacji mechanicznej i klimatyzacji,
elektrycznymi, teletechnicznymi, technologią węzła
ciepłego;
- wraz z zagospodarowaniem terenu w tym: komunikacja
wewnętrzna (płace, chodniki, droga pożarowa),
elementy małej architektury;
- wraz z instalacjami zewnętrznymi: oświetlenia terenu,
kanalizacji deszczowej, kanalizacji sanitarnej,
elektroenergetycznej;
na terenie Akademii Wychowania Fizycznego im. Bronisława Czecha
w Krakowie przy al. Jana Pawła II 78, 31-571 Kraków;
na działce 7/24.

Inwestor: Akademia Wychowania Fizycznego
im. Bronisława Czecha
w Krakowie
al. Jana Pawła II 78,
31-571 Kraków

Treść rysunku:
RZUT POZIOMU +3,50

UL. WIELOPOLE 18B, 31-072 KRAKÓW, NIP: 6762574406, EMAIL: ARP.BIURO@GMAIL.COM, TEL.: 124225570					
FUNKCJA	NAZWISKO	NR UPRAW.	SPECJALNOŚĆ	PODPIS	Stadium
Generalny projektant	dr inż. arch. M. MANECKI	MPOIA 036/2009	Architektura		PROGRAM FUNKCJONALNO- UŻYTKOWY
Koordynator zesp.	mjr inż. arch. L. MANECKI	97 / 65	Architektura		Data
Projektant	mjr inż. arch. M. SŁEBIODA	MPOIA 019/2003	Architektura		
Współpraca projektowa	D. TARGOSZ		Architektura		STYCZEŃ 2021

Skala
1:200

Nr rysunku
S-4