


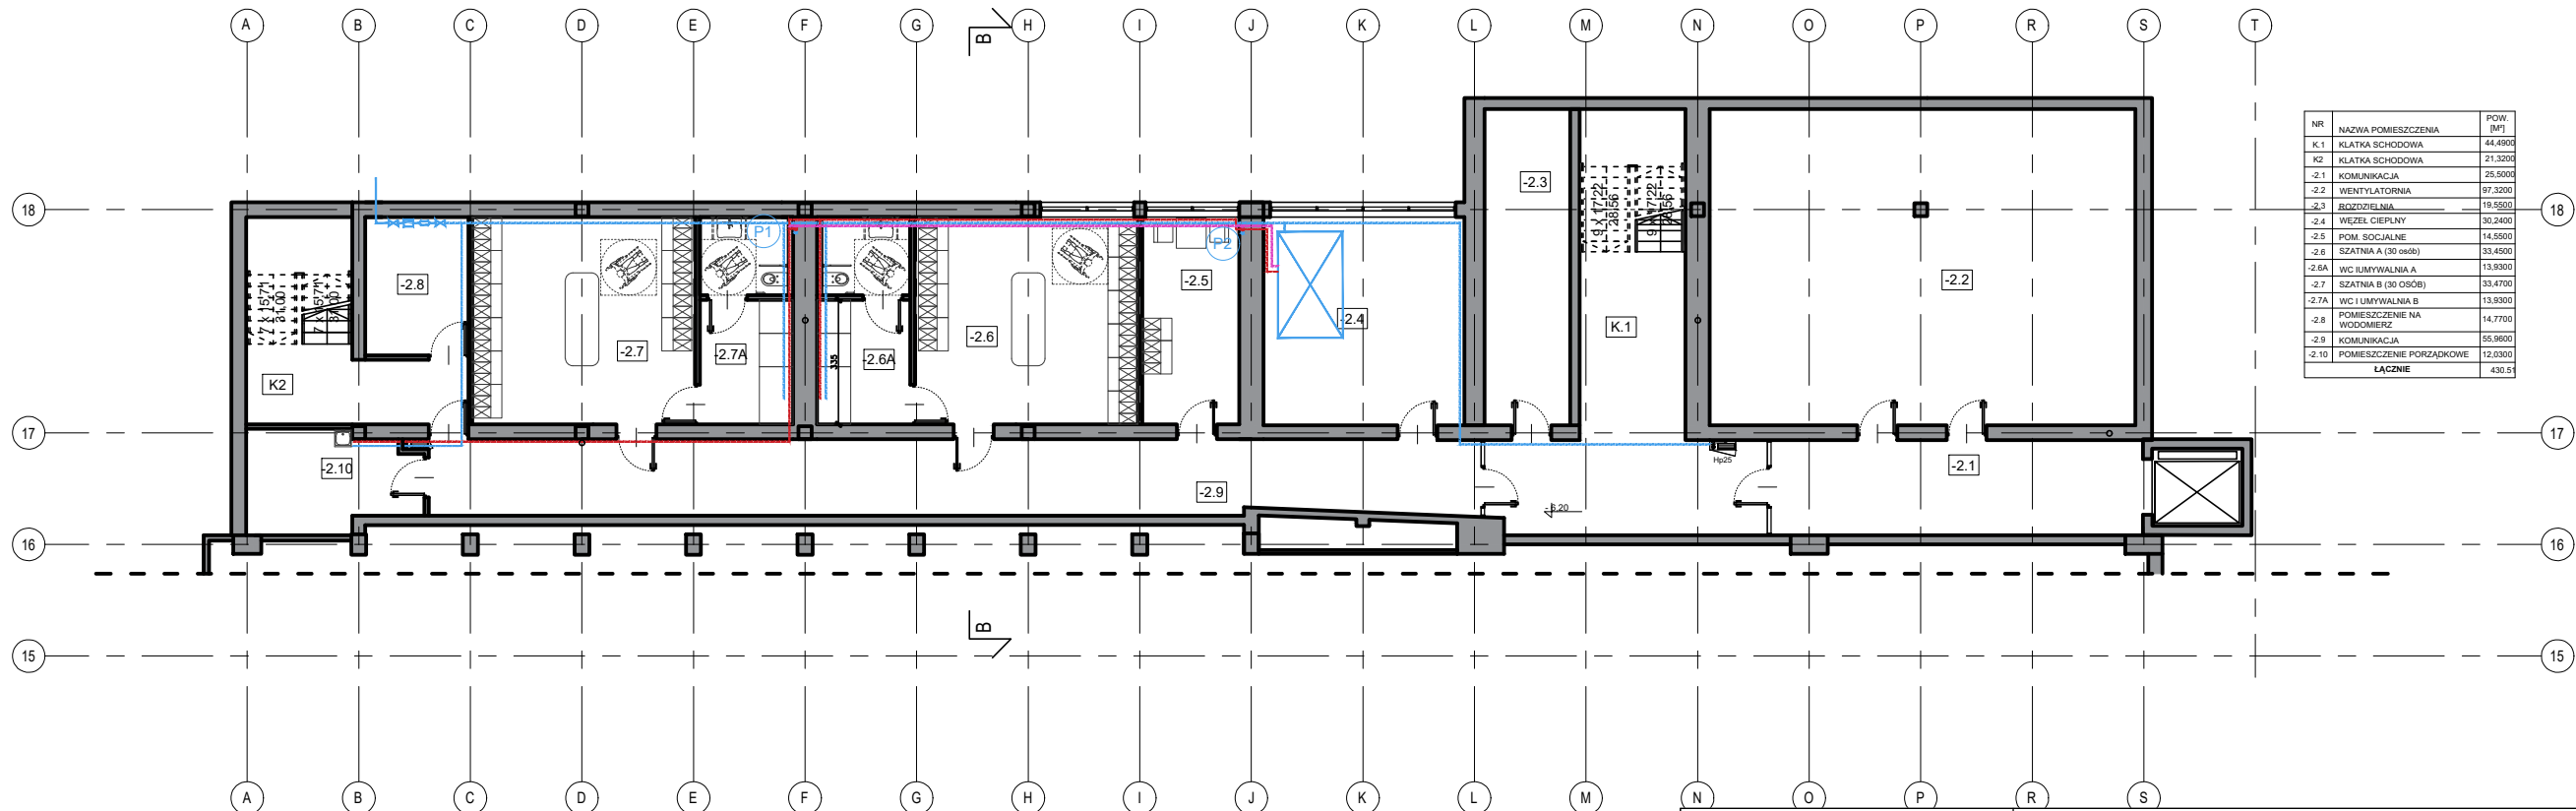

| NR      | NAZWA POMIESZCZENIA        | POW. [m²] |
|---------|----------------------------|-----------|
| K.1     | KLATKA SCHODOWA            | 44.4900   |
| K.2     | KLATKA SCHODOWA            | 21.3200   |
| -2.1    | KOMUNIKACJA                | 25.5000   |
| -2.2    | WENTYLATORNIA              | 97.3200   |
| -2.3    | BRODZIELNIA                | 19.5500   |
| -2.4    | WEZEŁ CIEPLNY              | 30.2400   |
| -2.5    | POM. SOCJALNE              | 14.5500   |
| -2.6    | SZATNIA A (30 osób)        | 33.4500   |
| -2.6A   | WC I UMYWALNIA A           | 13.9300   |
| -2.7    | SZATNIA B (30 osób)        | 33.4700   |
| -2.7A   | WC I UMYWALNIA B           | 13.9300   |
| -2.8    | POMIESZCZENIE NA WODOMIERZ | 14.7700   |
| -2.9    | KOMUNIKACJA                | 55.9800   |
| -2.10   | POMIESZCZENIE PORZĄDKOWE   | 12.0300   |
| ŁĄCZNIE |                            | 430.51    |

LEGENDA:

P1 PION INSTALACJI WODNEJ

ZIMNA WODA

CIEPŁA WODA

WODA CYRKULACYJNA

ZESTAW WODOMIERZOWY

UWAGA:  
NA RYSUNKU PRZEDSTAWIONO LOKALIZACJĘ  
GŁÓWNYCH URZĄDZEŃ INSTALACJI ABY POKAZAĆ  
SCHEMAT ROZWIĄZANIA.  
NIE JEST TO DOKŁADNA SPECYFIKACJA  
LICZBE URZĄDZEŃ NALEŻY USTALIĆ NA ETAPIE  
PROJEKTU BUDOWLANEGO

LEGENDA:

WYBURZENIA

CZĘŚĆ ISTNIEJĄCE

CZĘŚĆ PROJEKTOWANA

Obiekt:  
Przebudowa Hali Gier Sportowych wraz z budową Hali  
Sportowej Rozgrzewkowej oraz łącznika pomiędzy istniejącym a  
projektowanym budynkiem:  
- wraz z instalacjami wewnętrznymi: wod. - kan. - deszcz.,  
c.o., wentylacji mechanicznej i klimatyzacji,  
elektrycznymi, teletechnicznymi, technologią węzła  
ciepłego;  
- wraz z zagospodarowaniem terenu w tym: komunikacja  
wewnętrzna (place, chodniki, droga pożarowa),  
elementy małej architektury;  
- wraz z instalacjami zewnętrznymi: oświetlenia terenu,  
kanalizacji deszczowej, kanalizacji sanitarnej,  
elektroenergetycznymi;  
na terenie Akademii Wychowania Fizycznego im. Bronisława  
Czecha w Krakowie przy al. Jana Pawła II 78, 31-571 Kraków;  
na działce 7/24.

Inwestor:  
Akademia Wychowania Fizycznego  
im. Bronisława Czecha  
w Krakowie  
al. Jana Pawła II 78,  
31-571 Kraków

UL. WIELOPOLE 18B, 31-072 KRAKÓW, NIP: 6762574406, EMAIL: ARP.BIURO@GMAIL.COM, TEL.: 124225570

| FUNKCJA                  | NAZWISKO                      | NR UPRAW.      | SPECJALNOŚĆ  | PODPIS |
|--------------------------|-------------------------------|----------------|--------------|--------|
| Generalny projektant     | dr inż. arch.<br>M. MANECKI   | MPOIA 036/2009 | Architektura |        |
| Koordynator zesp.        | mgr inż. arch.<br>L. MANECKI  | 97 / 65        | Architektura |        |
| Projektant               | mgr inż. arch.<br>M. SŁEBIODA | MPOIA 019/2003 | Architektura |        |
| Współpraca<br>projektowa | D. TARGOSZ                    |                | Architektura |        |

Stadium  
PROGRAM FUNKCJONALNO-  
UŻYTKOWY

Data  
STYCZEŃ 2021

Skala  
1:200

Nr rysunku  
S-1

Treść rysunku:  
RZUT POZIOMU -6,20

SCHEMAT WENTYLACJI