


LEGENDA

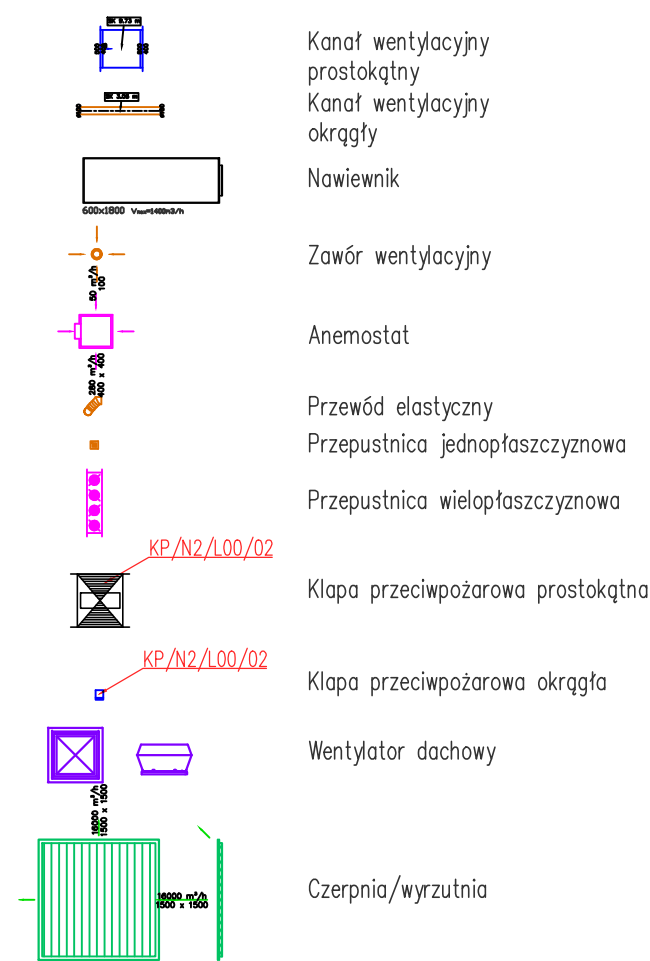

Uwaga: Umieszczenie kanałów wentylacyjnych/tras kablowych skoordynować z mocowaniami okapów. Proszę o umieszczenie na rzutach w miejscu gdzie są okapy.

Inwestor | Investor
SZPITAL WOJEWÓDZKI
w Poznaniu
ul. Juraszów 7-19
60-478 Poznań

Projektant
graphit
#beAhead
Stephania 22/30/424
00-739 Warszawa
(22) 716 30 40
www.graphit.pl

Projektant	mgr inż. Katarzyna Baranek	Wzrost/CIężar	
Wykonawca	mgr inż. Kinga Łosińska		
	mgr inż. Beata Baranek		
Scenariusz	mgr inż. Katarzyna Kania	Łącznie sumary	
	mgr inż. Maciej Baranek	10 str.	10 str.

Strona
Sanitarna

Nazwa i adres inwestycji | Project Name and Address
Budowa kuchni centralnej, budynku gospodarczo-technicznego,
zbiornika retencyjnego oraz rozbiórka budynku gospodarczego,
ul. Juraszów 7/19 Poznań, działka nr 251, obręb Golecin

Tytuł rysunku | Drawing title
RZUT INSTALACJI WENTYLACJI - DACH

Faza/Phase: Projekt Wykonawczy Skala/Scale: 1:50 Data/Date: 11.02.2022

Project No.	21009	Stage	PW	Origin	GIT	Role	VE	Doc.	-	Zone	ZA	Level	RF	Number	57030
-------------	-------	-------	----	--------	-----	------	----	------	---	------	----	-------	----	--------	-------