



ZASILANIE I POWRÓT WYKONAĆ PRZEWODEM HTKShkw 2x2x1. W REZERWIE POZOSTAŃ DWA PARY, PO JEDNEJ Z KAŻDEGO PRZEWODU. W BUDYNKU K PRZEWODY ZAKOŃCZYĆ PUSZKAMMI PRZELOTOWYMI NIEPALNYMI. OD PUSZEK UKŁADAĆ PRZEWODY YnTKSY ekw 1x2x1 POMIĘDZY POSZCZEGÓLNYMI ELEMENTAMI. PRZEWODY HTKSH UKŁADAĆ NA POZIOMIE PIWNICY W BUDYNKU K, KANAŁE TECHNICZNYM DO BUDYNKU B, A NASTĘPNIE W PRZESTRZENIACH MIĘDZYSTROPOWYCH CIĄGÓW KOMUNIKACYJNYCH DO POMIESZCZENIA MONITORINGU W BUDYNKU D.

Zestawienie danych z projektu	
Blok	Opis
	CZUJKA WIELODETEKTOROWA
	RĘCZNY OSTRZEGACZ POŻAROWY
	ELEMENT WEJŚCIA/WYJŚCIA 4/4 (230VAC)
	WSKAŹNIK ZADZIAŁANIA

ZESTAWIENIE POMIESZCZEŃ PIWNICY OBJĘTOŚCI ZAKRESIEM OPRACOWANIA		
Nr	Nazwa pomieszczenia	Pow. (m²)
0.1	DZWIÓ SZPITALNY	8,82
0.2	KŁATKA SCHODOWA	22,32
0.3	HOL WINDOWY	19,46
0.4	MAGAZYN	6,79
0.5	ISTNIEJĄCE POMIESZCZENIE GŁÓWNEJ KUCHNI	24,49
0.6	ISTNIEJĄCA WENTYLATOROWA	42,16
0.7	ISTNIEJĄCE PRZ. TECHNICZNE URZĄDZEŃ DO DEZYNFEKCJI	26,73
0.8	ISTNIEJĄCE POM. GENERATORA BEZPIECZKA	5,94
0.9	ISTNIEJĄCY MAGAZYN CHŁODNY SODOWEGO	6,95
0.10	ISTNIEJĄCY MAGAZYN KWAŚU SODOWEGO	5,41
Razem (powierzchnia netto):		167,07

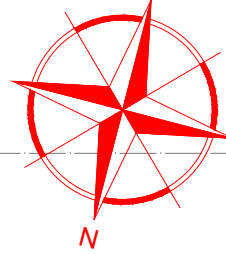

SCHEMAT SZPITALA
(SKALA 1:2000)

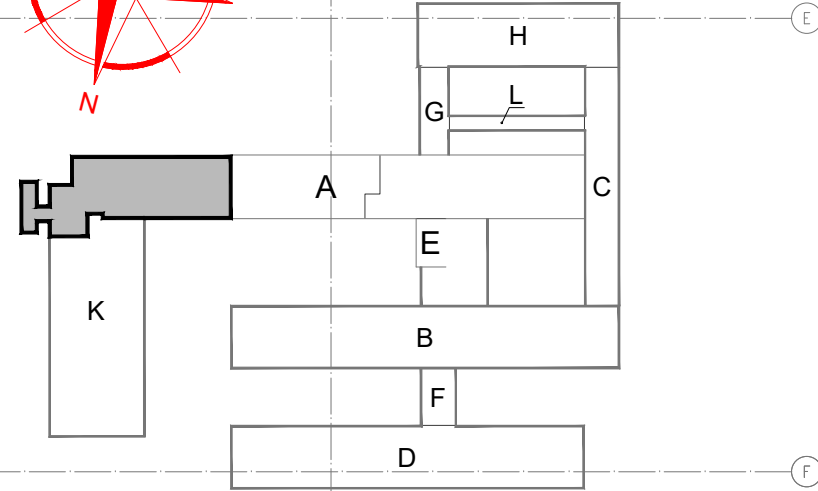

STADIUM		PROJEKT BUDOWLANY	
BRANŻA		Projekt techniczny	
NAZWA OBIEKTU		INSTALACJE ELEKTRYCZNE	
TYTUŁ RYSUNKU		RZUT PIWNICY SYSTEM SYGNALIZACJI POŻARU	
SKALA RYSUNKU		1:100	NUMER RYSUNKU IE_3
PROJEKTANT		mgr inż. Andrzej Rączkowski POM/0010/PWOE/14	
SPRAWDZAJĄCY		mgr inż. Marek Wojciechowski KUP/0085/PWOE/12	
DATA SPORZĄDZENIA		31.01.2022	
INWESTOR		Samodzielny Publiczny Szpital Wojewódzki w Suwałkach, ul. Szpitalna 60, 16-400 Suwałki	
JEDNOSTKA PROJEKTOWA		e-mail: włodzimierzkaniewski@wp.pl	
WAW		BIURO PROJEKTOWANIA I REALIZACJI ARCHITEKTURY UL. CYGANKA 7 87-800 WŁOCŁAWEK	
PRAWA AUTORKIE ZASTRZEŻONE. NINIEJSZY PROJEKT JEST PRZEDMIOTEM PRAWA AUTORSKIEGO I OCHRONNY. JEST AUTOREM PRAWAM OŚRODKIEM I AUTOREM PRAWAMI MAJĄTKOWYM JAKO TWÓRCY ARCHITEKTONICZNY. ARCHITEKTONICZNO-UMBRAJACYJNY, URBANISTYCZNY NA PODSTAWIE USTAWY Z DNIA 02.10.2014 O PRAWIE AUTORSKIM I PRAWACH POWIĄZANYCH (Dz.U. z 2014 r. poz. 904).		NR STRONY	