



ZESTAWIENIE POMIESZCZEŃ PARTERU OBJĘTYCH ZAKRESEM OPRACOWANIA:					
Nr	Nazwa pomieszczenia	Pow. (m²)			
	Wojewódzki Szpital	8,82	27	POKOJE PRZYGOTOWAWCZE	11,09
1	DOMÓW SZPITALNY	8,82	30	ŁAZIENKA PRZY SALI CHORYCH	2,94
2	KLATKA SCHODOWA	22,32	31	SALA CHORYCH 2 OSOBOWA	16,52
3	HOL WINDY	26,50	32	SALA CHORYCH 2 OSOBOWA	16,52
4	KORYTARZ POCZEKALNI	70,13	33	ŁAZIENKA PRZY SALI CHORYCH	3,91
4a	POMIESZCZENIE TECHNICZNE	2,72	34	SALA CHORYCH 3 OSOBOWA	32,90
5	POKOJE DIAGNOSTYCZNO-ZABIEGOWE	17,88	35	ŁAZIENKA PRZY SALI CHORYCH	3,33
6	POKOJE BADAŃ	13,70	37	BRUDOWNIK	5,45
7	SALA TRWAŁ	29,12	38	ŁAZIENKA PRZY SALI CHORYCH	3,31
8	ŁAZIENKA PRZY SALI TRWAŁ	4,11	39	SALIZOLACJA	3,82
9	ŁAZIENKA Z WANNĄ	7,07	40	ŁAZIENKA IZOLACJI	3,85
10	USTĘPY PERSONELU	5,93	41	IZOLACJA	10,61
11	POM. PORZĄDKOWE	3,03	42	IZOLACJA	10,59
12	MAGAZYN BRZOZY	3,43	43	ŁAZIENKA IZOLACJI	2,71
13	SOCJAŁ. PERSONELU	8,33	44	POM. PORZĄDKOWE	3,19
14	ŚLIZIZOLACJA PERSONELU	5,68	45	ŚLIZIZOLACJA	2,78
15	SECRETARIAT	13,67	46	ŚLIZIZOLACJA	3,63
16	PIEL. Oddziałowa	18,84	47	ŁAZIENKA IZOLACJI	2,82
17	MAGAZYN CZYSTY	3,71	48	IZOLACJA	9,31
18	POKOJE ORDYNATORA	19,31	49	IZOLACJA	10,40
18a	PRZEDPOKÓJ	3,77	50	ŁAZIENKA IZOLACJI	2,91
19	ŁAZIENKA ORDYNATORA	3,62	51	SALIZOLACJA	2,91
20	POKOJE LEKARSKIE	27,86	52	ANIEKS KUCHENNY PACJENTÓW	3,91
21	ŁAZIENKA LEKARSKA	3,53	53	GABINET DIAGNOSTYCZNO-ZABIEGOWY	15,94
22	ANIEKS LEKARSKA	3,47	54	SALA CHORYCH 1 OSOBOWA	21,88
23	ŚLIZIZOLACJA PACJENTA	6,75	55	ŁAZIENKA PRZY SALI CHORYCH	3,67
24	UMIOWNIA	6,45	56	KORYTARZ Oddziału	70,09
25	ŚLIZIZOLACJA PERSONELU	13,61		Razem (powierzchnia netto):	708,41

SCHEMAT SZPITALA
(SKALA 1:2000)

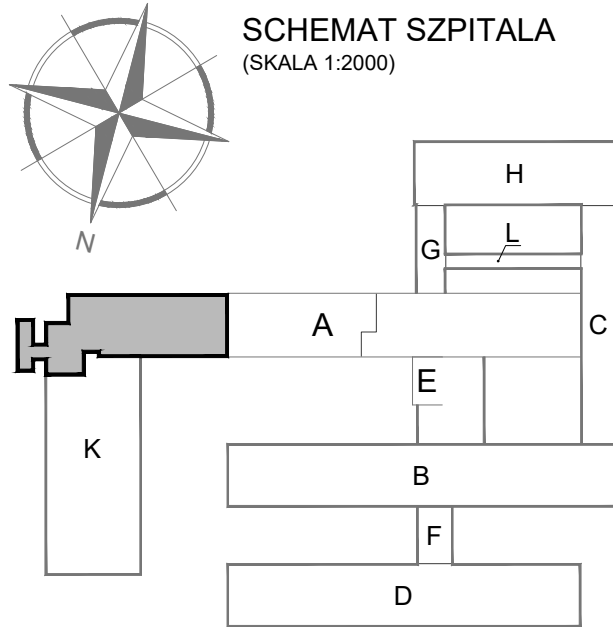

Zestawienie danych z projektu	
Blok	Opis
	GŁOŚNIK SUFITOWY 6W 100V BIAŁY - ŚREDNICA 20cm
	GŁOŚNIK SUFITOWY 6W 100V BIAŁY - ŚREDNICA 13cm
	GŁOŚNIK NAŚCIENNY 6W 100V BIAŁY
	L1a' 1.5W LINIA GŁOŚNIKOWA A
	L1b' 1.5W LINIA GŁOŚNIKOWA B

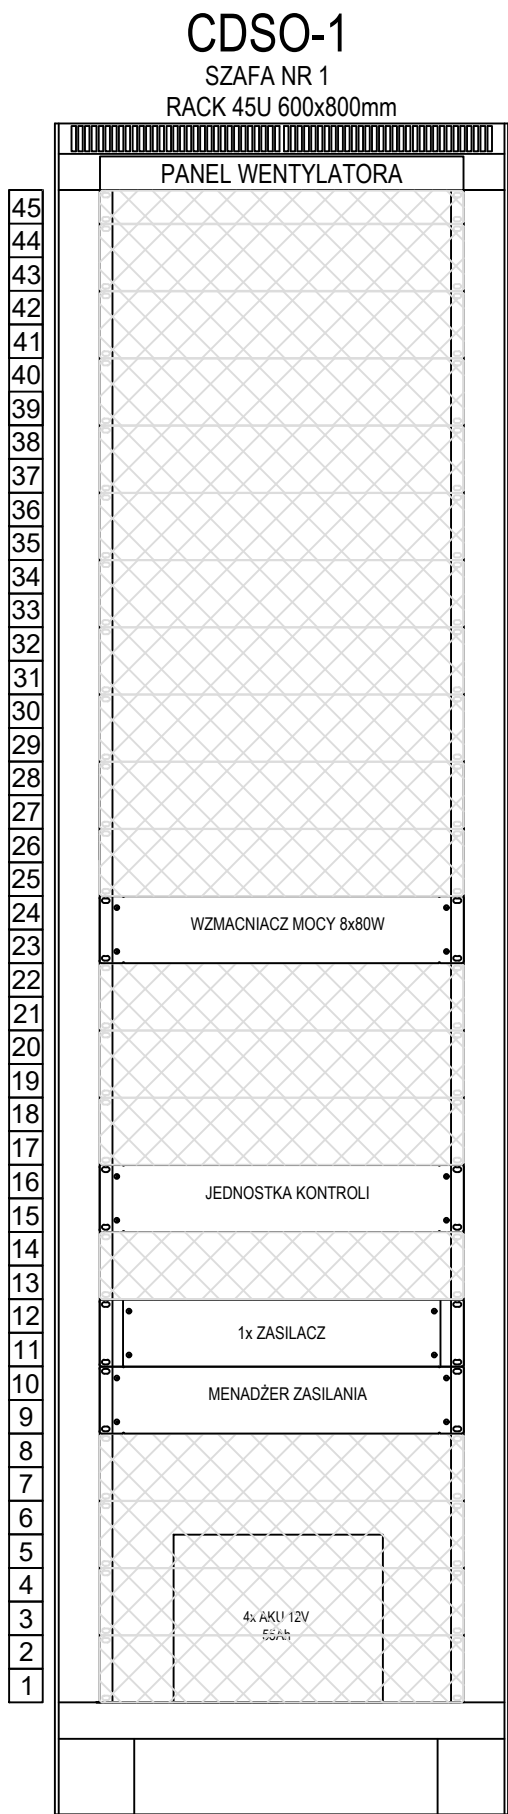

STADIUM

Projekt wykonawczy

BRANŻA

INSTALACJE ELEKTRYCZNE

NAZWA OBIEKTU

ROZBUDOWA I PRZEBUDOWA ODDZIAŁU ZAKĄZNEGO SZPITALA WOJEWÓDZKIEGO W SUWAŁKACH NA DZIAŁCE NR 21742/20 obręb 2 M. Suwałki PRZY UL. SZPITALNEJ 60 W SUWAŁKACH

TYTUŁ RYSUNKU

RZUT PARTERU DŹWIKOWY SYSTEM OSTRZEGAWCZY

SKALA RYSUNKU

1:100

NUMER RYSUNKU

IE_10

PROJEKTANT

mgr inż. Andrzej Raczkowski POM/0010/POOE/14

SPRAWDZAJĄCY

mgr inż. Marek Wojciechowski KUP/0085/PWOE/12

DATA SPORZĄDZENIA

25.02.2022

INWESTOR

Samodzielny Publiczny Szpital Wojewódzki w Suwałkach, ul. Szpitalna 60, 16-400 Suwałki

JEDNOSTKA PROJEKTOWA

WAW e-mail: włodzimierzkaniewski@wp.pl

BIURO PROJEKTOWANIA I REALIZACJI ARCHITEKTURY UL. CYGANKA 7 87-800 WŁOCŁAWEK

PRAWA AUTORSKIE ZASTRZEŻENIE: Niniejszy projekt jest przedmiotem prawa autorskiego i chroniony jest autorskimi prawami osobistymi i autorskimi prawami majątkowymi i autorskimi prawami architektonicznymi. Architektoniczno-urbanistyczny i urbanistyczny na podstawie ustawy z dnia 19.01.2007 o prawie autorskim i prawach pokrewnych (Dz.U. 2007.1.20.39).

NR STRONY