




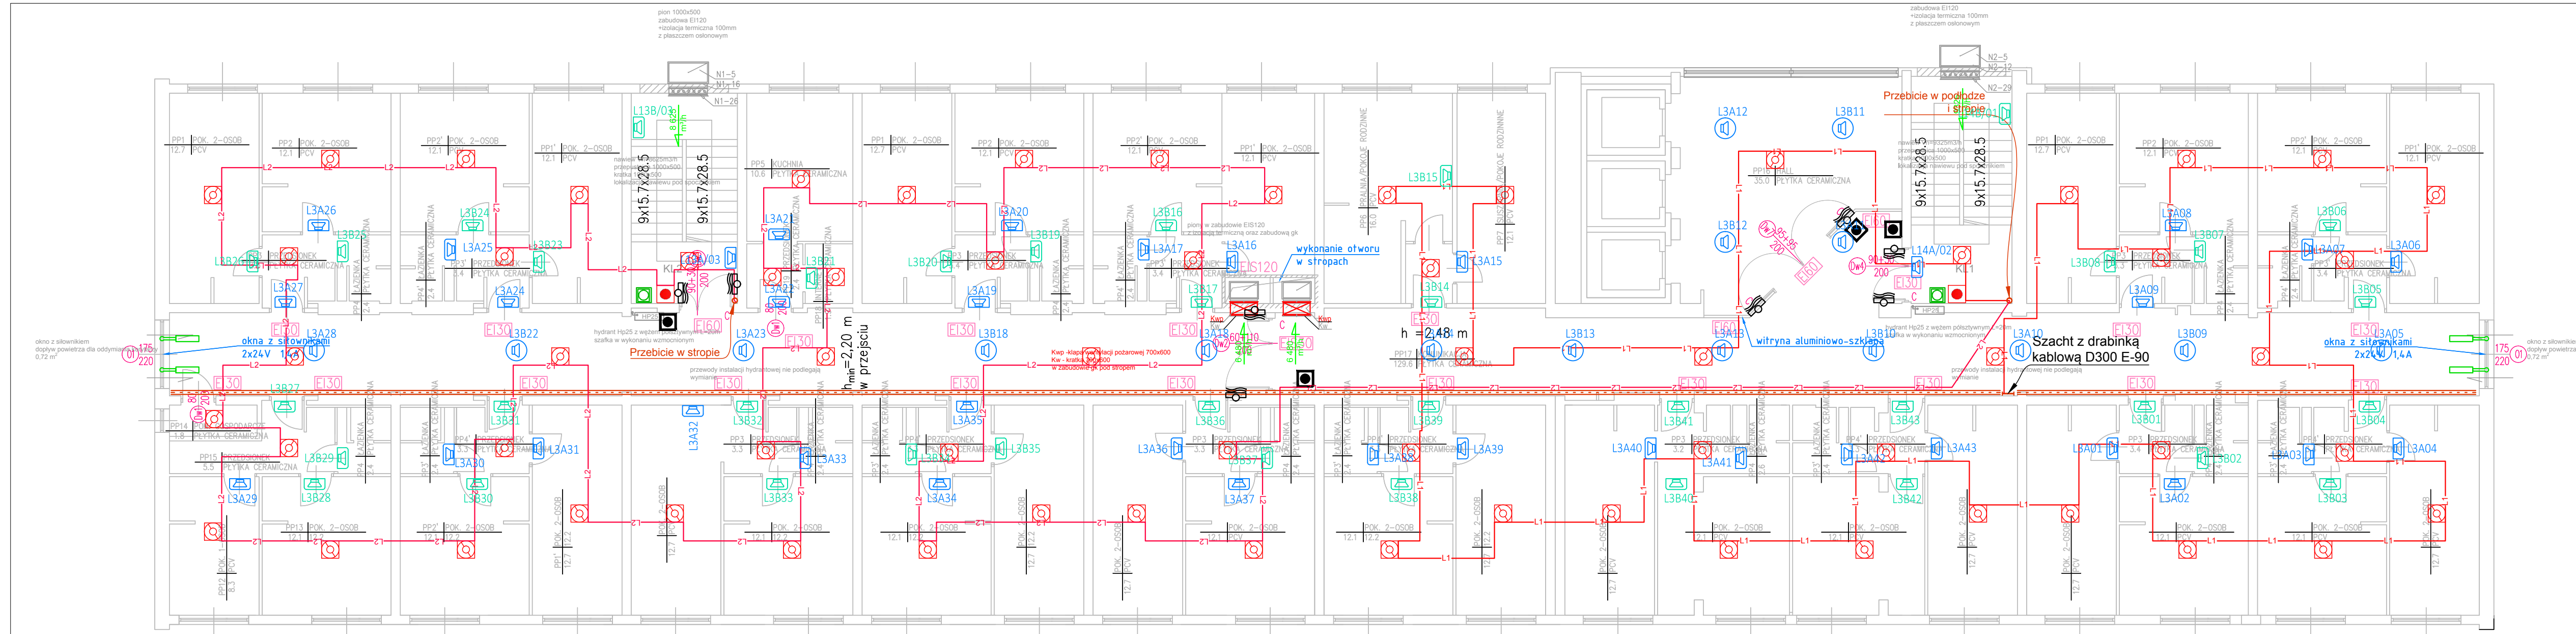


Rzut 1 piętra

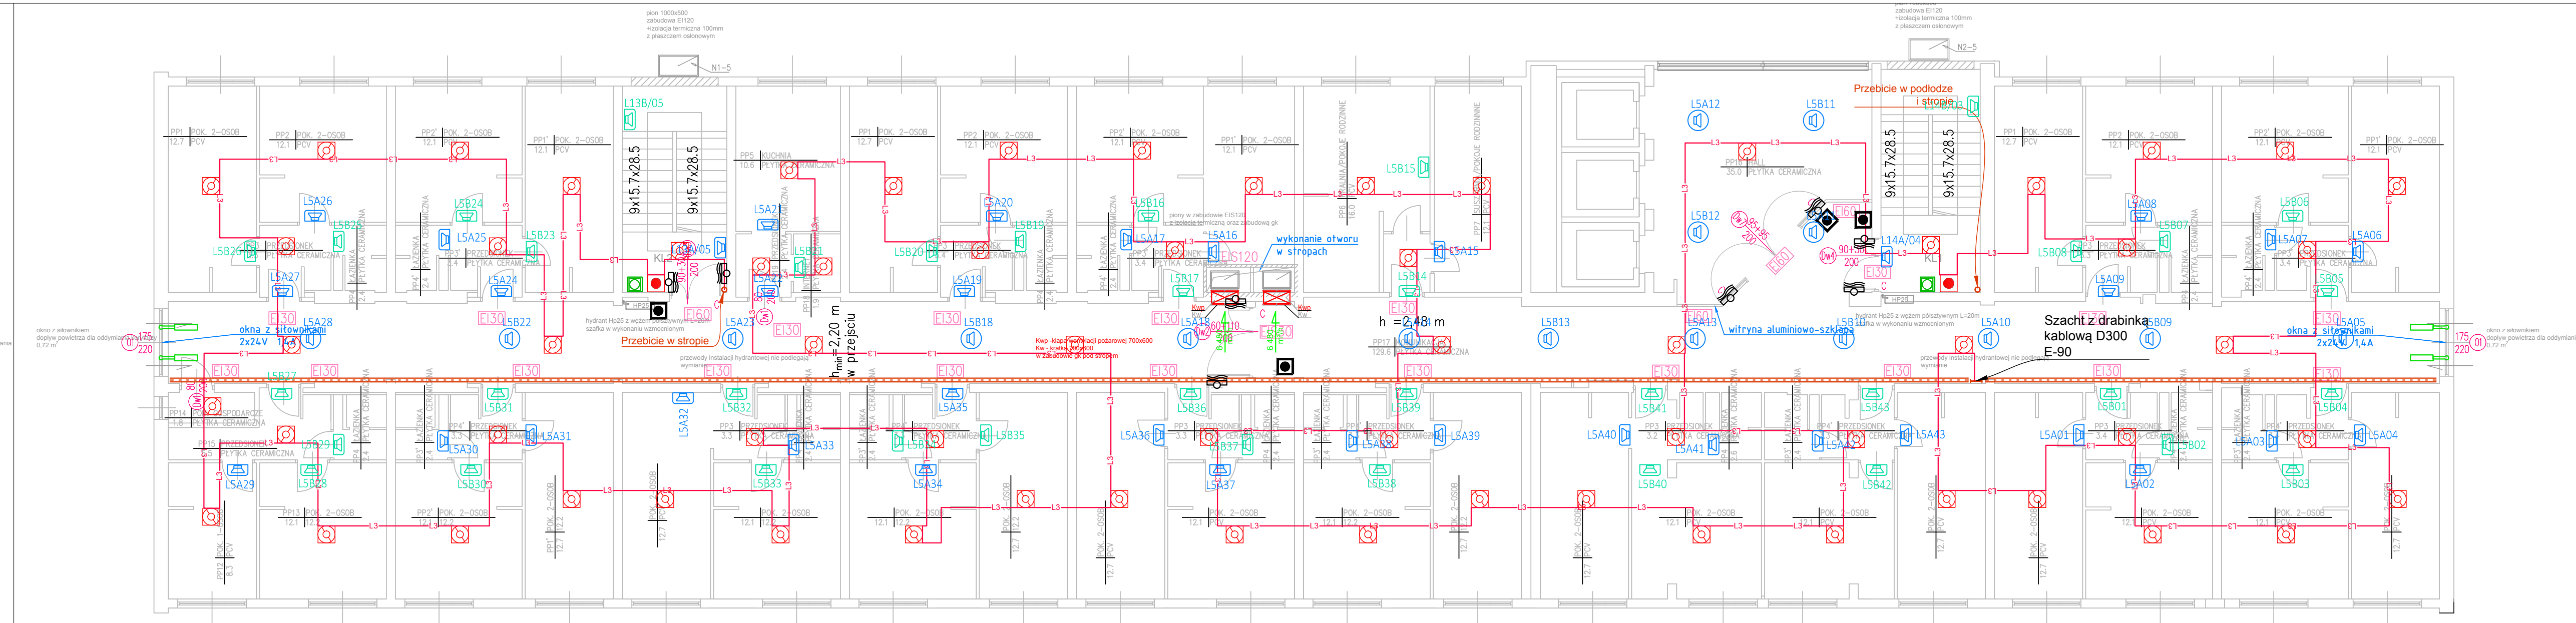


Rzut 3 piętra

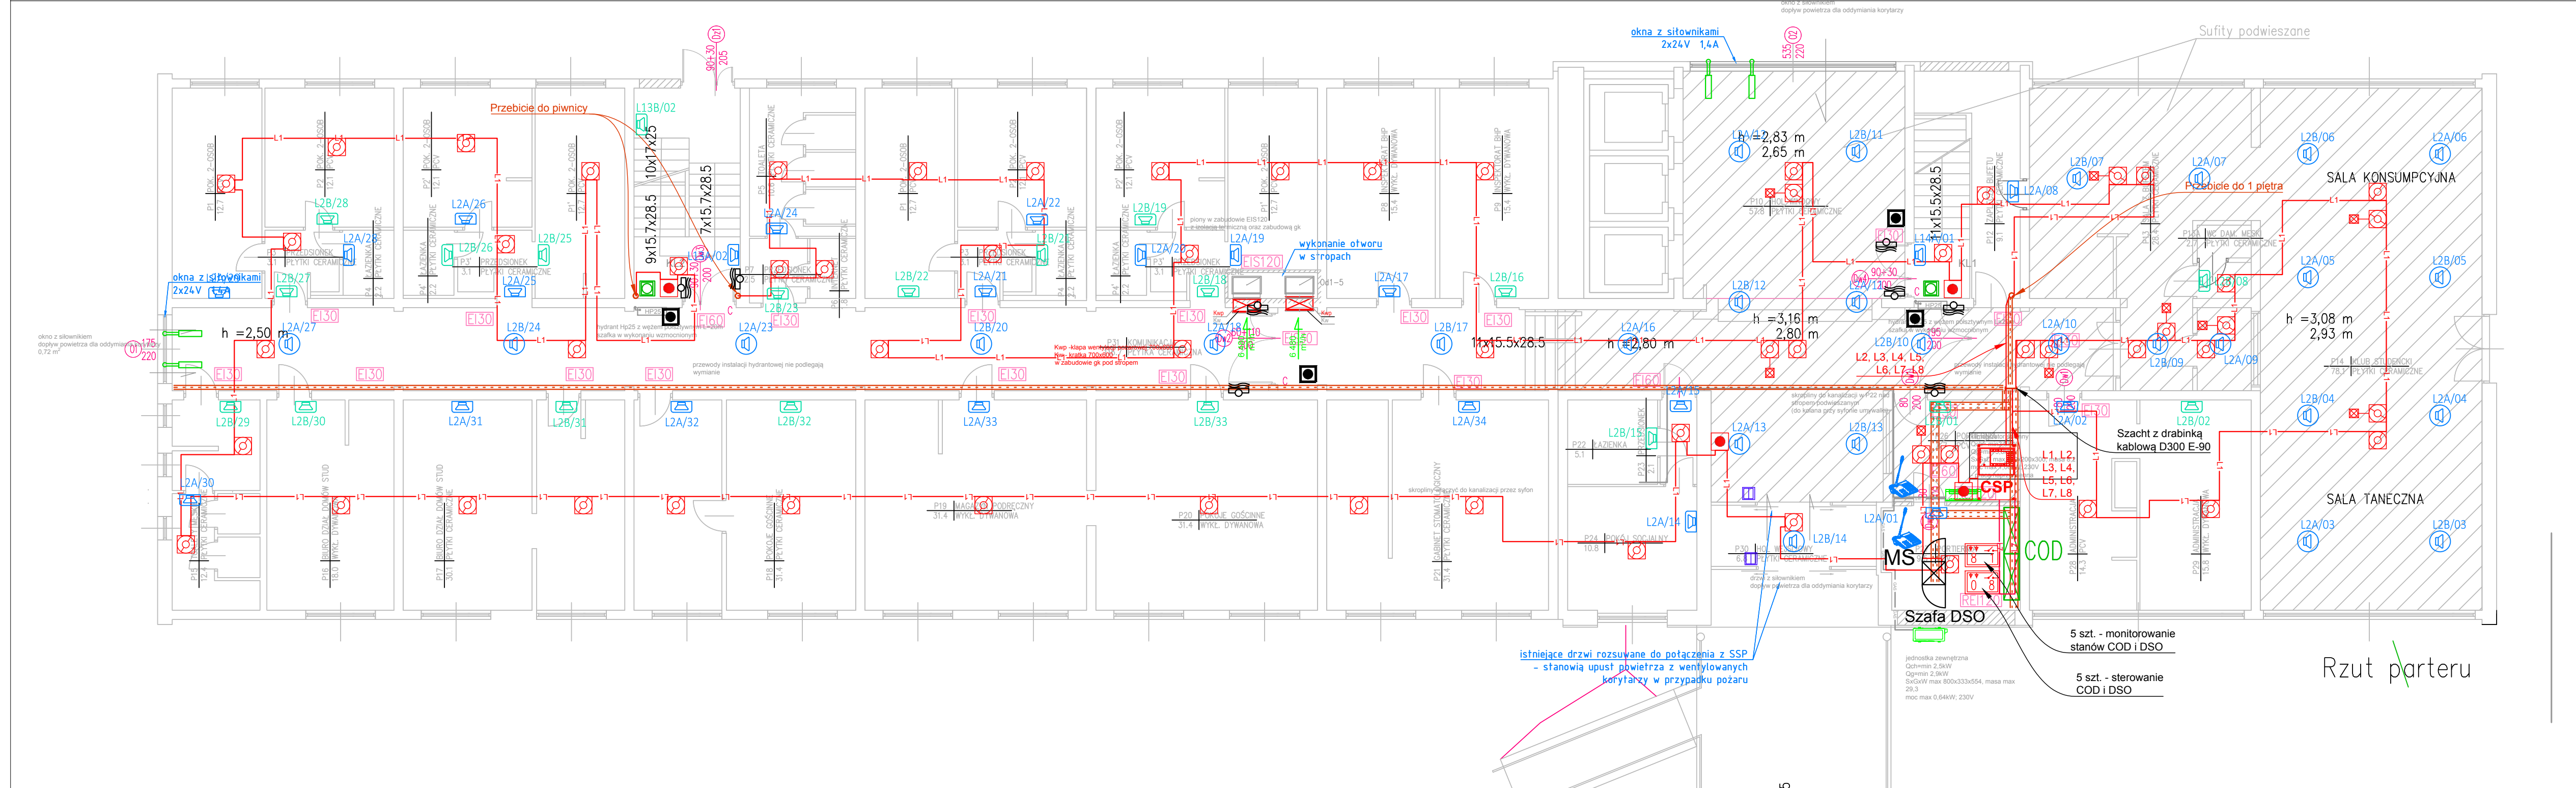

Rzut parteru

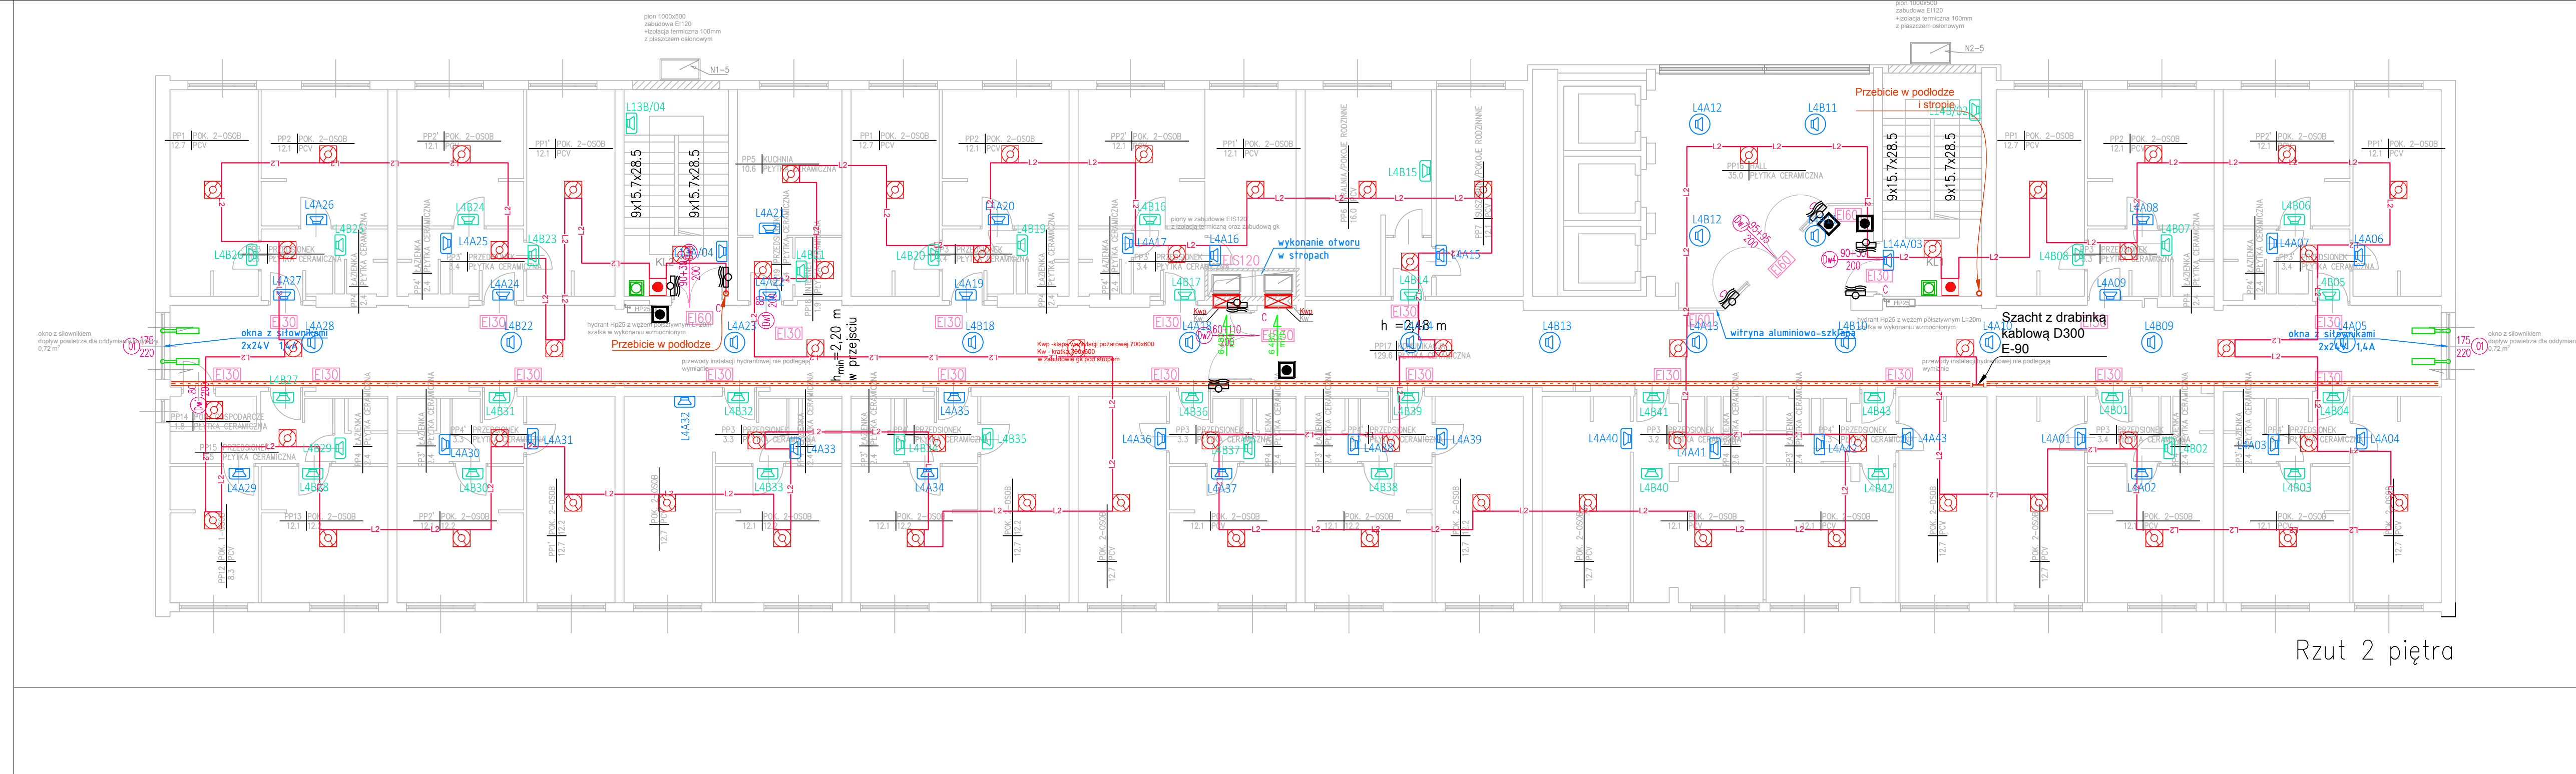

Rzut 2 piętra

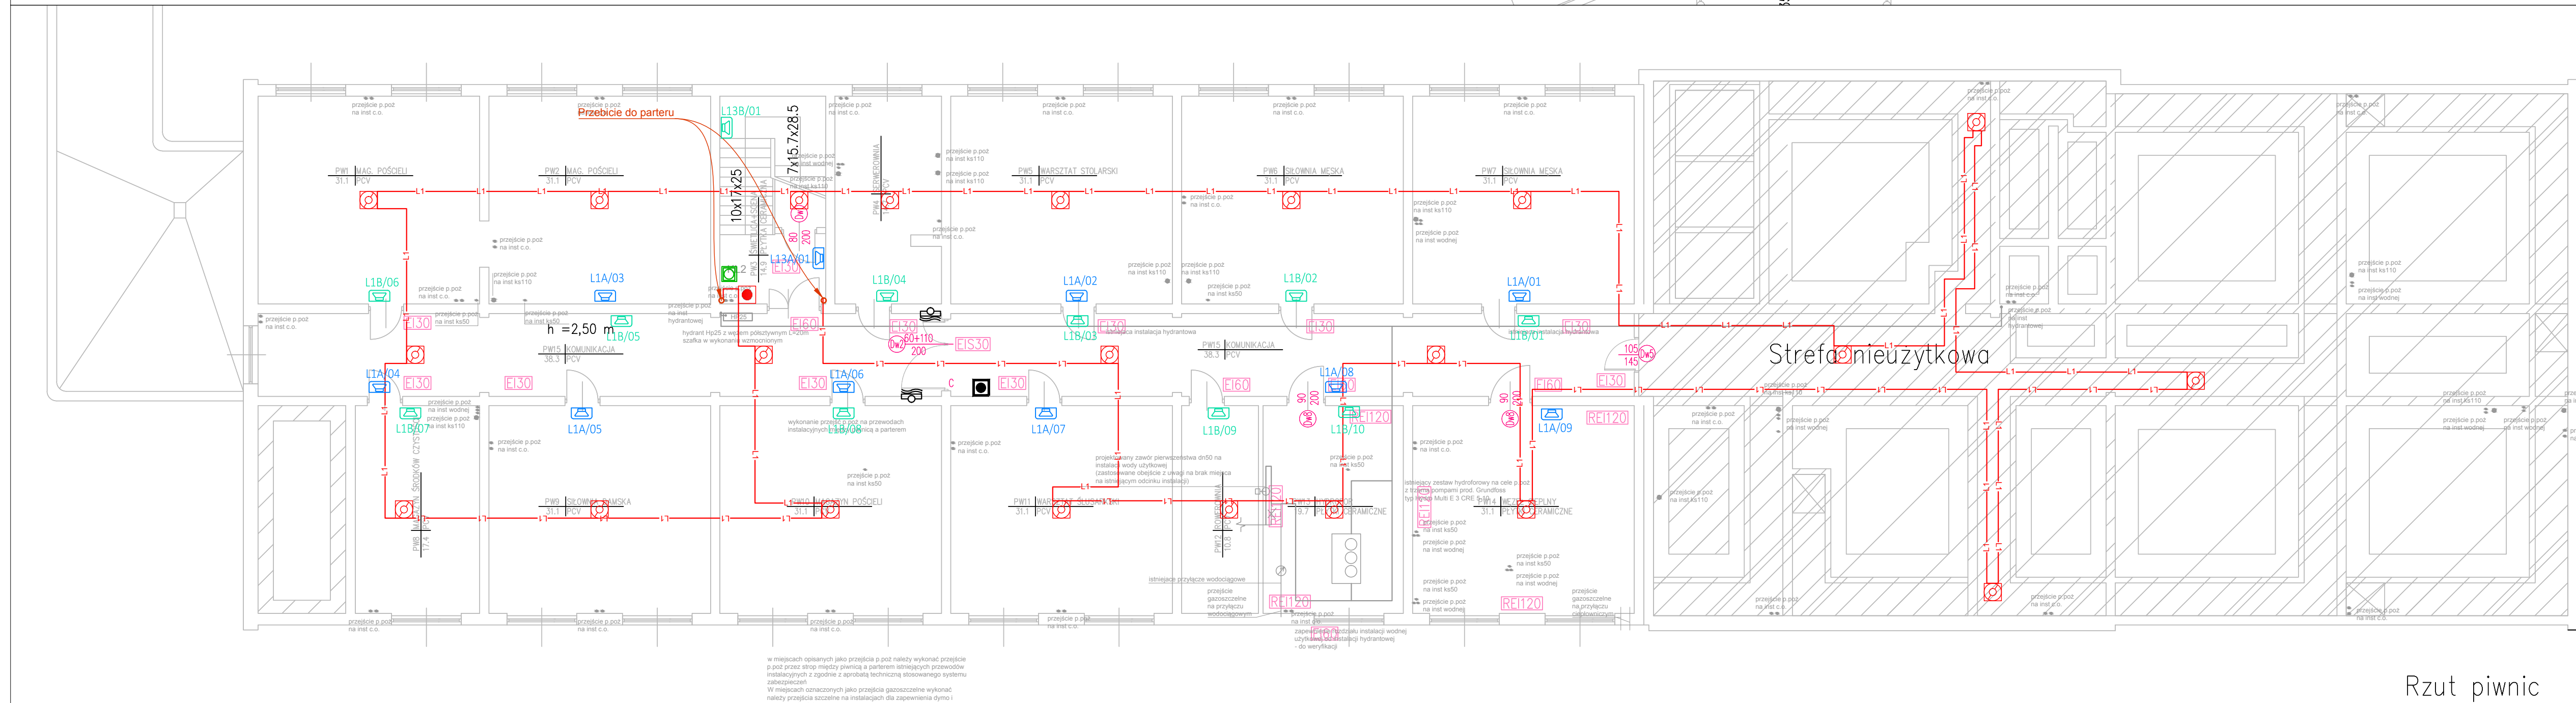

Rzut piwnic

LEGENDA DSO

- 1 Główny w metalowej osłonie przeciwpożarowej, montowany do sufitu lub zwieszany na linie stalowej
- 2 Główny w obudowie metalowej, montowany do ściany
- 3 Stacja wywołacza PVA-15CST
- 4 Mikrofon Stróżka - stacja wywołacza PVA-15CST

Przewody linii głosińkowych: HTKSH PH90 1x2x1,4mm, montowane uchwytami metalowymi, certyfikowanymi rozmieszczonymi max. co 30 cm.

Legenda Sys. SSP

CSP CENTRALA SYGNALIZACJI POŻARU z kartą sieciową, zasilaczem, akumulatorami, modułami potgowymi, drukarką termiczną

DETEKTOR ZASTĘPĄCY do szybu windyowego

BUKI systemy zapożyczające

MODUŁY STERUJĄCE 1 cyfra - ilość WE, 2 cyfra - ilość WY przekaźnikowych

CZUJKA DUALNA OPTYCZNO-TERMICZNA ZE WSKAŹNIKIEM ZADZIAŁANIA

RCZNY OSTRZEGACZ POŻAROWY SSP

YNTKSYelux 1x2x0,8 RGS 60-10E (wys. 60mm, szer. 100mm) RGS 60-20E (wys. 60mm, szer. 200mm) - koryta metalowe RGS 60-xxx o odporności ogniowej E-90 wykonane z blachy o grubości min. 0,75 mm, perforowane z przelotami, ocykowane metodą Sinterdyma, montowane na kołkach i zawieszanych systemowo

LEGENDA SYS. ODDYMANIA:

- 23 szt. Przysięk oddymiania RPO
- 44 szt. Słownik z zestawu kłapy oddymiającej lub okna napowietrzającego
- 22 szt. Przysięk zwalniający elektromechanicznie
- 44 szt. Elektrozawiasy drzwiowe
- 2 szt. Rygiel z 2 szt. Rygiel NZ
- 4 szt. Słownik do drzwi napowietrzających z układem sterowania rygim

UWAGA:

Przepusty w ścianach i stropach wykonawcze zgodnie z ich odpowiednimi wymogami certyfikacyjnymi

Kable instalacji pożarowych prowadzić zgodnie z ich odpowiednimi wymogami certyfikacyjnymi

INWESTOR Politechnika Częstochowska ul. Dąbrowskiego 69 42-216 Częstochowa	
JEDNOSTKA PROJEKTOWA	POWERSUN Sp. z o.o. ul. Kowalska 9/2 Lublin
NAZWA PROJEKTU Roboty budowlane w zakresie dostosowania do obowiązujących warunków ochrony przeciwpożarowej budynku DS 5 „Maluch” Politechniki Częstochowskiej	
STADIUM PROJEKTU PROJEKT BUDOWLANY	
BRANŻA TELETECHNICZNA	
OBIEKT DS 5 „Maluch” Politechniki Częstochowskiej ul. Dekabrystów 26/30, 42-200 Częstochowa nr ew. dz. 13/1 obręb 42A	
TEMAT RYSUNKU Instalacje TELETECHNICZNE Rzut kondygnacji od -1 do 3	
ZESPÓŁ PROJEKTOWY	
FUNKCJA TYTUŁ ZAWODOWY IMIĘ NAZWISKO	NR UPRAWNIENI PODPIS
PROJEKTANT mgr inż. Jarosław Moko	LIB00319
SPRACOWUJĄCY mgr inż. Robert Włodek	LIB00307
SPRACOWUJĄCY mgr inż. Robert Włodek	LIB00307
DATA 08.2019	NR RYSUNKU TT 1
REWIZJA	SKALA 1:100