




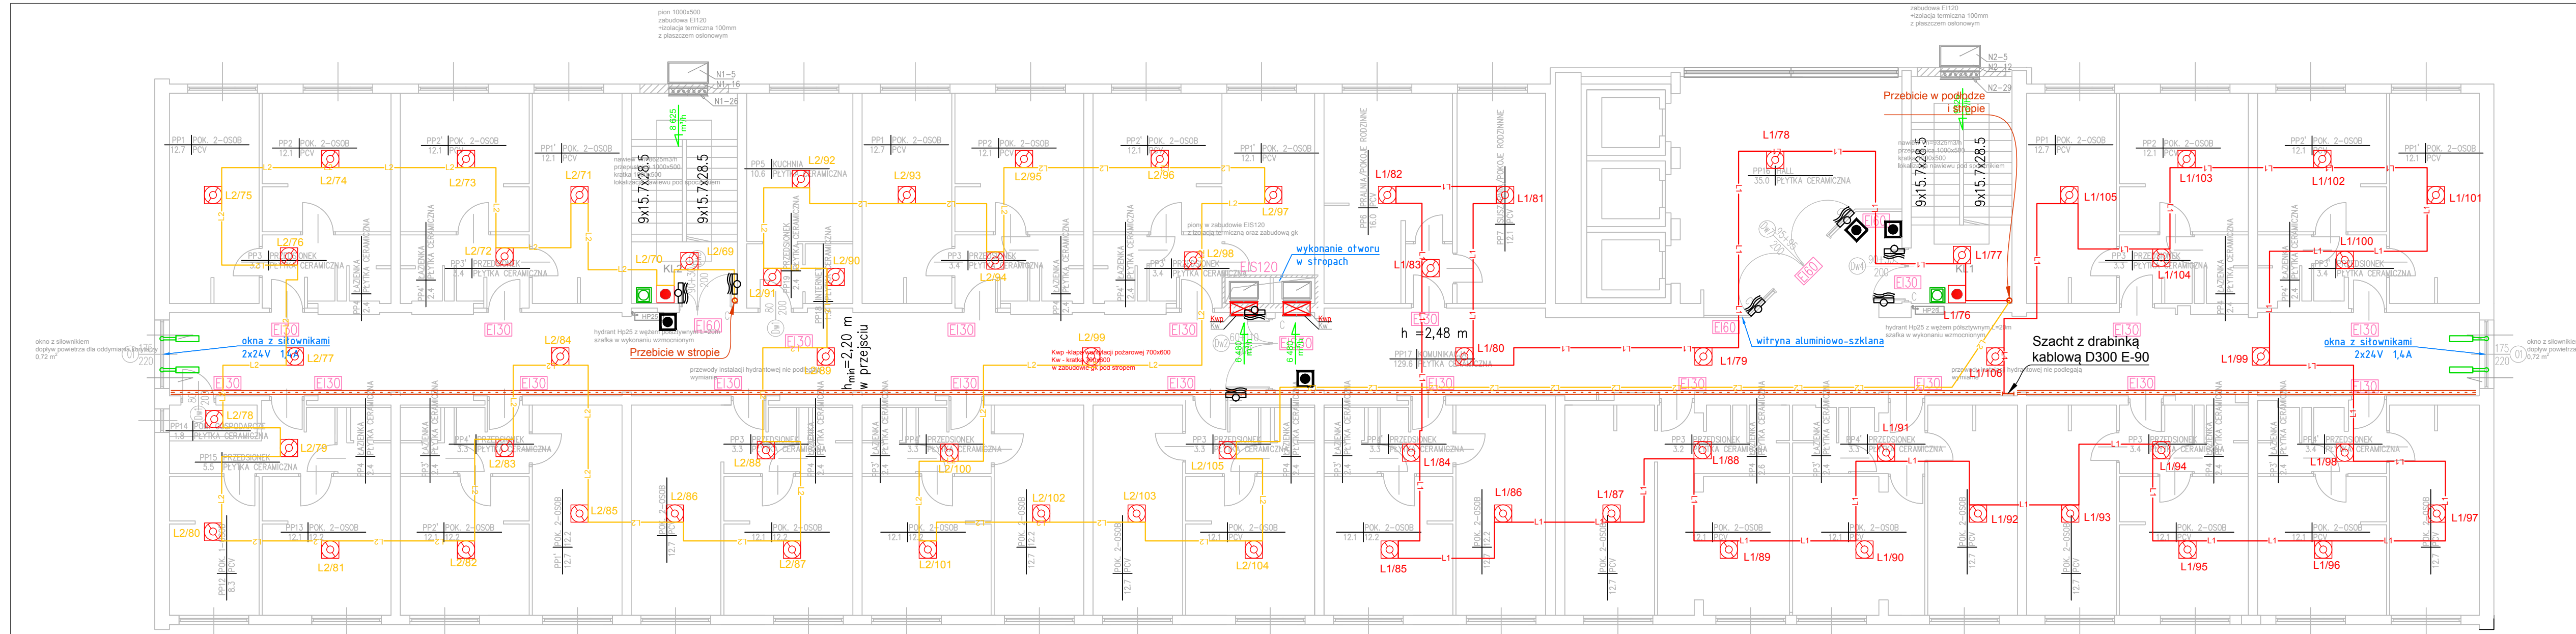


Rzut 1 piętra

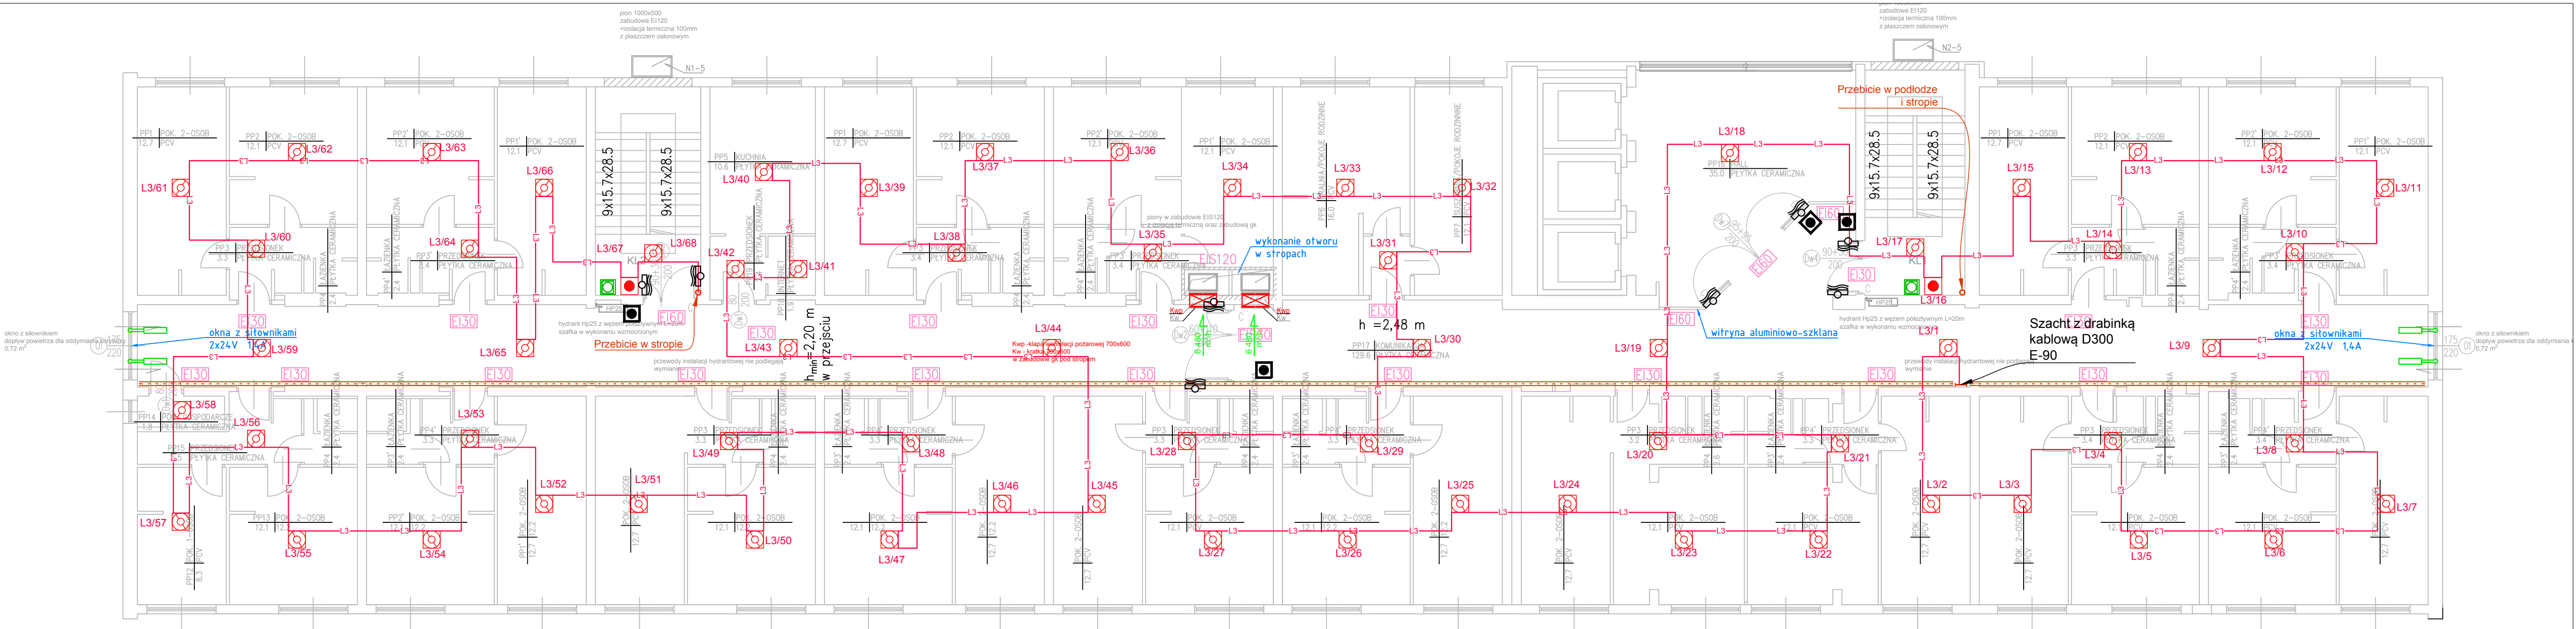


Rzut 3 piętra

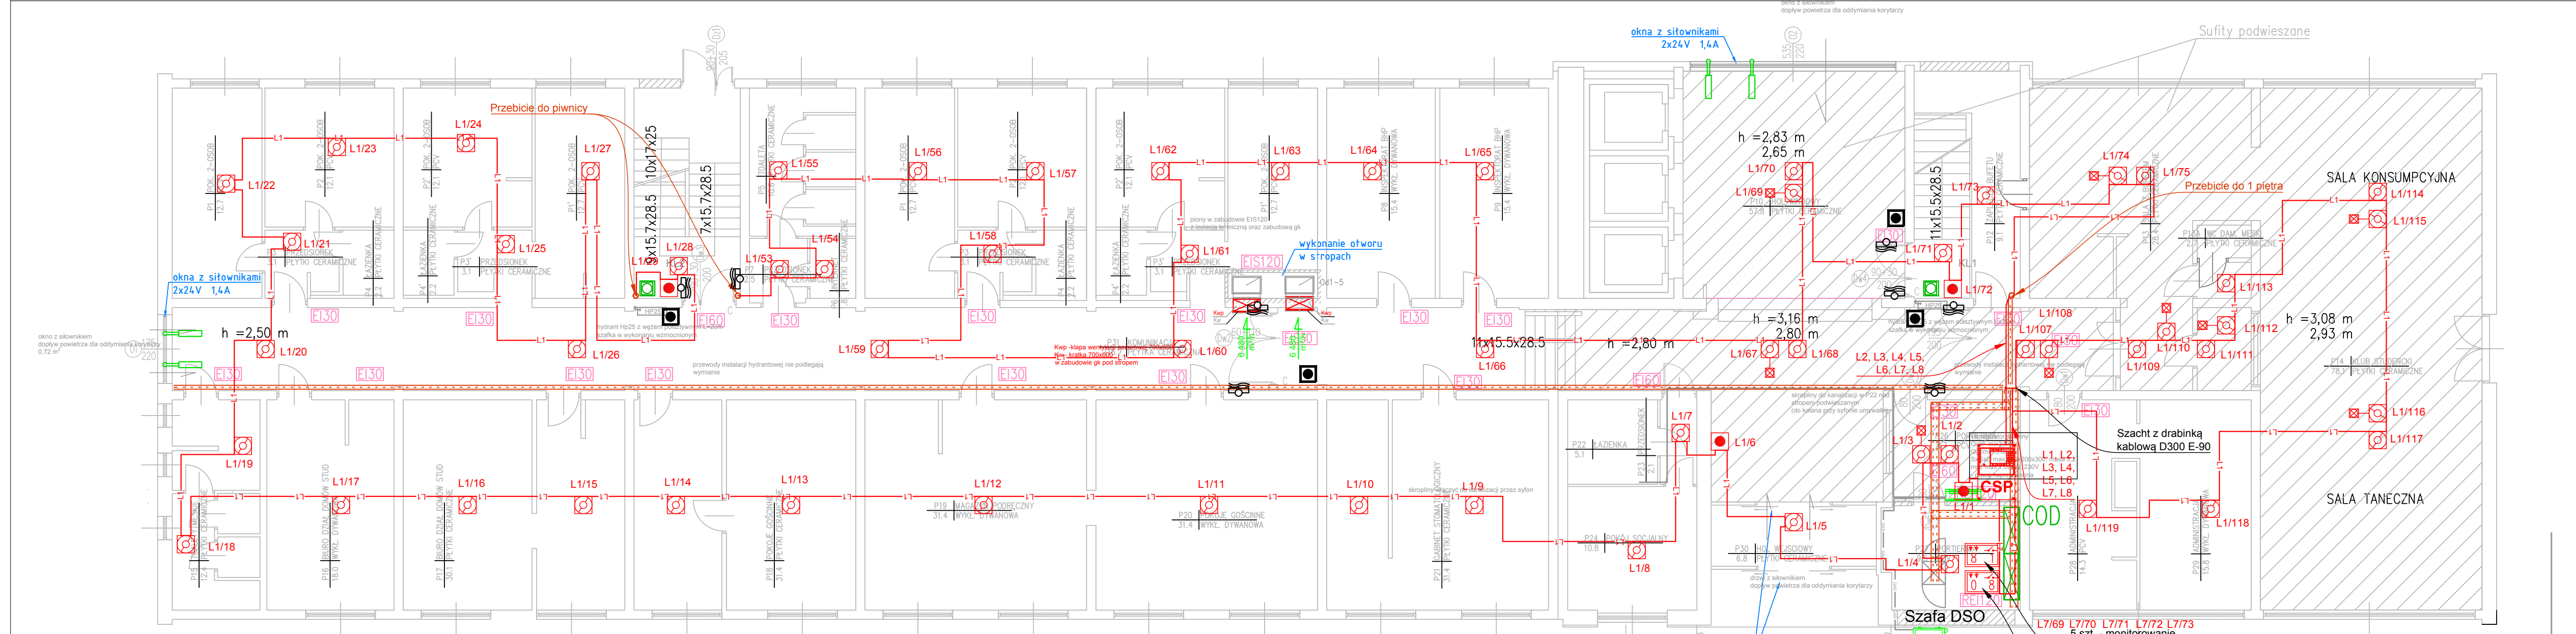

Rzut parteru

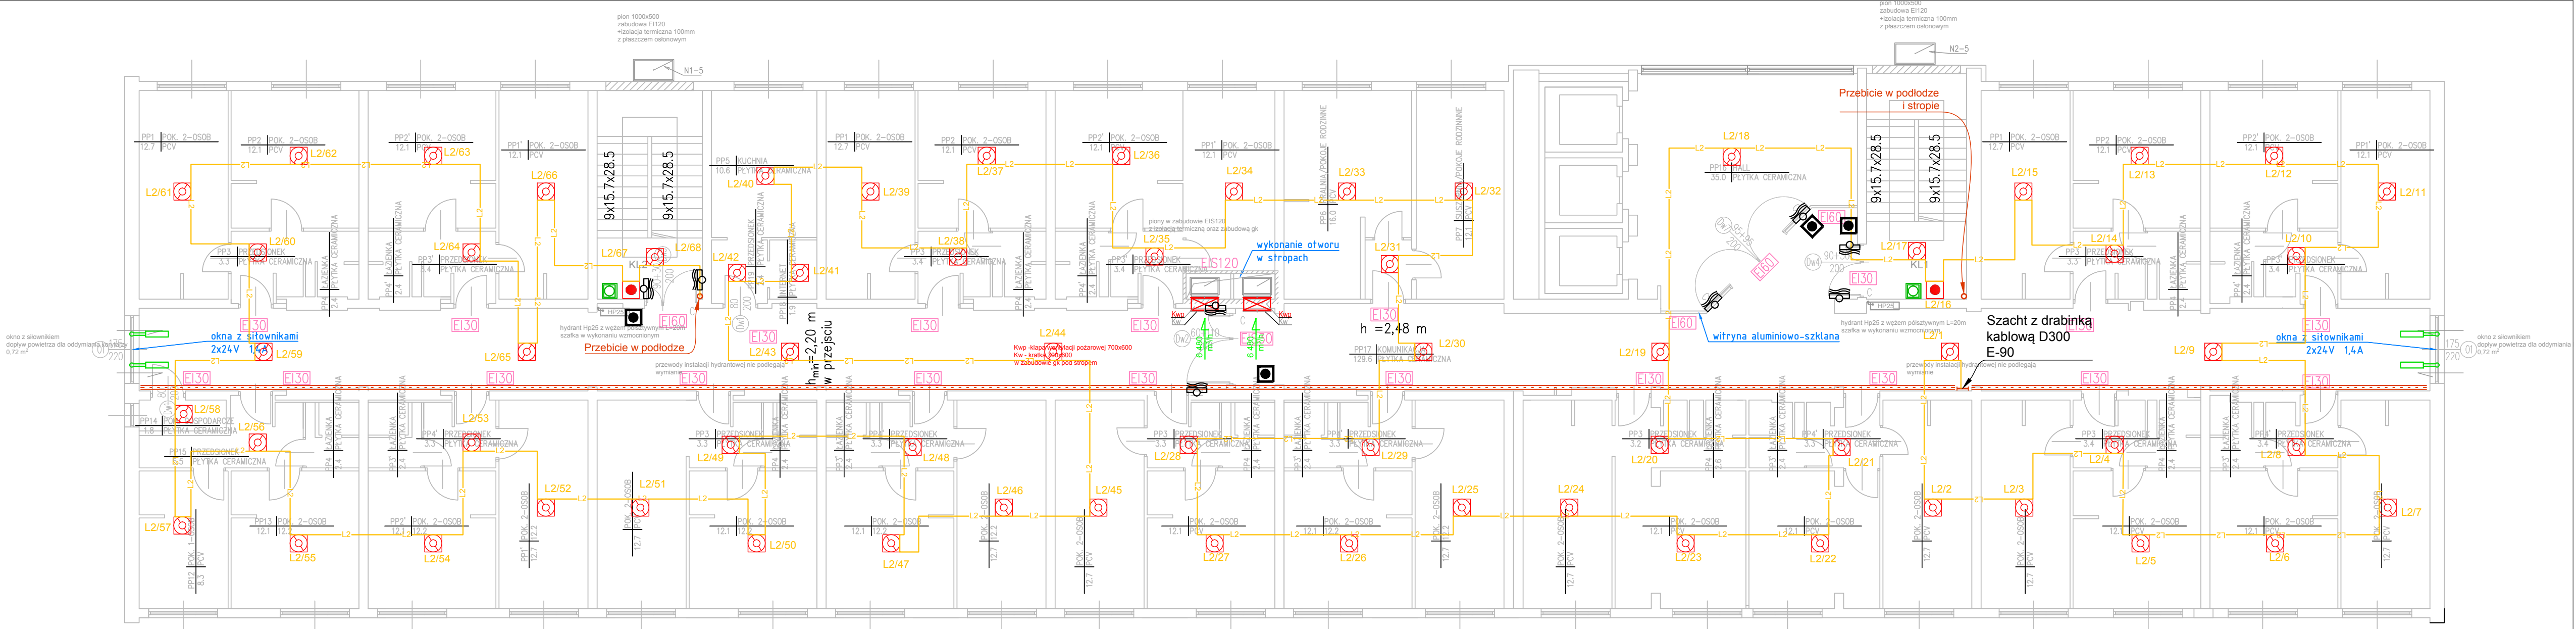

Rzut 2 piętra

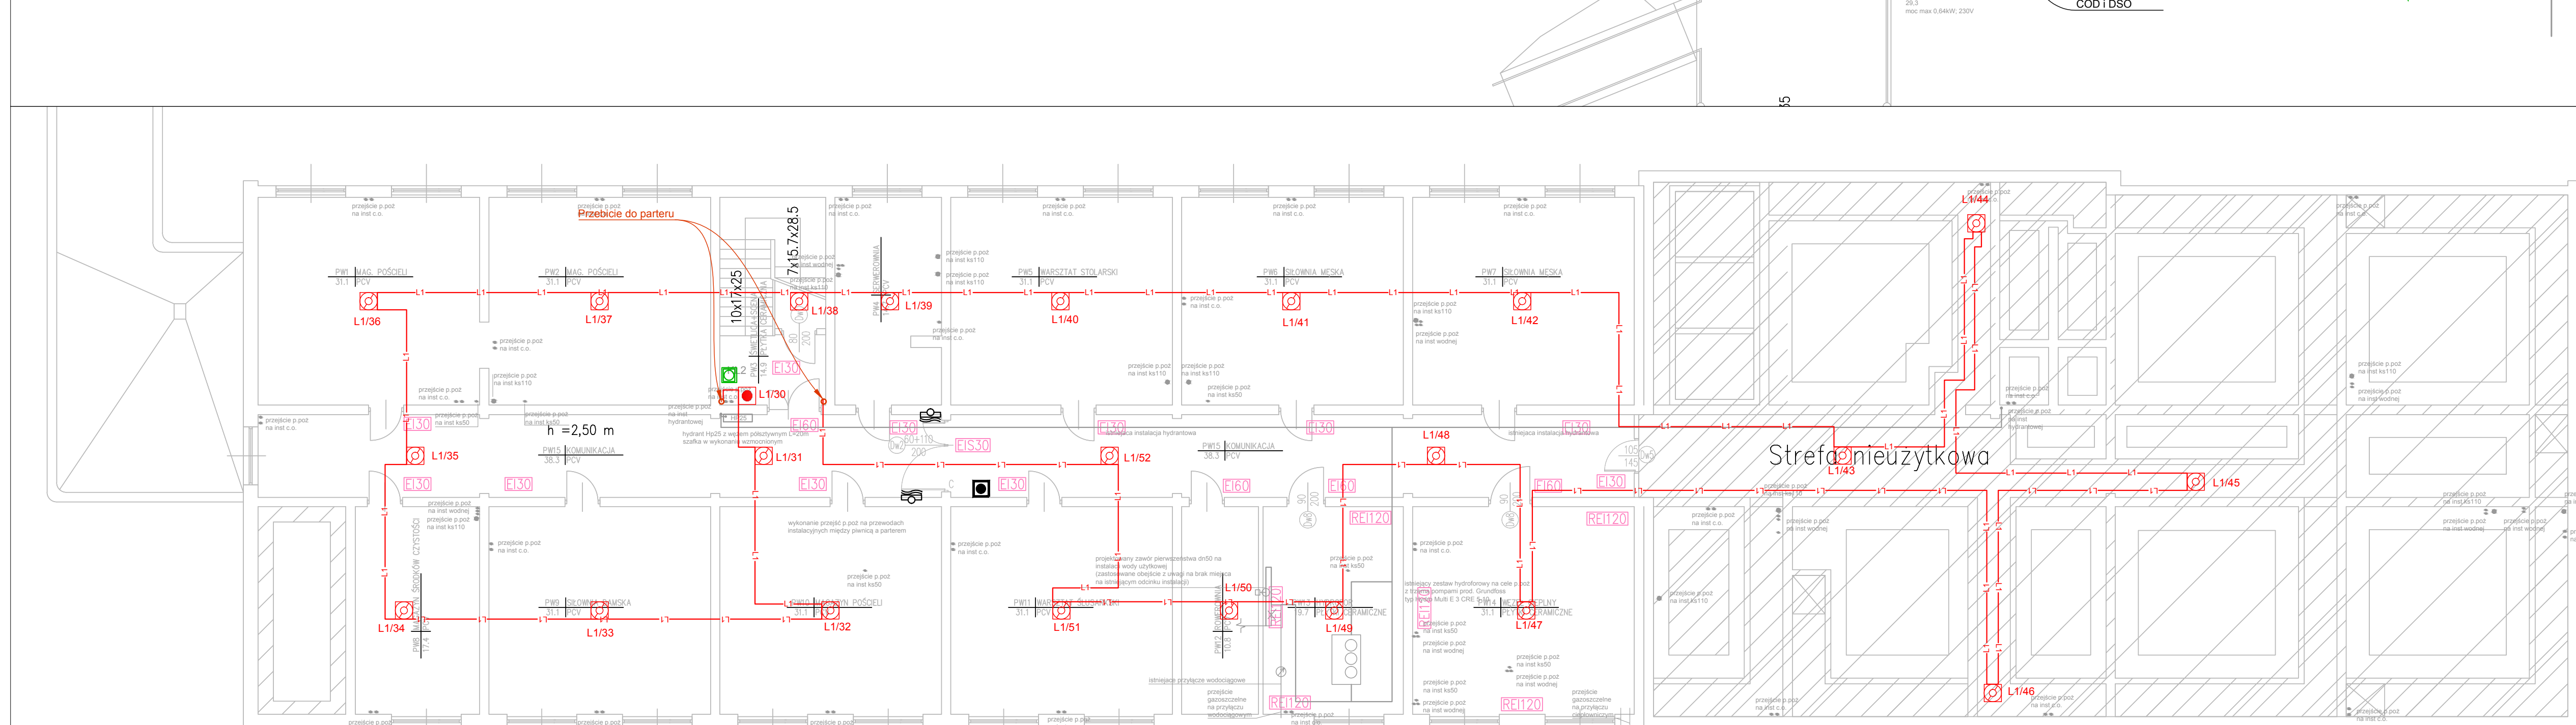

Rzut piwnic

Legenda Sys. SSP

CSP CENTRALA SYGNALIZACJI POŻARU z kartą sieciową, zasilaczem, akumulatorami, modułami pętlowymi, drukarką termiczną

Rurki systemu zasilającego

MODUŁY STERUJĄCE
1 cyfra - ilość WE,
2 cyfra - ilość WY przekaźnikowych

CZUJKA DUALNA OPTYCZNO-TERMICZNA
ZE WSZYSTKIMI ZAKŁADANIA

RECZYNI OSTRZEGACZ POŻAROWY SSP

YNTKSYew12x0.8
Pętle dozownik, prowadzone podtynkowo, lub natynkowo w rurkach RL
RGS 60-10E (wys. 60mm, szer. 100mm)
RGS 60-20E (wys. 60mm, szer. 200mm)
- koryta metalowe RGS 60xxx o obciążalności ogniowej E-90 wykonane z blachy o grubości min. 0,75 mm, perforowane z przelotnicami, opływające metodą Sendzimira, montowane na kołkach i zawieszki systemowych

LEGENDA SYS. ODDYMIANIA:
COD Reczyn Przysk odydymiania RPD
Słownik z zestawu klasy odydymiającej
Centrala ODDYMIANIA i sterowania napowietrzaniem z zasilaczem. Zasilanie wg projektu branży elektrycznej
Przysk zwalniania elektroztrzymaczy
Elektroztrzymacz drzwowy

INWESTOR Politechnika Częstochowska
ul. Dąbrowskiego 69
42-216 Częstochowa

JEDNOSTKA PROJEKTUJĄCA POWERSUN Sp. z o.o.
ul. Kowalska 8/2
Lublin

NAZWA PROJEKTU Roboty budowlane w zakresie dostosowania do obowiązujących warunków ochrony przeciwpożarowej budynku DS 5 „Maluch” Politechniki Częstochowskiej

STADIUM PROJEKTU PROJEKT WYKONAWCZY

BRANŻA TELETECHNICZNA

OBIEKT DS 5 „Maluch” Politechniki Częstochowskiej
ul. Dąbrowskiego 26/30, 42-200 Częstochowa
nr ew. ds. 131 objęta 42A

TEMAT RYSUNKU System Sygnalizacji Pożaru i Oddymiania
Rzuty kondygnacji od -1 do 3

ZESPÓŁ PROJEKTOWY
TYTUŁ ZAWODOWY NR UPRAWNIEN PGPIS
mgr inż. Jacek Mikołajczyk 13010710
mgr inż. Jacek Mikołajczyk 13010710
mgr inż. Jacek Mikołajczyk 13010710
mgr inż. Jacek Mikołajczyk 13010710

DATA 08.2019 **NR RYSUNKU** SSP 1 **REWIZJA** **SKALA** 1:100