




 
 
 
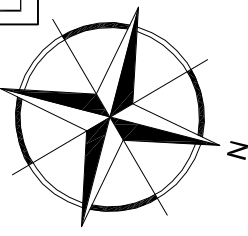



OZNACZENIE ELEMENTÓW INSTALACJI	
 	element zasilany z obwodu "YY", dla opraw oświetleniowych i łączników-segment ośw. ss. nr bazowy elementu w zestawieniu materiałów "XX"
SYMBOLE ELEMENTÓW INSTALACJI	
	rozdzielnica, tablica rozdzielcza
	urządzenie elektryczne
 	oprawa oświetleniowa awaryjna, kierunkowa X-numer linii, Y-oznaczenie repeatera, Z-numer kolejny oprawy na linii
 	oprawa oświetleniowa awaryjna X-numer linii, Y-oznaczenie repeatera, Z-numer kolejny oprawy na linii


0.01	Korytarz ogólnoszpitalny
0.02	Pomieszczenie techniczne elektryczne
0.03	Korytarz oddziału
0.04	Korytarz zespołu zabiegowego
0.05	Sala zabiegowa
0.06	Dekontaminacja
0.07	Chirurgiczne mycie rąk
0.08	Sala zabiegowa
0.09	Magazyn czysty
0.10	Pomieszczenie porządkowe
0.11	Sala wybudzeń
0.12	Ustęp personelu

OCHRONA PRZECIWPORAŻENIOWA  
SZYBKIE, SAMOCZYNNIE WYŁĄCZANIE  
W UKŁADZIE SIECIOWYM TN-C-S



SCHEMAT SZPITALA  
(SKALA 1:2000)

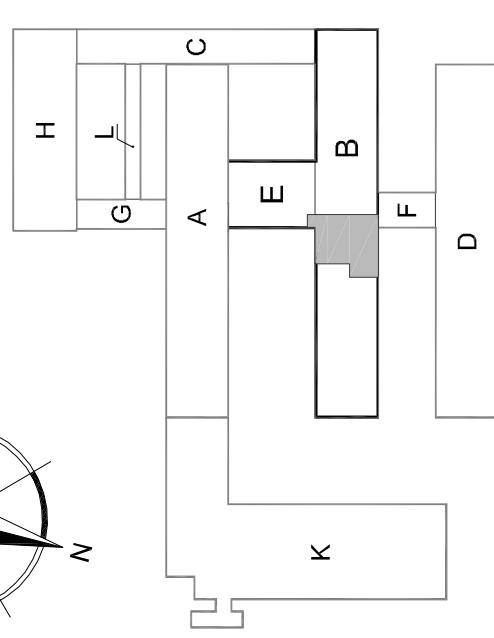

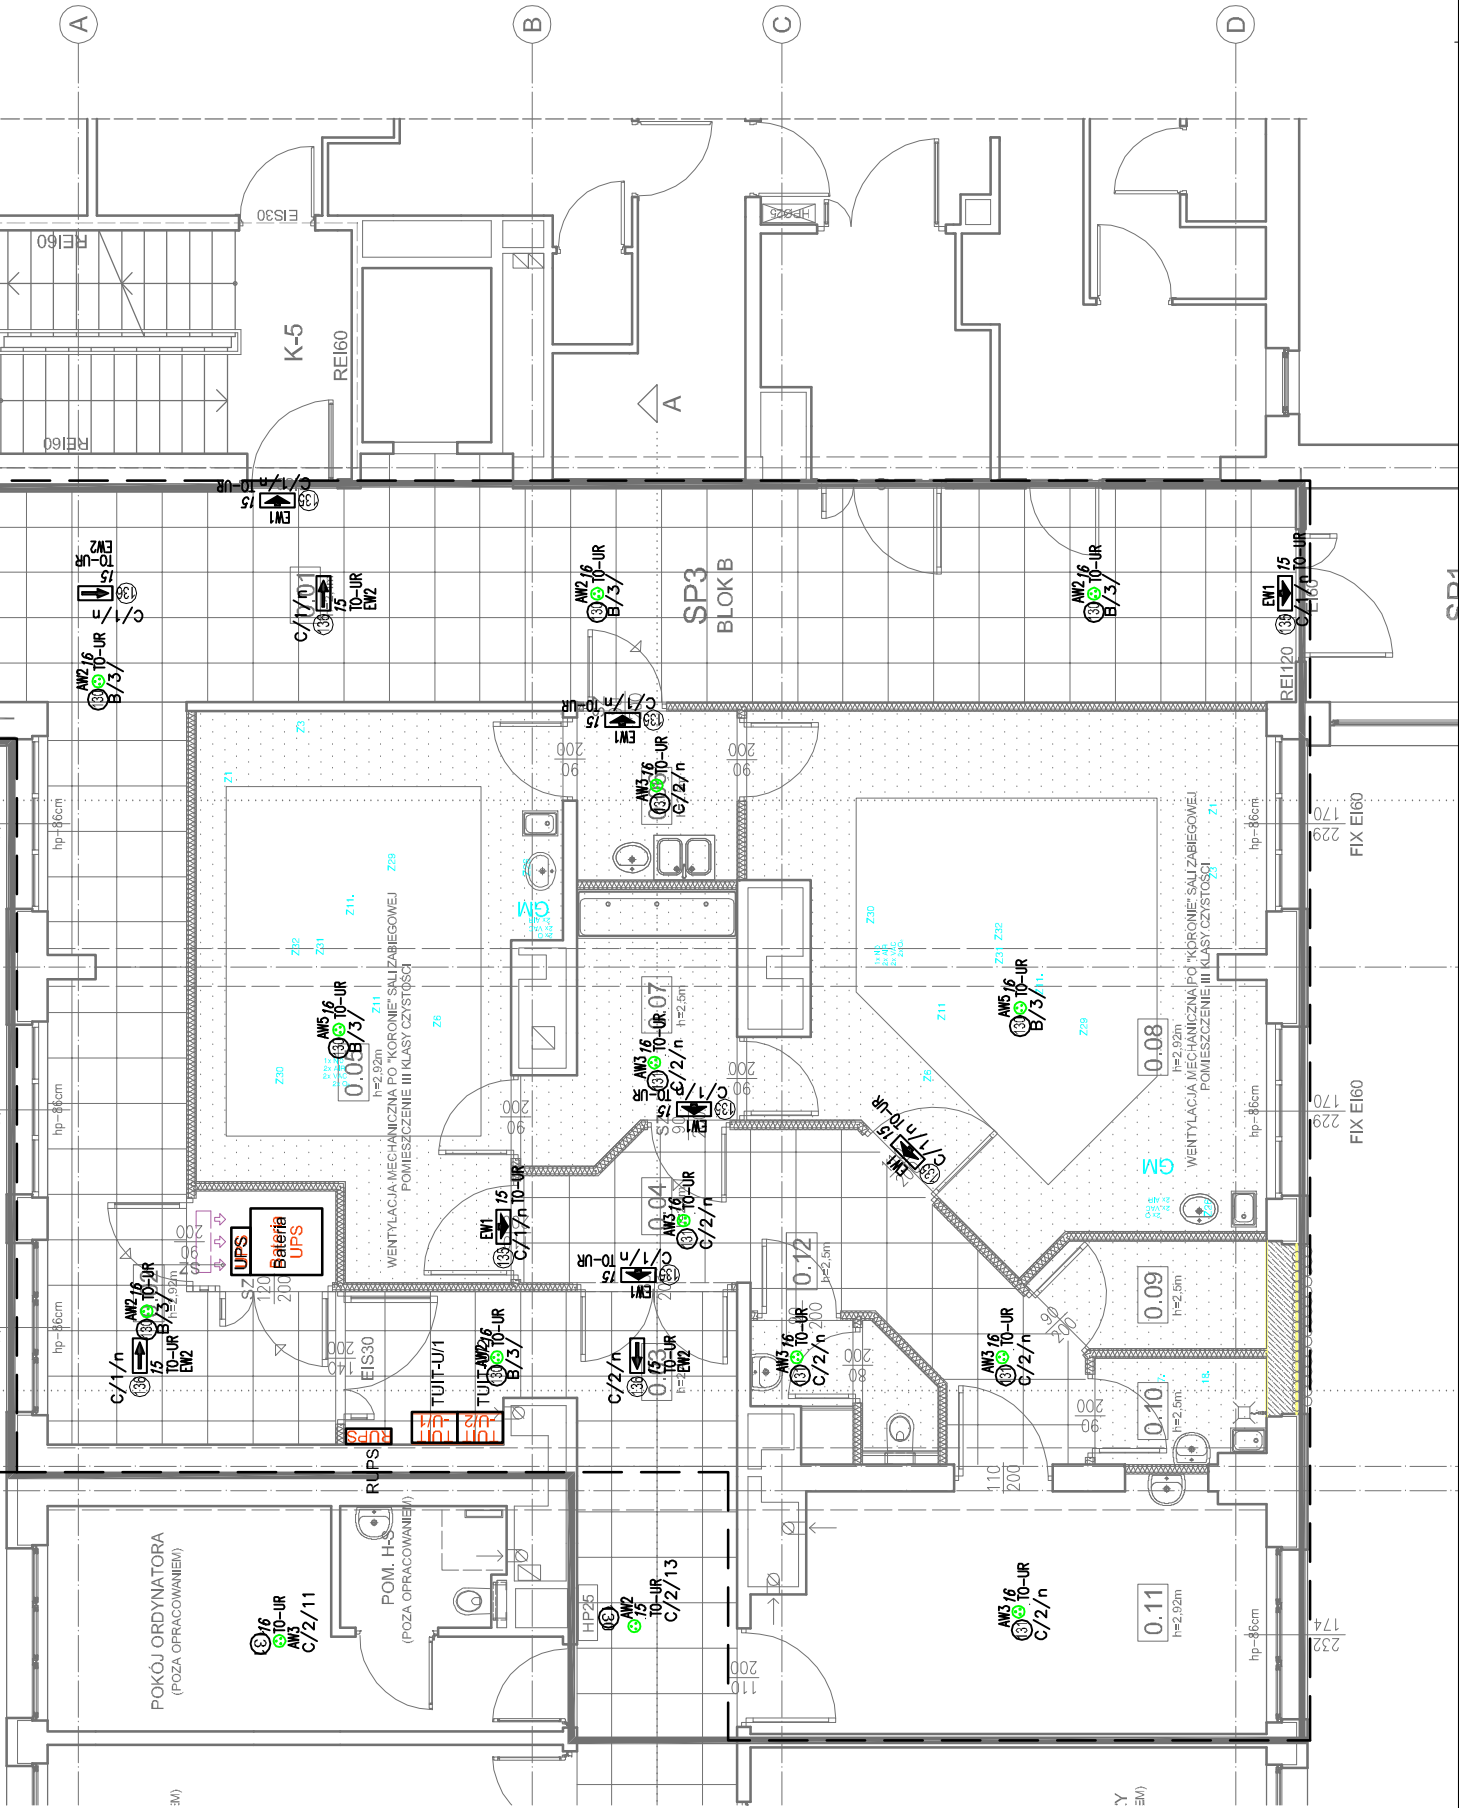

STADIUM	Projekt budowlany	
BRANŻA	ELEKTRYCZNA	
NAZWA OBIEKTU	ADAPTACJA POMIESZCZEŃ PO DZIALE FIZJOTERAPII I MASAŻU NA POTRZEBĘ ROZBUDOWY ODDZIAŁU UROLOGICZNEGO 16-400 Suwałki, ul. Szpitalna 60; Dz. nr: 21742/20 obręb Suwałki	
TYTUŁ RYSUNKU	PLAN INSTALACJI ELEKTRYCZNYCH - POZIOM WYSOKIEGO PARTERU	
SKALA	RYSEK	NUMER RYSUNKU
	1:100	E2-01
PROJEKTANT	inż. Tadeusz Pobłocki upr. nr 182/Gd/89 upr. bud. do proj. i nier. robotami bud. bez ogr.: w specjal. inst. w zakr. śled. instalacji urz. ele. oraz elektooh.	
SPRAWDZAJĄCY	mgr inż. Andrzej Gwizdała nr upr. 63/Gd/2002 upr. bud. do proj. i nier. robotami bud. bez ogr.: w specjal. inst. w zakr. śled. instalacji urz. ele. oraz elektooh.	
DATA SPORZĄDZENIA	12.2020	
INWESTOR	Szpital Wojewódzki im. dr Ludwika Rydygiera w Suwałkach ul. Szpitalna 60, 16-400 Suwałki	
JEDNOSTKA PROJEKTOWA	e-mail: wlozimir.kantewski@wp.pl	
WAW		NR. STRONY
BIURO PROJEKTOWANIA I REALIZACJI ARCHITEKTURY UL. CYGANKA 7 87-800 WŁOCŁAWEK		PRAWA AUTORSKIE ZASTRZEŻONE. NIE UŻYWAĆ PROJEKTU JEST PRZEDMIOTEM PRAWA AUTORSKIEGO. Wszelkie prawa zastrzeżone. Wszelkie prawa zastrzeżone. PRAWAMI AUTORSKIMI JAKO Utwór Architektoniczny. NIE PODSTAWIE USTAWY Z ARCHITEKTURNICZNO-URBANISTYCZNY, URBANISTYCZNY, NIE PODSTAWIE USTAWY Z DN.02.1944 O PRAWIE AUTORSKIM I PRAWACH POKEWNYCH (Dz.U. nr 80 z 2004r. poz.504).