

Instalacja zimnej i ciepłej wody

Rzut piwnicy

skala 1:100

UWAGI OGÓLNE:


Pomiarów wszystkich elementów należy dokonywać z natury. Wszelkie nieścisłości i wątpliwości konsultować z projektantem.

Rysunki i część opisowa są dokumentacjami wzajemnie uzupełniającymi się. Wszystkie elementy ujęte w części opisowej, a nie pokazane na rysunkach oraz pokazane na rysunkach a nieujęte w opisie należy traktować jakby były ujęte w obu. Wszystkie roboty należy wykonać zgodnie ze sztuką budowlaną oraz odpowiednią dokładnością i starannością. Izolacje termiczne i przeciwwilgociowe zgodnie z architekturą. Przejścia przez elementy konstrukcyjne zgodnie z projektami branżowymi.

Legenda:

- Instalacja wody zimnej, PE-RT/Al/PE-RT w bruzdach/w posadzce/pod sufitem
- Instalacja ciepłej wody użytkowej z rur PE-RT/Al/PE-RT w bruzdach/w posadzce/pod sufitem
- Pojemnościowy elektryczny podgrzewacz wody użytkowej
- Zawór kulowy
- Podjęście wodne-zawór kątowy 1/2"-3/8"/zawór czerpialny 1/2"
- Pzw1 Pion zimnej wody użytkowej

LOKALIZACJA:

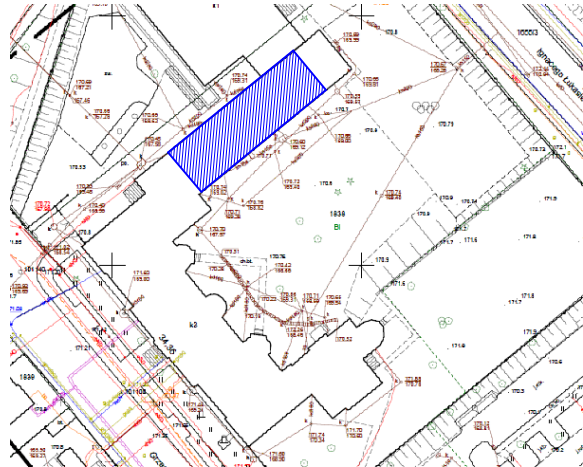

JEDNOSTKA PROJEKTOWA:

TS PROJEKT

Usługi projektowe i nadzór budowlany
TS PROJEKT mgr inż. Tomasz Strzałka
ul. Parkowa 2A, 47-208 Długomilowice
Tel. 721 227 173 tsprojekt.lupinb@gmail.com
NIP: 749 195 83 76 REGON: 369940042

NAZWA OBIEKTU BUDOWLANEGO:

Przebudowa budynku szkoły w zakresie sanitariatów wraz z wykonaniem drenażu wokół ścian budynku

INWESTOR:

I Liceum Ogólnokształcące im. Henryka Sienkiewicza,
Ul. Grzegorza Piramowicza 36,
47-200 kędzierzyn-Koźle

ADRES INWESTYCJI:

Ul. Grzegorza Piramowicza 36,
47-200 kędzierzyn-Koźle

TEMAT RYSUNKU: Inst. z.w. i c.w. -rzut piwnicy	SKALA: 1:100	NR RYSUNKU: Is-05	Inst. sanitarne
AUTOR: mgr inż. Adam Gugala	NR UPRAWNIEN: OPL/2095/PWBS/22 Specjalność instalacyjna	PODPIS:	
AUTOR: mgr inż. Tomasz Strzałka	NR UPRAWNIEN: OPL/1833/PWOS/20 Specjalność instalacyjna	PODPIS:	
RYSunek CHRONIONY PRAWAMI AUTORSKIMI NR LICENCJI: 180421AA50432H	STADIUM: Projekt techniczny	DATA: 12.02.2025 r.	


Pojemnościowy podgrzewacz wody 100l
Np.PRO1 ECO H, 1,8 kW/230V
10-60°C, 0,1-0,8 MPa, IPX1,
Z funkcją automatycznego przegrzewu
eliminującego rozwój Legionelli
Montaż poziomy hmin.=2,2m

Pojemnościowy podgrzewacz wody 80l
Np.PRO1 ECO H, 1,8 kW/230V
10-60°C, 0,1-0,8 MPa, IPX1,
Z funkcją automatycznego przegrzewu
eliminującego rozwój Legionelli
Montaż poziomy hmin.=2,2m

Pojemnościowy podgrzewacz wody 80l
Np.PRO1 ECO H, 1,8 kW/230V
10-60°C, 0,1-0,8 MPa, IPX1,
Z funkcją automatycznego przegrzewu
eliminującego rozwój Legionelli
Montaż poziomy hmin.=2,2m

Pojemnościowy podgrzewacz wody 80l
Np.PRO1 ECO H, 1,8 kW/230V
10-60°C, 0,1-0,8 MPa, IPX1,
Z funkcją automatycznego przegrzewu
eliminującego rozwój Legionelli
Montaż poziomy hmin.=2,2m

zakres opracowania

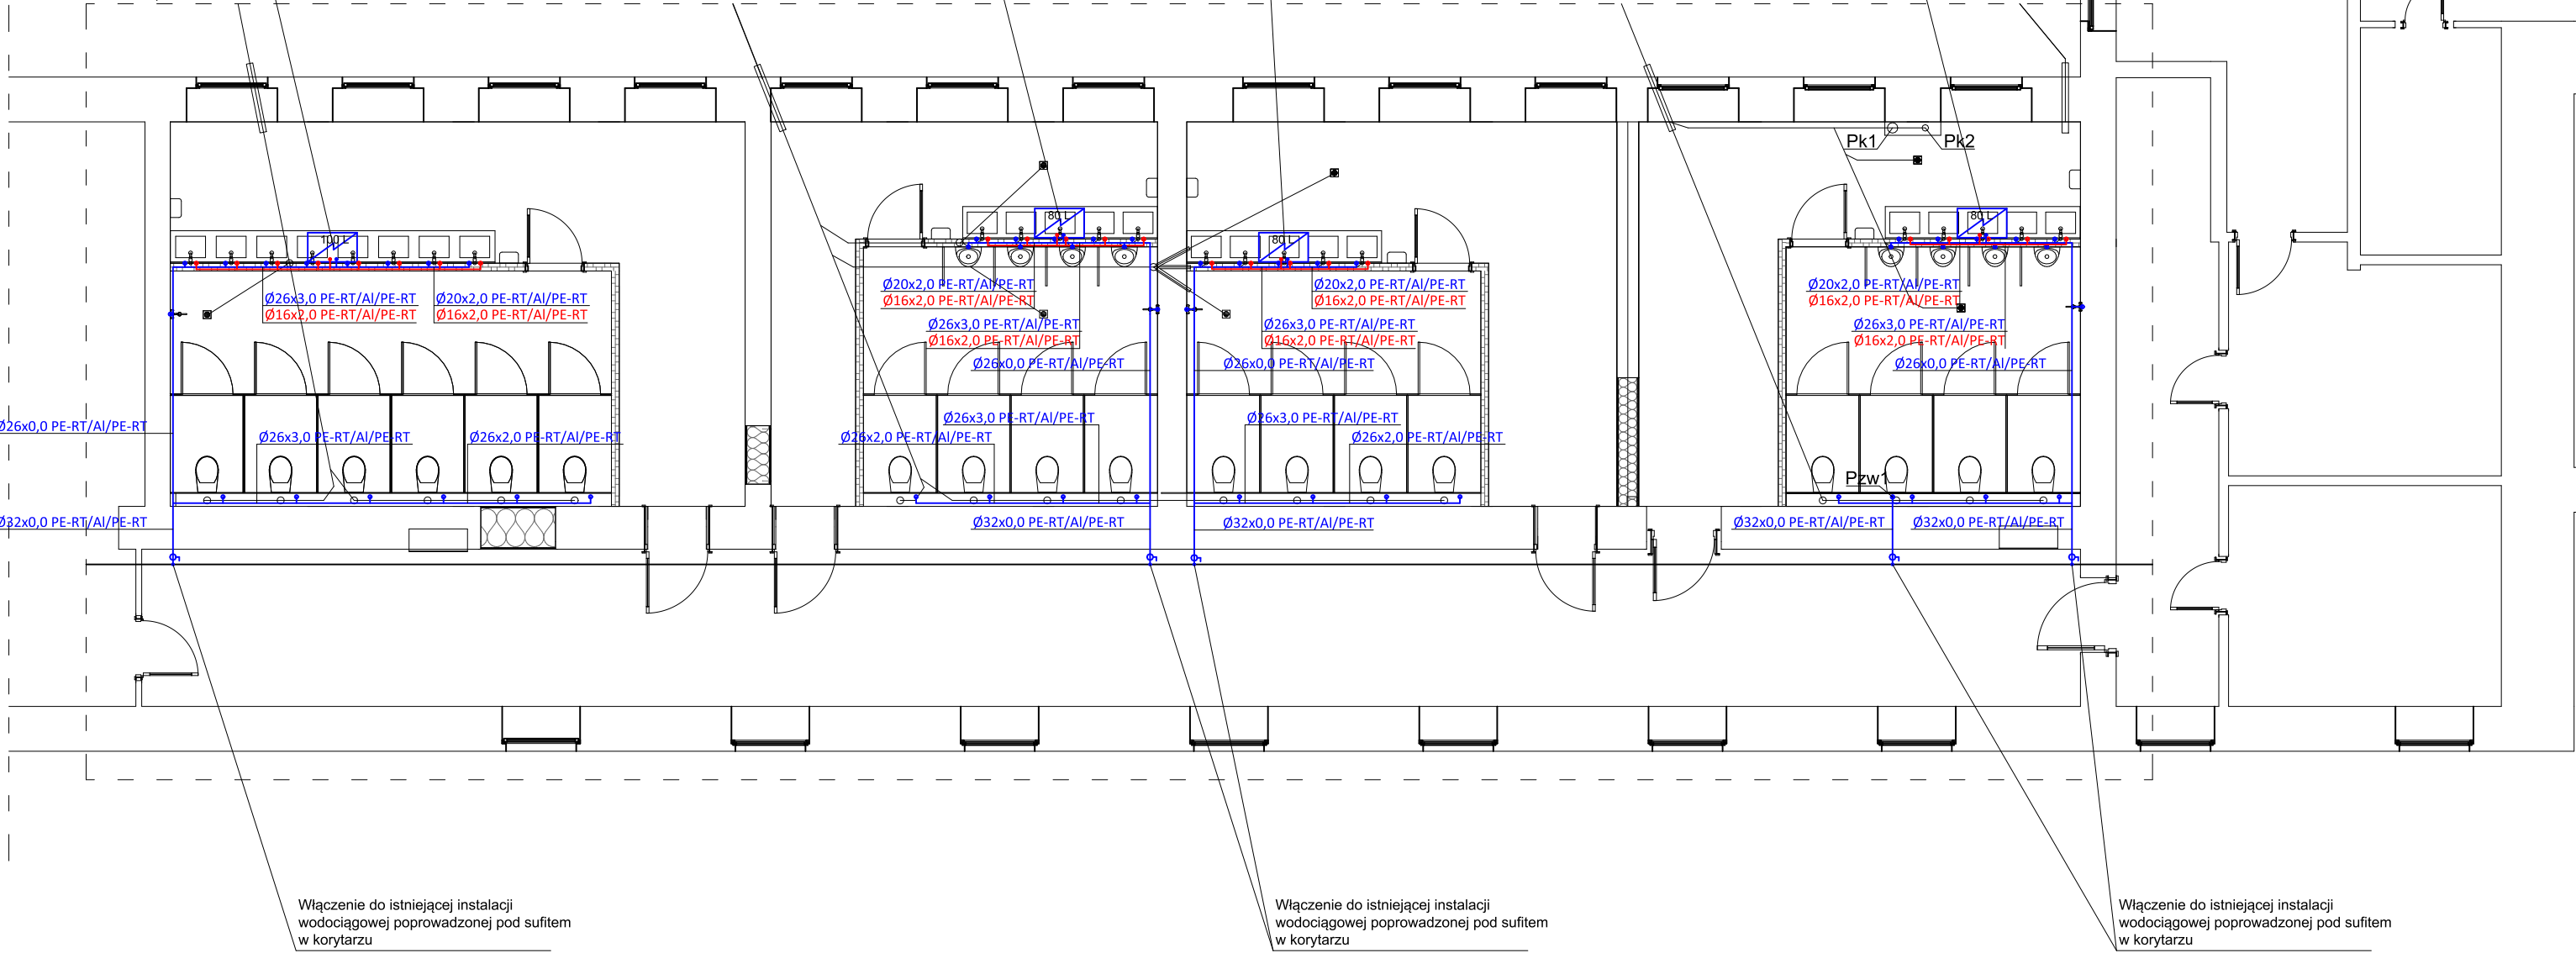

Włączenie do istniejącej instalacji
wodociągowej poprowadzonej pod sufitem
w korytarzu

Włączenie do istniejącej instalacji
wodociągowej poprowadzonej pod sufitem
w korytarzu

Włączenie do istniejącej instalacji
wodociągowej poprowadzonej pod sufitem
w korytarzu

Ważne:

W trakcie robót rozbiórkowych należy odkryć wszystkie istniejące podłączenia i instalacje wodociągowe. W przypadku występowania podejść z instalacji likwidowanych należy zapewnić ich podłączenie do projektowanej instalacji wodociągowej.