


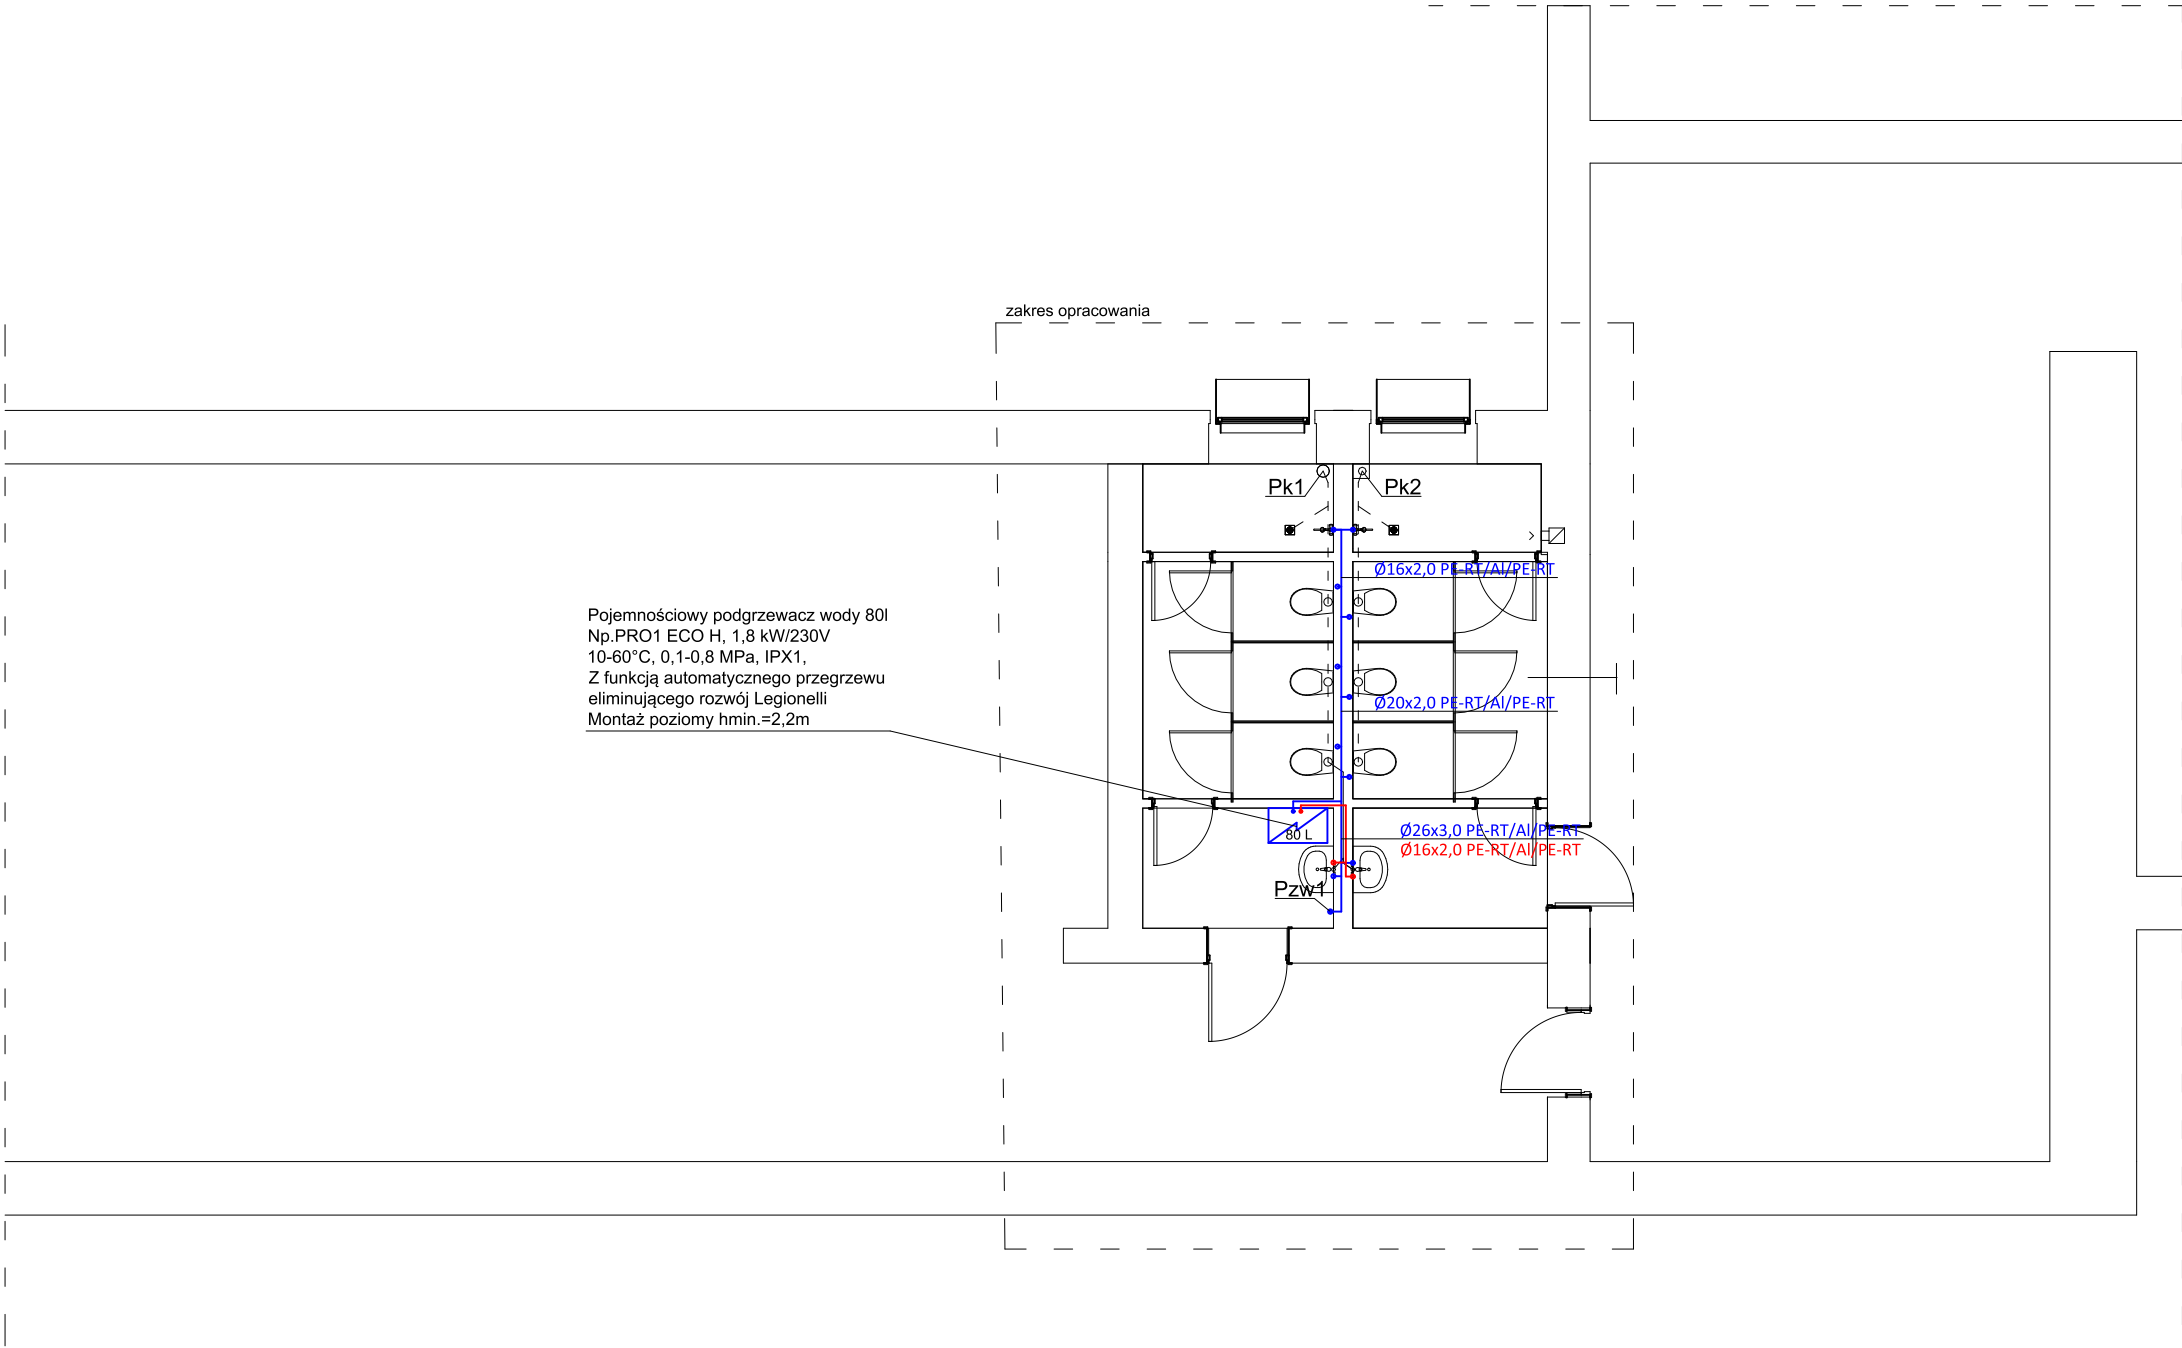

Ważne:

W trakcie robót rozbiórkowych należy odkryć wszystkie istniejące podłączenia i instalacje wodociągowe. W przypadku występowania podejść z instalacji likwidowanych należy zapewnić ich podłączenie do projektowanej instalacji wodociągowej.

Instalacja zimnej i ciepłej wody
Rzut parteru
skala 1:100

UWAGI OGÓLNE:


Pomiarów wszystkich elementów należy dokonywać z natury. Wszelkie nieścisłości i wątpliwości konsultować z projektantem.

Rysunki i część opisowa są dokumentacjami wzajemnie uzupełniającymi się. Wszystkie elementy ujęte w części opisowej, a nie pokazane na rysunkach oraz pokazane na rysunkach a nieujęte w opisie należy traktować jakby były ujęte w obu. Wszystkie roboty należy wykonać zgodnie ze sztuką budowlaną oraz odpowiednią dokładnością i starannością. Izolacje termiczne i przeciwwilgociowe zgodnie z architekturą. Przejścia przez elementy konstrukcyjne zgodnie z projektami branżowymi.

Legenda:

- Instalacja wody zimnej, PE-RT/Al/PE-RT w brzdach/w posadzce/pod sufitem
- Instalacja ciepłej wody użytkowej z rur PE-RT/Al/PE-RT w brzdach/w posadzce/pod sufitem
- Pojemnościowy elektryczny podgrzewacz wody użytkowej
- Zawór kulowy
- Podejście wodne-zawór kątowy 1/2"-3/8"/zawór czerpakny 1/2"
- Pzw1 Pion zimnej wody użytkowej

LOKALIZACJA:

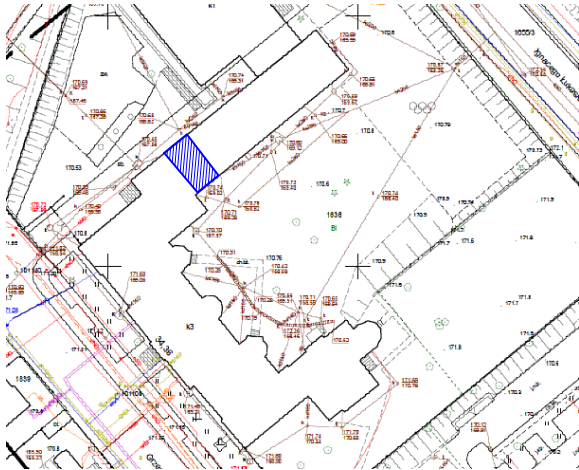

JEDNOSTKA PROJEKTOWA:

TS PROJEKT

Usługi projektowe i nadzór budowlany
TS PROJEKT mgr inż.Tomasz Strzałka
ul. Parkowa 2A, 47-208 Długomiłowice
Tel.721 227 173 tsprojekt.upinb@gmail.com
NIP: 749 195 83 76 REGON: 369940042

NAZWA OBIEKTU BUDOWLANEGO:

Przebudowa budynku szkoły w zakresie sanitariatów wraz z wykonaniem drenażu wokół ścian budynku

INWESTOR:

I Liceum Ogólnokształcące im. Henryka Sienkiewicza,
Ul. Grzegorza Piramowicza 36,
47-200 kędzierzyn-Koźle

ADRES INWESTYCJI:

Ul. Grzegorza Piramowicza 36,
47-200 kędzierzyn-Koźle

TEMAT RYSUNKU: Inst. z.w. i c.w.-rzut parteru	SKALA: 1:100	NR RYSUNKU: Is-06	Inst. sanitarne
AUTOR: mgr inż. Adam Gugała	NR UPRAWNIEN: OPL/2095/PWBS/22 Specjalność instalacyjna	PODPIS:	
AUTOR: mgr inż. Tomasz Strzałka	NR UPRAWNIEN: OPL/1833/PWOS/20 Specjalność instalacyjna	PODPIS:	
RYSunEK CHRONIONY PRAWAMI AUTORSKIMI NR LICENCJI: 180421AA50432H	STADIUM: Projekt techniczny	DATA:	12.02.2025 r.