


Poziom -1 budynku głównego przyziemny , od strony północnej zagłębiony o około 160 cm poniżej poziomu terenu, a od strony południowej z wyjściami bezpośrednio na poziom terenu

Poziom -1 auli w całości podziemny z małymi oknami w poziomie otaczającego terenu.

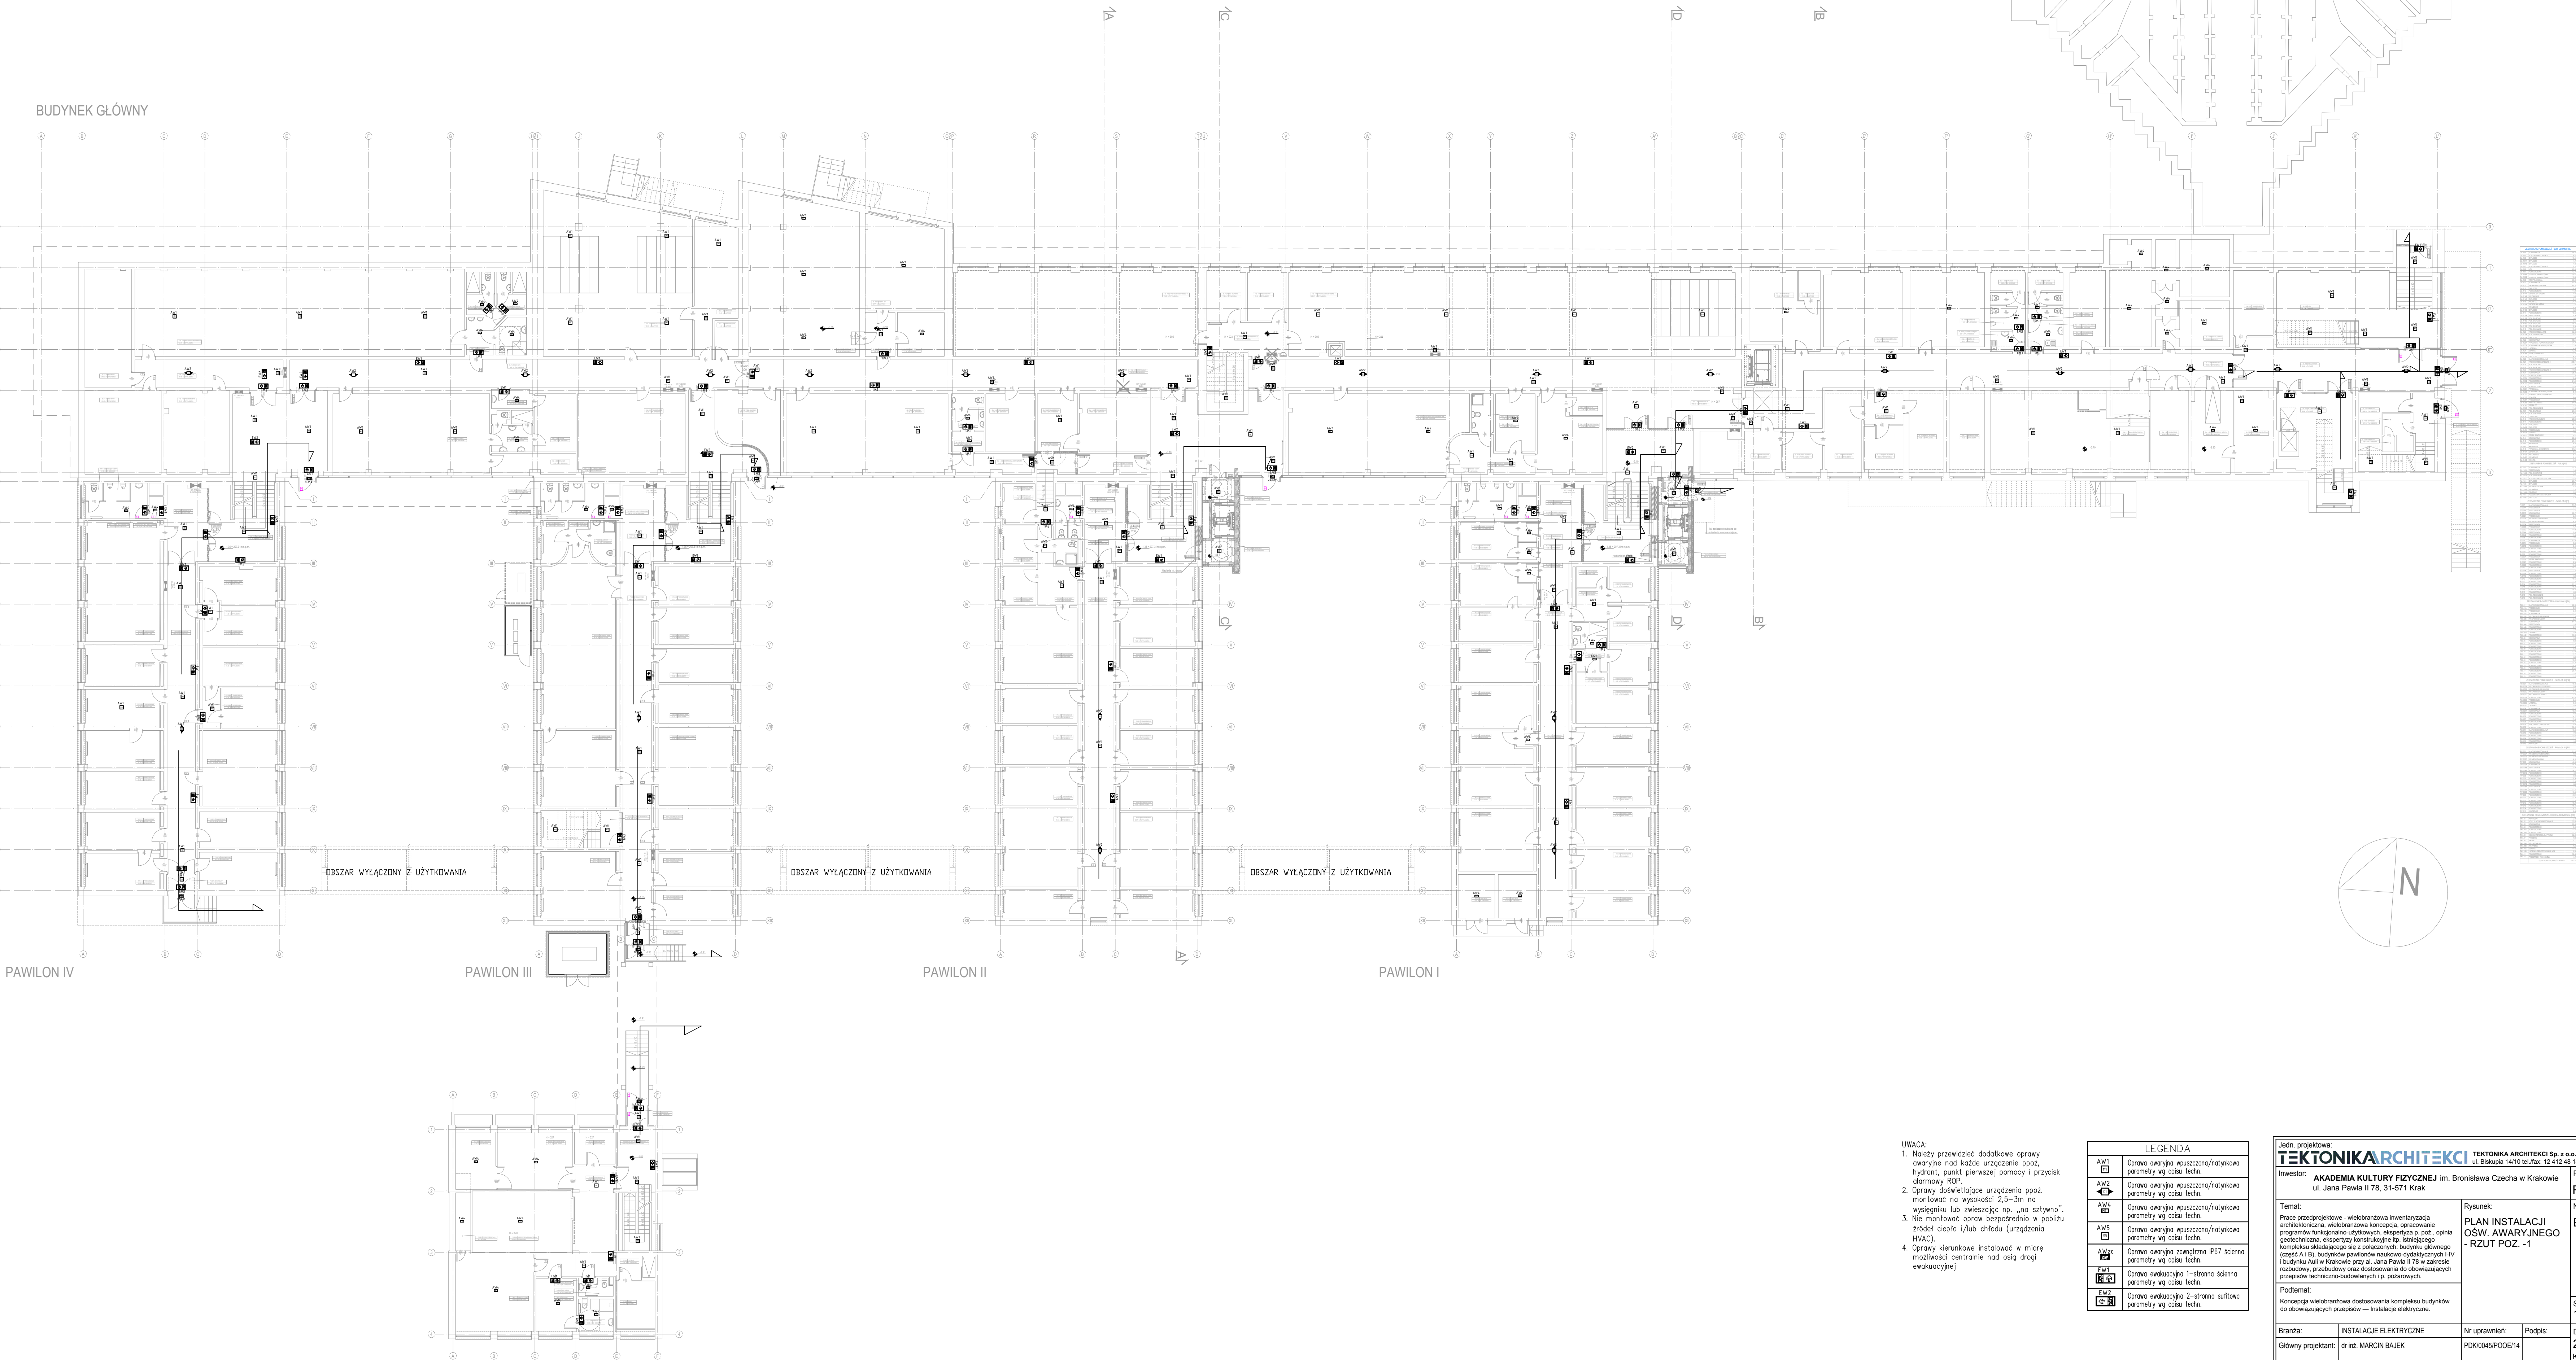

- UWAGA:
- Należy przewidzieć dodatkowe oprawy awaryjne nad każde urządzenie ppot, hydrant, punkt pierwszej pomocy i przycisk alarmowy ROP.
 - Oprawy doświetlające urządzenia ppot, montować na wysokości 2,5-3m na wysięgniku lub zwieszające np. „na sztywno”.
 - Nie montować opraw bezpośrednio w pobliżu źródeł ciepła i/lub chłodu (urządzenia HVAC).
 - Oprawy kierunkowe instalować w miarę możliwości centralnie nad osiå drogi ewakuacyjnej

LEGENDA	
AW1	Oprawa awaryjna wpuszczana/nadrykowa parametry wg opisu techn.
AW2	Oprawa awaryjna wpuszczana/nadrykowa parametry wg opisu techn.
AW4	Oprawa awaryjna wpuszczana/nadrykowa parametry wg opisu techn.
AW5	Oprawa awaryjna wpuszczana/nadrykowa parametry wg opisu techn.
AWZc	Oprawa awaryjna zewnętrzna IP67 ścienna parametry wg opisu techn.
EW1	Oprawa ewakuacyjna 1-stronna ścienna parametry wg opisu techn.
EW2	Oprawa ewakuacyjna 2-stronna sufitowa parametry wg opisu techn.

Jedn. projektowa: TEKTONIKARCHITEKI		TEKTONIKA ARCHITEKCI Sp. z o.o. Sp. k. ul. Biskupia 14-10 tel./fax: 12 412 48 14	
Investor:	AKADEMIA KULTURY FIZYCZNEJ im. Bronisława Czecha w Krakowie ul. Jana Pawła II 78, 31-571 Krak		Faza proj: PK
Temat:	Prace przedprojektowe - wieloetapowa inwentaryzacja architektoniczna, wieloetapowa koncepcja, opracowanie programów funkcjonalno-użytkowych, ekspertyza p. poz., opinia geotechniczna, ekspertyza konstrukcyjna itp. istniejącego kompleksu składającego się z połączonych: budynku głównego (części A i B), budynków pawilonów nasłonecznionych i IV i budynku Auli w Krakowie przy al. Jana Pawła II 78 w zakresie robót budowlanych, przebudowy oraz dostosowania do obowiązujących przepisów techniczno-budowlanych i p. pożarowych.		Nr rys: E3.2
Podtemat:	Koncepcja wieloetapowa dostosowania kompleksu budynków do obowiązujących przepisów — instalacje elektryczne.		Skala: 1:200
Branza:	INSTALACJE ELEKTRYCZNE	Nr uprawnień:	Podpis:
Główny projektant:	dr inż. MARCIN BAJEK	PK00045/POOE/14	Data: 2026 KWIECIEŃ