


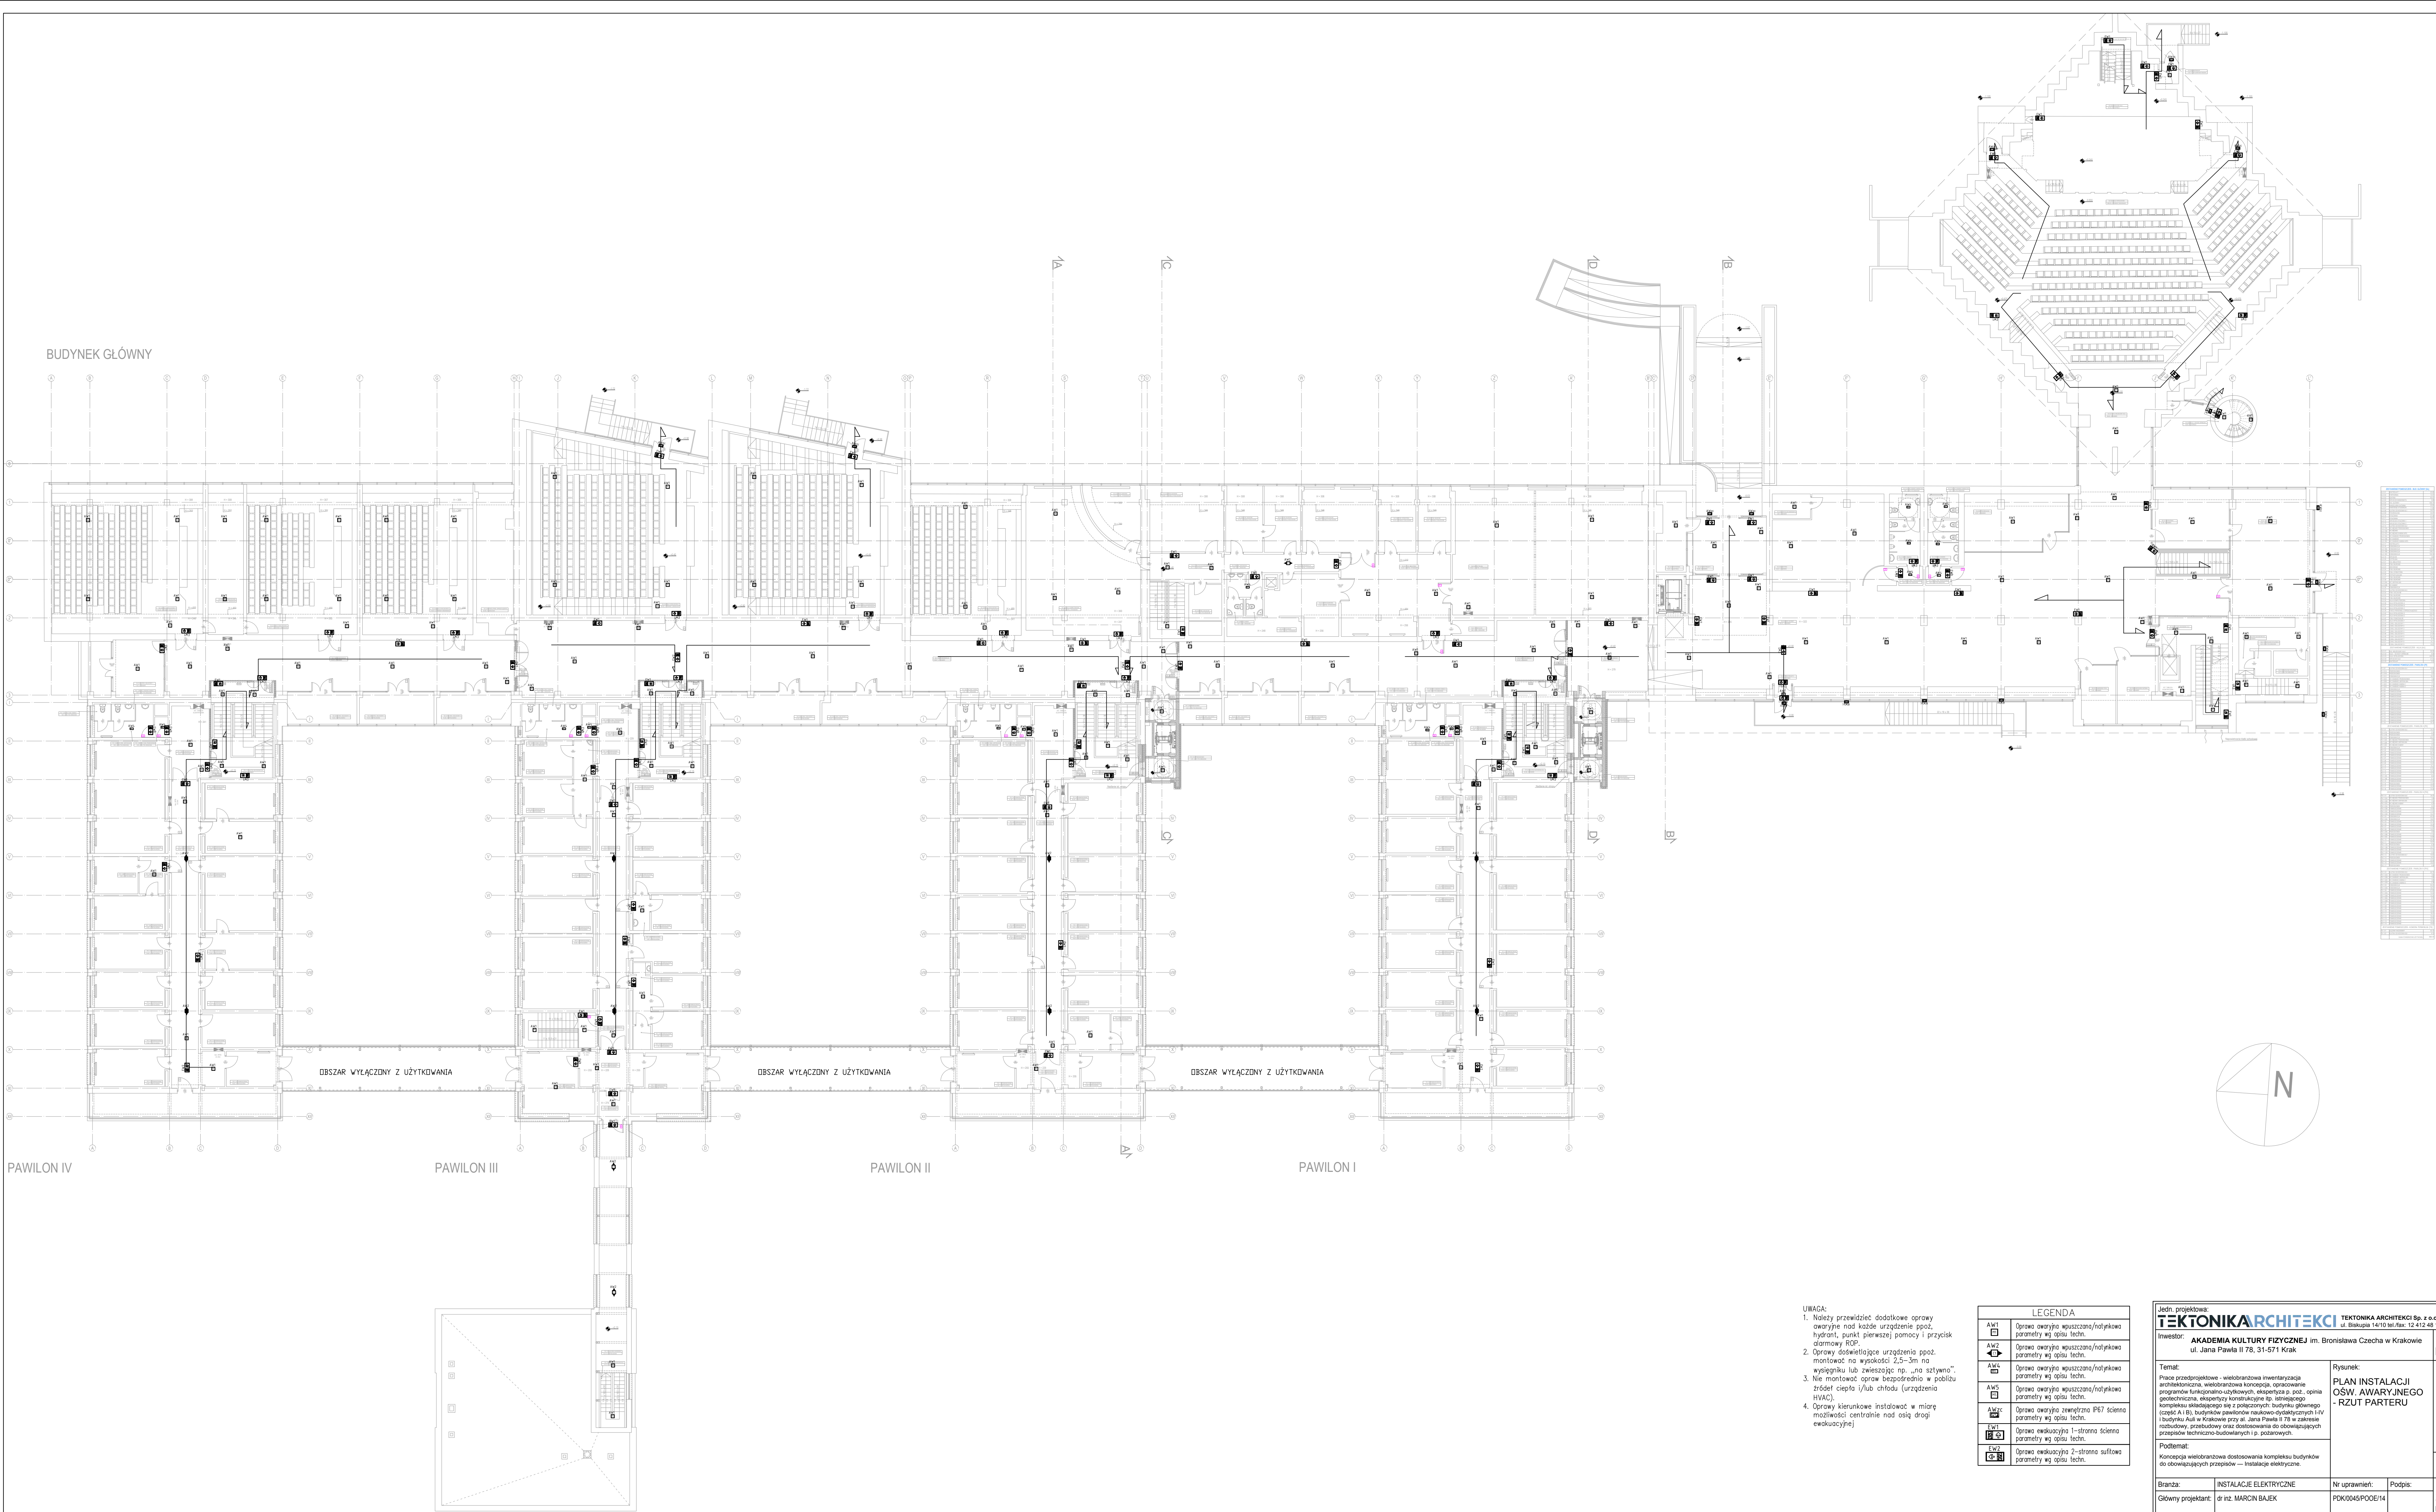

UWAGA:
1. Należy przewidzieć dodatkowe oprawy awaryjne nad każde urządzenie ppoż., hydrant, punkt pierwszej pomocy i przycisk alarmowy ROP.
2. Oprawy doświetlające urządzenia ppoż. montować na wysokości 2,5-3m na wysięgniku lub zwieszając np. „na sztywno”.
3. Nie montować opraw bezpośrednio w pobliżu źródeł ciepła i/lub chłodu (urządzenia HVAC).
4. Oprawy kierunkowe instalować w miarę możliwości centralnie nad osię dróg ewakuacyjnych.

LEGENDA	
AW1	Oprawa awaryjna wpuszczana/nadtykowa parametry wg opisu techn.
AW2	Oprawa awaryjna wpuszczana/nadtykowa parametry wg opisu techn.
AW4	Oprawa awaryjna wpuszczana/nadtykowa parametry wg opisu techn.
AW5	Oprawa awaryjna wpuszczana/nadtykowa parametry wg opisu techn.
AWZ	Oprawa awaryjna zewnętrzna IP67 ścienna parametry wg opisu techn.
EW1	Oprawa ewakuacyjna 1-stronna ścienna parametry wg opisu techn.
EW2	Oprawa ewakuacyjna 2-stronna sufitowa parametry wg opisu techn.

Jedn. projektowa: TEKTONIKARCHITEKI TEKTONIKA ARCHITEKCI Sp. z o.o. Sp. k. ul. Białopię 14/10 tel./fax: 12 412 48 14		Faza proj: PK	
Inwestor: AKADEMIA KULTURY FIZYCZNEJ im. Bronisława Czecha w Krakowie ul. Jana Pawła II 78, 31-571 Krak		Nr rys: E3.3	
Temat: Prace przedprojektowe - wieloetapowa inwentaryzacja architektoniczna, wieloetapowa koncepcja, opracowanie programów funkcjonalno-użytkowych, ekspertyza p. poz., opinia geotechniczna, ekspertyza konstrukcyjna itp. istniejącego kompleksu składającego się z połączonych budynków głównego i bocznych (A i B), budynków pawilonów naskładowo-dyskretyjnych i IV budynku Auli w Krakowie przy al. Jana Pawła II 78 w zakresie robót budowlanych, przebudowy oraz dostosowania do obowiązujących przepisów techniczno-budowlanych i p. pożarowych.		Rysunek: PLAN INSTALACJI OŚW. AWARYJNEGO - RZUT PARTERU	
Podtemat: Koncepcja wieloetapowa dostosowania kompleksu budynków do obowiązujących przepisów — instalacje elektryczne.		Skala: 1:200	
Branża: Instalacje elektryczne		Nr uprawnień:	Podpis:
Główny projektant: dr inż. MARCIN BAJEK		PK00045/POOE/14	Data: 2026 KWIECIEŃ