


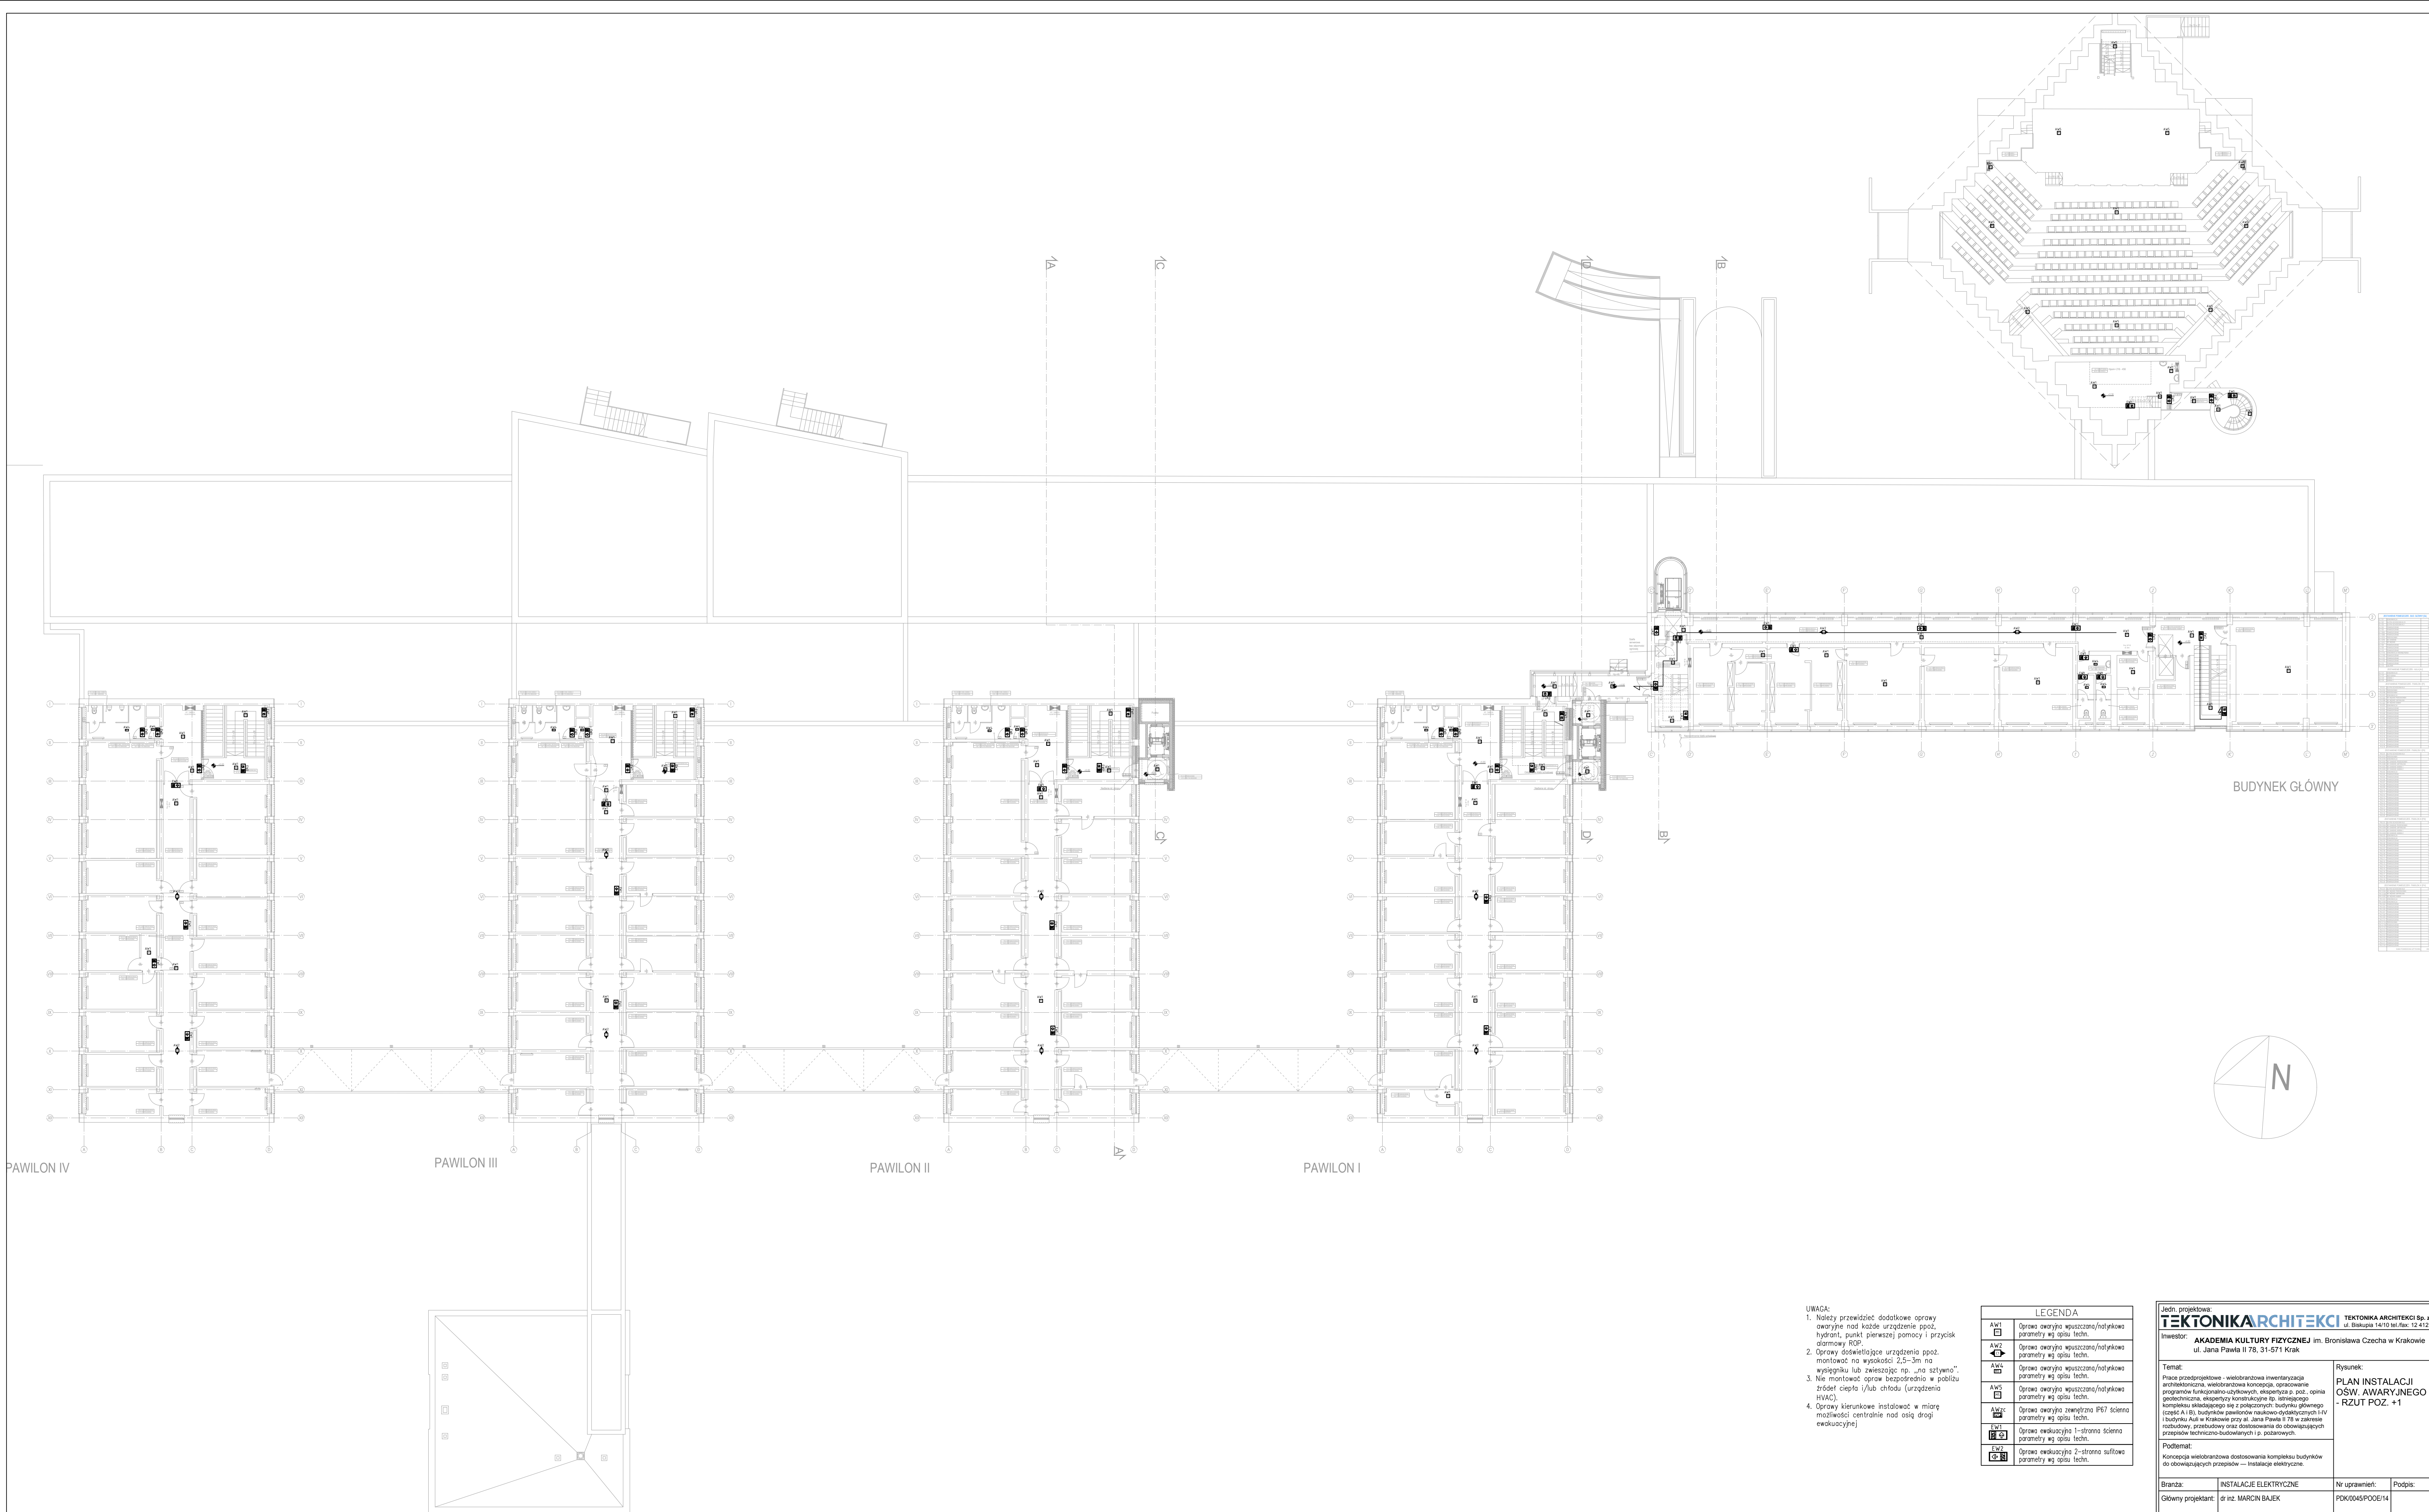

UWAGA:
1. Należy przewidzieć dodatkowe oprawy awaryjne nad każde urządzenie ppoż., hydrant, punkt pierwszej pomocy i przycisk alarmowy ROP.
2. Oprawy doświetlające urządzenia ppoż. montować na wysokości 2,5-3m na wysięgniku lub zwieszając np. „na sztywno”.
3. Nie montować opraw bezpośrednio w pobliżu źródeł ciepła i/lub chłodu (urządzenia HVAC).
4. Oprawy kierunkowe instalować w miarę możliwości centralnie nad osię dróg ewakuacyjnych

LEGENDA	
AW1	Oprawa awaryjna wpuszczana/nadrykowa parametry wg opisu techn.
AW2	Oprawa awaryjna wpuszczana/nadrykowa parametry wg opisu techn.
AW4	Oprawa awaryjna wpuszczana/nadrykowa parametry wg opisu techn.
AW5	Oprawa awaryjna wpuszczana/nadrykowa parametry wg opisu techn.
AWZc	Oprawa awaryjna zewnętrzna IP67 ścienna parametry wg opisu techn.
EW1	Oprawa ewakuacyjna 1-stronna ścienna parametry wg opisu techn.
EW2	Oprawa ewakuacyjna 2-stronna sufitowa parametry wg opisu techn.

Jedn. projektowa: TEKTONIKARCHITEKCI TEKTONIKA ARCHITEKCI Sp. z o.o. Sp. k. ul. Białkupa 14/10 tel./fax: 12 412 48 14		Faza proj: PK	
Inwestor: AKADEMIA KULTURY FIZYCZNEJ im. Bronisława Czecha w Krakowie ul. Jana Pawła II 78, 31-571 Krak		Nr rys: E3.4	
Temat: Prace przedprojektowe - wieloetapowa inwentaryzacja architektoniczna, wieloetapowa koncepcja, opracowanie programów funkcjonalno-użytkowych, ekspertyza p. poz., opinia geotechniczna, ekspertyza konstrukcyjna itp. istniejącego kompleksu składającego się z połączonych budynku głównego (część A i B), budynków pawilonów nakłono-dysiekcyjnych i IV i budynku Auli w Krakowie przy al. Jana Pawła II 78 w zakresie robót budowlanych, przebudowy oraz dostosowania do obowiązujących przepisów techniczno-budowlanych i p. pożarowych.		Rysunek: PLAN INSTALACJI OŚW. AWARYJNEGO - RZUT POZ. +1	
Podtemat: Koncepcja wieloetapowa dostosowania kompleksu budynków do obowiązujących przepisów — instalacje elektryczne.		Skala: 1:200	
Branża: Główny projektant: dr inż. MARCIN BAJEK		Nr uprawnień: Podpis: POK0045/POOE/14	
		Data: 2026 KWIECIEŃ	