


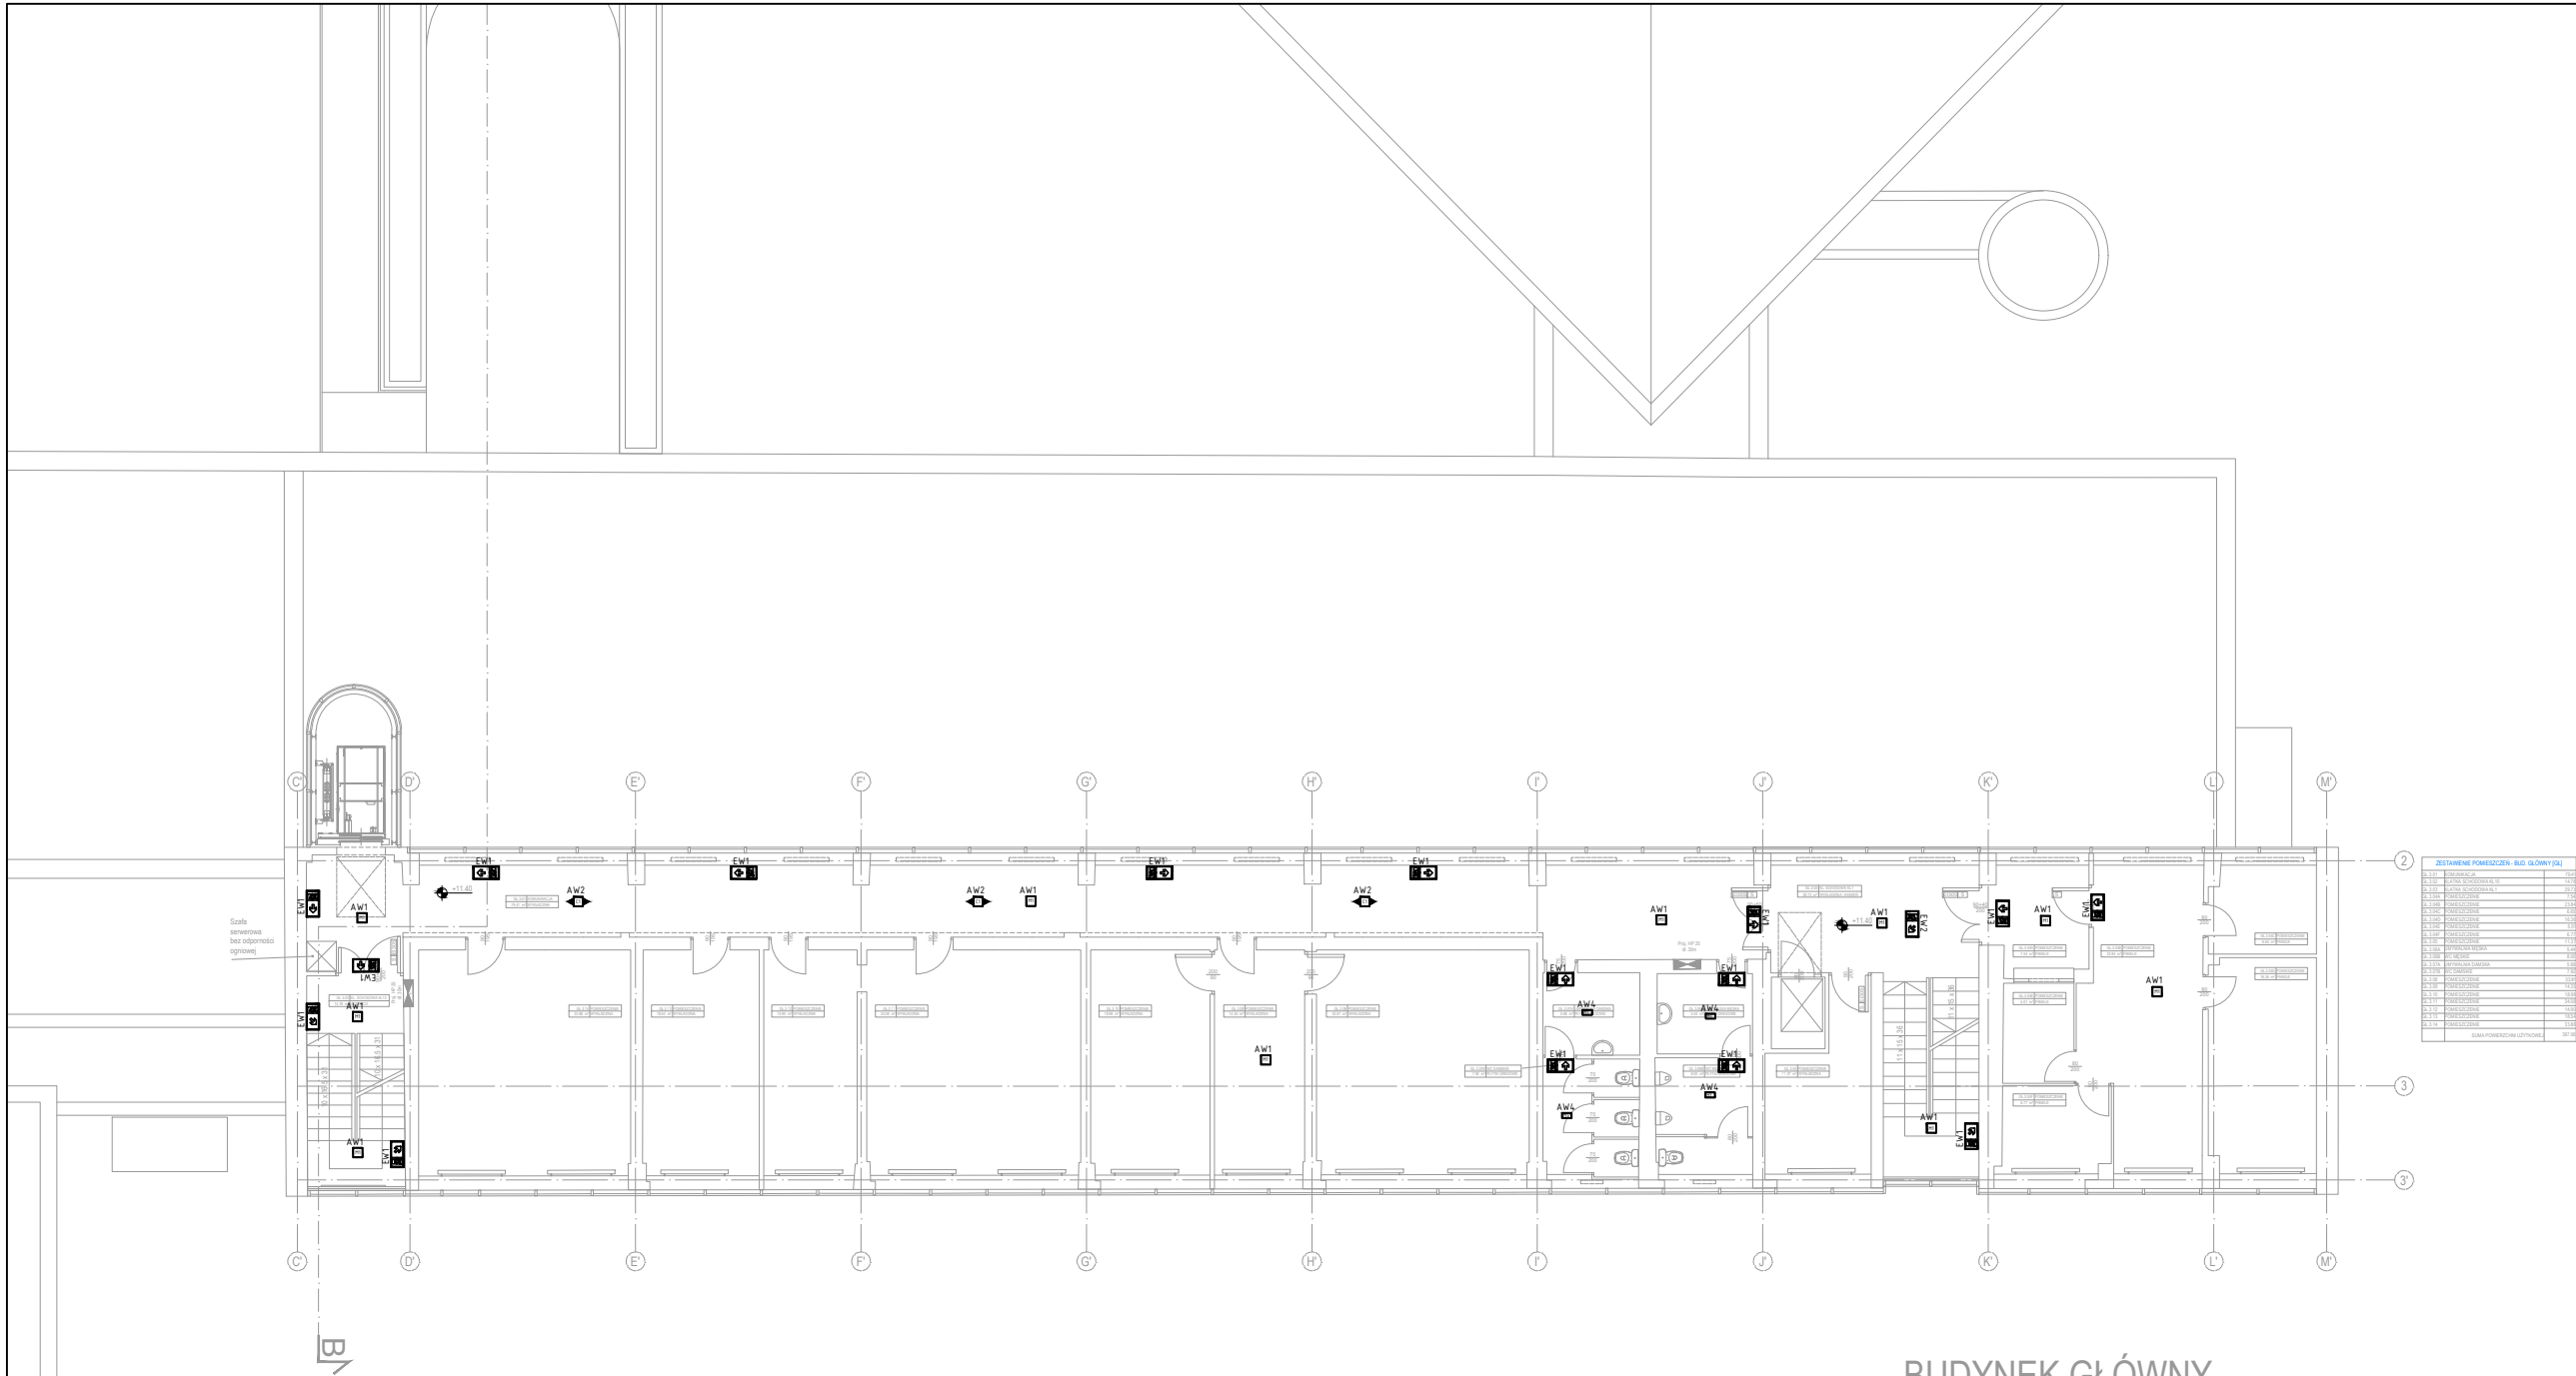

BUDYNEK GŁÓWNY

UWAGA:

- Należy przewidzieć dodatkowe oprawy awaryjne nad każde urządzenie ppoż, hydrant, punkt pierwszej pomocy i przycisk alarmowy ROP.
- Oprawy doświetlające urządzenia ppoż. montować na wysokości 2,5–3m na wysięgniku lub zwieszając np. „na sztywno”.
- Nie montować opraw bezpośrednio w pobliżu źródeł ciepła i/lub chłodu (urządzenia HVAC).
- Oprawy kierunkowe instalować w miarę możliwości centralnie nad osiǳ drogi ewakuacyjnej

LEGENDA	
AW1 	Oprawa awaryjna wpuszczana/natynkowa parametry wg opisu techn.
AW2 	Oprawa awaryjna wpuszczana/natynkowa parametry wg opisu techn.
AW4 	Oprawa awaryjna wpuszczana/natynkowa parametry wg opisu techn.
AW5 	Oprawa awaryjna wpuszczana/natynkowa parametry wg opisu techn.
AWzc 	Oprawa awaryjna zewnętrzna IP67 ścienna parametry wg opisu techn.
EW1 	Oprawa ewakuacyjna 1–stronna ścienna parametry wg opisu techn.
EW2 	Oprawa ewakuacyjna 2–stronna sufitowa parametry wg opisu techn.

Jedn. projektowa: TEKTONIKA ARCHITEKCI TEKTONIKA ARCHITEKCI Sp. z o.o. Sp. k. ul. Biskupia 14/10 tel./fax: 12 412 48 14			
Inwestor: AKADEMIA KULTURY FIZYCZNEJ im. Bronisława Czecha w Krakowie ul. Jana Pawła II 78, 31-571 Krak		Faza proj: PK	
Temat: Prace przedprojektowe - wielobranżowa inwentaryzacja architektoniczna, wielobranżowa koncepcja, opracowanie programów funkcjonalno-użytkowych, ekspertyza p. poż., opinia geotechniczna, ekspertyzy konstrukcyjne itp. istniejącego kompleksu składającego się z połączonych: budynku głównego (część A i B), budynków pawilonów naukowo-dydaktycznych I-IV i budynku Auli w Krakowie przy al. Jana Pawła II 78 w zakresie rozbudowy, przebudowy oraz dostosowania do obowiązujących przepisów techniczno-budowlanych i p. pożarowych.		Rysunek: PLAN INSTALACJI OŚW. AWARYJNEGO - RZUT POZ. +3	
Podtemat: Koncepcja wielobranżowa dostosowania kompleksu budynków do obowiązujących przepisów — Instalacje elektryczne.		Nr rys: E3.6	
Branża: INSTALACJE ELEKTRYCZNE		Skala: 1:200	
Główny projektant: dr inż. MARCIN BAJEK		Data: 2026 KWIECIEŃ	
Nr uprawnień: PDK/0045/POOE/14		Podpis:	